

SO 11-40-01 - DOLNOLUČANSKÝ TUNEL


01 VÝKOPY A ZAJIŠTĚNÍ SVAHŮ

SITUACE A VYTYČOVANÉ BODY - VJEZDOVÝ PORTÁL

1:100

17+825

17+850

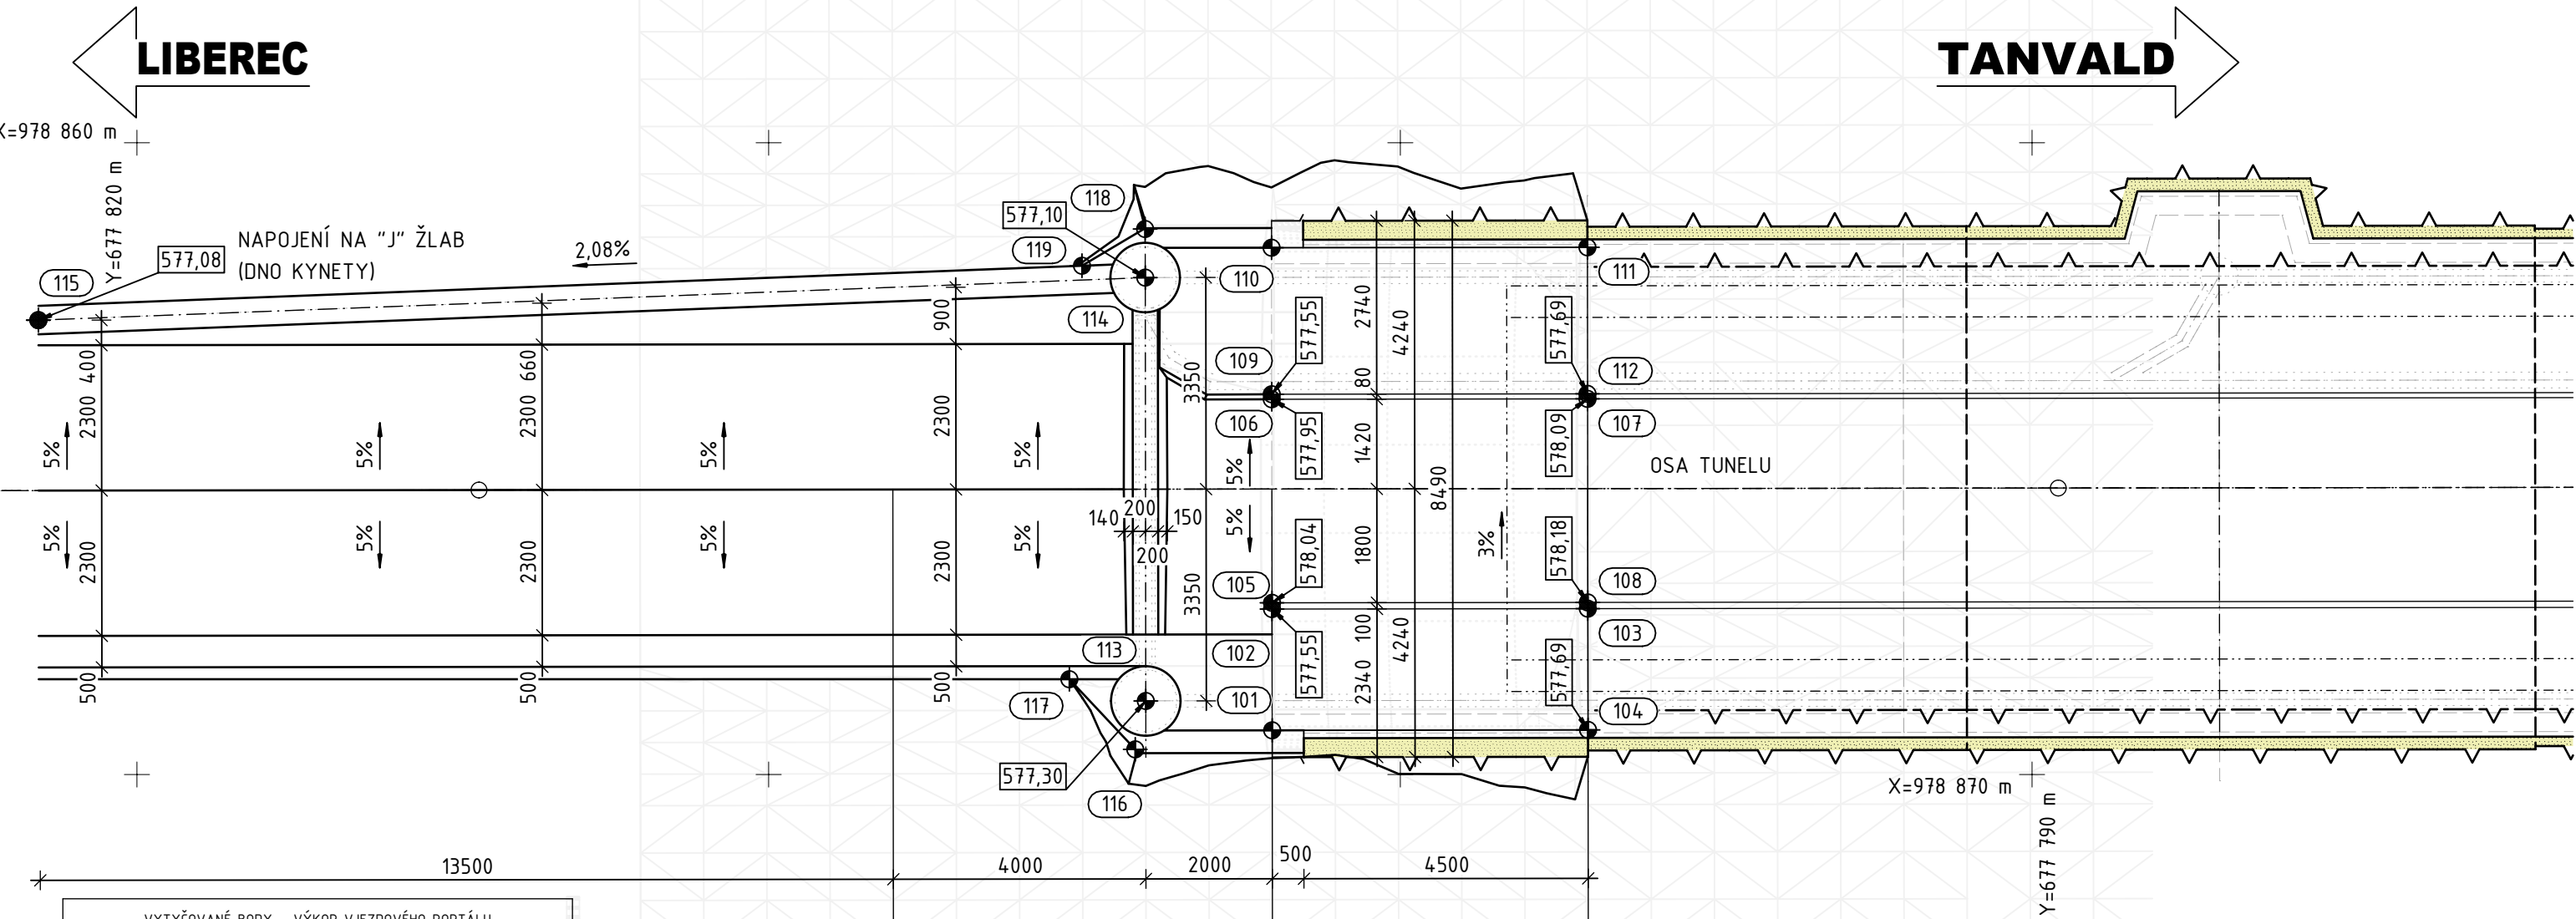


13500

VYTYČOVANÉ BODY - VÝKOP VJEZDOVÉHO PORTÁLU				
BOD	Y	X	Z	POZNÁMKA
101	677 802,029	978869,300	577,55	Základové pásy tunelu
102	677 802,031	978867,381	577,55	Základové pásy tunelu
103	677 797,033	978867,375	577,69	Základové pásy tunelu
104	677 797,029	978869,294	577,69	Základové pásy tunelu
105	677 802,031	978867,282	578,04	Zemní plán
106	677 802,035	978864,060	577,95	Zemní plán
107	677 797,037	978864,054	578,09	Zemní plán
108	677 797,032	978867,276	578,18	Zemní plán
109	677 802,036	978863,981	577,55	Základové pásy tunelu
110	677 802,039	978861,662	577,55	Základové pásy tunelu
111	677 797,039	978861,655	577,69	Základové pásy tunelu
112	677 797,037	978863,975	577,69	Základové pásy tunelu
113	677 804,029	978868,836	577,30	ŠP2
114	677 804,038	978862,135	577,15	ŠP1
115	677 821,560	978862,808	577,08	Napojení na "J" žlab
116	677 804,196	978869,602	578,89	Odkop pro ŠP 2
117	677 805,239	978868,492	578,87	Odkop pro ŠP 2
118	677 804,040	978861,365	578,90	Odkop pro ŠP 1
119	677 805,040	978861,947	578,87	Odkop pro ŠP 1

SOUŘADNICOVÝ SYSTÉM S-JTSK
VÝŠKOVÝ SOUŘADNICOVÝ SYSTÉM BpV
PRO VYTÝČENÍ BUDE POUŽITA PLATNÁ A OVĚŘENÁ VYTYČOVACÍ SÍŤ STAVBY
PŘESNOST VYTÝČENÍ DLE ČSN 730420-1 a ČSN 730420-2

TANVALD

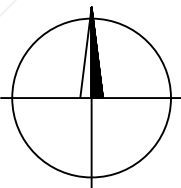

EVROPSKÁ UNIE
Evropské strukturální a investiční fondy
Operační program Doprava


Ministerstvo dopravy
Státní fond dopravní
infrastruktury



Jiná ověření:

Paré:

Orientační schéma:

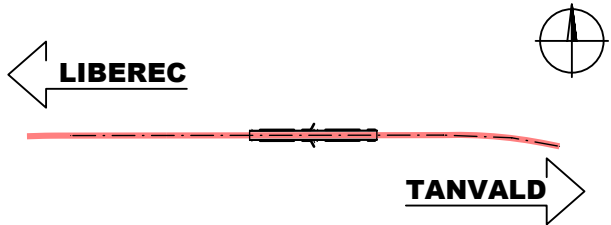

Razítko oprávněné osoby:

Podpis: Datum:

Revize:	Datum:	Popis:	Kontroloval:
O00	27.10.2023	Definitivní odevzdání dokumentace	Ing. Vladimír Prajzler

Stavebník/Investor:	Správa železnic, státní organizace	
Adresa:	Dlážděná 1003/7, 110 00 Praha 1	
Zástupce investora:	Ing. Jiří Záruba	
Adresa:	Ke Štvanici 656/3, 186 00 Praha 8 - Karlín	

Zhotovitel díla:	Sdružení "SAGAMB Liberec - Tanvald"	
Adresa:	Novodvorská 1010/14, 142 00, Praha 4 - Lhotka	
Kontakt:	T: +420 261 344 100 E: info@sagasta.cz	

Zhotovitel části/objektu:	SAGASTA s.r.o.	
Adresa:	Novodvorská 1010/14, 142 00, Praha 4 - Lhotka	
Kontakt:	T: +420 261 344 100 E: info@sagasta.cz	

Hlavní projektant (HIP):	Ing. Libor Mařík	Specialista:	Ing. Vladimír Prajzler
--------------------------	------------------	--------------	------------------------

Název stavby/akce:	REKONSTRUKCE DOLNOLUČANSKÉHO TUNELU V TRATI LIBEREC - HARRACHOV	Označení investora: S631600409
		Zakázka: 120 142
Název části:	INŽENÝRSKÉ OBJEKTY - TUNELY	Označení části: D.2.1.7
Název objektu/díleč části:	DOLNOLUČANSKÝ TUNEL 01 VÝKOPY A ZAJIŠTĚNÍ SVAHŮ	Označení objektu/komplexu: SO 11-40-01
Název přílohy:	SITUACE A VYTYČOVANÉ BODY	Číslo přílohy (typ/pořadí): 2.001
Název díleč části přílohy:	VJEZDOVÝ PORTÁL	
Odpovědný projektant:	Zpracovatel přílohy: Ing. Petr Lapiš	Měřítko: 1:100 Formáty: 3 x A4
Kraj:	Katastrální území: Lučany nad Nisou [688258]	TUDU: 167114
		Stupeň dokumentace: DSP+PDPS
		Smluvní datum zpracování: 10/2023
S-kód: 5 5 1 3 5 2 0 0 3 3 - P O P S - D 2 1 7 X - S O 1 1 4 0 0 1 - 0 1 - 2 - 0 0 1 - 0 0 0		