
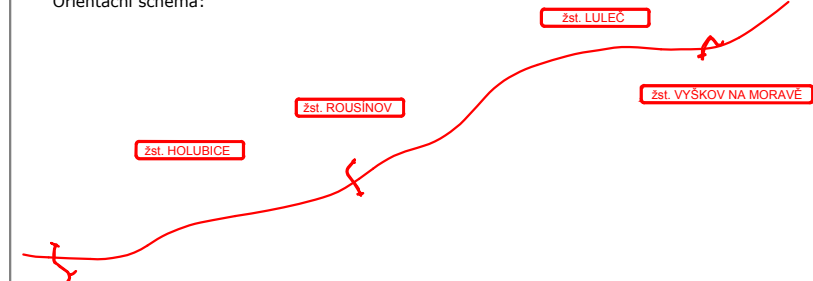

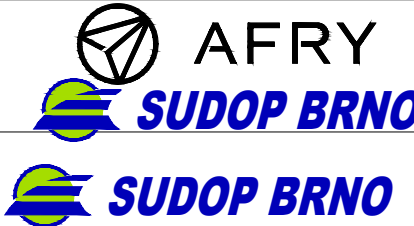


LEGENDA STÁVAJÍCÍCH INŽENÝRSKÝCH SÍTÍ	
	BVK, VAS BV, VAK VÝŠKOV, ČD, SŽ, INSTA CZ - VODOVOD
	RAKOVEC A.S., BLAŽOVICE, LULEČ - VODOVOD
	BVK, VAS VB, ČD, SŽ, INSTA CZ - KANALIZACE JEDNOTNÁ
	RAKOVEC A.S., VAK VÝŠKOV - KANALIZACE JEDNOTNÁ
	BVK, VAS VB, ČD, SŽ, BLAŽOVICE, HOLUBICE, ŘSD - KANALIZACE DEŠŤOVÁ
	BVK, VAS VB, ČD, SŽ, HOLUBICE, NEMOJANY, INSTA CZ - KANALIZACE SPLAŠKOVÁ
	EG.D NN KABELY
	EG.D NN NADZEMNÍ VEDENÍ
	EG.D VN KABELY
	EG.D VN NADZEMNÍ VEDENÍ
	EG.D VVN NADZEMNÍ VEDENÍ
	GASNET, CEMO, INSTA CZ, BLAŽOVICE, LULEČ, HOLUBICE, NEMOJANY - NN KABELY
	ROUSÍNŮV, VÝŠKOV, UKRPROM, VAS BV,CETIN, P. MOLÁK - NN KABELY
	UKRPROM - NN NADZEMNÍ VEDENÍ
	GASNET, EG.D, ITSELF, AC VÝŠKOV, DIAL TELECOM - SDĚLOVACÍ KABELY
	ČRA, INFOS LEAS, HOLUBICE, ROUSÍNŮV, T-MOBILE - SDĚLOVACÍ KABELY
	NEJ.CZ, TELIA CARRIER, VODAFONE, VIVO CONNECTION - SDĚLOVACÍ KABELY
	EG.D SDĚLOVACÍ NADZEMNÍ VEDENÍ
	GASNET NTL PLYNOVOD
	GASNET STL PLYNOVOD
	GASNET VTL PLYNOVOD
	NET4GAS VTL PLYNOVOD
	CETIN SDĚLOVACÍ KABELY
	CETIN SDĚLOVACÍ NADZEMNÍ VEDENÍ
	CETIN, VODAFONE - RADIOVÉ SÍTĚ
	SŽ, ČD TELEMATIKA SDĚLOVACÍ KABELY
	SŽ, ČD NN - KABELY
	SŽ ZABEZPEČOVACÍ KABELY
	ČD NTL PLYNOVOD
	HOLUBICE ZATRUBNĚNÝ POTOK

<div>Ministerstvo dopravy Státní fond dopravní infrastruktury</div> <div></div>			
Jiná ověření:		Paré:	
<div>Orientační schéma:</div> <div></div>		<div>Razítko oprávněné osoby:</div> <div></div> <div>Podpis: _____ Datum: _____</div>	
Revize:	Datum:	Popis:	Kontroloval:
000	14. 5. 2022	Definitivní odevzdání dokumentace	Ing. Radoslav Molák
Stavebník/Investor:		Správa železnic, státní organizace	
Adresa:		Diálovská 1003/7, 110 00 Praha 1	
Zástupce investora:		Stavební správa východ	
Adresa:		Nerudova 773/1, 779 00 Olomouc	
		<div>SPRÁVA ŽELEZNIC</div>	
Zhotovitel díla:		Společnost AFRY CZ + SUDOP B	
Adresa:		Magistrů 1275/13, 140 00 Praha 4	
Kontakt:		T: +420 277 005 500 E: afrycz@afry.com	
Zhotovitel objektu:		SUDOP BRNO, spol. s r.o.	
Adresa:		Kounicova 26, 611 36 Brno	
Kontakt:		T: +420 972 625 804 E: sudop@sudop-brno.cz	
		<div>AFRY SUDOP BRNO</div>	
Hlavní projektant (HIP):		Ing. Radoslav Molák	Specialista: Ing. Radoslav Molák
Název stavby/akce:		Modernizace trati Brno - Přerov, 2. stavba Blažovice - Vyškov	
		Označení investora: S621500587	
		Označení zhotovitele: 21064-01-0722	
Název části:		Situace stávajících inženýrských sítí	
		Označení části: C.4.1	
Název objektu/dílní části:		-	
		Označení objektu/komplexu:	
Název přílohy:		Situační příloha	
Název dílní části přílohy:		km 13,9 - km 24,6	
Odpovědný projektant:		Zpracovatel přílohy:	
Ing. Radoslav Molák		Milan Břiza	
Kraj:		Katastrální území:	Měřítko: 1:1000
Jihomoravský		Jiřkovice [661091] Blažovice [605573]	Formáty: 7 x A4
		TUDU:	Stupeň dokumentace: DŮR
Odevzdání investora:		Smluvní datum zpracování: 14. 7. 2022	
5 6 2 1 5 0 0 5 8 7		7 - 0 0 R X - C 4 I X X - X X X X X X X X - X X - 4 - X X X - P O I	