

LEGENDA SILNOPROUD

- Y

— JEDNODUCHÁ ZÁSUVKA DO KRABÍČKY NA ZEĎ, 16A, 230V, IP20
- Ψ

— DVOUZÁSUVKA DO KRABÍČKY NA ZEĎ, 16A, 230V, IP20
- X

— STROPNÍ SVÍTIDLO
- X

— VÝVOD PRO STROPNÍ SVÍTIDLO + HÁK
- Y

— VYPÍNAČ JEDNOPÓLOVÝ IP20, ŘAZ.1
- Y

— VYPÍNAČ SCHODIŠŤOVÝ IP20, ŘAZ.6
- Y

— VÝVOD TŘÍFÁZOVÝ
- Y

— VÝVOD JEDNOFÁZOVÝ
- RB1

— ROZVÁDĚČ BYTOVÝ
- RE

— ROZVÁDĚČ ELEKTROMĚROVÝ
- ⊕


— OCHRANN= POSPOJENÍ KABLEM CY 4mm2

POZNÁMKA:

- ROZVODY VEDENY V CHRÁNÍČKÁCH V PODLAŽE A V LIŠTÁCH PO ZDI
- VÝŠKY VYPÍNAČŮ 1,1m NAD ČISTOU PODLAHOU
- VÝŠKY ZÁSUVEK 0,5m NAD ČISTOU PODLAHOU, V KUCHYNI Z.6 1,2m
- U VÝVODŮ PRO SPOTŘEBIČE PONECHAT 1,5m VOLNÝ KONEC KABELU
- VÝVODY PRO STROPNÍ SVÍTIDLA PONECHAT 0,5m VOLNÝ KONEC KABELU
- PŮDA A SKLEP BUDOU OSAZENY SVÍTIDLI:


— PŮDA Z OP11 2 KS S3.01

— SKLEP Z OP 11 4 KS S2.11

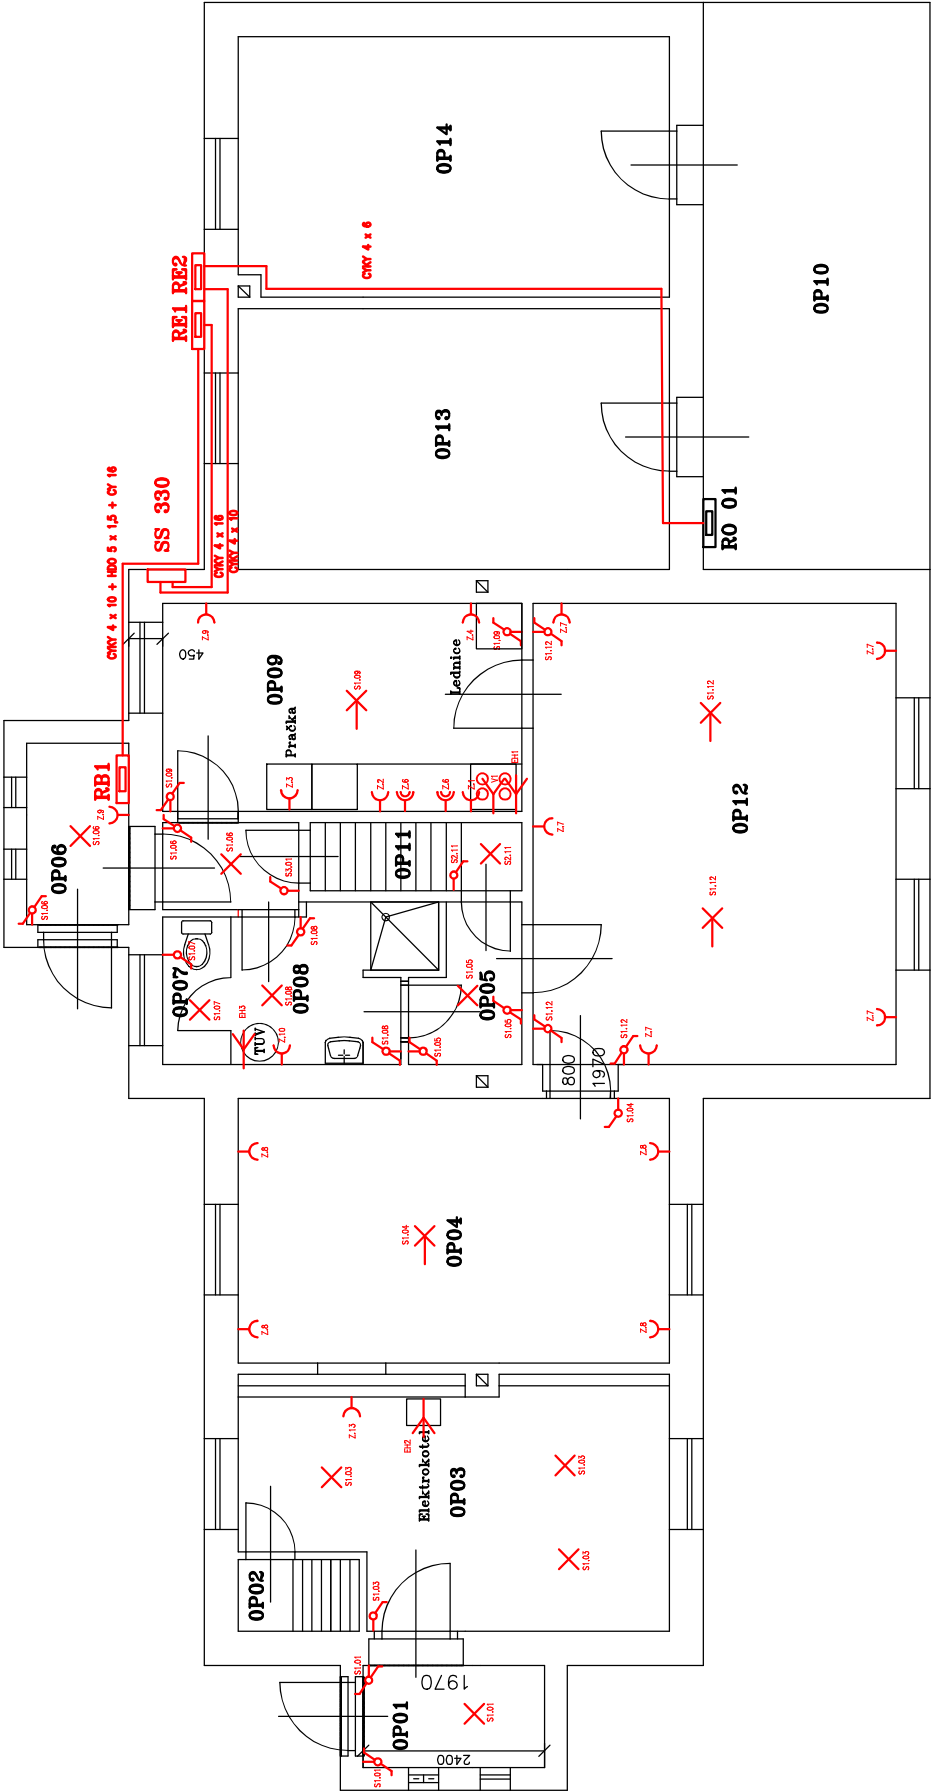

LEGENDA MÍSTNOSTÍ

BYT příslušenství	OP01	— zádveří	m2	— 3,24
BYT příslušenství	OP02	— chodba		— 1,52
BYT příslušenství	OP03	— kotelna		— 17,60
BYT	OP04	— pokoj		— 19,95
BYT	OP05	— chodba		— 2,72
BYT	OP06	— zádveří		— 5,25
BYT	OP07	— WC		— 1,76
BYT	OP08	— koupelna		— 4,48
BYT	OP09	— kuchyň		— 13,06
NEBYTOVÝ PROSTOR	OP10	— přístřešek pro cestující		— 22,50
BYT	OP11	— žebříkové schodiště		— 2,52
BYT	OP12	— pokoj		— 29,28
NEBYTOVÝ PROSTOR	OP13	— služební místnost		— 19,67
NEBYTOVÝ PROSTOR	OP14	— čekárna		— 19,46

Název akce: OPRAVA BYTU BUDOVY ZASTÁVKY SALAVICE č.p. 47 ELEKTRO		Investor: <div><div></div><div>SPRÁVA ŽELEZNIC</div></div> Správa železnic, státní organizace Oblastní ředitelství Brno Kounicova 26, 611 43 Brno	
Odpovědný projektant:	Ing. Tomáš Neugebauer	Datum: 04 / 2024	Zakázka č.:
Vypracoval:	Ing. Tomáš Neugebauer	Formát: 2 x A4	
Stupeň dokumentace: Dokumentace pro provedení stavby			
Obsah výkresu:	PŮDORYS	Měřítko 1:100	Č. výkresu: D 1.5.01