

LEGENDA ZTI

- VODOVODNÍ POTRUBÍ Z PPR S3,2/SDR7,4 – STUDENÁ VODA 1np V PODLAŽE
(POTRUBÍ JE ZNAČENO VNĚJŠÍ PRŮMĚR x TLOUŠŤKA STĚNY)
- VODOVODNÍ POTRUBÍ Z PPR S3,2/SDR7,4 – STUDENÁ VODA 1pp POD PODHLEDEM
(POTRUBÍ JE ZNAČENO VNĚJŠÍ PRŮMĚR x TLOUŠŤKA STĚNY)
- VODOVODNÍ POTRUBÍ Z PPR S3,2/SDR7,4 – TEPLÁ VODA
(POTRUBÍ JE ZNAČENO VNĚJŠÍ PRŮMĚR x TLOUŠŤKA STĚNY)
- WC

– MONTÁŽNÍ PRVEK PRO WC S ROHOVÝM VENTILEM
- SP

– SPRCHOVÁ NÁSTĚNNÁ PÁKOVÁ BATERIE S HADICÍ A RUČNÍ SPRCHOU
- U

– UMYVADLOVÁ STOJÁNKOVÁ PÁKOVÁ BATERIE
- D

– DŘEZOVÁ STOJÁNKOVÁ PÁKOVÁ BATERIE
- PR

– PRAČKA
- ZOV

– ELEKTRICKÝ ZÁSOBNIKOVÝ OHŘÍVAČ VODY O OBJEMU 115l – 1,5 kW
- PVR


– PRAČKOVÝ VENTIL ROHOVÝ SE ZPĚTNOU Klapkou
- VR

– VENTIL ROHOVÝ
- KK

– KOHOUT KULOVÝ


POZNÁMKA:

- CELÉ POTRUBÍ IZOLOVAT IZOLACÍ TL. 20MM Z PĚNOVÉHO POLYETYLENU
- VODOMĚŘ UMÍSTĚN VE VODOMĚRNÉ ŠACHTE NA PATĚ PŘÍPOJKY
- POTRUBÍ VEDENO V PODLAŽE

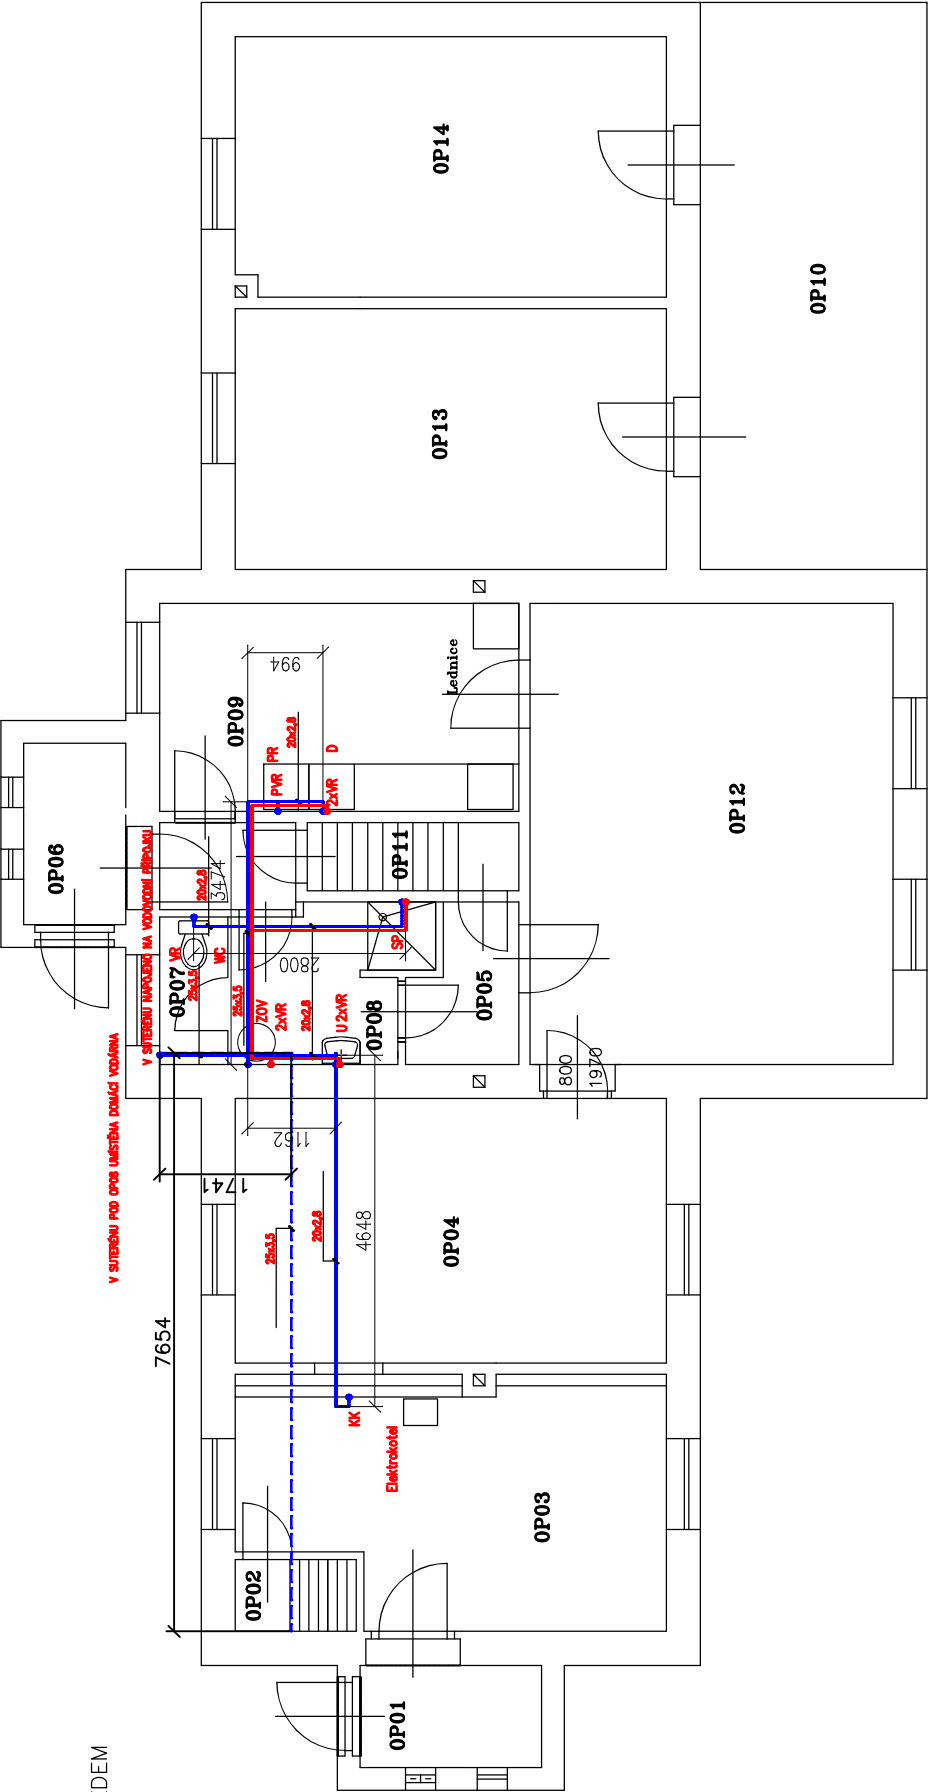

LEGENDA MÍSTNOSTÍ

BYT příslušenství	OP01	– zádveří	– 3,24
BYT příslušenství	OP02	– chodba	– 1,52
BYT příslušenství	OP03	– kotelna	– 17,60
BYT	OP04	– pokoj	– 19,95
BYT	OP05	– chodba	– 2,72
BYT	OP06	– zádveří	– 5,25
BYT	OP07	– WC	– 1,76
BYT	OP08	– koupelna	– 4,48
BYT	OP09	– kuchyň	– 13,06
NEBYTOVÝ PROSTOR	OP10	– přístřešek pro cestující	– 22,50
BYT	OP11	– žebříkové schodiště	– 2,52
BYT	OP12	– pokoj	– 29,28
NEBYTOVÝ PROSTOR	OP13	– služební místnost	– 19,67
NEBYTOVÝ PROSTOR	OP14	– čekárna	– 19,46

Název akce: OPRAVA BYTU BUDOVY ZASTÁVKY SALAVICE č.p. 47 ZTI		Investor: <div><div></div><div>Správa železnic, státní organizace Oblastní ředitelství Brno Kounicova 26, 611 43 Brno</div></div>
Odpovědný projektant: Ing. Tomáš Neugebauer	Datum: 04 / 2024 Zakázka č.:	
Vypracoval: Ing. Tomáš Neugebauer	Formát: 2 x A4	
Stupeň dokumentace: Dokumentace pro provedení stavby		
Obsah výkresu: PŮDORYS – VODOVOD	Měřítko 1:100	Č. výkresu: D 1.3.01