


Podrobná situace kopaných sond a archivního vrtu

měřítko 1 : 500

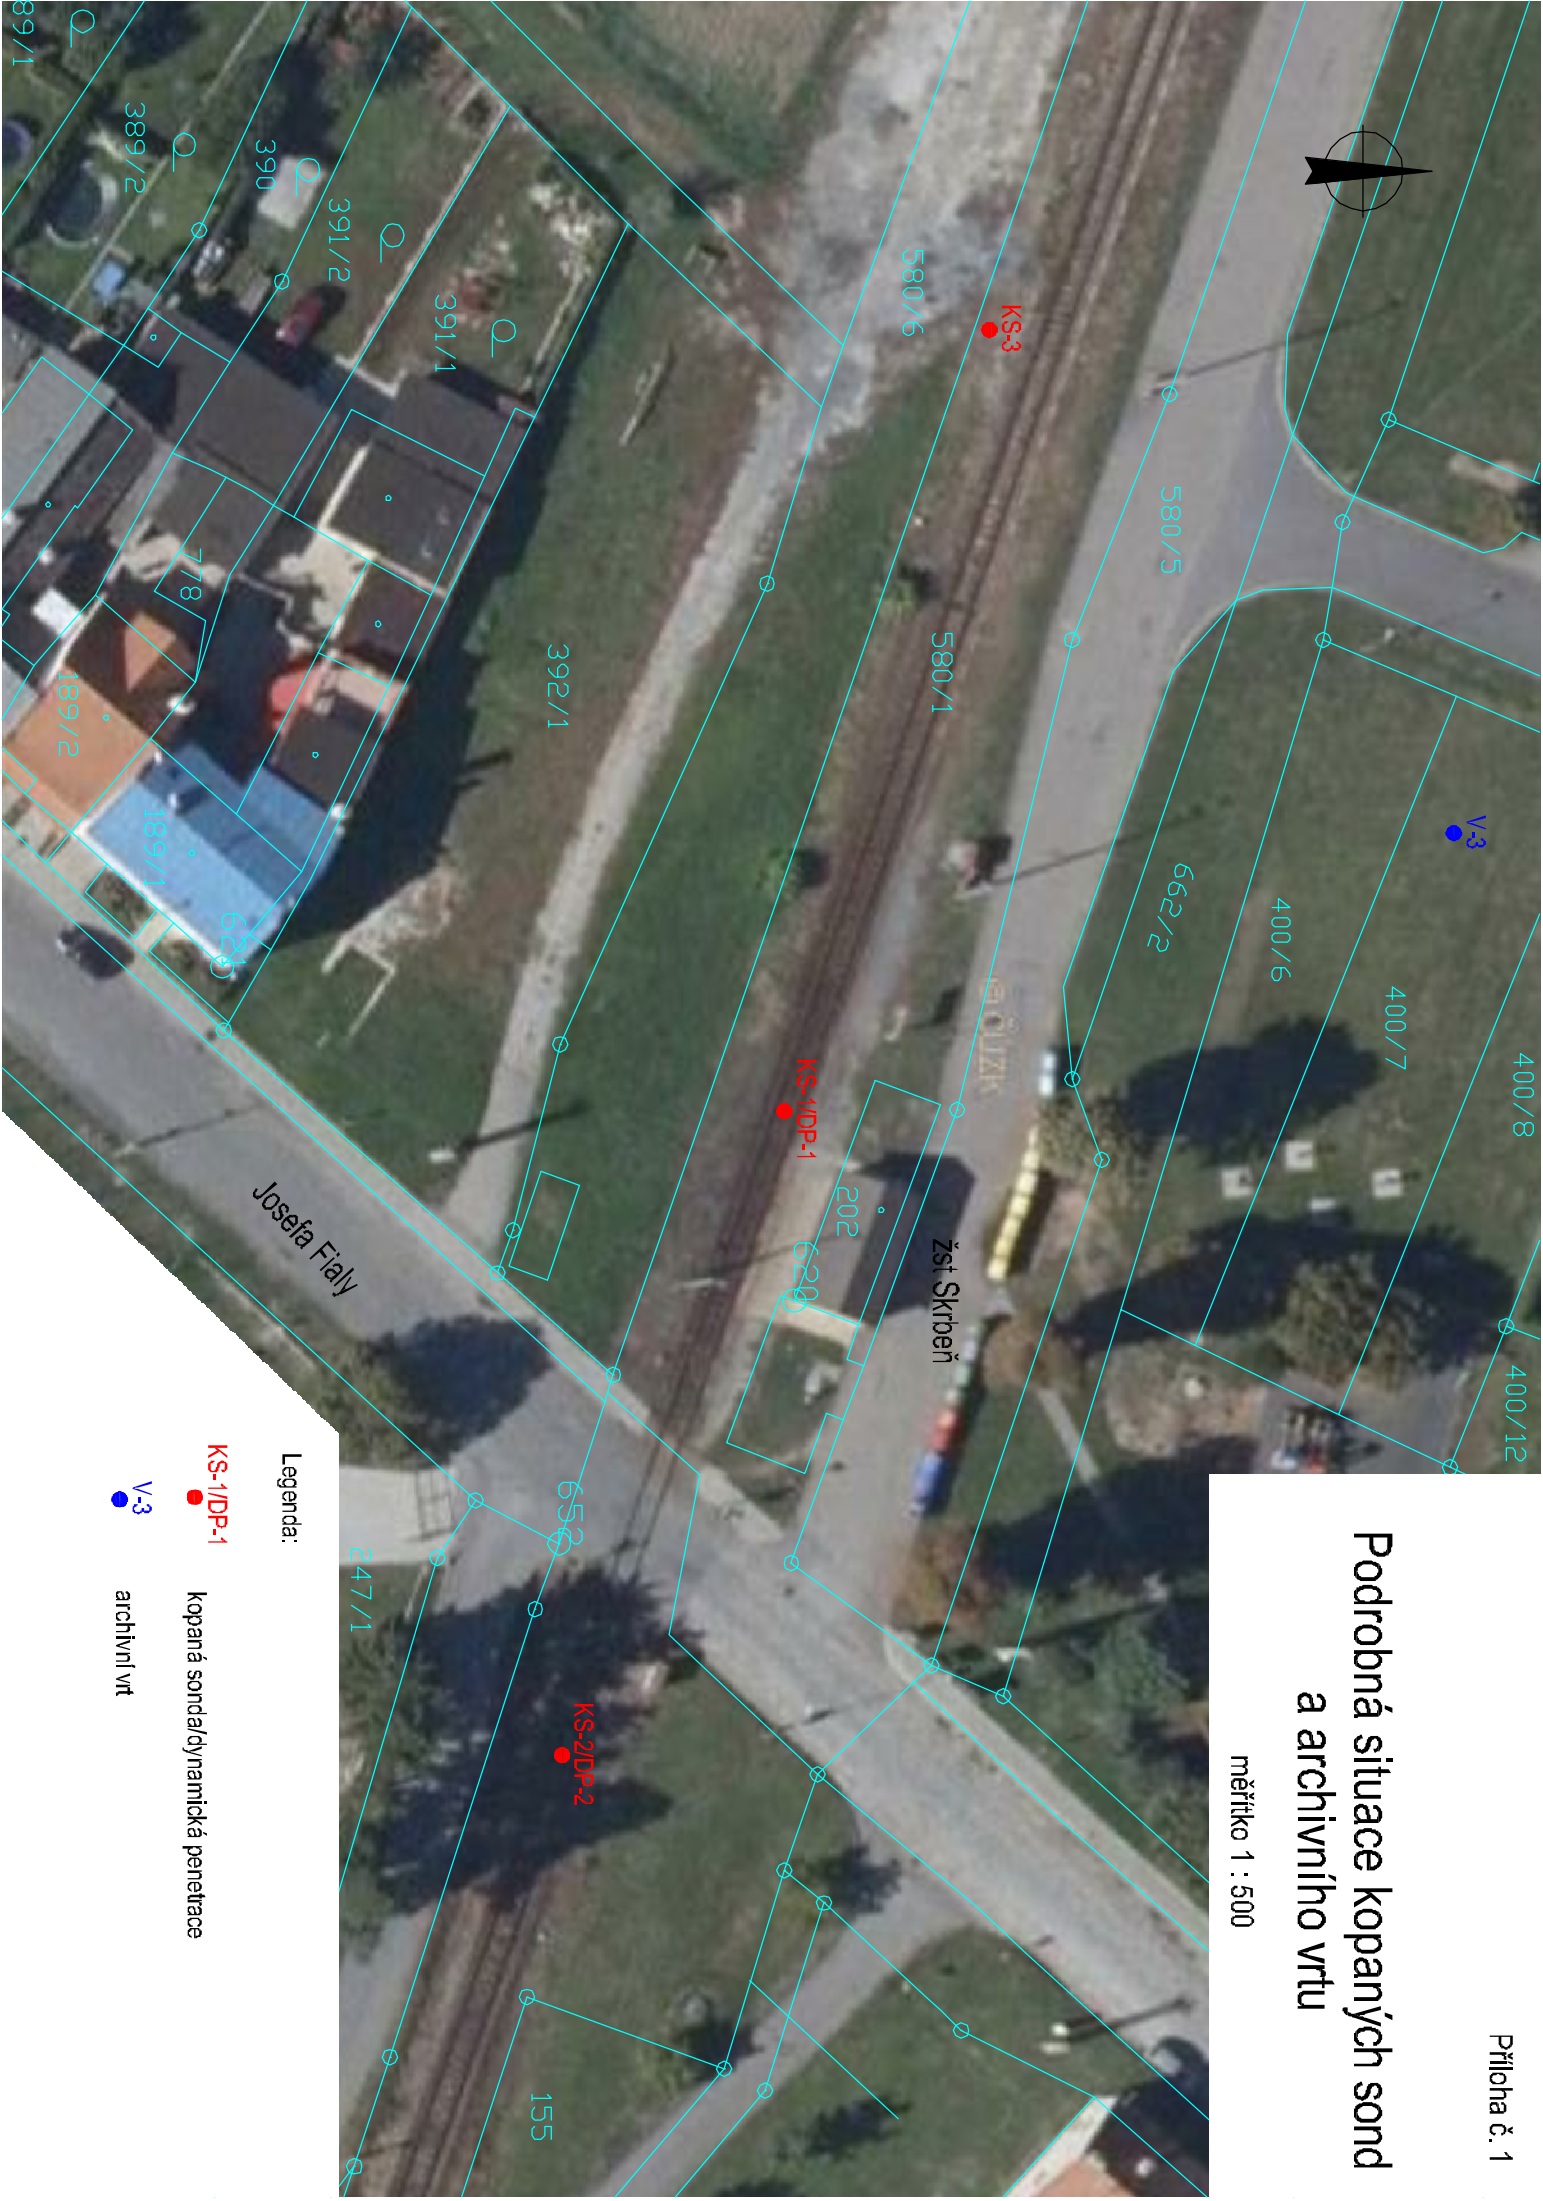

Legenda:

KS-1/DP-1
kopaná sonda/dynamická penetrace

V-3
archivní vrt