


ŽST Horní Cerekev
výpravní budova, místnost sdělovacího zařízení
M 1:50

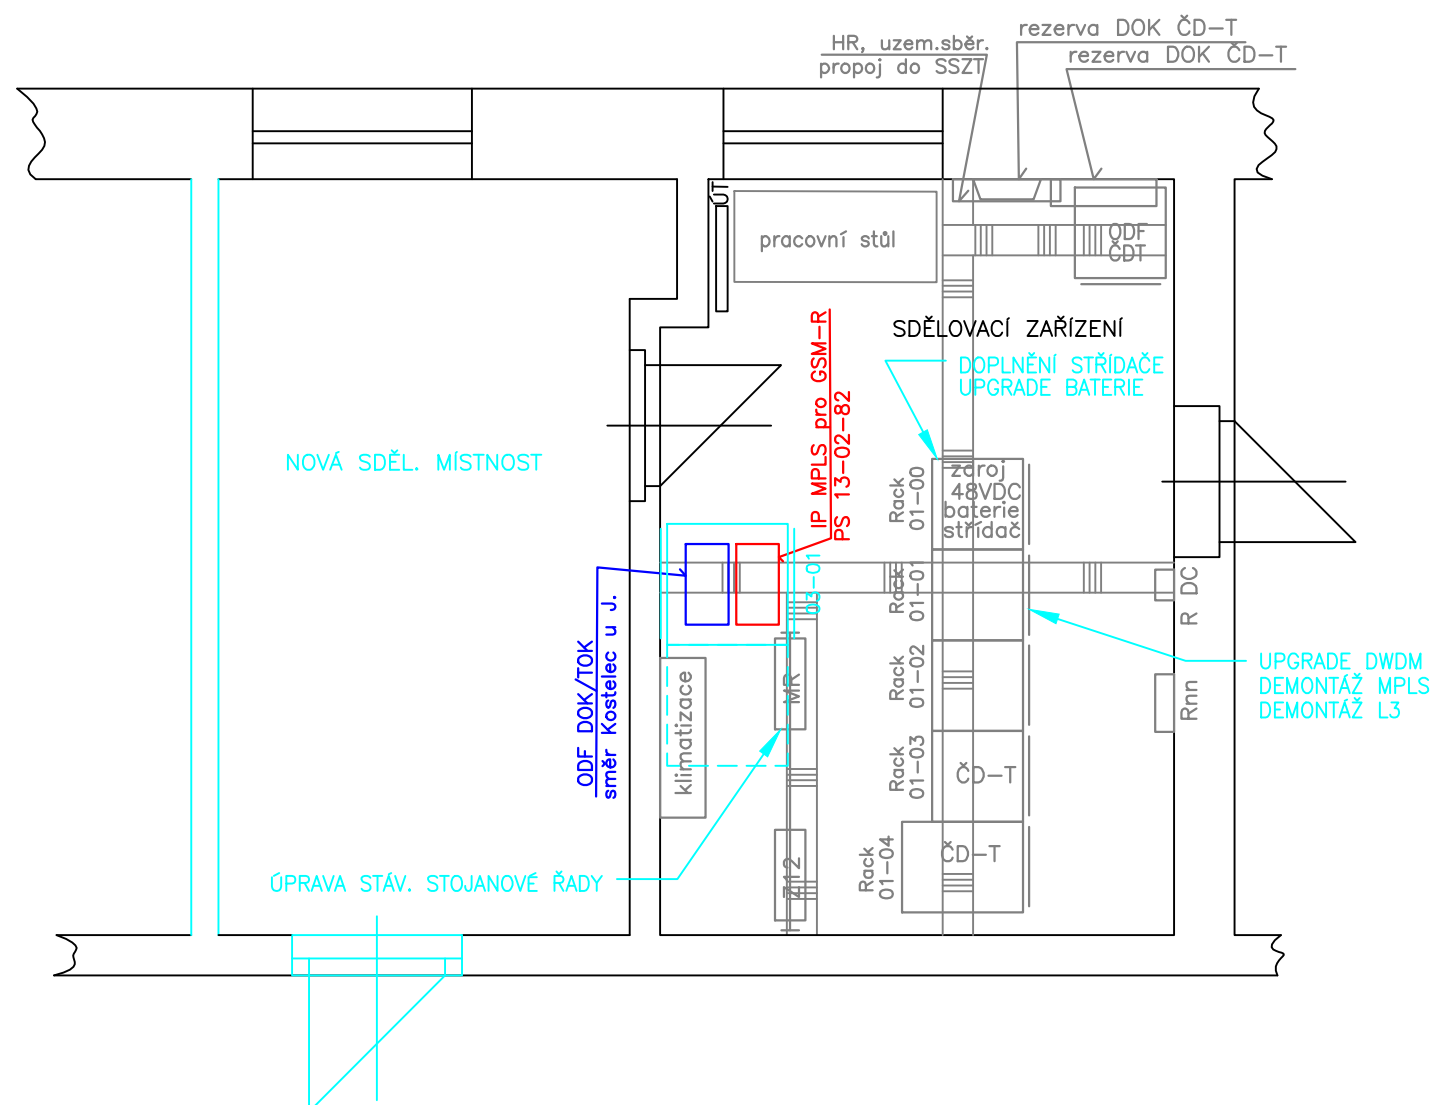

obsazení skříní SŽ:

rack 01-00 - zdroj 48VDC Benning 18kW, vybavený na 8kW, 2xbaterie 48V

rack 01-01 - SDH, DWDM, MPLS+L3 TDS

rack 01-02 - ODF, intranet, mediakonvertory

rack 01-03 - MPLS+L3 TDS, distribuční panely 230V AC a 48V DC, IP MPLS pro GSM-R, ODF

LEGENDA:

- stavební konstrukce
- stávající konstrukce, sdělovací zařízení a ostatní technologie
- nové sdělovací zařízení v rámci PS 13-02-82
- nové sdělovací zařízení v rámci ostatních PS a SO této stavby
- sdělovací zařízení budované v rámci stavby „Segmentace a rekonstrukce TDS“

	EVROPSKÁ UNIE Evropské strukturální a investiční fondy Operační program Doprava	Ministerstvo dopravy Státní fond dopravní infrastruktury	
Orientační schéma:		Razítko oprávněné osoby:	
Revize:	Datum:	Popis:	Kontroloval:
000	15.11.2022	Čistopis dokumentace	Ing. Petr Tomášek
Stavebník/Investor:		Správa železnic, státní organizace	
Adresa:		Dlážděná 1003/7, 110 00 Praha 1	
Zástupce investora:		Stavební správa západ	
Adresa:		Sokolovská 1995/278, 190 00 Praha 9	
Zhotovitel stavby:		SAGASTA s.r.o.	
Adresa:		Novodvorská 1010/14, 142 00, Praha 4 - Lhotka	
Kontakt:		T: +420 261 344 100 E: info@sagasta.cz	
Zhotovitel objektu:		SUDOP BRNO, spol. s r.o.	
Adresa:		Kounicova 26, 611 36 Brno	
Kontakt:		T: +420 972 625 804 E: sudop@sudop-brno.cz	
Hlavní projektant (HIP): Ing. Emil Špaček	Specialista: Ing. Josef Naništa	Odpovědný projektant: Ing. Josef Naništa	Zpracovatel: Ing. Josef Naništa
Název stavby/akce:	Rekonstrukce ŽST Batelov včetně DOZ výhybny Spělov		Označení (S-kód): S 631600134
Název části:	Sdělovací zařízení		Označení zhotovitele: 22035-01-0722
Název objektu:	Přenosový systém MPLS GSM-R		Označení části: D.1.2.8
Název přílohy:	ŽST Horní Cerekev, půdorys VB, sdělovací místnost		Označení objektu/komplexu: PS 13-02-82
Název dílčí části přílohy:	-		Číslo přílohy: 2 303
Kraj: Vysočina	Katastrální území: Batelov, Bezděčín na Moravě, Dolní Cerekev, Cejle, Horní Cerekev, Kostelec u Jihlavy, Spělov, Švábov	TUDU: 1801 24 1801 M1 1801 26 1801 N1 1801 28	Paré:
Stupeň dokumentace: DUSP+PDPS	Datum zpracování: 07/2022	Formáty: 2 x A4	Měřítko: 1:50
S-kód: S 6 3 1 6 0 0 1 3 4 - P D P S - D I 2 8 X - P S I 3 0 2 8 2 - X X - 2 - 3 0 3 - 0 0 0			
DOKUMENTACI LZE UŽÍVAT POUZE VE SMYSLU PŘÍSLUŠNÉ SMLOUVY O DÍLO. VÝKRES, ČI JEHO ČÁST, MŮŽE BÝT KOPIROVÁN NEBO JINÝM ZPŮSOBEM ROZŠÍŘOVÁN POUZE PO PŘEDCHOZÍM SOUHLASU SAGASTA, s.r.o.			