

LEGENDA - NOVÉ SÍŤ



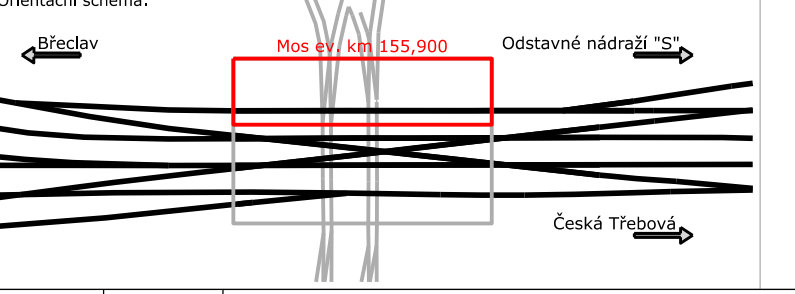


- TSB - Nová definitivní trasa nn
- TSB - Demontáž
- TSB - Stávající kabelová skříň
- TSB - Stávající osvětlení

LEGENDA - OSTATNÍ

- Nová kolej
- Přeložka ČD-T
- Nová konstrukce mostu
- Pažení základů mostu
- Zaměření
- Katastrální mapa
- Hranice ČD

LEGENDA - STÁVAJÍCÍ SÍŤ

- CETIN zaměřená síť STP
- CETIN nezaměřená síť STP
- EGD zařízení VN
- EGD zařízení NN
- EGD zrušené
- EGD sdělovací
- EGD zařízení VVN
- CRA optický kabel
- Nej.cz optický kabel
- Vodafone optický kabel
- Faster.cz optický kabel
- Gasnet - plynovod NTL
- Gasnet - kabel PKO
- TSB Silové kabely
- DPMB Napájení tratí
- Teplárny Brno - parovod
- BKOM kabel vyhledaný
- BVK vodovodní řad
- BVK vodovodní přípojka
- BVK kanalizační stoka - neprovozovaná BVK
- BVK kanalizační stoka
- ČD-T sdělovací kabely
- SŽ SŽT
- kolektor

 EVROPSKÁ UNIE Evropské strukturální a investiční fondy Operační program Doprava		 Ministerstvo dopravy Státní fond dopravní infrastruktury	
Jiná ověření:		Paré:	
Orientační schéma: 		Razítko oprávněné osoby:	
Revize:	Datum:	Popis:	Kontroloval:
000	30.11.2023	Finální odevzdání dokumentace	Ing. Marek Vývoda
Stavebník/Investor: Správa železnic, státní organizace			
Adresa: Dlážděná 1003/7, 110 00 Praha 1			
Zástupce investora: Stavební správa východ			
Adresa: Nerudova 1, 779 00 Olomouc			
			
Zhotovitel díla: EXprojekt s.r.o.			
Adresa: Heršpická 758/13, 619 00 Brno			
Kontakt: T: +420 533 312 000 E: info@exprojekt.cz			
			
Zhotovitel objektu: Signal Projekt s.r.o.			
Adresa: Viděnská 55, 639 00 Brno			
Kontakt: tel.: +420 515 917 689 e-mail: projekce@signalprojekt.cz			
Hlavní projektant (HIP): Ing. David Rose, Ing. Radek Šíp		Specialista: -	
Název stavby/akce:	Rekonstrukce mostu v km 155,900 trati Břeclav - Brno		Označení investora: S622000245
Název části:	Ostatní inženýrské objekty		Zakázka: 23-033-35-121
Název objektu/dílní části:	ŽST Brno hl.n., úpravy VO (TSB Brno)		Označení části: D.2.1.5
Název přílohy:	Situace - celková		Označení objektu/komplexu: SO 10-30-04
Název dílní části přílohy:	-		Číslo přílohy (typ/pořadí): 2. 001
Odpovědný projektant: Ing. Marek Vývoda	Zpracovatel přílohy: Ing. Robin Kolářik	Měřítko: 1:250 Formáty: 5 x A4	Stupeň dokumentace: DUSL + PDPS
Kraj: Jihomoravský	Katastrální území: Město Brno [610003]	TUDU: 2001 JC	Smluvní datum zpracování: 30.11.2023
<small>Všechny ostatní přílohy: S622000245_DUSL_D2105_PS103004_KX_2_001_000</small>			