


PŮDORYS
M 1:500

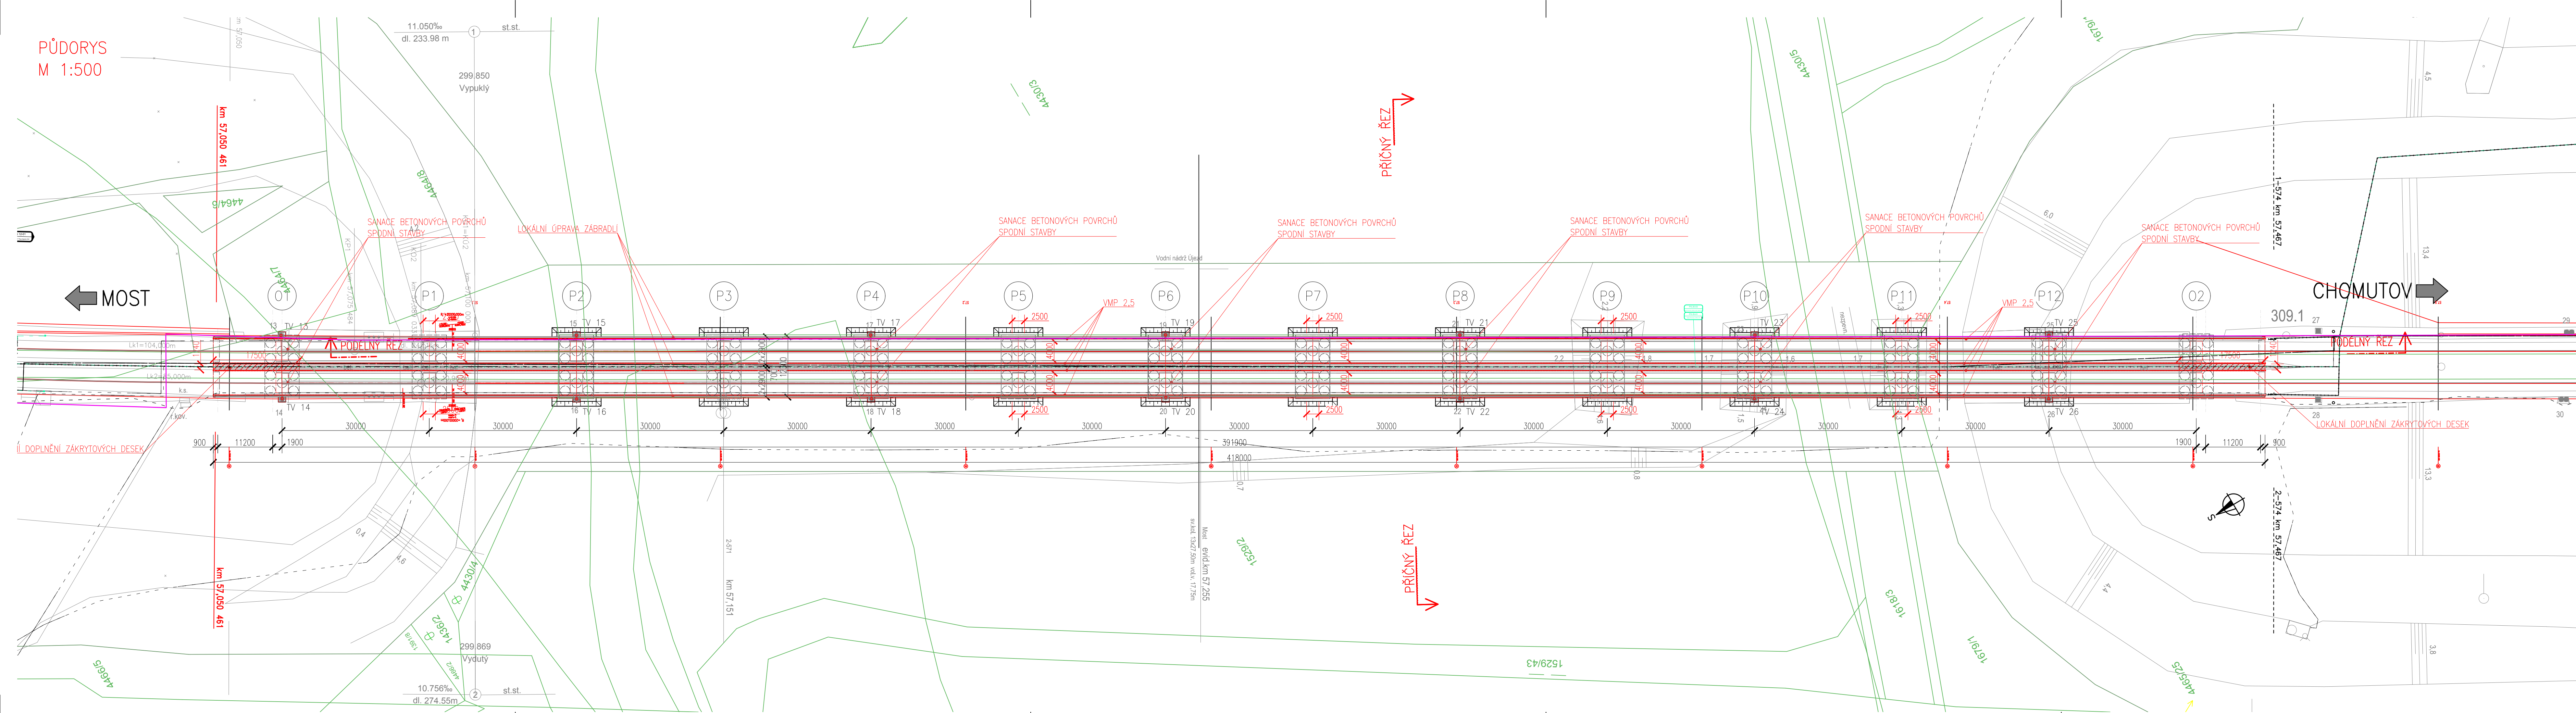

Souřadnicový systém: S-JTSK
Výškový systém: Bpv

Přehled verzí přílohy				
Číslo	Datum	Popis změny	Jméno	Podpis
P1	24.6.2017	Dokumentace k připomínkám	Ing. Mužíková	
01	27.11.2017	Odevzdání čístopisu přípravné dokumentace	Ing. Mužíková	

Správa železniční dopravní cesty, státní organizace Dlážděná 1003/7, Praha 1 - Nové Město 110 00 SŽDC s.o., Stavební správa západ Sokolovská 278/1955, Praha 9 190 00		
--	--	--

PROJEKT servis spol. s r.o. U Elektry 830/2b, Praha 9 - Hloubětín 198 21 IČ: 49823141 tel.: 281 090 860 www.projekt-servis.cz firma@projekt-servis.cz		
--	--	--

Vypracoval: Ing. Barbora Mužíková	Kontroloval: Ing. Martin Verner	Odpovědný projektant: Ing. Martin Verner	Hlavní inženýr projektu: Ing. Martin Koudeka
--	--	---	---

KRAJ: ÚSTECKÝ	OKRES: CHOMUTOV	OU: CHOMUTOV
---------------	-----------------	--------------

REKONSTRUKCE TRATI V ÚSEKU KYJICE - CHOMUTOV	
---	--

E. STAVEBNÍ ČÁST E.1 Inženýrské objekty E.1.4 Mosty, propustky, zdi SO 14 01 Železniční most v km 57,255		Číslo zakázky: ZAK-2016-20
PŮDORYS		Stupeň: PD
		Datum: 11/2017
		Měřítko: 1:500
		Formát: 6 x A4
Verze: 01		Část: E.1.4.1
		Č. přílohy: 06

Dokument lze užívat pouze ve smyslu příslušné smlouvy o dílo. Základní jeho část nemůže být, dle zákona č. 121/2000 Sb., kopírována nebo jiným způsobem rozšiřována bez souhlasu PROJEKT servis spol. s r.o.