


PROPUSTEK KM 61,673 700
PŮDORYS – NOVÝ STAV a STÁVAJÍCÍ STAV
M 1:50

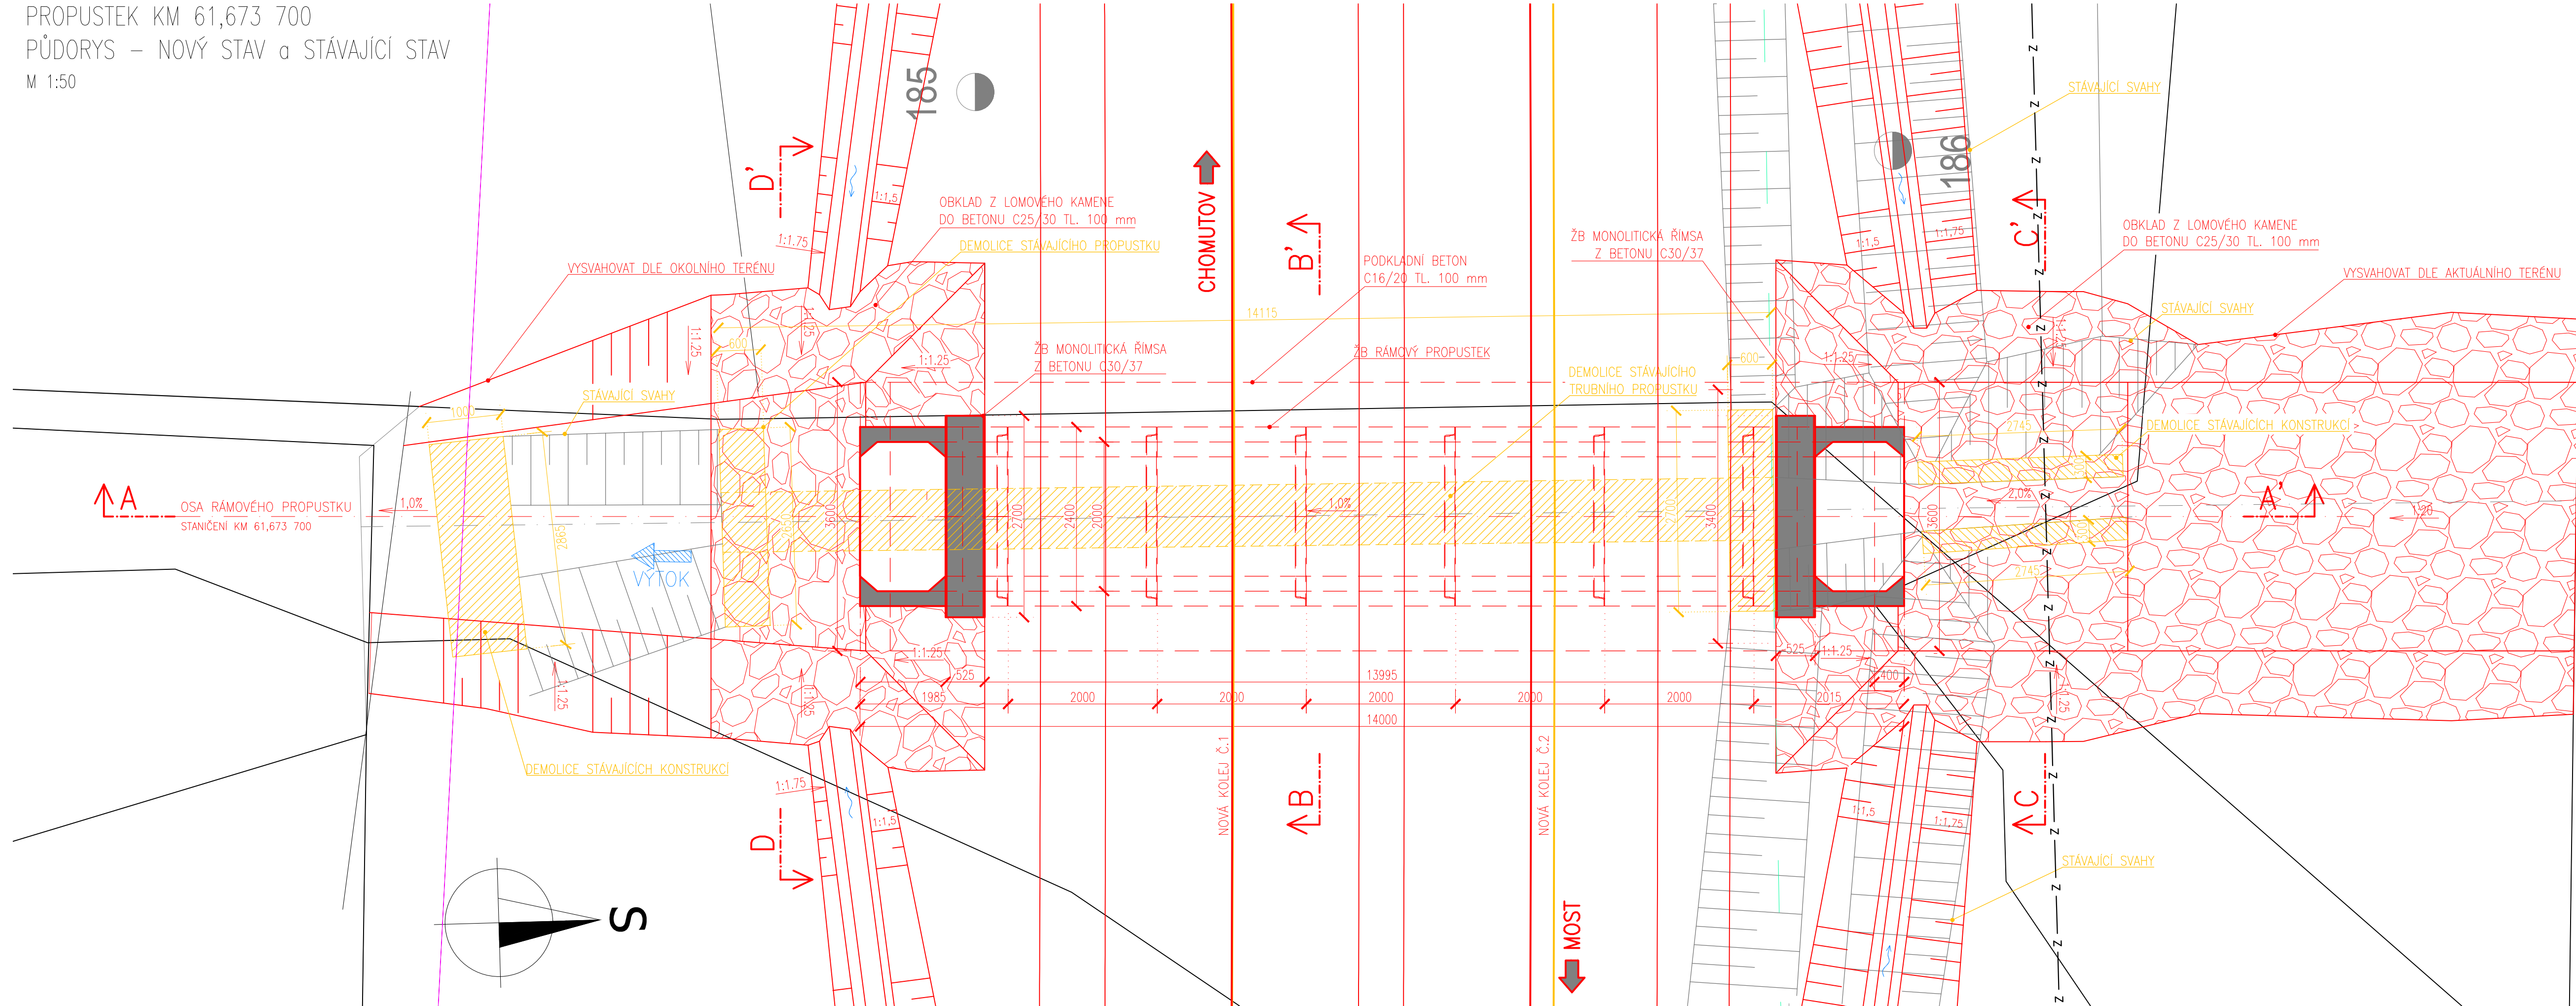

Souřadnicový systém: S-JTSK
Výškový systém: BpV

Číslo

Datum

Popis změny

Jméno

Podpis

P1	24.6.2017	Dokumentace k připomínkám	Jančíčková	
01	27.11.2017	Odevzdání čistopisu přípravné dokumentace	Ing. Jančíčková	

Správa železniční dopravní cesty, státní organizace

Dlážděná 1003/7, Praha 1 - Nové Město 110 00

SŽDC s.o., Stavební správa západ

Sokolovská 278/1955, Praha 9 190 00

PROJEKT servis spol. s r.o.

U Elektry 830/2b, Praha 9 - Hloubětín 198 21

IC: 49823141

tel.: 281 090 860

www.projekt-servis.cz firma@projekt-servis.cz

Vypracoval:

Ing. Marie Jančíčková

Kontroloval:

Ing. Martin Verner

Odpovědný projektant:

Ing. Martin Verner

Hlavní inženýr projektu:

Ing. Martin Koudečka

KRAJ: ÚSTECKÝ

OKRES: CHOMUTOV

OU: CHOMUTOV

REKONSTRUKCE TRATI V ÚSEKU KYJICE - CHOMUTOV

E. STAVEBNÍ ČÁST

E.1 Inženýrské objekty

E.1.4 Mosty, propustky, zdi

SO 14 26 Propustek v km 61,681

Číslo zakázky:

ZAK-2016-20

Stupeň:

PD

Datum:

11/2017

Měřítko:

1:50

Formát:

5 x A4

Verze:

Část:

Č. přílohy:

01

E.1.4.15

03

Dokument lze užívat pouze ve smyslu příslušné smlouvy o dílo. Žádná jeho část nemůže být dle zákona č. 121/2000 Sb. kopírována nebo jiným způsobem rozšiřována bez souhlasu PROJEKT servis spol. s r.o.