


PŮDORYS
M 1:100

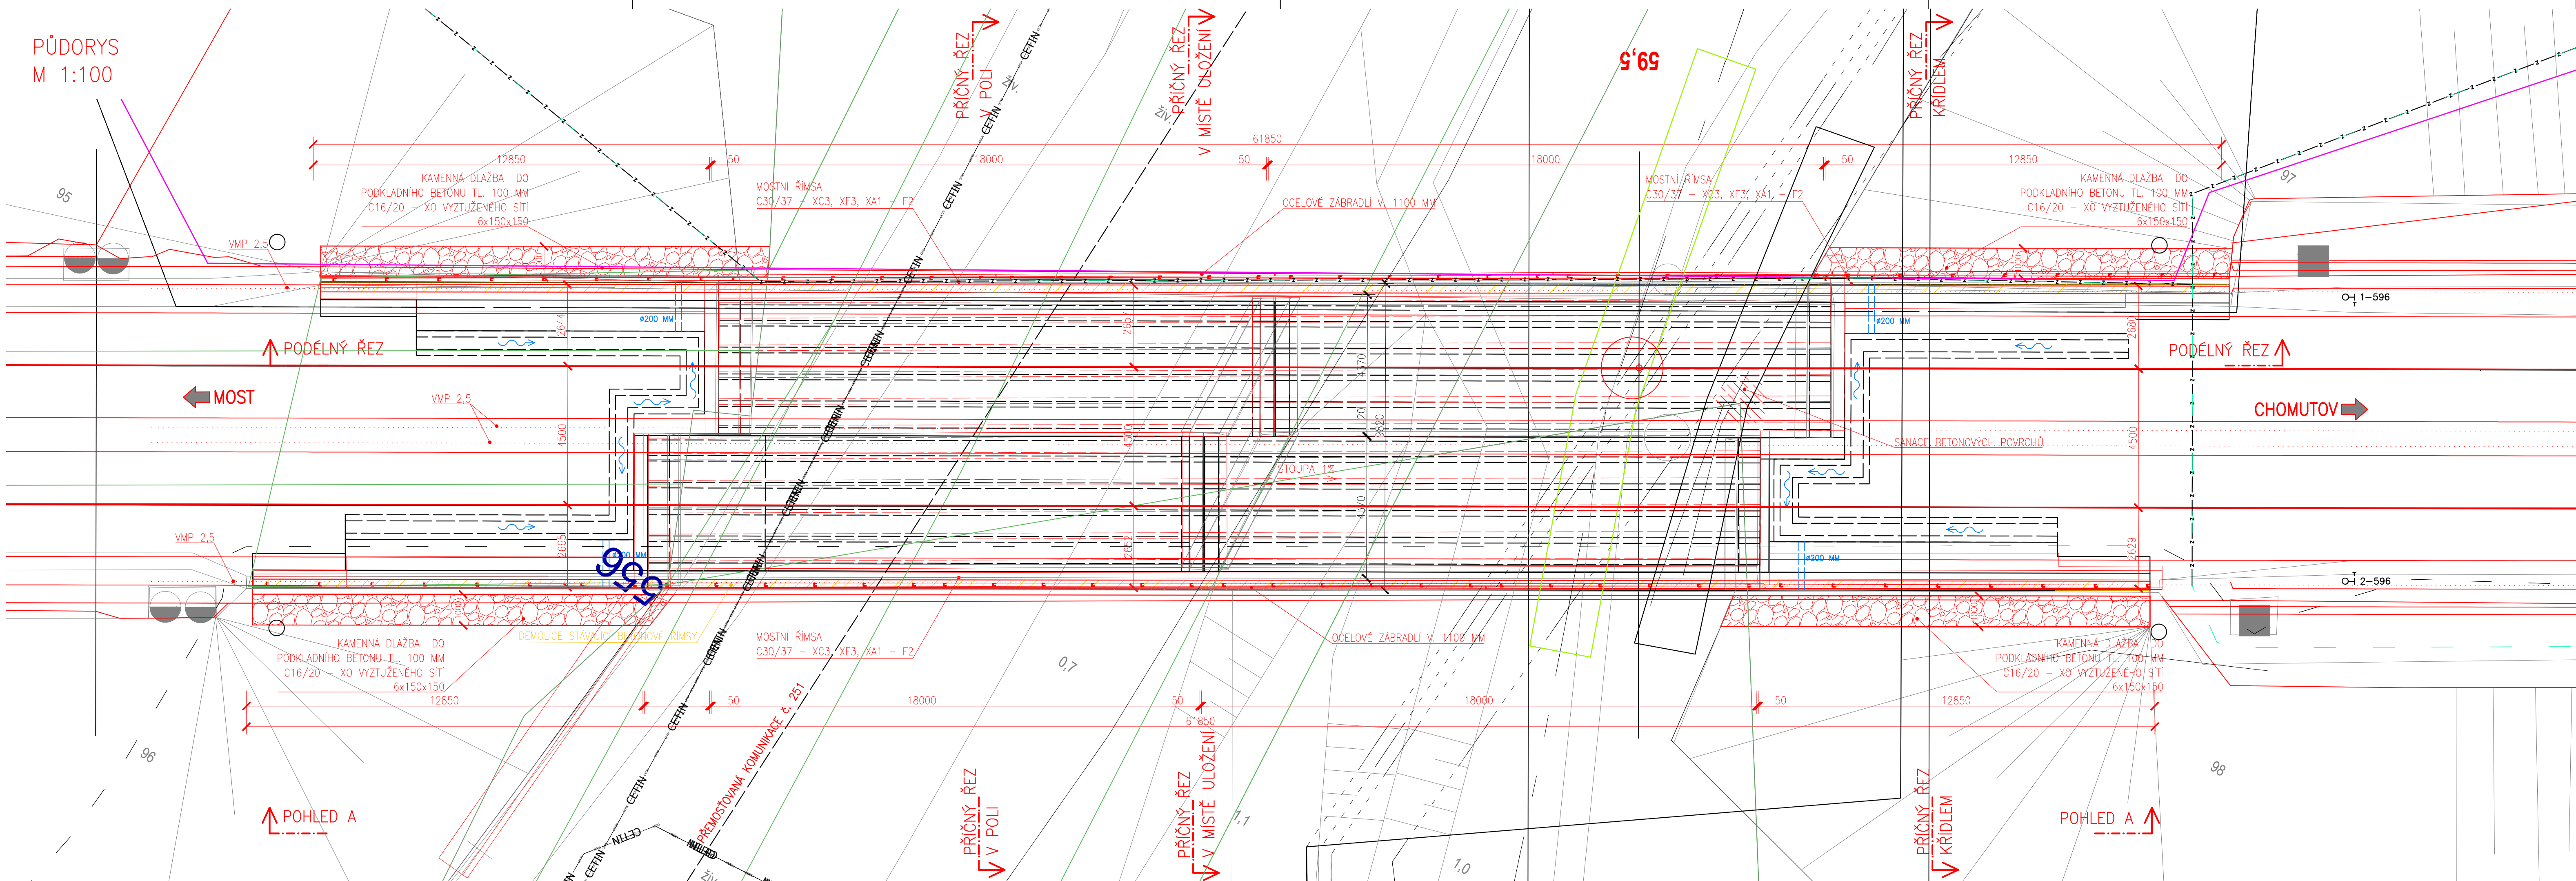

Souřadnicový systém: S-JTSK
Výškový systém: Bpv

Přehled verzí přílohy				
Číslo	Datum	Popis změny	Jméno	Podpis
P1	12.6.2017	Dokumentace k připomínkám	Ing. Mužíková	
01	27.11.2017	Odevzdání čistopisu přípravné dokumentace	Ing. Mužíková	

Správa železniční dopravní cesty, státní organizace

Dlážděná 1003/7, Praha 1 - Nové Město 110 00

SŽDC s.o., Stavební správa západ

Sokolovská 278/1955, Praha 9 190 00



PROJEKT servis spol. s r.o.

U Elektry 830/2b, Praha 9 - Hloubětín 198 21

IČ: 49823141

tel.: 281 090 860

www.projekt-servis.cz firma@projekt-servis.cz



Vypracoval:	Kontroloval:	Odpovědný projektant:	Hlavní inženýr projektu:
 Ing. Barbora Mužíková	 Ing. Martin Verner	 Ing. Martin Verner	 Ing. Martin Koudeřka

KRAJ: ÚSTECKÝ	OKRES: CHOMUTOV	OU: CHOMUTOV
---------------	-----------------	--------------

REKONSTRUKCE TRATI V ÚSEKU KYJICE - CHOMUTOV

E. STAVEBNÍ ČÁST
E.1 Inženýrské objekty
E.1.4 Mosty, propustky, zdi
SO 14 03 Železniční most v km 59,483

Číslo zakázky: **ZAK-2016-20**

Stupeň: PD

Datum: 11/2017

Měřítko: 1:100

Formát: 5 x A4

Verze: Část: Č. přílohy:

01 E.1.4.3 06

PŮDORYS