
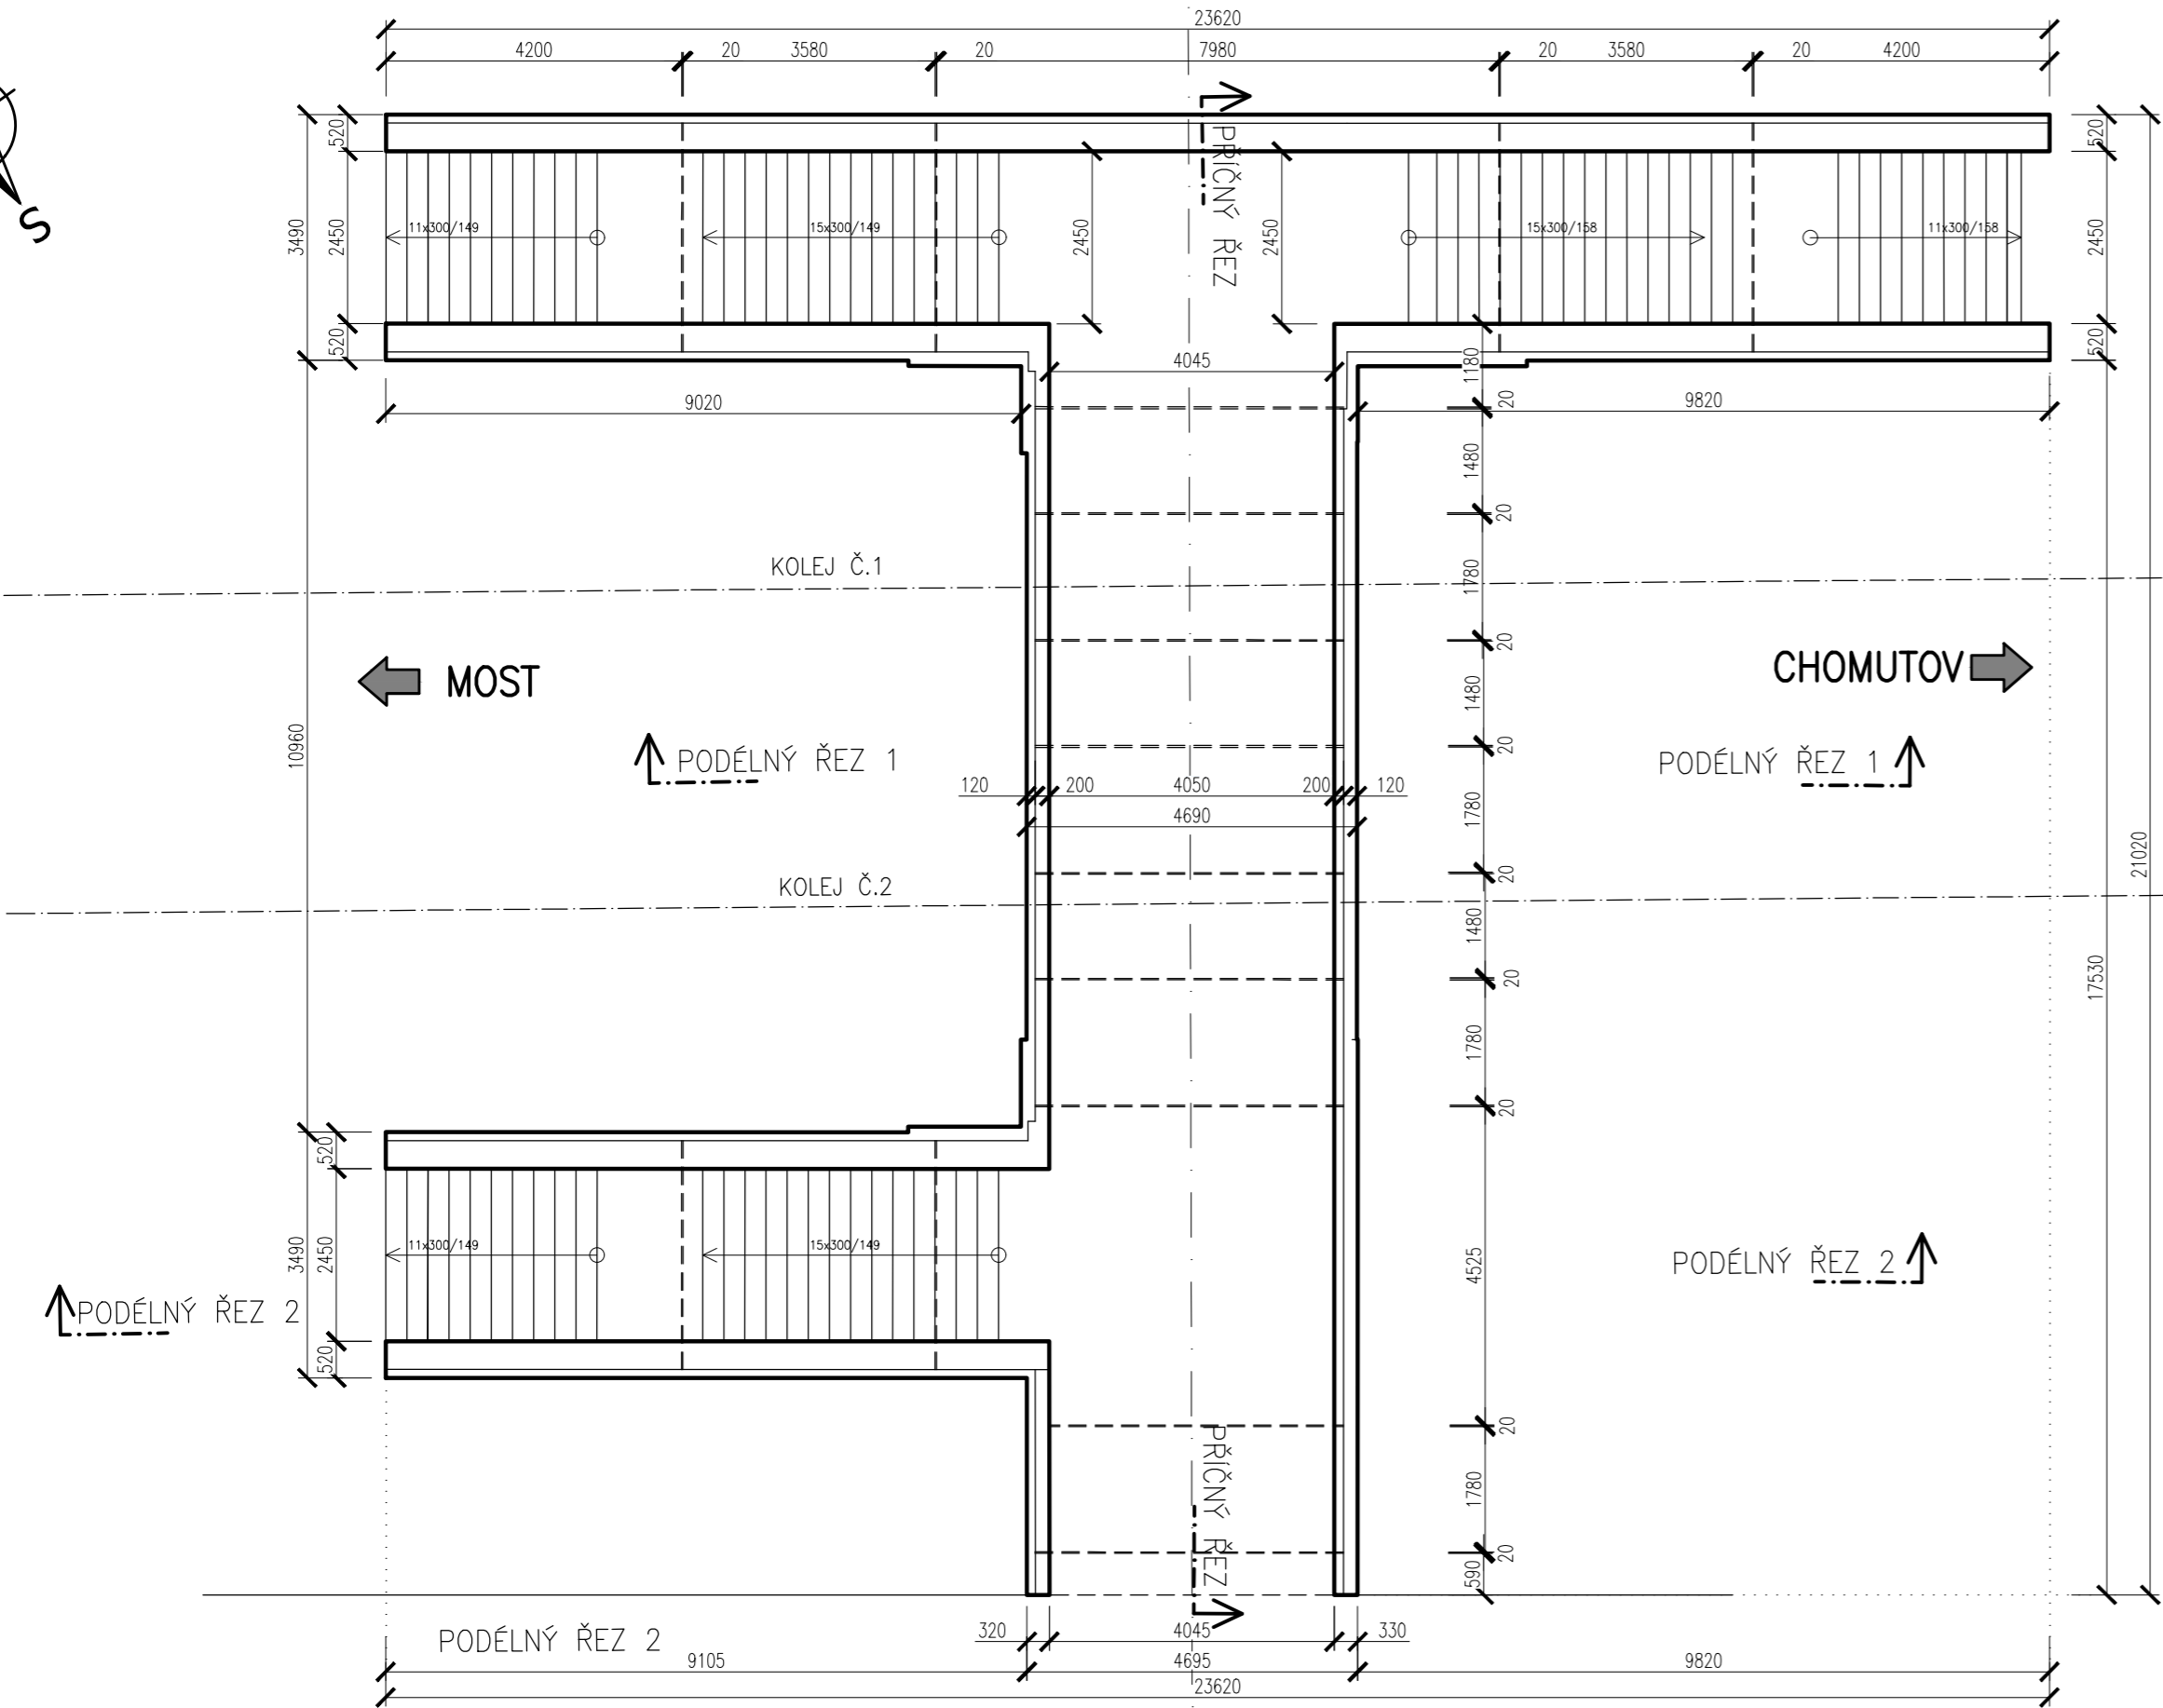


STÁVAJÍCÍ STAV – PŮDORYS
M 1:50

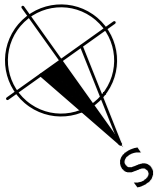

Souřadnicový systém: S-JTSK
Výškový systém: Bpv

Přehled verzí přílohy				
Číslo	Datum	Popis změny	Jméno	Podpis
P1	24.6.2017	Dokumentace k připomínkám	Ing. Mužíková	
01	27.11.2017	Odevzdání čistopisu přípravné dokumentace	Ing. Mužíková	
<div>Správa železniční dopravní cesty, státní organizace Dlážděná 1003/7, Praha 1 - Nové Město 110 00</div> <div>SŽDC s.o., Stavební správa západ Sokolovská 278/1955, Praha 9 190 00</div> <div></div>				
<div>PROJEKT servis spol. s r.o. U Elektry 830/2b, Praha 9 - Hloubětín 198 21 IČ: 49823141 tel.: 281 090 860 www.projekt-servis.cz firma@projekt-servis.cz</div> <div></div>				
Vypracoval: Ing. Barbora Mužíková		Kontroloval: Ing. Martin Verner	Odpovědný projektant: Ing. Martin Verner	Hlavní inženýr projektu: Ing. Martin Koudeka
KRAJ: ÚSTECKÝ		OKRES: CHOMUTOV	OÚ: CHOMUTOV	
REKONSTRUKCE TRATI V ÚSEKU KYJICE - CHOMUTOV				
E. STAVEBNÍ ČÁST E.1 Inženýrské objekty E.1.4 Mosty, propustky, zdi SO 14 04 Podchod v km 59,647 (Jirkov)			Číslo zakázky: ZAK-2016-20	
			Stupeň: PD	
			Datum: 11/2017	
			Měřítko: 1:100	
STÁVAJÍCÍ STAV - PŮDORYS			Formát: 3 x A4	
			Verze: 01	Část: E.1.4.4
			Č. přílohy: 03	