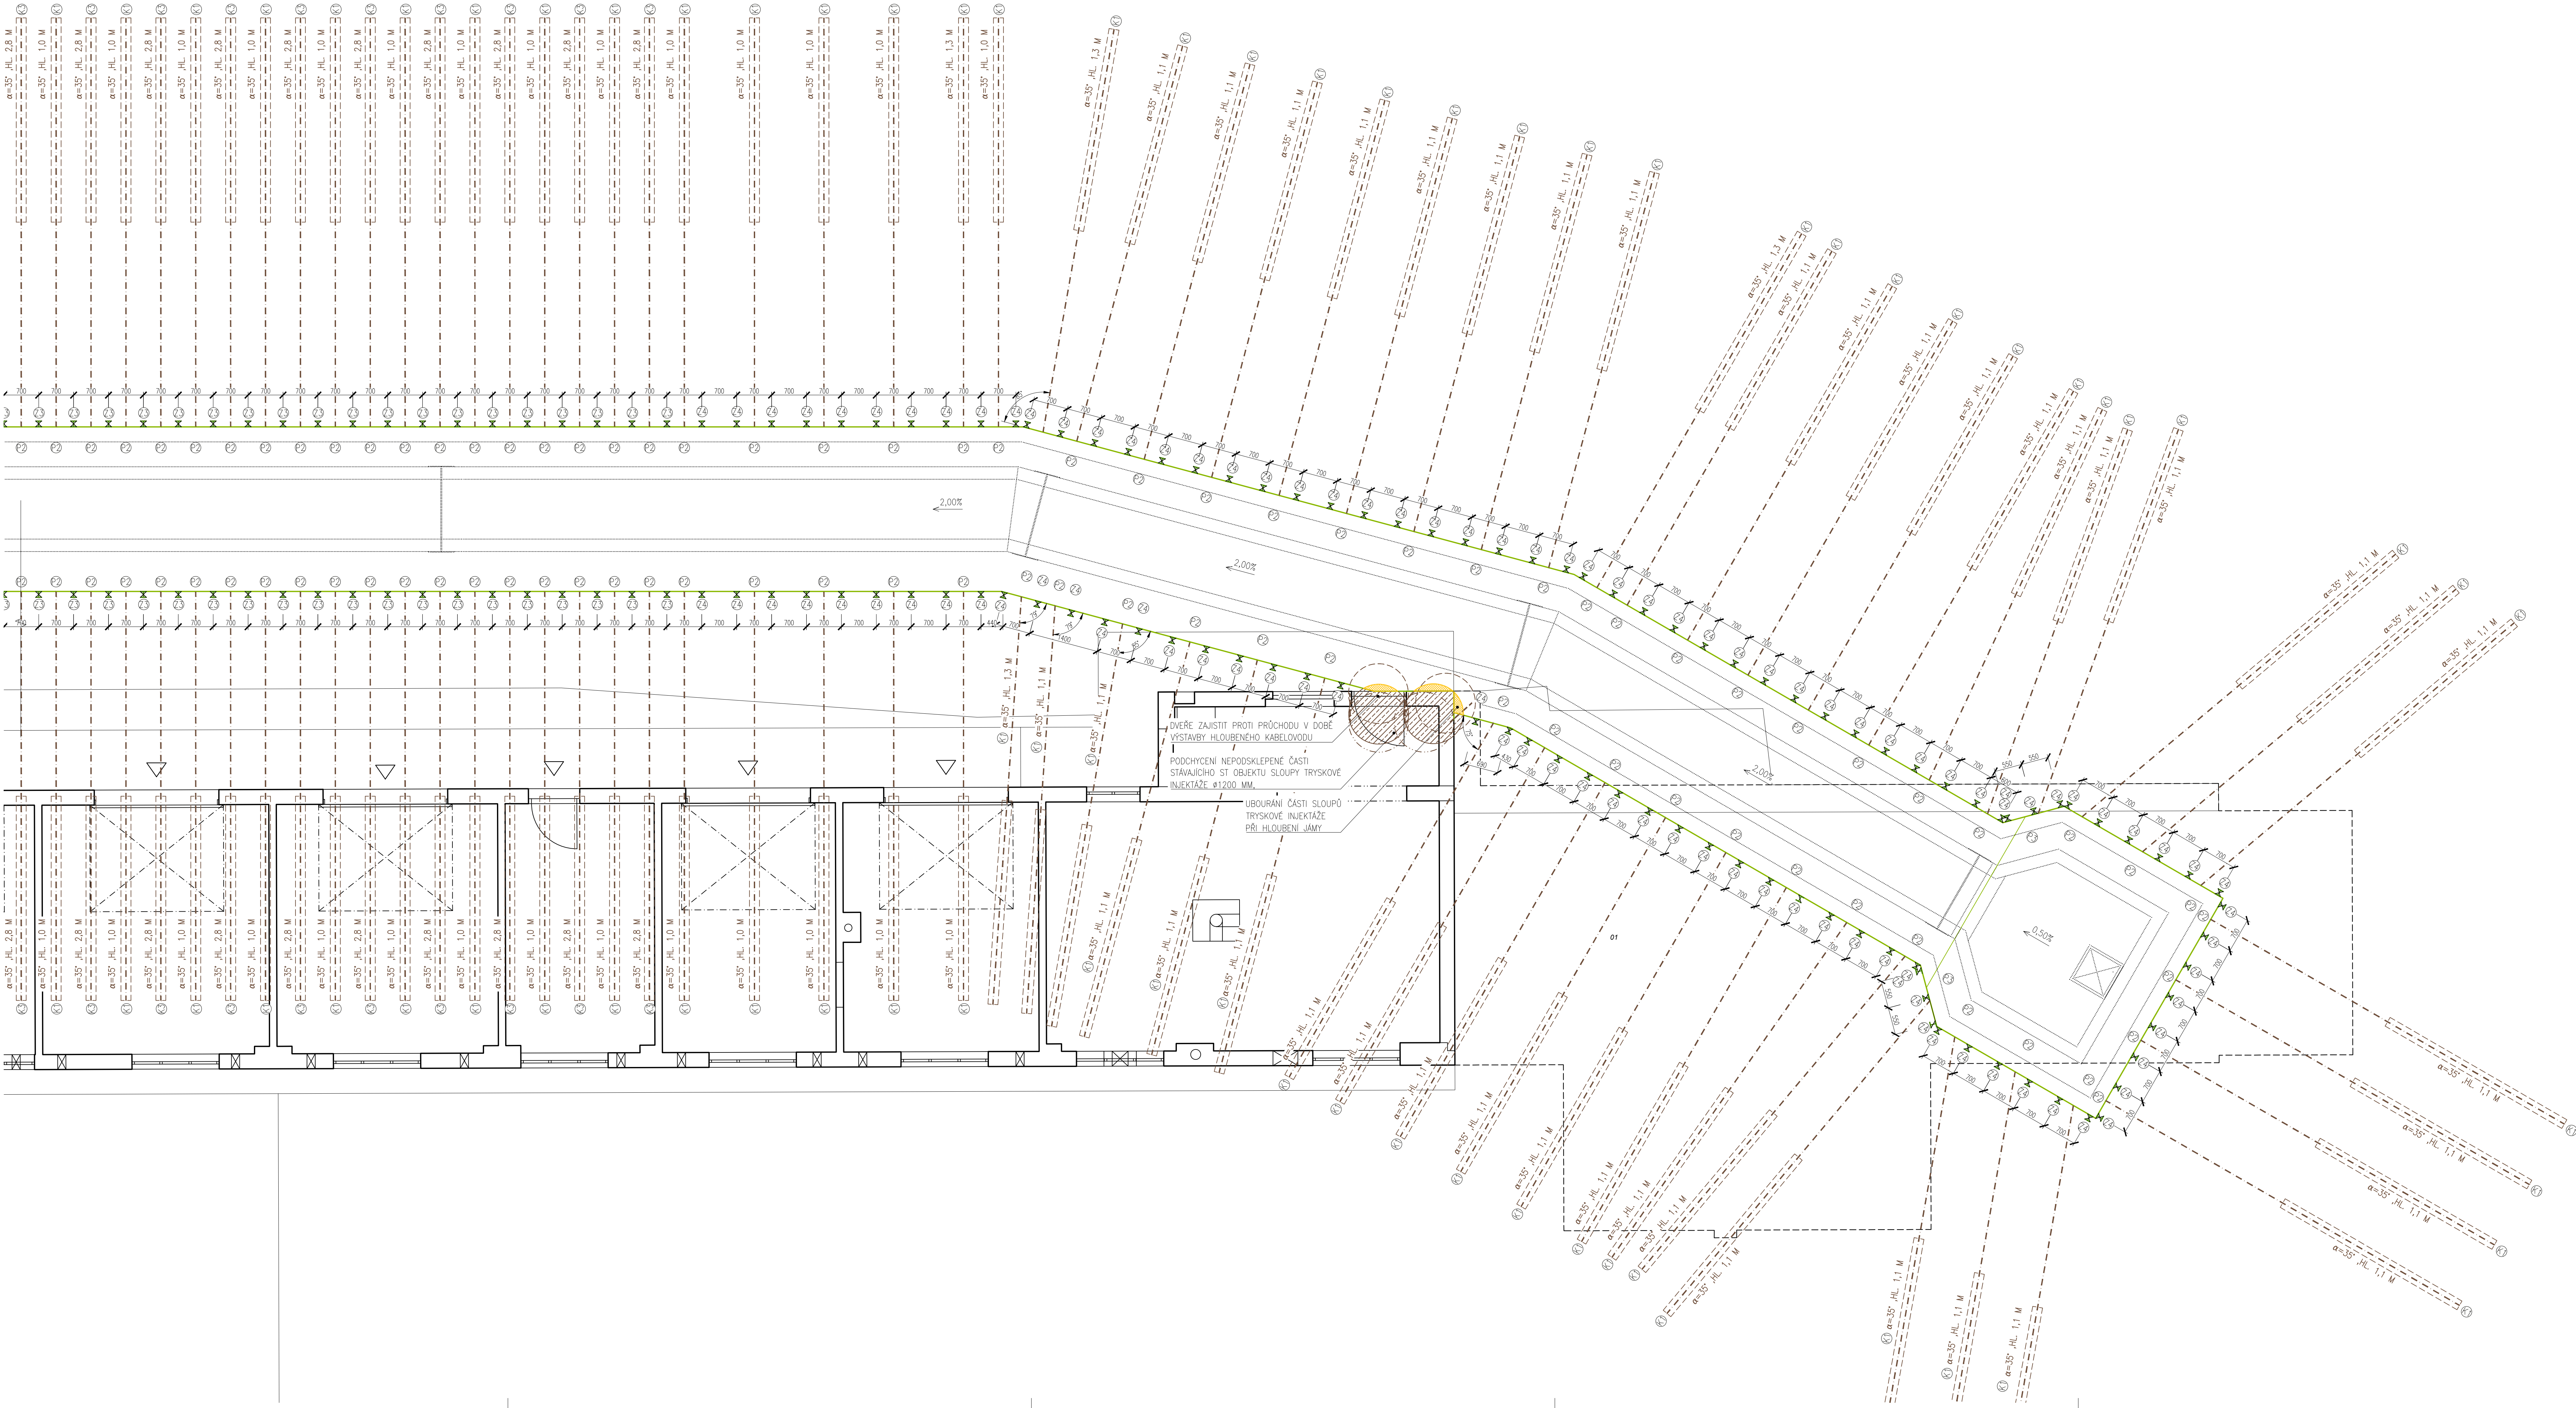



 


 
 



PŮDORYS - ŠACHTA Č. 4 A HLOUBENÝ KABELOVOD U ULICE STAROKOLÍNSKÁ

SCHÉMA
M 1:1000



Souřadnicový systém: S-JTSK
Výškový systém: Bvp

Přehled verzí přílohy			Jméno	Podpis
Číslo	Datum	Popis změny		
02	30.11.2019	DUSP a POPS se zpracovávajícími připomínkami	Ing. Marie Jančíčková	
	20.4.2019	Documentace k připomínkám SZDC	Ing. Marie Jančíčková	
Zadavatel: Správa železniční dopravní cesty, státní organizace Dlaždná 1003/7, Praha 1 - Nové Město 110 00 SZDC s.o., Stavební správa západ Sokolovská 278/1955, Praha 9 190 00				
Zhotovitel: PROJEKT servis spol. s r.o. U Elektry 830/2b, Praha 9 - Hloubětín 198 00 IČ: 49823141 tel.: 281 090 860 www.projekt-servis.cz firma@projekt-servis.cz				
Hlavní inženýr projektu: 			Zástupce hlavního inženýra projektu: 	
Ing. Bc. Martin Verner			Ing. Michaela Kopálková	
Zpracovatel částí: PROJEKT servis spol. s r.o. U Elektry 830/2b, Praha 9 - Hloubětín 198 00 IČ: 49823141 tel.: 281 090 860 www.projekt-servis.cz firma@projekt-servis.cz				
Vypracoval: 			Kontroloval: 	Odpovědný projektant: 
Ing. Marie Jančíčková			Ing. Martin Kouřilka	Ing. Bc. Martin Verner
KRAJ: Středočeský			OKRES: Kolín	
			OÚ: Kolín	
Název akce: Zajištění bezbariérového přístupu na nástupiště v ŽST Kolín				
Číslo: D.2.1.9 KABELOVODY, KOLEKTORY			Číslo zakázky: ZAK-2018-47	
SO 10-40-01 Kabelovod v ev. km 347,765			Stupeň: DUSP a POPS	
			Datum: 11/2019	
			Měřítko: 1:50; 1:1000	
			Formát: 12 x A4	
			Verze: 02	Číslo: D.2.1.9.1
Příloha: PAŽENÍ STAVEBNÍCH JAM PŮDORYS STAROKOLÍNSKÁ (3/3)			Č. přílohy: 10.4	