


PŮDORYS - STAROKOLÍNSKÁ - ČÁST 1/3

M 1:50

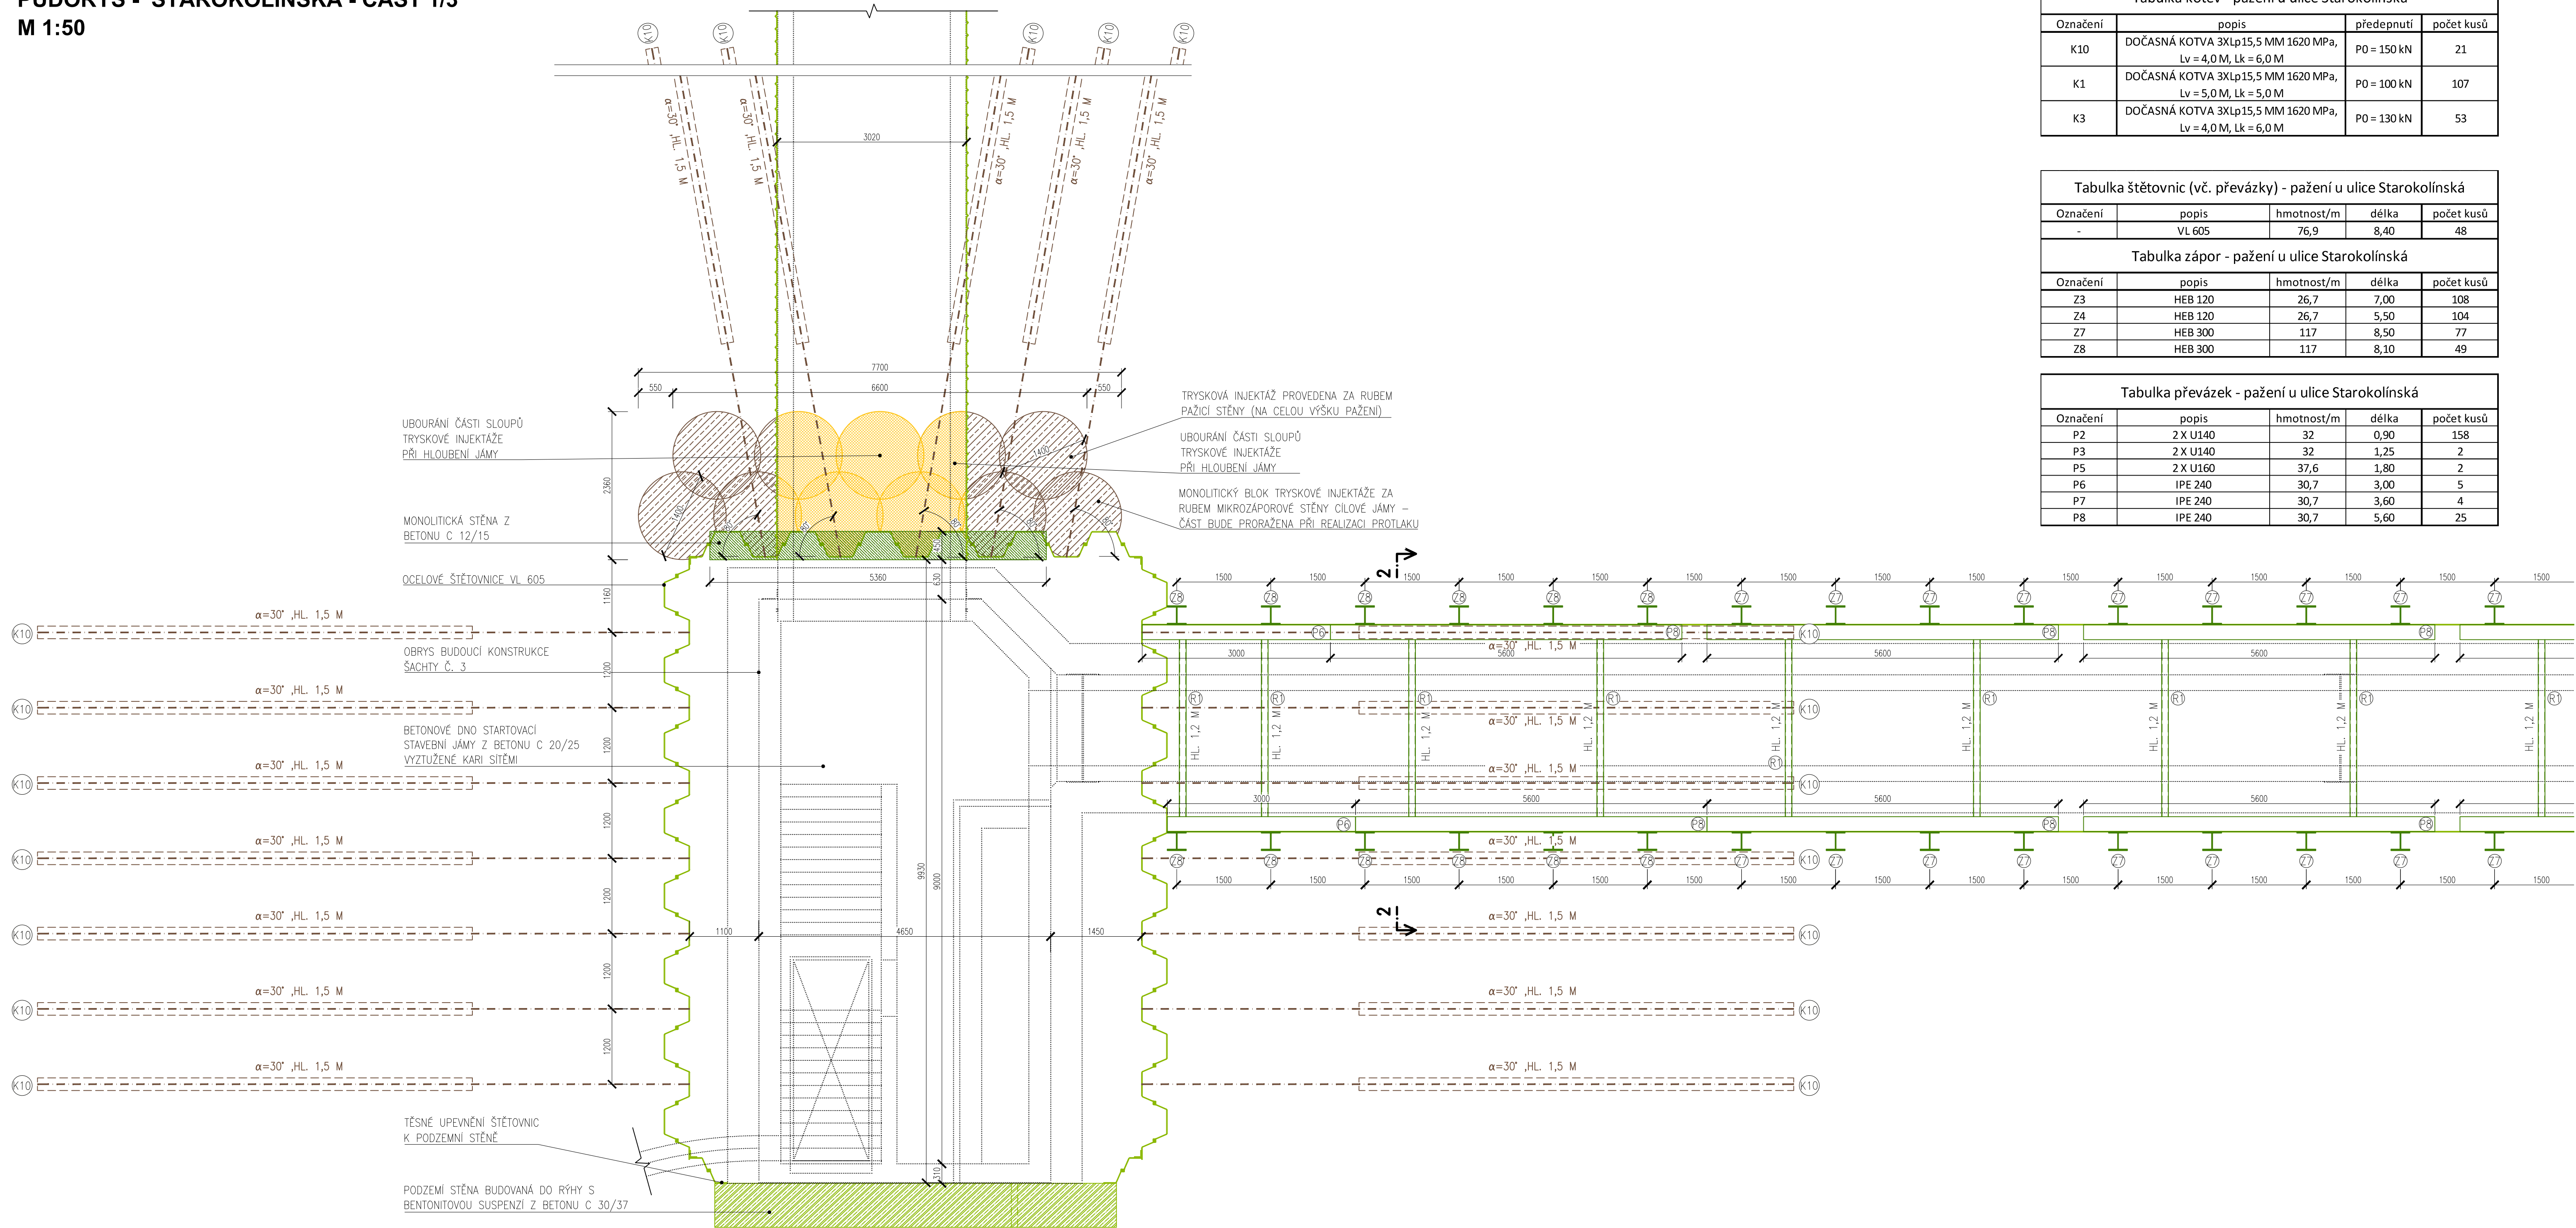


| Označení | popis | předepnutí | počet kusů |
|----------|---|-------------|------------|
| K10 | DOČASNÁ KOTVA 3Xlp15,5 MM 1620 MPa, Lv = 4,0 M, Lk = 6,0 M | P0 = 150 kN | 21 |
| K1 | DOČASNÁ KOTVA 3Xlp15,5 MM 1620 MPa, Lv = 5,0 M, Lk = 5,0 M | P0 = 100 kN | 107 |
| K3 | DOČASNÁ KOTVA 3Xlp15,5 MM 1620 MPa, Lv = 4,0 M, Lk = 6,0 M | P0 = 130 kN | 53 |

| Tabulka štětovnic (vč. převázky) - pažení u ulice Starokolínská | | | | |
|---|--------|------------|-------|------------|
| Označení | popis | hmotnost/m | délka | počet kusů |
| - | VL 605 | 76,9 | 8,40 | 48 |

 




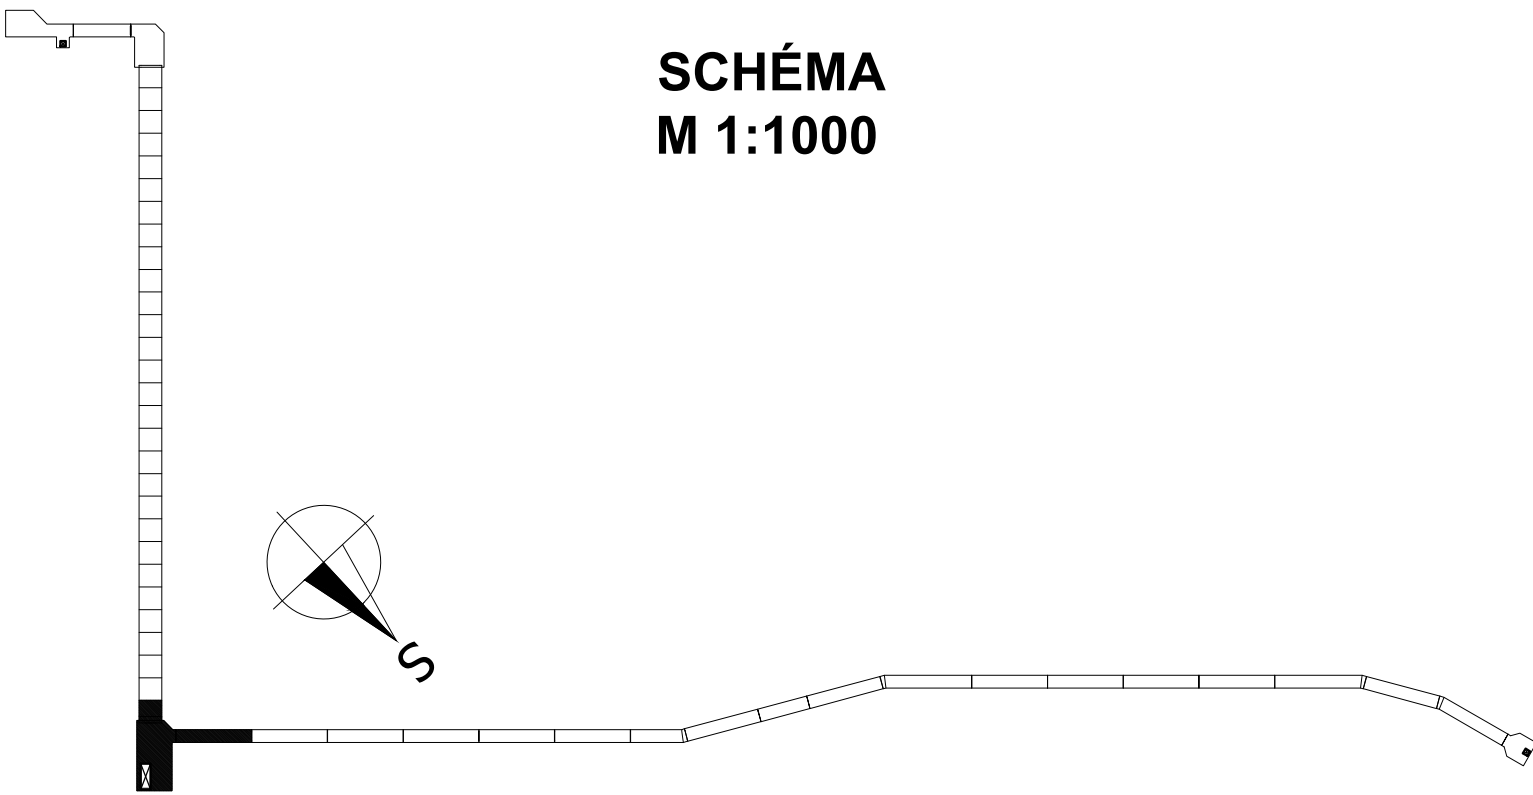

 
 
| Označení | popis | hmotnost/m | délka | počet kusů |
|----------|---------|------------|-------|------------|
| Z3 | HEB 120 | 26,7 | 7,00 | 108 |
| Z4 | HEB 120 | 26,7 | 5,50 | 104 |
| Z7 | HEB 300 | 117 | 8,50 | 77 |
| Z8 | HEB 300 | 117 | 8,10 | 49 |

| Označení | popis | hmotnost/m | délka | počet kusů |
|----------|----------|------------|-------|------------|
| P2 | 2 X U140 | 32 | 0,90 | 158 |
| P3 | 2 X U140 | 32 | 1,25 | 2 |
| P5 | 2 X U160 | 37,6 | 1,80 | 2 |
| P6 | IPE 240 | 30,7 | 3,00 | 5 |
| P7 | IPE 240 | 30,7 | 3,60 | 4 |
| P8 | IPE 240 | 30,7 | 5,60 | 25 |



Souřadnicový systém: S-JTSK

Výškový systém: Bpv

| Přehled verzí přílohy | | | | |
|---|------------|--|--|---|
| Číslo | Datum | Popis změny | Jméno | Podpis |
| | | | | |
| 02 | 30.11.2019 | DUPŠ a PDPS se zapracovávají připomínkami | Ing. Marie Jančíčková |  |
| Zadavatel: Správa železniční dopravní cesty, státní organizace Dlážděná 1003/7, Praha 1 - Nové Město 110 00 SŽDC s.o., Stavební správa západ Sokolovská 278/1955, Praha 9 190 00 | | |  | |
| Zhotovitel: PROJEKT servis spol. s r.o. U Elektry 830/2b, Praha 9 - Hloubětín 198 00 IČ: 49823141 tel.: 281 090 860 www.projekt-servis.cz firma@projekt-servis.cz | | |  | |
| Hlavní inženýr projektu: | |  | Zástupce hlavního inženýra projektu  Ing. Michaela Kopáková | |
| Zpracovatel částí: PROJEKT servis spol. s r.o. U Elektry 830/2b, Praha 9 - Hloubětín 198 00 IČ: 49823141 tel.: 281 090 860 www.projekt-servis.cz firma@projekt-servis.cz | | |  | |
| Vypracoval:  Ing. Marie Jančíčková | | Kontroloval:  Ing. Martin Koudełka | Odpovědný projektant:  Ing. Bc. Martin Verner | |
| KRAJ: Středočeský | | | OKRES: Kolín | OU: Kolín |
| Název akce: | | | | |
| Zajištění bezbariérového přístupu na nástupiště v ŽST Kolín | | | | |
| Část: D.2.1.9 KABELOVODY, KOLEKTORY | | | Číslo zakázky: ZAK-2018-47 | |
| SO 10-40-01 Kabelovod v ev. km 347,765 | | | Stupeň: DUSP a PDPS | |
| | | | Datum: 11/2019 | |
| | | | Měřítko: 1:50; 1:1000 | |
| Příloha: PAŽENÍ STAVEBNÍCH JAM PŮDORYS STAROKOLÍNSKÁ (1/3) | | | Formát: 10 X A4 | Verze: 02 |
| | | | Část: D.2.1.9.1 | Č. přílohy: 10.2 |