



Čerpací stanice ČS 2

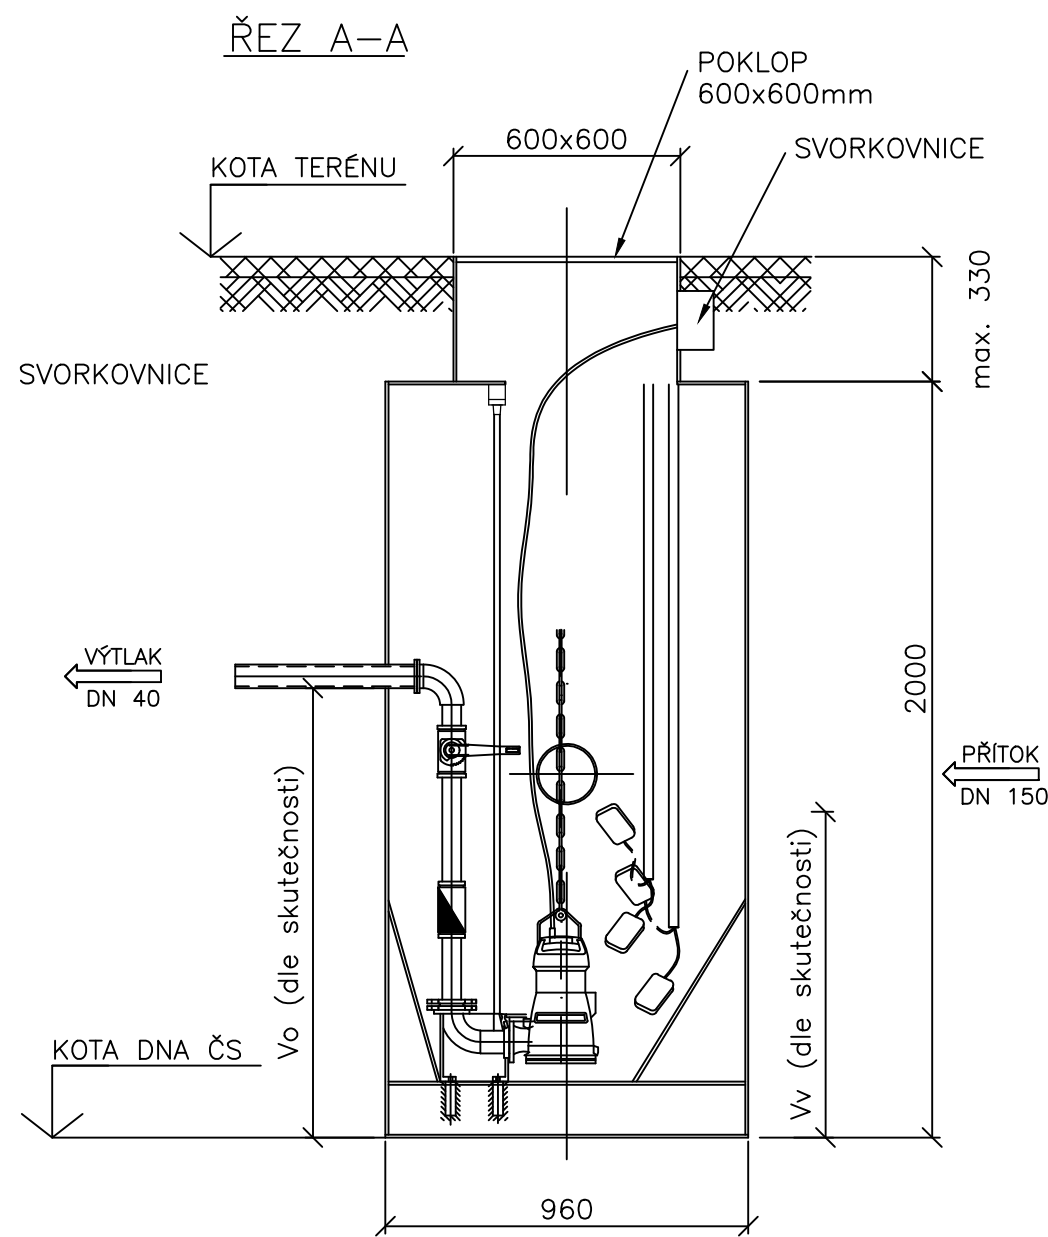

PŮDORYS

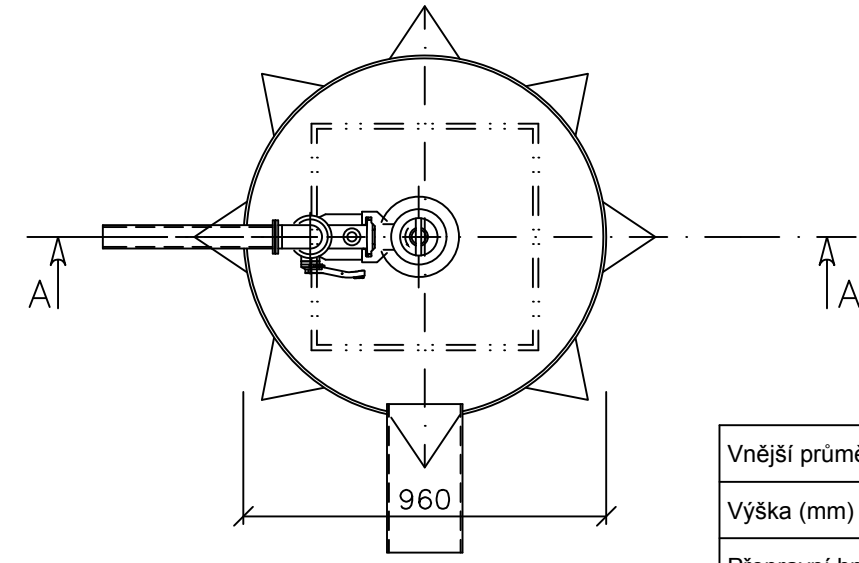

Vnější průměr (mm)	960
Výška (mm)	2000
Převážná hmotnost (kg)	185

Jiná ověření:		Paré:	
Orientační schéma:		Razítko oprávněné osoby:	
Revize:	Datum:	Popis:	Kontroloval:
000	30.6.2022	Definitivní odevzdání dokumentace	Ing. Filip Haška

Stavebník/Investor:	<b>Správa železnic, státní organizace</b>	
Adresa:	Dlážděná 1003/7, 110 00 Praha 1	
Zástupce investora:	Stavební správa východ	
Adresa:	Nerudova 773/1, 779 00 Olomouc	

Zhotovitel díla:	<b>Společnost SUBO-AFRY pro aktualizaci DÚR Brno-Přerov, 3.stavba</b>		
Adresa:	Kounicova 688/26, 611 36 Brno		
Kontakt:	T: +420 972 6258 04 E: sudop@sudop-brno.cz		
Zhotovitel objektu:	<b>SUDOP BRNO, spol. s r.o.</b>		
Adresa:	Kounicova 26, 611 36 Brno		
Kontakt:	T: +420 972 625 804 E: sudop@sudop-brno.cz		
Hlavní projektant (HIP):	Ing. Radomír Hanák	Specialista:	Ing. Bohdan Plch

Název stavby/akce:	<b>Výstavba TNS Nezamyslice</b>		Označení investora:	S621500588
Název části:	Potrubní vedení (voda, plyn, kanalizace)		Označení zhotovitele:	21061-01-0822
Název objektu/díle části:	<b>Potrubní vedení kanalizace, ČOV</b>		Označení části:	D.2.1.6
Název přílohy:	Čerpací stanice ČS2		Označení objektu/komplexu:	<b>D.2.1.6.1</b>
Název díle části přílohy:			Číslo přílohy:	<b>2. 702</b>
Odpovědný projektant:	Zpracovatel přílohy:	Měřítko: 1:20	Stupeň dokumentace:	<b>DÚR</b>
Ing. Filip Haška	Ing. Filip Haška	Formáty: 2 x A4	Smluvní datum zpracování:	<b>30.6.2022</b>
Kraj: Olomoucký	Katastrální území: Víceměřice [781452] Nezamyslice [589764]	TUDU: 2101		
Označení investora: 5 6 2 1 5 0 0 5 8 8 - D Ú R X - D 2 1 6 1 - 5 0 6 5 3 1 0 1 - X X - 2 - 7 0 2 - 0 0 0				