


VYTYČOVACÍ VÝKRES V KM 64,450 - 64,654 1:500

LEGENDA K VYTYČOVANÝM BODŮM:
SOUŘADNICOVÝ SYSTÉM S-JTSK
VÝŠKOVÝ SYSTÉM Bpv
PRO VYTYČENÍ BUDE POUŽITA PLATNÁ VYTYČOVACÍ SÍŤ STAVBY V DOBĚ VYTYČENÍ
PŘESNOST VYTYČENÍ DLE ČSN 730420-1 a 730420-2 *)

✕1 VYTYČOVANÝ BOD
✕ KABELOVÁ TRASA S VYTYČOVANÝM BODEM

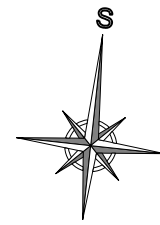


Legenda stávajících sítí:

- sdělovací vedení
- zabezpečovací vedení (multitrasa)
- kanalizace
- plynovod NTL
- plynovod STL
- plynovod VTL
- silnoproud NN
- silnoproud VN
- silnoproud VVN
- vodovod
- teplovod

Legenda koordinační situace

- stávající hranice pozemku SŽDC
- stávající hranice pozemku ČD
- stávající stav
- stávající hranice katastrální mapy
- hranice katastrálního území
- kolejové řešení, mostní a pozemní objekty
- kolejové řešení - směrová a výšková úprava koleje
- trativody
- svodné potrubí
- protihlukové stěny
- silnoproudá zařízení
- sdělovací zařízení
- zabezpečovací zařízení
- společná kabelová trasa zabezpečovací a sdělovací zařízení
- vodovod
- kanalizace
- oplocení
- trake
- trakční podpěry
- demolice
- související investiční akce

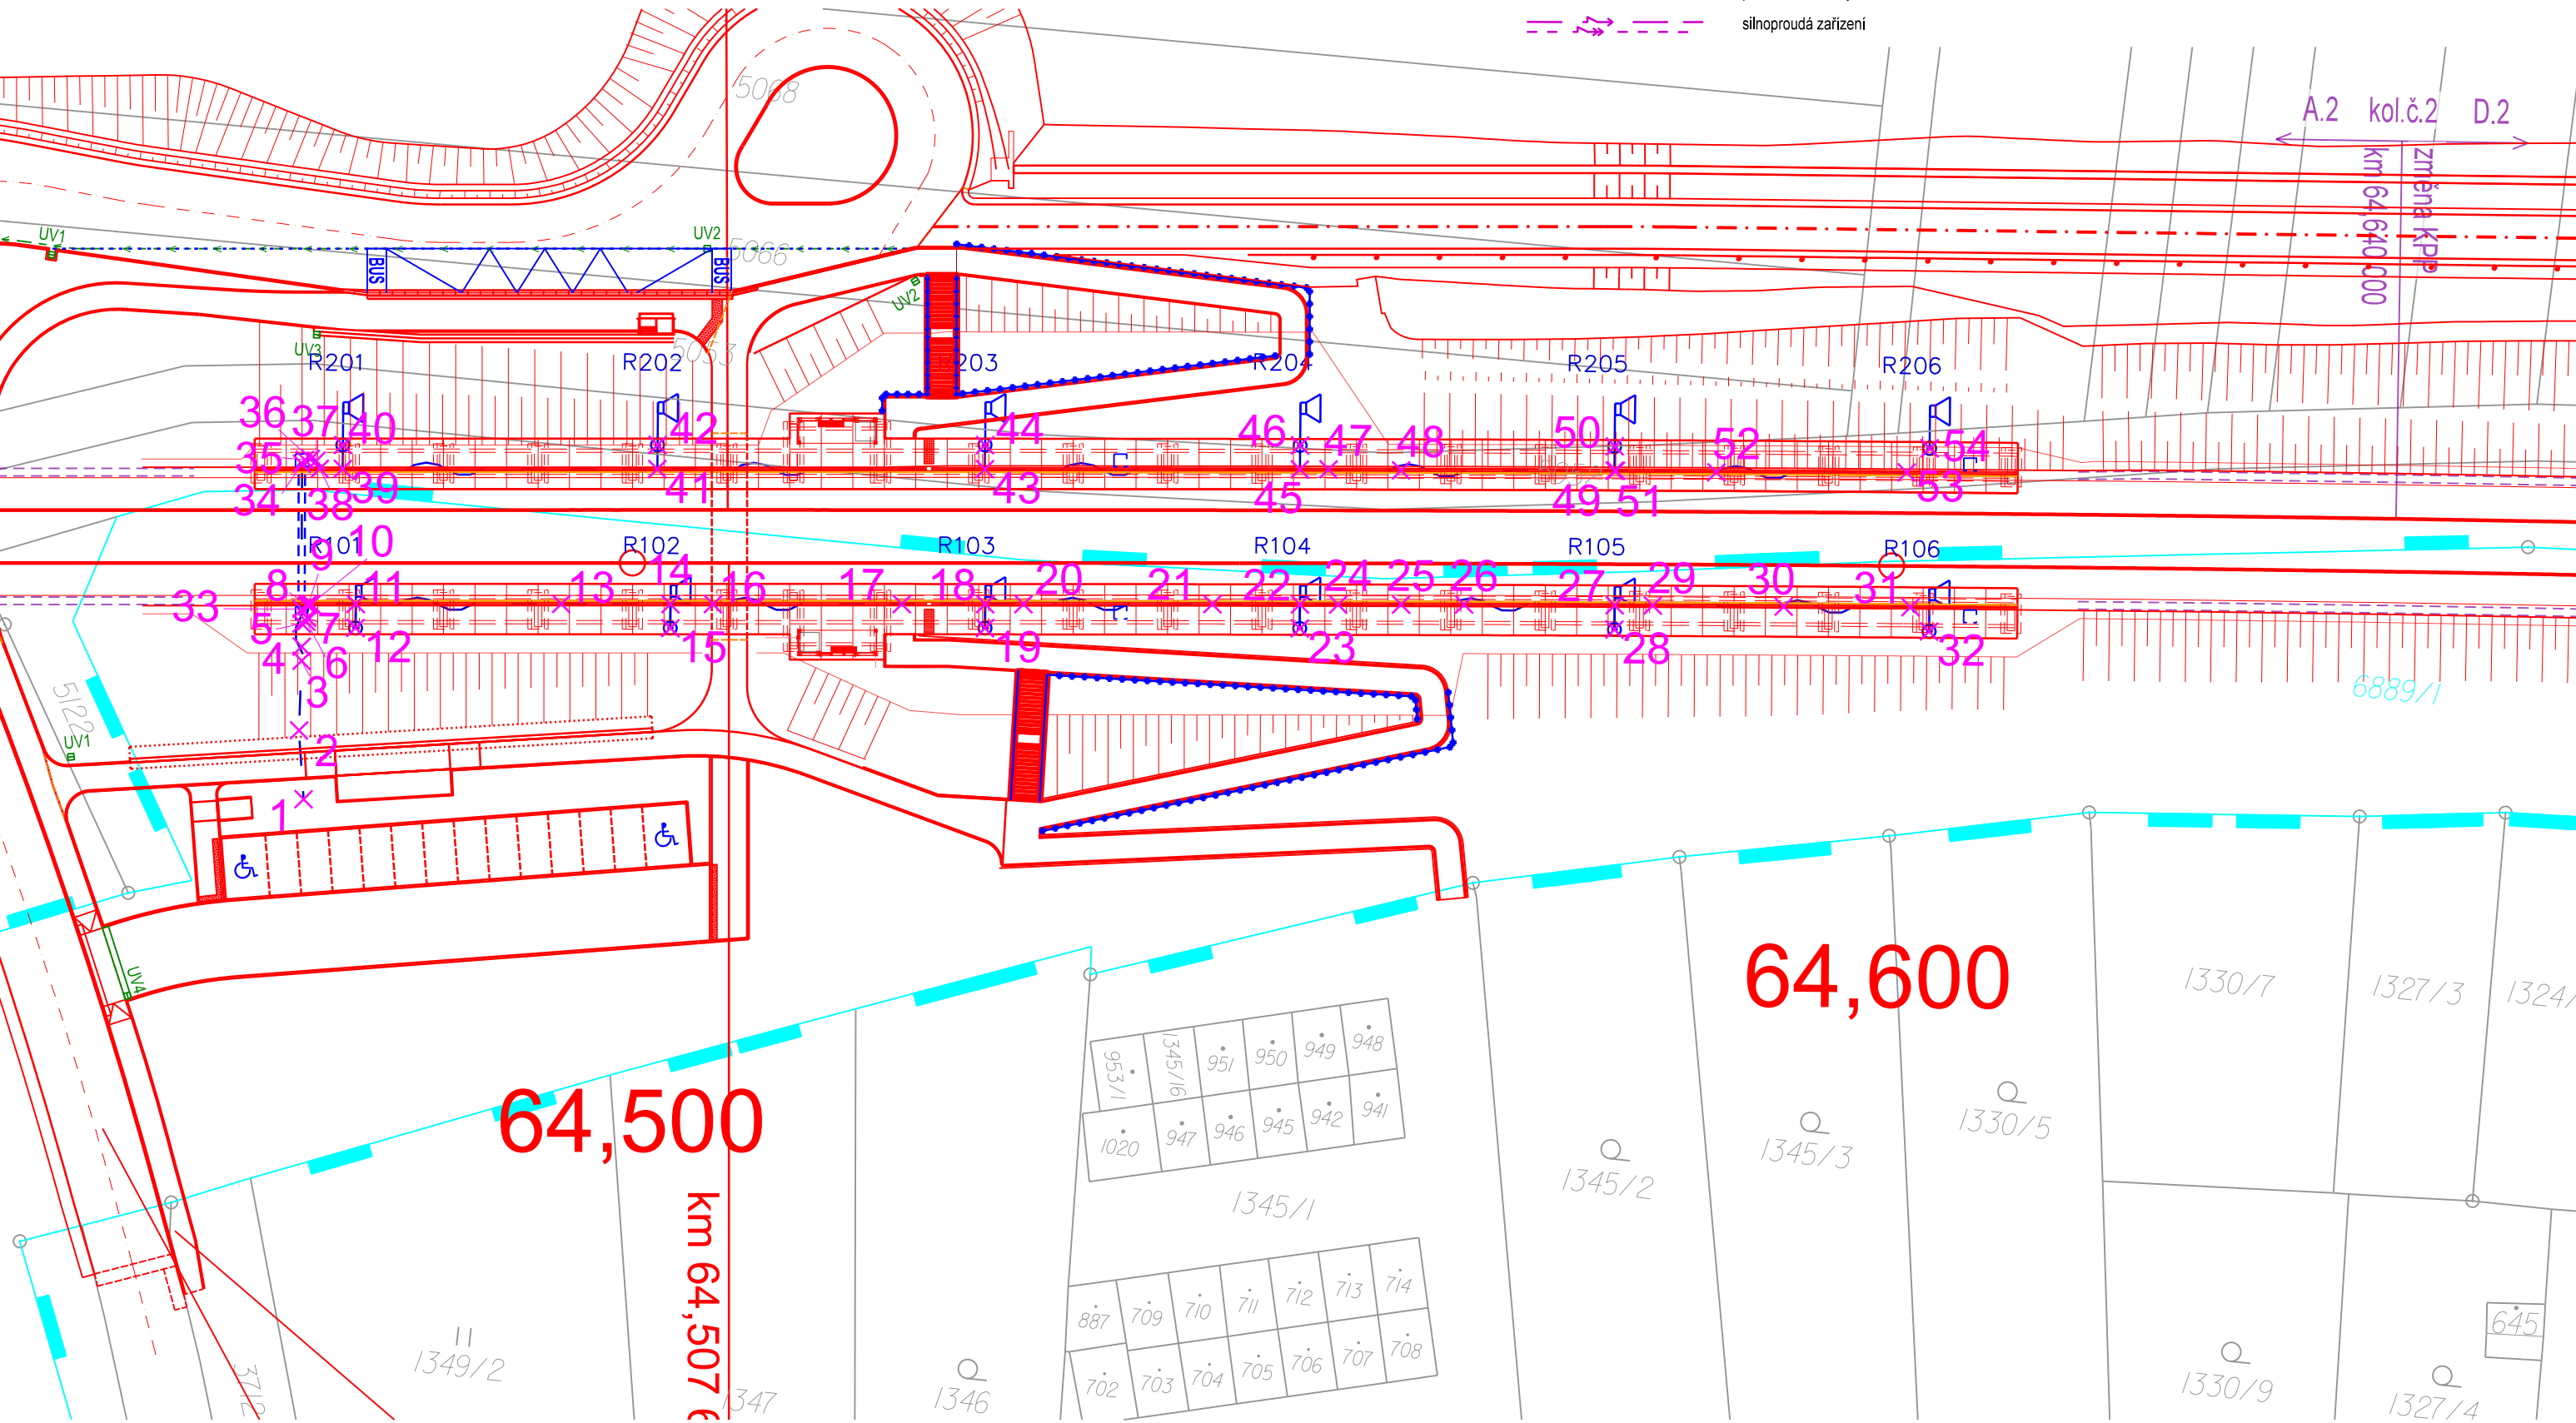

Číslo bodu	Y	X	Popis (poznámka)
2214090001	553365,487	1148557,385	Vstup do TO
2214090002	553366,437	1148551,988	Lomový bod kabelové trasy
2214090003	553366,819	1148546,472	Lomový bod kabelové trasy
2214090004	553366,940	1148545,350	Lomový bod kabelové trasy
2214090005	553367,128	1148543,527	Lomový bod kabelové trasy
2214090006	553366,787	1148543,322	Lomový bod kabelové trasy
2214090007	553366,742	1148543,032	Lomový bod kabelové trasy
2214090008	553366,851	1148542,021	Lomový bod kabelové trasy
2214090009	553366,769	1148541,921	Lomový bod kabelové trasy
2214090010	553366,544	1148541,898	Lomový bod kabelové trasy
2214090011	553363,034	1148541,519	Lomový bod kabelové trasy
2214090012	553362,850	1148543,427	Vstup do osvětlovacího stožáru
2214090013	553346,798	1148539,769	Lomový bod kabelové trasy
2214090014	553338,177	1148538,846	Lomový bod kabelové trasy
2214090015	553337,976	1148540,752	Vstup do osvětlovacího stožáru
2214090016	553334,820	1148538,486	Lomový bod kabelové trasy
2214090017	553319,091	1148536,874	Lomový bod kabelové trasy
2214090018	553313,324	1148536,166	Lomový bod kabelové trasy
2214090019	553313,132	1148538,060	Vstup do osvětlovacího stožáru
2214090020	553310,301	1148535,841	Lomový bod kabelové trasy
2214090021	553295,388	1148534,230	Lomový bod kabelové trasy
2214090022	553288,468	1148533,501	Lomový bod kabelové trasy
2214090023	553288,284	1148535,405	Vstup do osvětlovacího stožáru
2214090024	553285,451	1148533,183	Lomový bod kabelové trasy
2214090025	553280,480	1148532,646	Lomový bod kabelové trasy
2214090026	553275,509	1148532,109	Lomový bod kabelové trasy
2214090027	553263,619	1148530,885	Lomový bod kabelové trasy
2214090028	553263,432	1148532,800	Vstup do osvětlovacího stožáru
2214090029	553260,602	1148530,575	Lomový bod kabelové trasy
2214090030	553250,261	1148529,542	Vstup do osvětlovacího stožáru
2214090031	553240,227	1148528,511	Lomový bod kabelové trasy
2214090032	553238,569	1148530,274	Vstup do osvětlovacího stožáru
2214090033	553367,246	1148542,388	Vstup do chrániček
2214090034	553368,477	1148530,914	Výstup z chrániček
2214090035	553368,289	1148530,571	Lomový bod kabelové trasy
2214090036	553368,046	1148530,275	Lomový bod kabelové trasy
2214090037	553367,369	1148530,559	Lomový bod kabelové trasy
2214090038	553367,025	1148531,160	Lomový bod kabelové trasy
2214090039	553365,209	1148530,965	Lomový bod kabelové trasy
2214090040	553365,400	1148529,084	Vstup do osvětlovacího stožáru
2214090041	553340,370	1148528,299	Lomový bod kabelové trasy
2214090042	553340,558	1148526,393	Vstup do osvětlovacího stožáru
2214090043	553314,509	1148525,512	Lomový bod kabelové trasy
2214090044	553314,694	1148523,614	Vstup do osvětlovacího stožáru
2214090045	553289,630	1148522,837	Lomový bod kabelové trasy
2214090046	553289,817	1148520,946	Vstup do osvětlovacího stožáru
2214090047	553287,380	1148522,595	Lomový bod kabelové trasy
2214090048	553281,631	1148522,056	Lomový bod kabelové trasy
2214090049	553264,962	1148518,341	Lomový bod kabelové trasy
2214090050	553264,777	1148520,258	Vstup do osvětlovacího stožáru
2214090051	553264,665	1148520,246	Lomový bod kabelové trasy
2214090052	553256,721	1148519,531	Lomový bod kabelové trasy
2214090053	553241,691	1148517,907	Lomový bod kabelové trasy
2214090054	553240,092	1148515,807	Vstup do osvětlovacího stožáru

Spolufinancováno
Evropskou unií

Ministerstvo dopravy
Státní fond dopravní
infrastruktury

Jiná ověření:

Paré:

Orientační schéma:

Razítko oprávněné osoby:

Revize: 000

Datum: 1.5.2023

Popis: Dokumentace PDPS

Kontroloval: Ing. Filip Rozsypal

Stavebník/Investor: Adresa: Zástupce investora: Adresa:

Správa železnic, státní organizace
Dlážděná 1003/7, 110 00 Praha 1
Stavební správa východ
Nerudova 773/1, 779 00 Olomouc

Zhotovitel díla: Adresa: Kontakt:

Společnost Nej - Koj
MORAVIA CONSULT Olomouc a.s.
Legionářská 1085/8,
779 00 Olomouc
T: +420 585 570 444
E: moravia@moravia.cz

Metroprojekt Praha a.s.
Argentinská 1621/36
Holešovice 170 00 Praha 7
T: +420 296154105
E: info@metroprojekt.cz

Zhotovitel části/objektu: Adresa: Kontakt:

MORAVIA CONSULT Olomouc a.s.
Legionářská 1085/8, 779 00 Olomouc
T: +420 585 570 444
E: moravia@moravia.cz

Hlavní projektant (HIP): Ing. Jiří Malina

Specialista: Ing. Milan Oharek

Název stavby/akce: **Modernizace trati Brno-Přerov, 4. stavba Nezamyslice - Kojetín**

Název části: Rozhlasové zařízení

Název objektu/díle části: **Zast. Němčice n. H., rozhlasové zařízení**

Název přílohy: Vytyčovací výkres v KM 64,450 - 64,654

Název díle části přílohy: -

Odpovědný projektant: Ing. Ondřej Kopáč

Zpracovatel přílohy: Ing. Ondřej Kopáč

Měřítko: 1:500

Formáty: 4xA4

Kraj: Němčice nad Hanou (okres Prostějov);703044

TUDU: 2101 Brno-hl.n. - Přerov

Stupeň dokumentace: Část: D

Objekt: 2

Příloha: 2

Revize: 0

Označení investora: S621500589

Zakázka: 21-022-232-SR

Označení části: **D.1.2.2**

Označení objektu/komplexu: **PS 22-14-09**

Číslo přílohy (typ/pořadí): **2. 301**

Stupeň dokumentace: **PDPS**

Smluvní datum zpracování: **01.05.2023**

Označení investora: S621500589

Stupeň dokumentace: Část: D

Objekt: 2

Příloha: 2

Revize: 0

Označení investora: S621500589

Stupeň dokumentace: Část: D

Objekt: 2

Příloha: 2

Revize: 0

DOKUMENT LZE UŽÍVAT POUZE VE SHYSLU PŘÍSLUŠNÉ SMLOUVY O DÍLO. ŽÁDNÁ JEHO ČÁST NEMŮŽE BÝT DLE ZÁKONA Č.121/2000 Sb. KOPÍROVÁNA NEBO JINAK ROZŠÍŘOVÁNA BEZ SOUHLASU MORAVIA CONSULT Olomouc a.s.