

OZN.	FUNKČNÍ ČLENĚNÍ	NÁZEV	PLOCHA	SV. VÝŠKA	PODLAHA	STĚNA	PODHLAD	POZN.
IP01		SCHODIŠŤOVÝ PROSTOR	1264		VINYL/PISKOVEC	MALBA	MALBA	SCHODIŠŤE STÁVAJÍCÍ
IP02		CHODBA	169	2,50	VINYL	MALBA	SOK PLNÝ	SOKL 60 mm
IP03		KOUPELNA	5,92	2,70	DLAŽBA	OBKLAD/MALBA	SOK PLNÝ	
IP04		NOCLEŽNA	1192	2,90	VINYL	MALBA	SOK PLNÝ	SOKL 60 mm
IP05		CHODBA	4,02	2,50	VINYL	MALBA	SOK PLNÝ	SOKL 60 mm
IP06		SPOLČENSKÁ MÍSTNOST	1159	2,90	VINYL	MALBA	SOK PLNÝ	SOKL 60 mm
IP07		SKLAD	2,47	2,50	VINYL	MALBA	SOK PLNÝ	SOKL 60 mm
IP08		SKLAD	22,20	2,90	VINYL	MALBA	SOK PLNÝ	SOKL 60 mm
IP09		CHODBA	14,60	2,50	VINYL	MALBA	SOK PLNÝ	SOKL 60 mm
IP10		KANCELÁŘ ST	9,87	2,90	VINYL	MALBA	SOK PLNÝ	SOKL 60 mm
IP11		KANCELÁŘ SSZT	22,24	2,70	VINYL	MALBA	SOK PLNÝ	SOKL 60 mm
IP12		ŠATNA	8,21	2,70	VINYL	MALBA	SOK PLNÝ	SOKL 60 mm
IP13		SCHODIŠŤOVÝ PROSTOR	1311		VINYL/TER. DL.	MALBA	MALBA	SCHODIŠŤE STÁVAJÍCÍ
IP14		DENNÍ MÍSTNOST	7,83	2,90	VINYL	MALBA/OBKLD	SOK PLNÝ	SOKL 60 mm
IP15		KOUPELNA	3,88	2,70	DLAŽBA	OBKLAD/MALBA	SOK PLNÝ	
IP16		OLNA	18,48	2,90	VINYL	MALBA	SOK PLNÝ	SOKL 60 mm
IP17		NOCLEŽNA	8,70	2,90	VINYL	MALBA	SOK PLNÝ	SOKL 60 mm
IP18		KUCHYŇKA	3,54	2,90	VINYL	MALBA/OBKLD	SOK PLNÝ	SOKL 60 mm
IP19		WC MUŽI	1,92	2,40	DLAŽBA	OBKLAD/MALBA	SOK PLNÝ	
IP20		WC ŽENY	1,92	2,40	DLAŽBA	OBKLAD/MALBA	SOK PLNÝ	
IP21		CHODBA	3,60	2,70	DLAŽBA	MALBA	SOK PLNÝ	SOKL 60 mm
IP22		UMÝVÁRNA ŽENY	4,62	2,70	DLAŽBA	OBKLAD/MALBA	SOK PLNÝ	
IP23		UMÝVÁRNA MUŽI	5,04	2,70	DLAŽBA	OBKLAD/MALBA	SOK PLNÝ	

ROZVODNÁ SOUSTAVA: 3PEN AC 50Hz 400V/TN-C
3NPE AC 50Hz 400V/TN-S

OCHRANNÁ OPATŘENÍ DLE ČSN 33 2000-4-41 ed.3:

OCHRANNÁ OPATŘENÍ ZÁKLADNI PŘED DOTYKEM ŽIVÝCH ČÁSTÍ:

- IZOLACI, KRYTÝ A PŘEPAŽKAMI

OCHRANNÁ OPATŘENÍ PŘI PORUŠE PŘED DOTYKEM NEŽIVÝCH ČÁSTÍ:

- NORMALNÍ
- AUTOMATICKÝM ODPOJENÍM OD ZDROJE
- DOPLNĚNÁ
- DOPLŇUJÍCÍM POSPOJOVÁNÍM
- PROUDOVÝM CHRÁNÍČEM

VNĚJŠÍ VLIVY DLE ČSN 33 2000-5-51 ed.3: VIZ. PROTOKOL č 05/2022

VNĚJŠÍ VLIVY DLE ČSN 33 2000-7-701 ed.2: ZÓNY V KOUPELNÁCH A SPRCHÁCH

UMÝVACÍ PROSTOR UMYVADLA DLE ČSN 33 2130 ed.3

ZNAČENÍ SVÍTIDEL

TYP SVÍTIDLA DLE LEGENDY		X/1/1
ČÍSLO OKRUHU	ČÍSLO SPÍNAČE, PŘEPÍNAČE, OVLADAČE	

ZNAČENÍ NOUZOVÝCH SVÍTIDEL

N1/

TYP SVÍTIDLA DLE LEGENDY

ČÍSLO OKRUHU HL. OSVĚTLENÍ

		- Venkovní klimatizační jednotka / Venkovní jednotka tep. čerpadla (dodávka VZT / ÚT)
		- Vnitřní klimatizační jednotka / Vnitřní jednotka tep. čerpadla (dodávka VZT / ÚT)
















-  - Doplňující vodiče pospojování
-  - Hlavní ochranná přípojnice

 - Volný vývod 230V





















 


 - Volný vývod 400V

 - Elektrický rozvaděč








LEGENDA SVÍTIDEL:


-  **A** - Liniové LED svítidlo vestavné, 32W, 5500 lm, 4000K, hliníkové tělo, plastový difuzor, IP20
 -  **B** - Čtvercové LED svítidlo vestavné, 10,5W/1350 lm, 4000K, ocelové tělo, plastový difuzor, IP20
 -  **C** - Čtvercový LED panel vestavný do modulu M600, 52W, 5800lm, 4000K, tělo z eloxovaného hliníkového profilu, prismatický kryt, IP40
 -  **D** - Čtvercové LED svítidlo přísazené, 20W, 2300 lm, 3000K, ocelové tělo, plastový difuzor, IP20
 -  **E** - Čtvercový LED panel vestavný s rámečkem pro přisazenou montáž, 52W, 5800lm, 4000K, tělo z eloxovaného hliníkového profilu, prismatický kryt, IP40
 -  **F** - Čtvercový LED panel vestavný s rámečkem pro přisazenou montáž, 52W, 5800lm, 4000K, stmívač DIM 1-10V, tělo z eloxovaným hliníkovým profilem, prismatický kryt, IP40
 -  **G**  **G** - Čtvercové přísazené LED svítidlo s pohyblivým senzorem 12W, 1425 lm, 4000K + novozvukový modul 1W, 1h, SE, baterie NiCd, ocelové tělo, plastový difuzor, IP54
 -  **H** - Liniové LED svítidlo protažené, 35W, 5570 lm, 4000K, ocelové tělo, tenzén mikropřísavkové sklo, IP65, IK09
 -  **J** - Venkovní LED svítidlo nástěnné, 16W, 2350 lm, 3000K, pozinkované černé tělo, bílé plastové stínidlo, IP44
 -  **K** - Liniové LED svítidlo nástěnné nad umyvadla, tř. II., 8W, 650 lm, 4000K, kovové těleso, IP44
 -  **L**  **L** - Kruhové LED svítidlo přísazené protažené, 15W, 2110 lm, 4000K, polykarbonátový výlesek + kovový ochranný kš, stínidlo z opalového polykarbonátu, IP66
 -  **M** - Čtvercové LED svítidlo přísazené přísazené / závěsné, 10,5W/1350 lm, 4000K, ocelové tělo, plastový difuzor, IP20
 -  **S** - Světelný výstup v prostoru bytové jednotky, svítidlo bude vybráno uživateli


LEGENDA ZNAČENÍ:

-  - Spínač jednopólový polozapuštěný, fazení č.1, IP20
-  - Přepínač sériový polozapuštěný, fazení č.5, IP20
-  - Přepínač sřídavý polozapuštěný, fazení č.6, IP20
-  - Přepínač sřídavý dvojitý polozapuštěný, fazení č.6+6, IP20
-  - Spínač třípólový polozapuštěný, fazení č.3/5, IP20
-  - Ovladač tlačítkový polozapuštěný, fazení č.1/0, IP20
-  - Ovladač stmívací, IP20
-  - Snimač pohybu stropní / nástěnný, IP20
-  - Spínač jednopólový nástěnný, fazení č.1, IP54
-  - Přepínač sériový nástěnný, fazení č.5, IP54
-  - Přepínač sřídavý nástěnný, fazení č.6, IP54
-  - Přepínač křížový nástěnný, fazení č.7, IP54
-  - Zásuvka jednodnosobná polozapuštěná 2P+PE, 230V/16A, IP20
-  - Zásuvka jednodnos. polozapuštěná 2P+PE s ochr. proti přepětí, 230V/16A, IP20
-  - Zásuvka jednodnosobná nástěnná 2P+PE, 230V/16A, IP54
-  - Zásuvka jednodnosobná nástěnná 3P+N+PE, 400V/16A, IP44
-  - Přívodka průmyslová nástěnná 3P+N+PE, 400V/16A, IP44
-  - Ventilátor (dodávka VZT)
-  - Ovládací rukou s automatickým spínáním
-  - Napájecí zdroj pro splachování pisoaru (dodávka ZTI)
-  - Pohon dveří / Servopohon VZT klásky (dodávka stavby /dodávka VZT)
-  - Venkovní klimatizační jednotka / Venkovní jednotka tep. čerpadla (dodávka VZT)
-  - Vnitřní klimatizační jednotka / Vnitřní jednotka tep. čerpadla (dodávka VZT / ÚT)
- - Doplňující vodiče pospojování
- - Hlavní ochranná připojnice
- - Volný vývod 230V
- - Volný vývod 400V
- - Elektrický rozváděč

LEGENDA NOUZOVÝCH SVÍTIDEL:

- | | | |
|---|----|--|
|  | N1 | Nouzové LED svidlo akumulátorové s piktogramem pro nástěnnou montáž, 230V, 50Hz, 8W, s autotestem, sipka doko, autonomnost 1 h, IP65 |
|  | N2 | Nouzové LED svidlo akumulátorové s podvěrným piktogramem, 230V, 50Hz, 6W, s autotestem, sipka doko, autonomnost 1 h, IP65 |
|  | N3 | Nouzové LED svidlo akumulátorové s piktogramem pro nástěnnou montáž, 230V, 50Hz, 2W, s autotestem, sipka vlevo/vpravo, autonomnost 1 h, IP65 |
|  | N4 | Nouzové vestavné LED svidlo akumulátorové, evakuační osvětlení, optika Lungaluce, 24W, autonomnost 1 hod., IP43 |
|  | N5 | Nouzové vestavné LED svidlo akumulátorové, protipanické osvětlení, optika Lungaluce, 24W, autonomnost 1 hod., IP43 |
|  | N6 | Nouzové přisazené LED svidlo akumulátorové, protipanické osvětlení, optika Lungaluce, 24W, autonomnost 1 hod., IP43 |
|  | N7 | Nouzové LED svidlo akumulátorové bez piktogramu pro přisazenou montáž, 230V, 50Hz, 6W, s autotestem, autonomnost 1 h, IP65 |

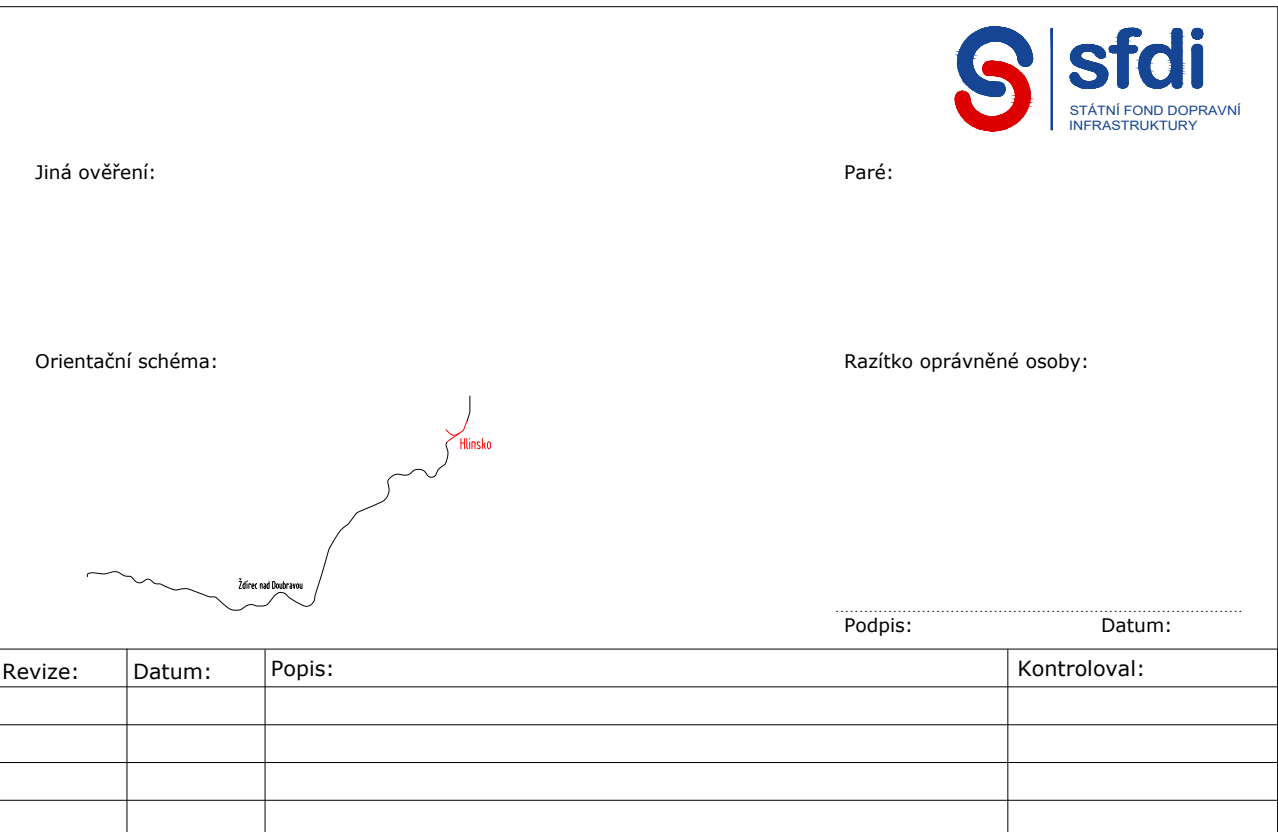

Stavebník/Investor: Zástupce investora: Adresa:	SPRÁVA ŽELEZNIC, státní organizace Dělná 1003/7, 110 00 Praha 1 Stavební správa východ Nerudova 773/01, 779 00 Olomouc	 SPRÁVA ŽELEZNIC
Zhotovitel díla: Adresa: Kontakt:	Správa železnic, státní organizace Markýty Kuncové 990/12, 615 00 Brno + +420 972 235 830 E: 009sek@spravazeleznic.cz	 SPRÁVA ŽELEZNIC
Zhotovitel částí/objektu: Adresa: Kontakt:	Ing. Bobulslav Šulák Solanec pod Solánem, 756 62 Hutisko-Solanec T: +420 724 283 386 E: bob.sulak@tzb-projekt.eu	
Hlavní projektant (HIP):	Bc. Jiří Plesník	Specialista: Ing. Jiří Kolář

Název stavby/akce:	Rekonstrukce výpravní budovy Hlinsko v Čechách		Označení investora:	S621900252	
Název části:	Pozemní objekty budov		Zakázka:	2201	
Název objektu/díle části:	ŽST Hlinsko v Čechách, nádražní budova Zařízení silnoproudé elektrotechniky včetně ochrany před bleskem		Označení části:	D.2.2.1	
Název přílohy:	Půdorys 2.NP		Označení objektu/komplexu:	SO 11-71-01.47	
Název díle části přílohy:	Osvětlení a rozvody		Číslo přílohy (typ/pořadí):	2. 203	
Odpovědný projektant:	Zpracovatel přílohy:	Měřítko: 1:50	Stupeň dokumentace:	PDPS	
Ing. Bohuslav Šulák	Ing. Bohuslav Šulák	Formáty: 1260x420	Smluvní datum zpracování:	30.11.2023	
Kraj:	Katastrální území:	TUDU:			
Paroubický	Hlinsko v Čechách [639303]	1611 E3			
Seznam investora	Seznam dokumentů	Číslo:	Příloha	Revize	
1 2 3 4 5 6 7 8 9 10 11 12	1 2 3 4 5 6 7 8 9 10 11 12	1 2 3 4 5 6 7 8 9 10 11 12	1 2 3 4 5 6 7 8 9 10 11 12	1 2 3 4 5 6 7 8 9 10 11 12	
Prostředí pro další informace					