


IMPLEMENTACE 5G/FRMCS - 1. ETAPA

SITUAČNÍ VÝKRES VÍTKOVSKÉ TUNELY - ZÁPADNÍ PORTÁLY - TRASA PŘÍPOJKY
MĚŘÍTKO 1:500

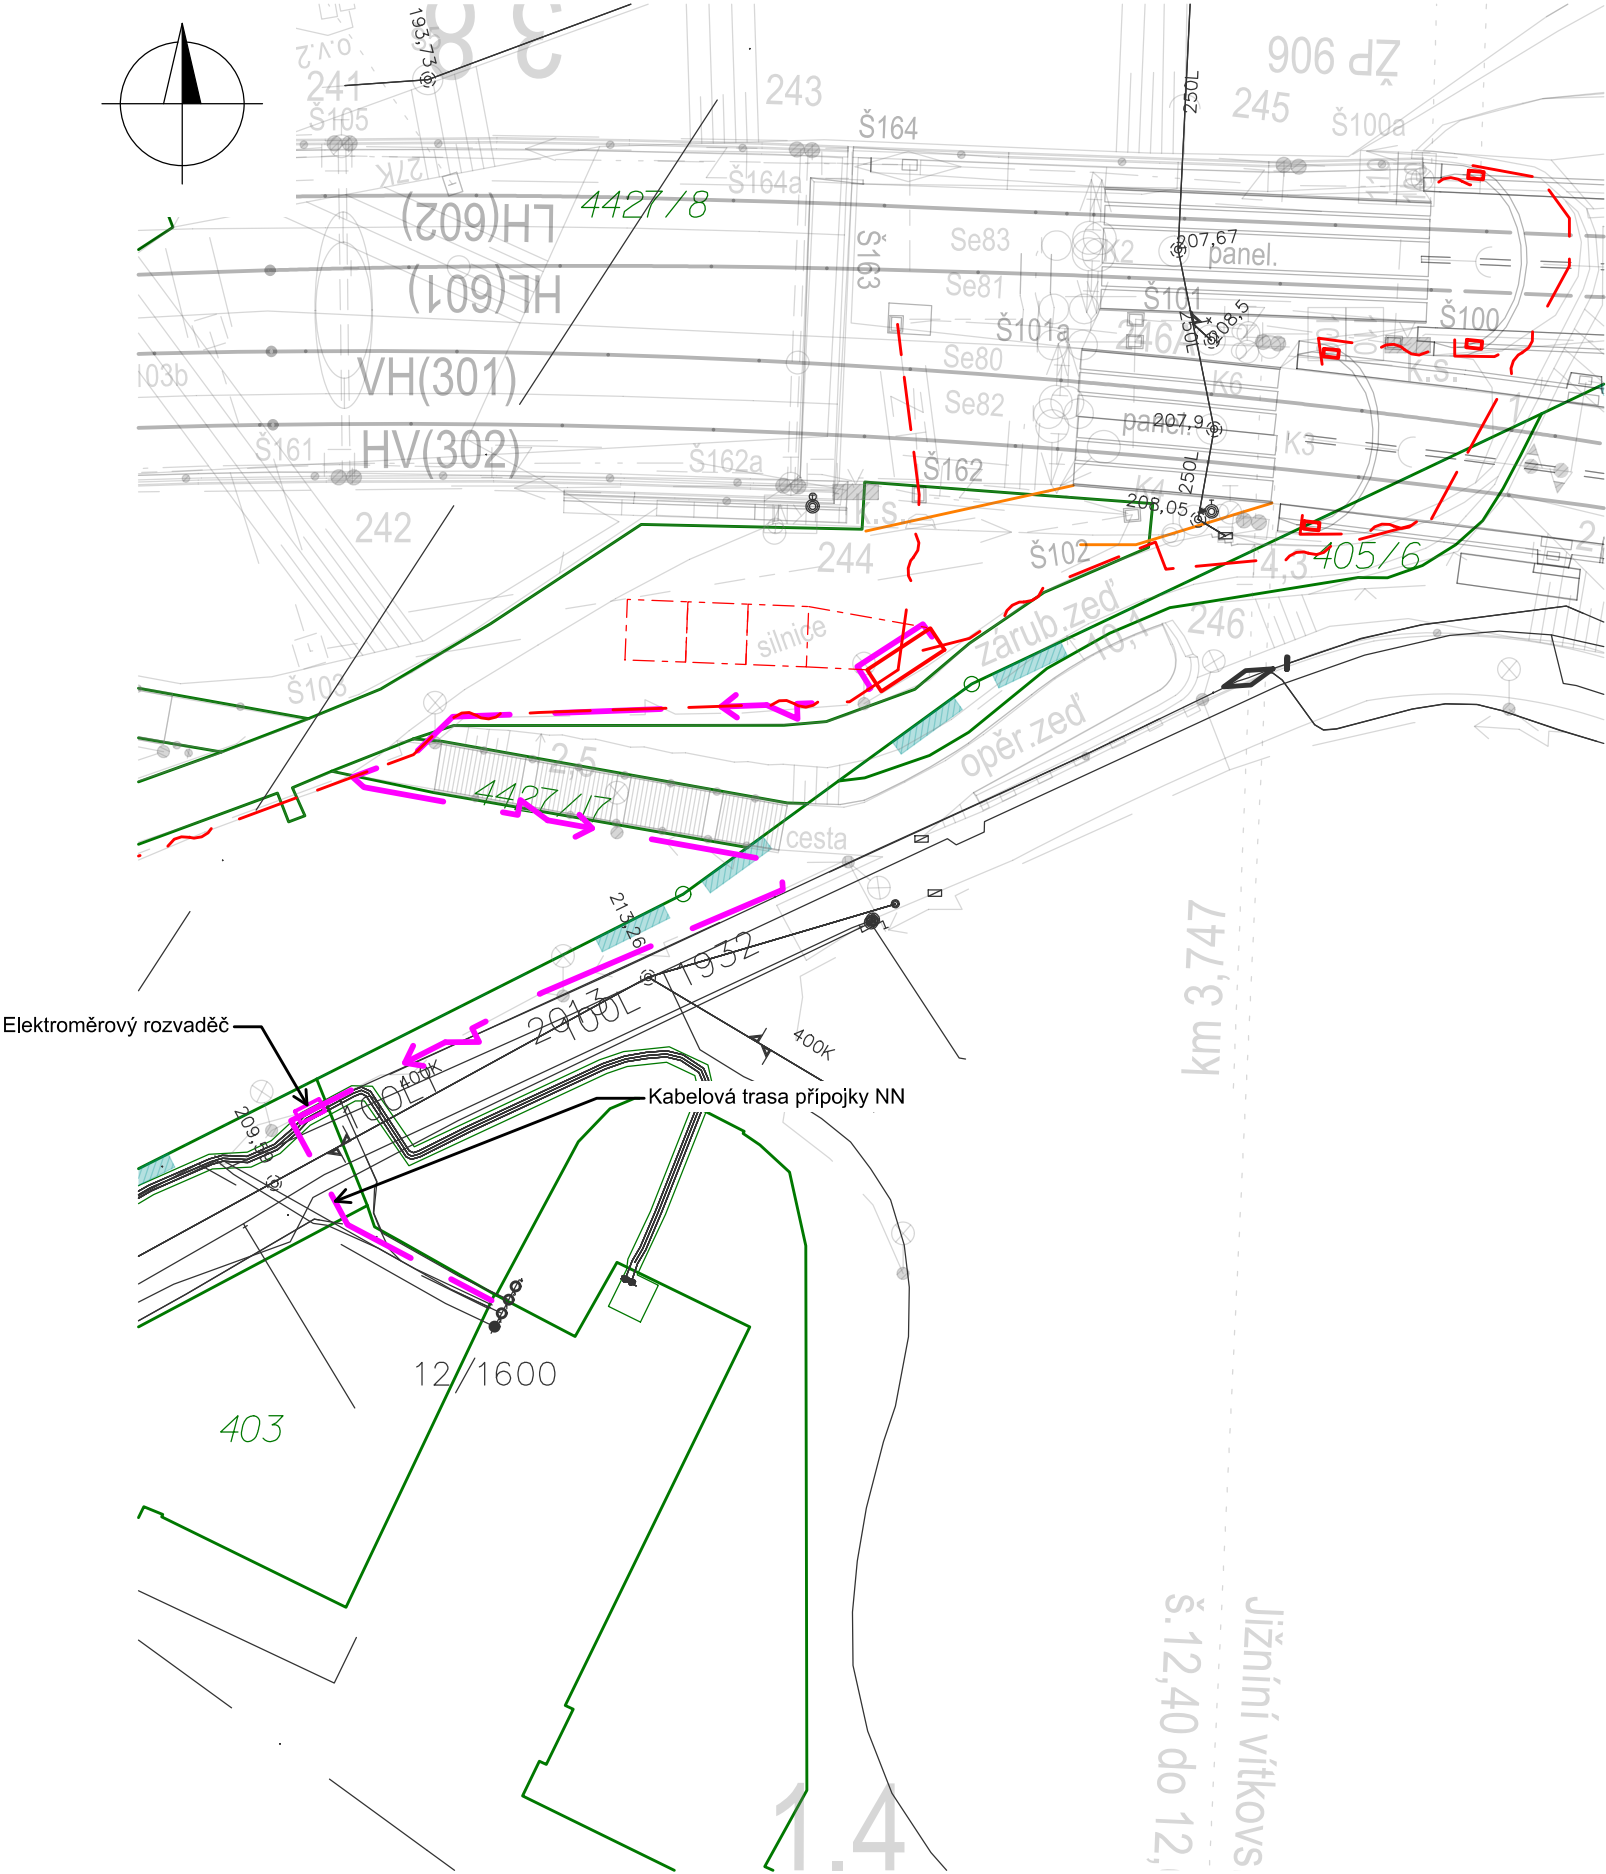

VYSVĚTLIVKY PRO MAPY JŽM A KASTRÁLNÍ MAPU

Sytě červeně budováno v rámci části D.1, sytě flalově v rámci D.2

- této stavby

 - Technologie
 - Trasa nové sdělovací kabelizace (optický kabel, HDPE, metalický kabel)
 - Trasa nové silové přípojky NN
 - Nový silový rozvaděč/kabelová skříň
 - Nová kabelová komora
 - Uzemnění
 - Hranice pozemků katastru nemovitostí
 - Hranice drážního pozemku
 - Hranice dělení ÚMVŽST
 - Požárně nebezpečný prostor u portálu (hnědo červená barva)
 - Přístupové zachranné cesty k portálům (hnědo červená barva)
- Stávající inženýrské sítě :

 - Sítě NN podzemní/nadzemní
 - Sítě VN podzemní/nadzemní
 - Sítě VVN podzemní/nadzemní
 - Plynovod NTL
 - Plynovod STL
 - Plynovod VTL
 - Sítě sdělovací podzemní/nadzemní
- Teplovod podzemní/nadzemní
 - Sítě zabezpečovacího zařízení dráhy
 - Kanalizace
 - Vodovod
 - Rádio-reléové spoje

Vyznačení inženýrských sítí je pouze orientační. Před započítím stavby a provádění výkopů kabelových rýh a ostatních zemních prací (výkopů pro základy, kabelové trasy, jam pro uložení kabelových komor a jam pro provedení protlaků a pod) je nutné provést jednotlivými správci těchto sítí jejich přesné vytyčení a tím zabránit jejich případnému poškození.

Při definitivním situování kabelové trasy je nutno vždy zohlednit stávající podzemní řády.

Veškeré kóty na výkresech situací jsou pouze orientační!

Jiná ověření:				Paré:			
Orientační schéma:				Razítka oprávněné osoby:			
Podpis:				Datum:			
Revize:	Datum:	Popis:		Kontroloval:			
000	30.09.2024	Čistopis dokumentace		Ing. Karel Košář			
Stavebník/Investor:				Správa železnic, státní organizace			
Adresa:				Dlážděná 1003/7, 110 00 Praha 1			
Zástupce investora:				Stavební správa západ			
Adresa:				Ke Štvanici 656/3, 186 00 Praha 8 - Karlín			
Zhotovitel díla:				SUDOP PRAHA a.s.			
Adresa:				Olšanská 2643/1a, 130 00 Praha 3			
Kontakt:				T: +420 605 229 020 E: praha@sudop.cz			
Zhotovitel části/objektu:				SUDOP PRAHA a.s.			
Adresa:				Olšanská 2643/1a, 130 00 Praha 3			
Kontakt:				T: +420 605 229 020 E: praha@sudop.cz			
Hlavní projektant (HIP):				Ing. Martin Štrof		Specialista: Ing. Karel Košář	
Název stavby/akce:		Implementace 5G/FRMCS na železničním koridoru Praha - Č. Třebová - Brno/Ostrava, 1. etapa - pokrytí tunelů 5G		Označení investora:		S632000565	
Název části:		Rozvody VN, NN, osvětlení a dálkové ovládání odpojovačů		Zakázka:		23-119.208	
Název objektu/díleč části:		Rozvody VN, NN, osvětlení a dálkové ovládání odpojovačů		Označení části:		D.2.3.6	
Název přílohy:		Vítkovské tunely		Označení objektu/komplexu:		SK 00-86-02	
Název díleč části přílohy:		Situace, západní portál		Číslo přílohy (typ/pořadí):		2. 101	
Odpovědný projektant:		Zpracovatel přílohy:		Měřítko:		Stupeň dokumentace:	
Ing. Eduard Košťál		Ing. Eduard Košťál		1:500		DUSL	
Kraj:		Katastrální území:		Formáty:		Smluvní datum zpracování:	
viz textová část		viz textová část		3xA4		30.09.2024	
Označení investora:..		Stupeň dokumentace:		Část:		Objekt:	
S 6 3 2 0 0 0 0 5 6 5		- D U S L -		D 2 3 0 6		- S K 0 0 8 6 0 2 -	
-		-		-		X X - 2 - 1 0 1 - 0 0 0	