


- LEGENDA BAREVNÉHO ROZLIŠENÍ OBJEKTŮ:
- STÁVAJÍCÍ KOLEJE A JINÉ STÁVAJÍCÍ OBJEKTY
 - KATASTRÁLNÍ MAPA
 - NOVÉ KOLEJE, NÁSTUPIŠTĚ, KOMUNIKACE A POZEMNÍ STAVBY
 - KABELOVODY
 - PROTIHLUKOVÉ STĚNY, IPO
 - ODVODNĚNÍ KOLEJIŠTĚ
 - PROVIZORNÍ OBJEKTY A TRASY
 - SANACE MOSTNÍHO OBJEKTU
 - TRAKČNÍ VEDENÍ, MOSTNÍ OBJEKTY, ODVODNĚNÍ KOMUNIKACÍ
 - VODOVODY
 - TEPLOVODY
 - KANALIZACE
 - PLYNOVODY
 - TLAKOVÝ VZDUCH
 - ZABEZPEČOVACÍ ZAŘÍZENÍ
 - SILNOPROUD
 - SDĚLOVACÍ ZAŘÍZENÍ
 - HLAVNÍ KABELOVÁ TRASA
 - ZAŘÍZENÍ STAVENÍŠTĚ
 - BUDOVA S ČÍSLEM POPISNÝM - ÚPRAVY
 - BUDOVA S ČÍSLEM POPISNÝM - DEMOLICE
 - HRUBÉ TERÉNNÍ ÚPRAVY
 - ENERGETICKÉ ROZVODY - ČEZ
 - DOPRAVNÍ ZNAČENÍ
 - SOUVISEJÍCÍ STAVBY
 - LINIE HMATNÉ - NÁSTUPIŠTĚ
 - DEMOLICE A DEMONTÁŽE
 - HRANICE KATASTRU
 - DOPRAVNÍ TRASY
 - HRANICE OBVODU DRÁHY - POZEMEK SŽ
 - HRANICE OBVODU DRÁHY - POZEMEK ČD
 - OCHRANNÉ PÁSMO VODNÍHO ZDROJE - VRT K 1
 - MĚSTSKÁ PAMÁTKOVÁ ZÓNA
- LEGENDA BAREVNÉHO ROZLIŠENÍ POVRCHŮ:
- PLOCHY ZELENĚ
 - PLOCHY CHODNÍK
 - PLOCHY ZPEVNĚNÉ
 - PLOCHY NÁSTUPIŠTĚ
 - PLOCHY CB, ŠTĚRK
- LEGENDA STÁVAJÍCÍCH INŽENÝRSKÝCH SÍTÍ:
- VODOVOD
 - KANALIZACE JEDNOTNÁ
 - KANALIZACE DEŠŤOVÁ
 - KANALIZACE SPLAŠKOVÁ
 - KABELOVÉ VEDENÍ NN
 - VENKOVNÍ VEDENÍ NN (NADZEMNÍ)
 - KABELOVÉ VEDENÍ VN
 - VENKOVNÍ VEDENÍ VN (NADZEMNÍ)
 - VENKOVNÍ VEDENÍ VVN (NADZEMNÍ)
 - NTL PLYNOVOD
 - STL PLYNOVOD
 - VTL PLYNOVOD
 - SDĚLOVACÍ KABELOVÁ TRASA
 - SDĚLOVACÍ VEDENÍ (NADZEMNÍ)
 - RADIOVÉ SÍTĚ
 - ZATRUBNĚNÝ TOK - POVODÍ LABE
 - ROZVOD VZDUCHU
 - TEPLOVOD
 - HORKOVOD
 - ZABEZPEČOVACÍ KABELOVÁ TRASA

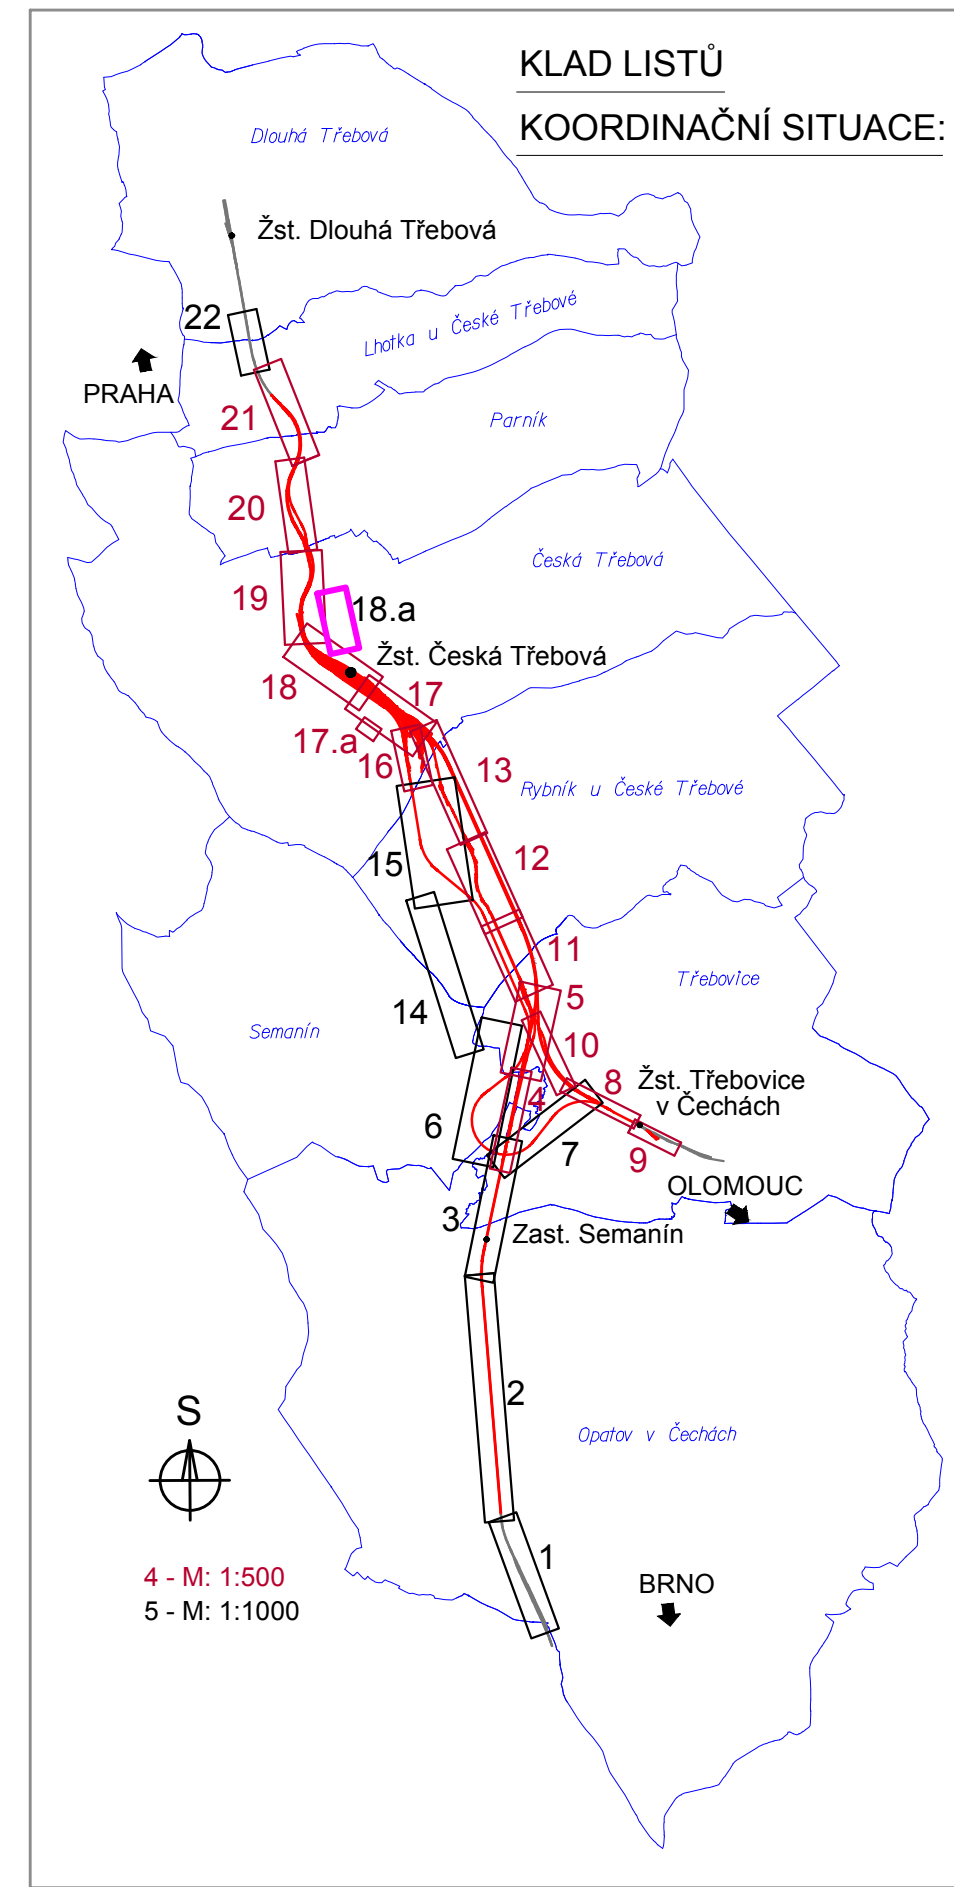

Jiná ověření:		Paré:	
Orientační schéma:		Razítko oprávněné osoby:	
Revize:		Datum:	
Datum:		Popis:	
000		1.11.2023	
Definitivní odevzdání dokumentace		Ing. Martin Mráz	
Stavebník/Investor:		Správa železnic, státní organizace	
Adresa:		Dlážděná 1003/7, 110 00 Praha 1	
Zástupce investora:		Stavební správa východ	
Adresa:		Nerudova 773/1, 779 00 Olomouc	
Zhotovitel díla:		Společnost SUBO-SUPRA-SUEU pro DSP+PDPS	
Adresa:		Modernizace železničního uzlu Česká Třebová	
Kontakt:		Kounicova 688/26, 611 36 Brno	
T:		+420 972625804	
E:		sudop@sudop-brno.cz	
Zhotovitel části/objektu:		SUDOP BRNO, spol. s r.o.	
Adresa:		Kounicova 688/26, 611 36 Brno	
Kontakt:		T: +420 972625804	
E: sudop@sudop-brno.cz		Hlavní projektant (HIP): Ing. K. Chmela / Ing. M. Mráz	
Specialista: Ing. Martin Mráz		Označení investora: S621500577	
Název stavby/akce:		Modernizace železničního uzlu Česká Třebová	
Název části:		Situční výkresy	
Název objektu/díle části:		Koordinační situační výkres	
Název přílohy:		Situace	
Název díle části přílohy:		-	
Odpovědný projektant:		Zpracovatel přílohy:	
Ing. Martin Mráz		Lukáš Harapát	
Kraj:		Měřítko: 1:1000	
Parubický		Formáty: 6 x A4	
Katastrální území:		TUDU:	
Česká Třebová		Smluvní datum zpracování: 11/2023	
Stupeň dokumentace: 18a		Podpis: 18a	
Prostor pro další informace:		Prostor pro další informace:	