



M 1:20


ŘEZ A-A

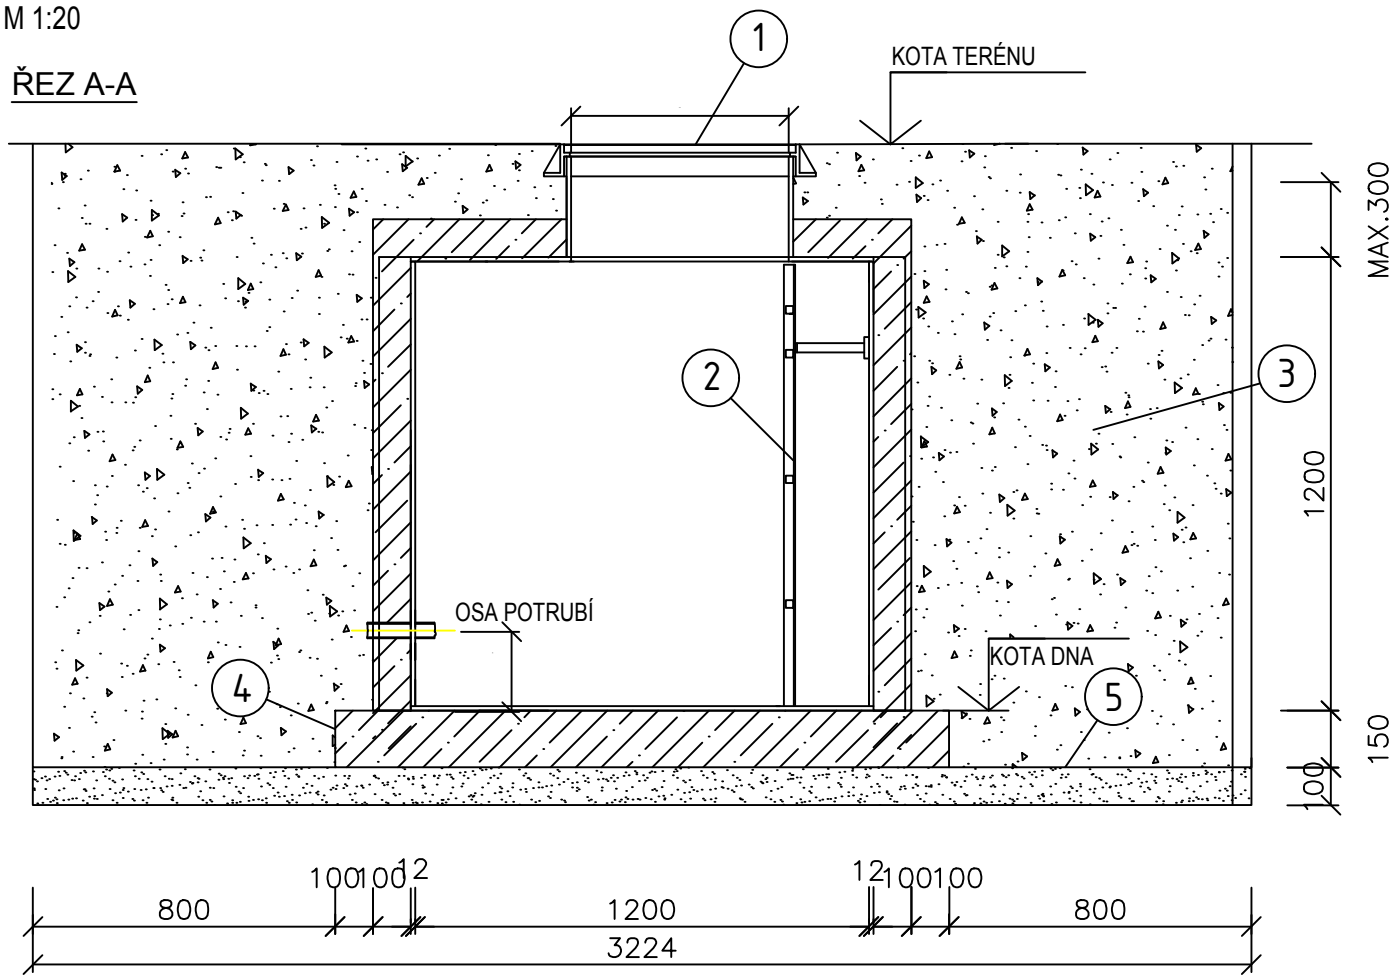

ŘEZ B-B

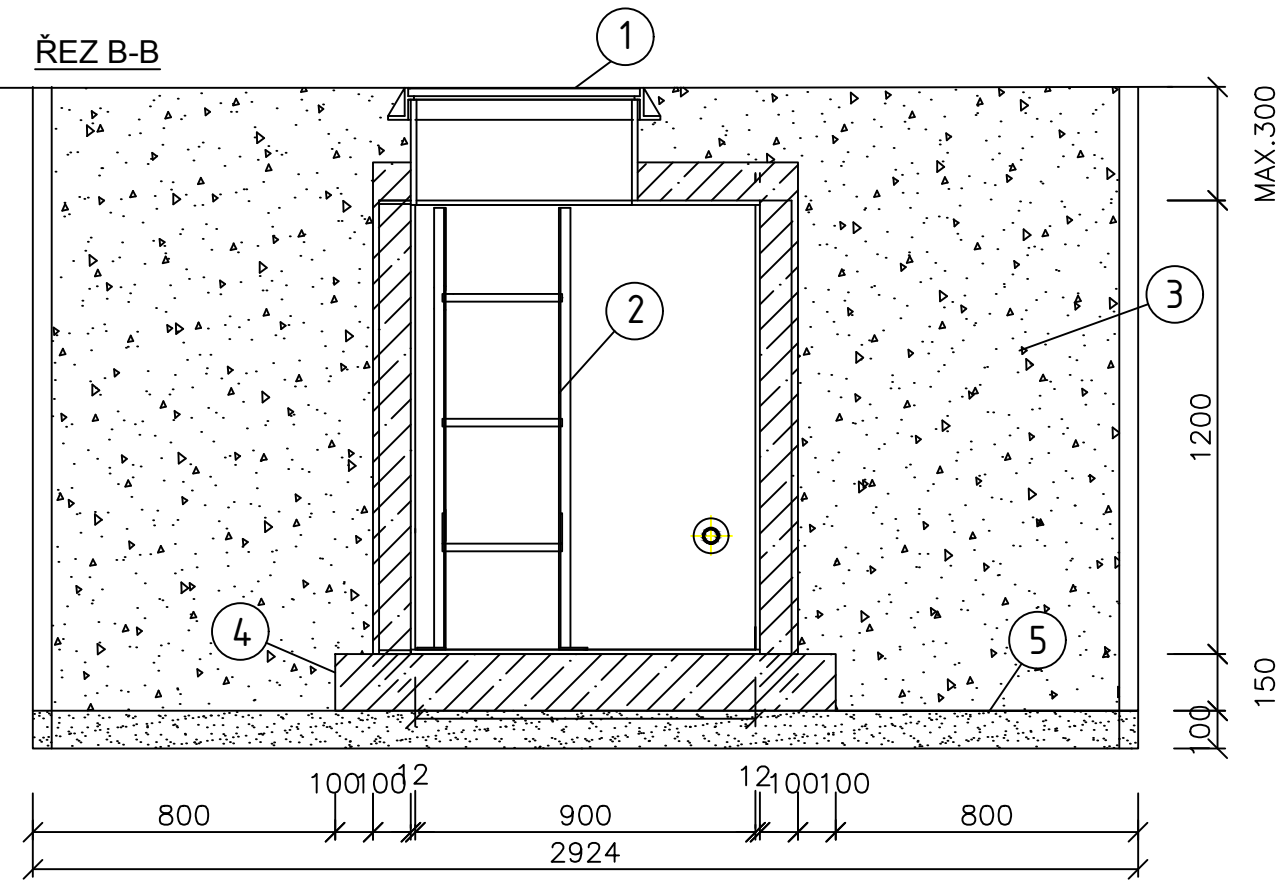

PŮDORYS

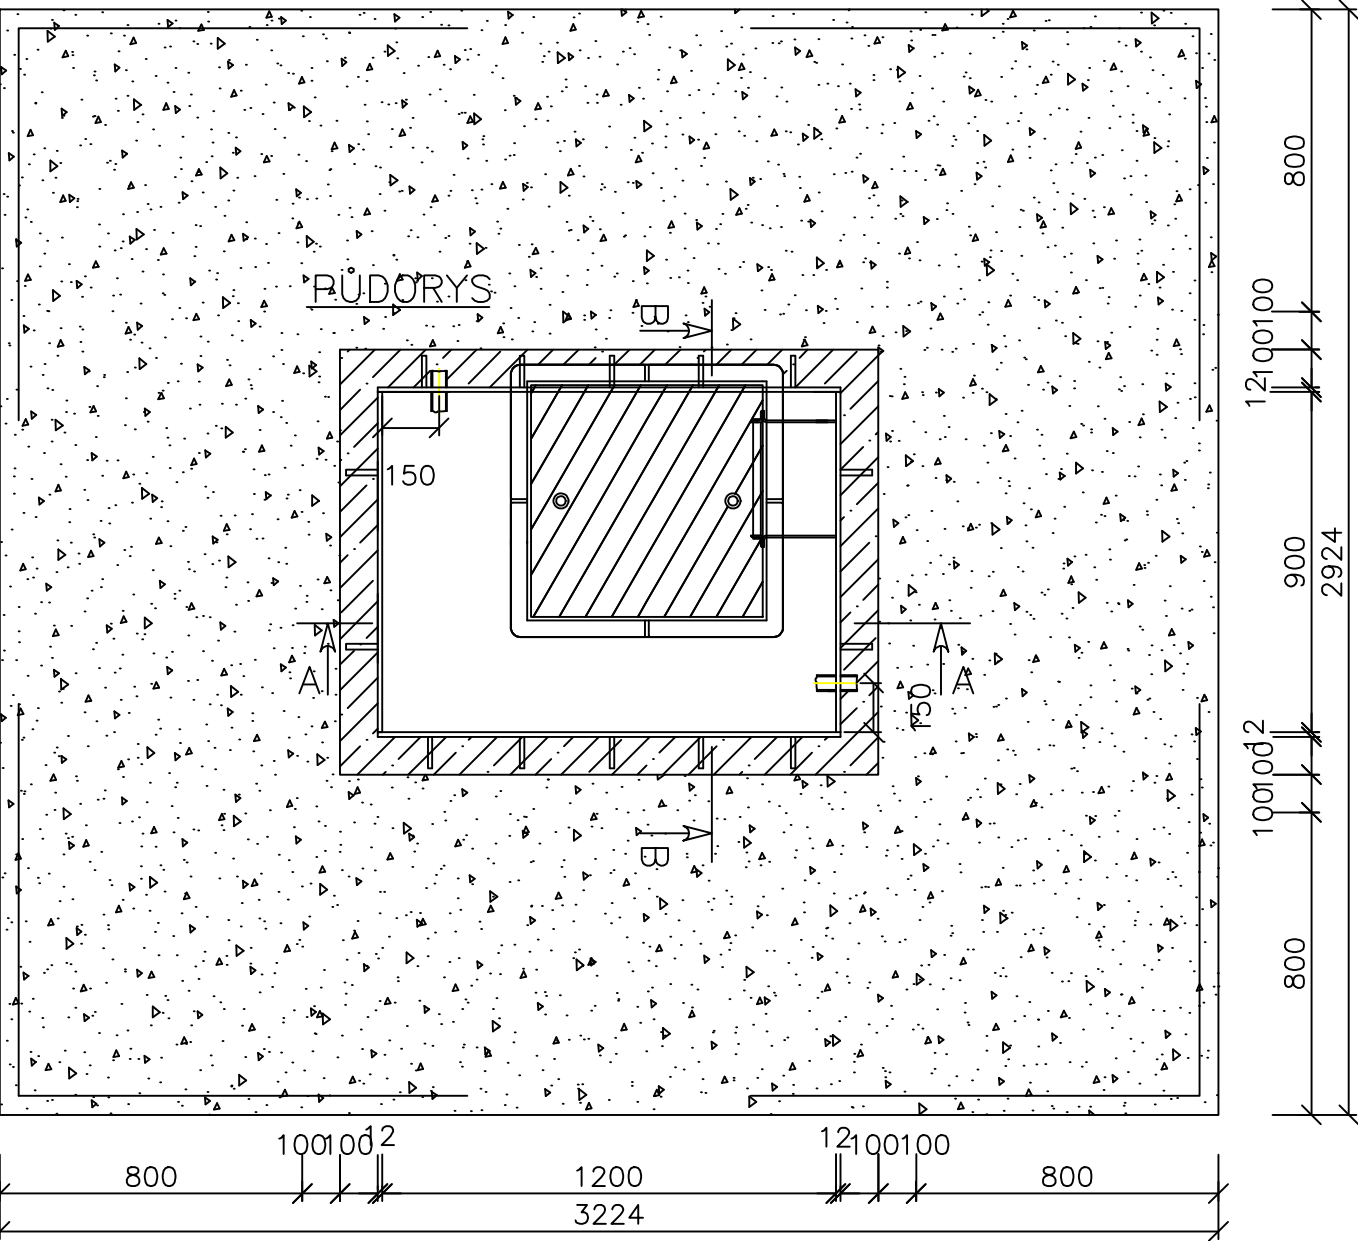


LEGENDA

- Litínový poklop tř. D400 s rámem
- Ocelové stupadlo do šachet s polyethylenovým potahem
- Hutněný zásyp
- Podkladní beton C12/15 X0 - 150mm
- Štěrkopískový podsyp - 100mm

Typ zařízení	AS VODO C
Šířka šachty (cm)	90
Délka šachty (cm)	120
Převážná hmotnost (kg)	110 kg

tloušťka stěn šachty 10 mm

VYTYČENÍ

Jiná ověření:		Paré:	
Orientační schéma:		Razítko oprávněné osoby:	
		<div>Podpis: _____ Datum: _____</div>	
Revize:	Datum:	Popis:	Kontroloval:
000	30.6.2022	Definitivní odevzdání dokumentace	Ing. Filip Haška

Stavebník/Investor:	Správa železnic, státní organizace	
Adresa:	Dlážděná 1003/7, 110 00 Praha 1	
Zástupce investora:	Stavební správa východ	
Adresa:	Nerudova 773/1, 779 00 Olomouc	

Zhotovitel díla:	Společnost SUBO-AFRY pro aktualizaci DÚR Brno-Přerov, 3.stavba	
Adresa:	Kounicova 688/26, 611 36 Brno	
Kontakt:	T: +420 972 6258 04 E: sudop@sudop-brno.cz	
Zhotovitel objektu:	SUDOP BRNO, spol. s r.o.	
Adresa:	Kounicova 26, 611 36 Brno	
Kontakt:	T: +420 972 625 804 E: sudop@sudop-brno.cz	
Hlavní projektant (HIP):	Ing. Radomír Hanák	Specialista: Ing. Bohdan Plch

Název stavby/akce:	Výstavba TNS Nezamyslice	Označení investora:	S621500588
Název části:	Potrubní vedení (voda, plyn, kanalizace)	Označení zhotovitele:	21061-01-0822
Název objektu/dílní části:	Potrubní vedení vodovod	Označení části:	D.2.1.6
Název přílohy:	Vodoměrná šachta typová	Označení objektu/komplexu:	D.2.1.6.2
Název dílní části přílohy:		Číslo přílohy:	2.501
Odpovědný projektant:	Zpracovatel přílohy:	Měřítko: 1 : 20	Stupeň dokumentace:
Ing. Filip Haška	Ing. Filip Haška	Formáty: 3 A4	DÚR
Kraj:	Katastrální území:	TUDU:	Smluvní datum zpracování:
Olomoucký	Viceměřiče[781452] Nezamyslice [589764]	2101	30.6.2022

Označení investora:	Stupeň dokumentace:	Část:	Objekt:	Podobojekt:	Příloha:	Revize:
S 6 2 1 5 0 0 5 8 8	-	D Ú R X	-	D 2 1 6 2	-	S 0 6 5 3 2 0 1 - X X - 2 - 5 0 1 - 0 0 0