


 stávající kabelové vedení nn EG.D

 nová překladaná část kabelového vedení EG.D v rámci tohoto SO

 demontovaná část stávajícího kabelového vedení EG.D

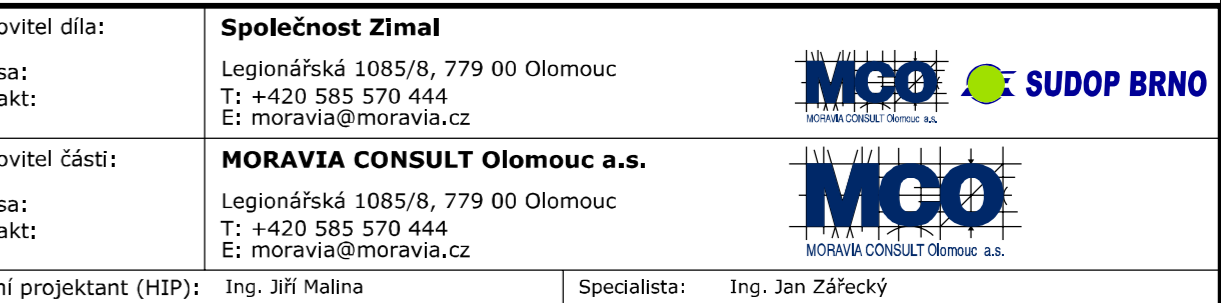

Název stavby/akce:	<b>"Modernizace ŽST Brno-Židenice a úpravy v ŽST Brno-Maloměřice"</b>			Označení investora: 5621900067
				Označení zhotovitele: 23-041-235-US
Název části:	STAVEBNÍ ČÁST Ostatní inženýrské objekty			Označení části: D.2.1.5
Název objektu/díle části:	<b>Přeložky kabelů EG.D</b>			Číslo objektu: SO 31-30-02
Název přílohy:	Situace 1:500			Číslo přílohy: 2.001
Název dílčí části přílohy:				Stupeň dokumentace: DUSL
Odpovědný projektant:	Zpracovatel přílohy:	Měřítko: 1:500		
Ing. Jan Zářecký	Ing. Vojtěch Popelář	Formáty: 3 A4		
Kraj:	Katastrální území:	TUDU:	Smluvní datum zpracování:	
Jihomoravský	Židenice, Zábřovice	200204	<b>28.12.2023</b>	
Označení investora:   Stupeň dokumentace:   Část:   Objekt:   Podobjekt:   Příloha:   Revize:				
5 6 2 1 9 0 0 0 6 7 - D U S I - D 2 1 0 5 - S O 3 1 3 0 0 2 - X X - 2 - 0 0 I - 0 0 I				
[Prostor pro další informace]				