



SITUACE JŽM 1:500

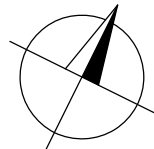

JEDNÁ SE O PŘEDBĚŽNÝ SITUAČNÍ VÝKRES! KONKRÉTNÍ ROZMÍSTĚNÍ ROZVADĚČŮ A VEDENÍ KABELOVÝCH TRAS BUDE UPŘESNĚNO PO OBDRŽENÍ KOMPLETNÍHO ZÁKRESU STÁVAJÍCÍCH SÍTÍ A PO OBDRŽENÍ VŠECH VYJÁDRĚNÍ PROVOZOVATELE DISTRIBUČNÍ SOUSTAVY V DALŠÍM STUPNI DOKUMENTACE.

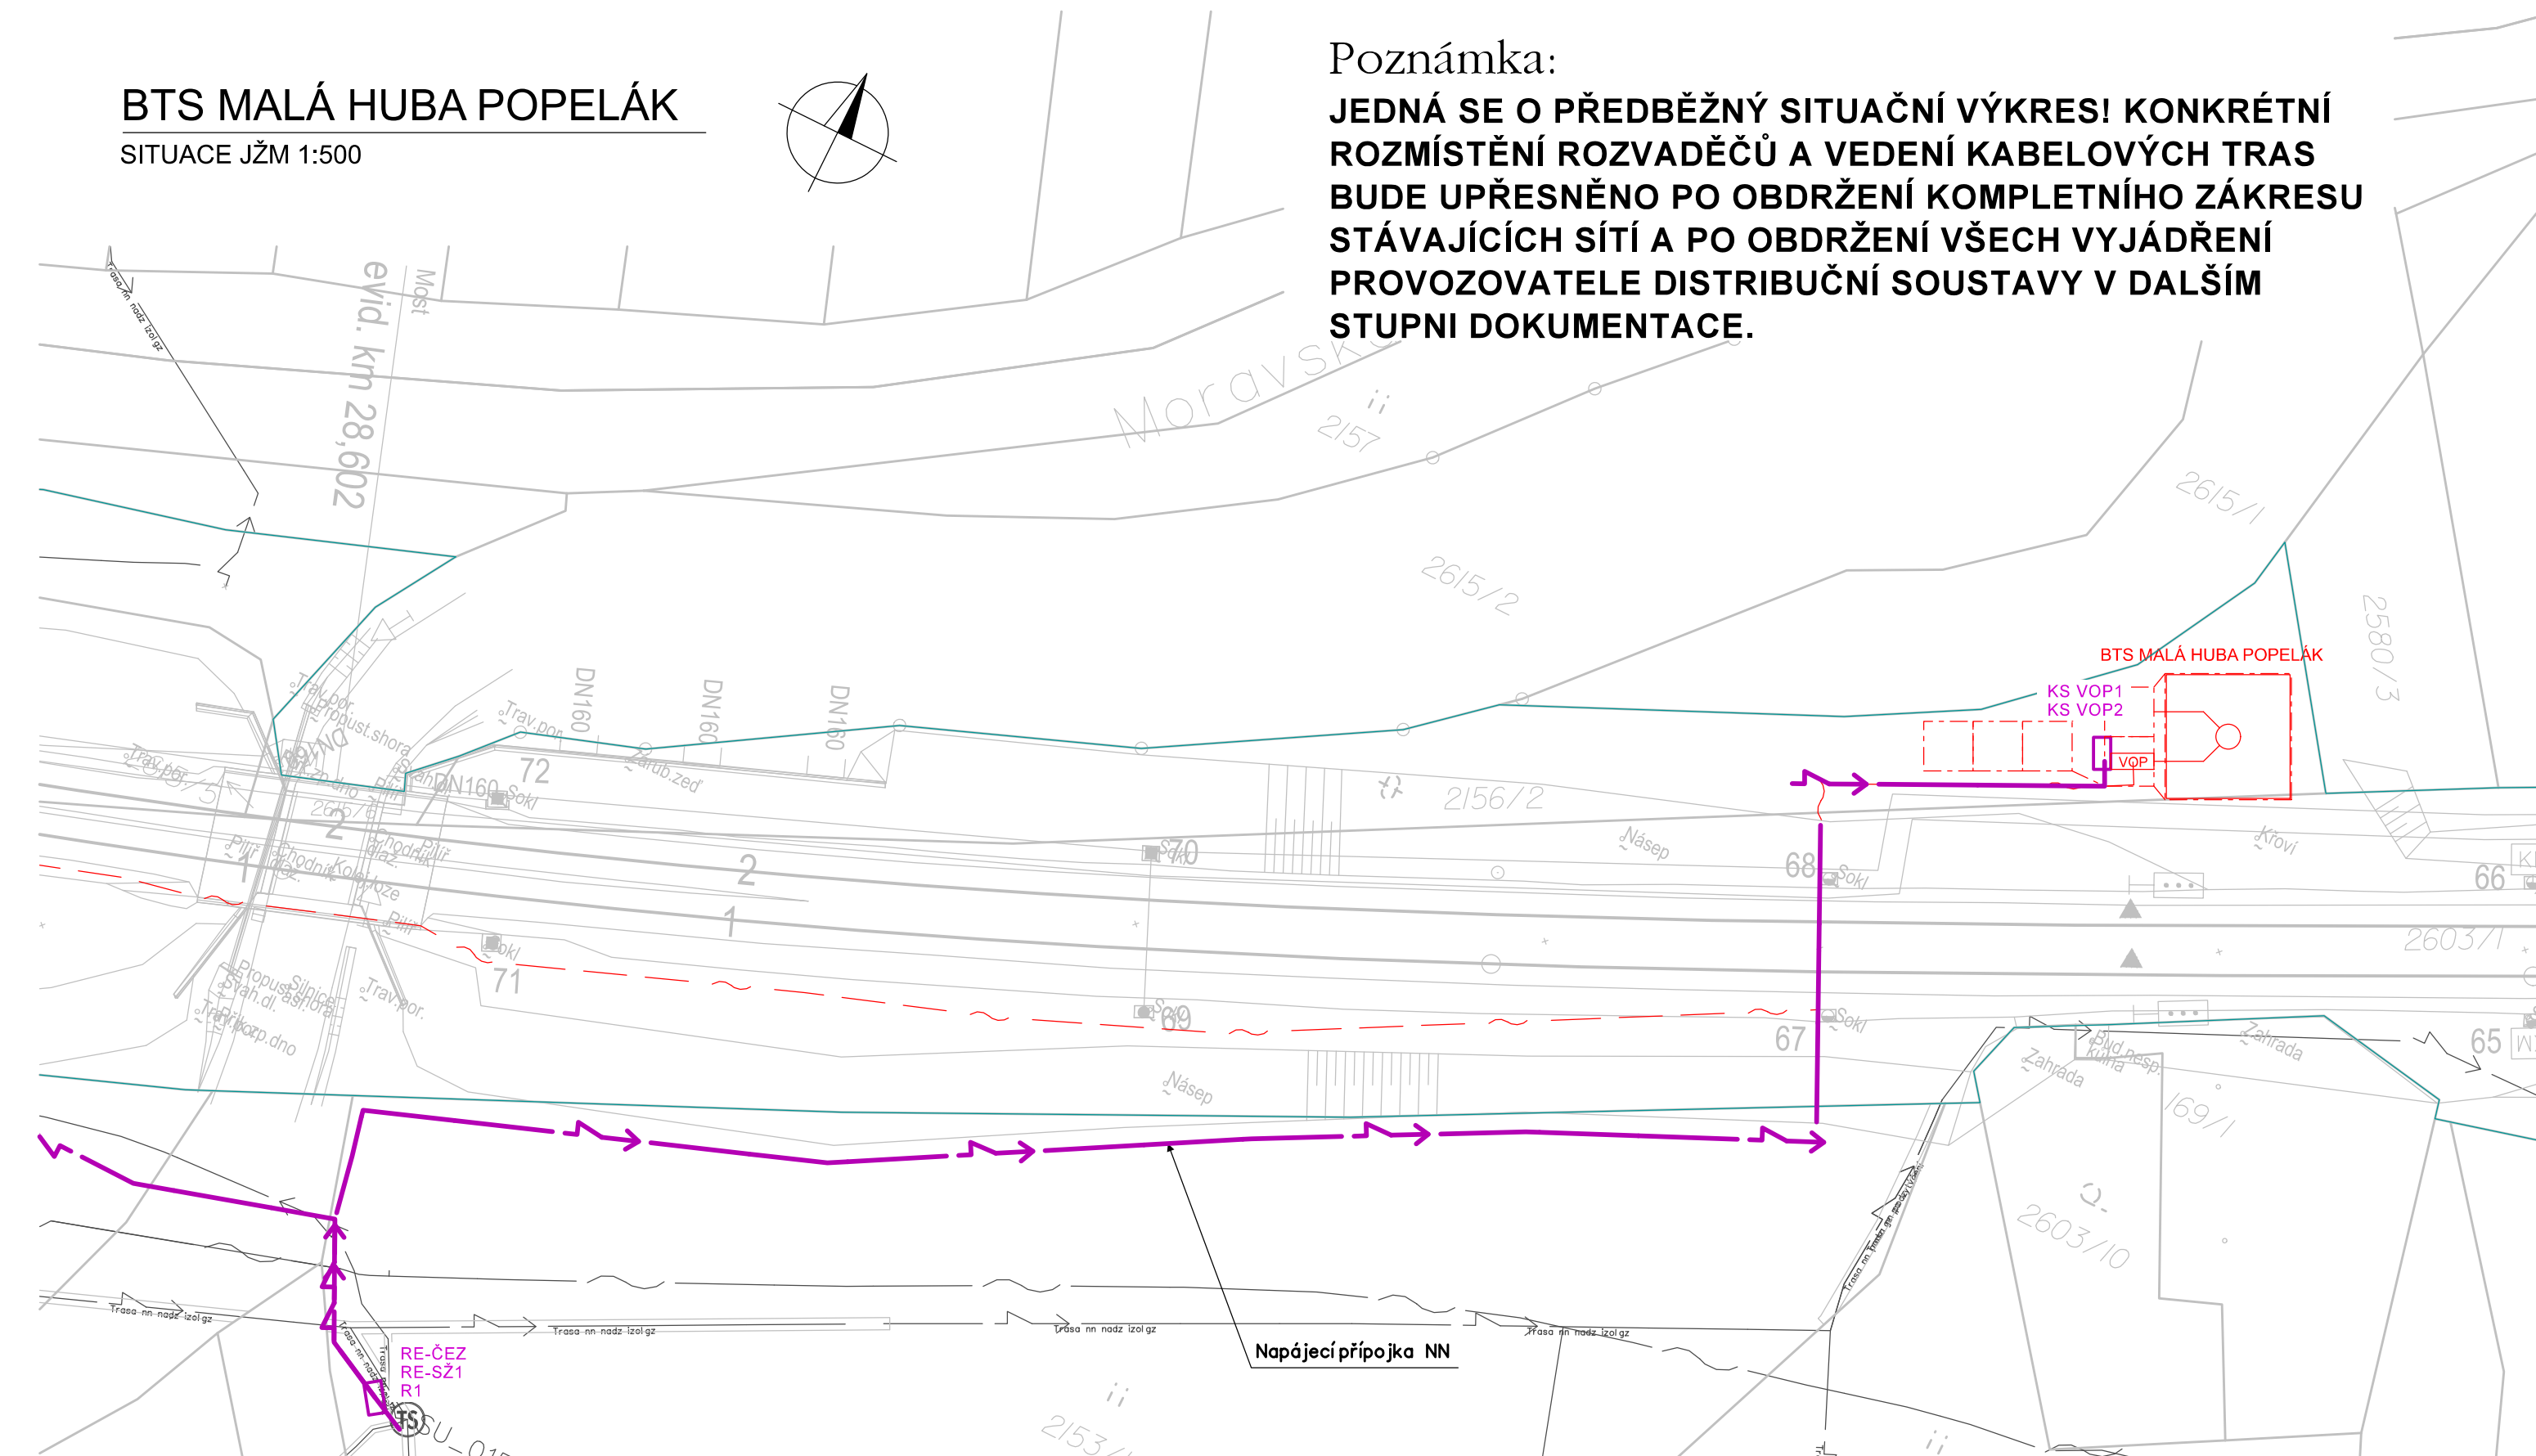

— Sdělovací zařízení řešené v rámci souvisejících PK

— Přípojka NN řešená v rámci tohoto SK


— Zařízení a propojení řešené v rámci souvisejících SK/PK


← KRASÍKOV


HOŠTEJN ➡

Jiná ověření:	Paré:
Orientační schéma:	Razítko oprávněné osoby: Podpis: Datum:

Revize:	Datum:	Popis:	Kontroloval:
000	6.12.2024	Čistopis dokumentace	dle příloh

Stavebník/Investor:	Správa železnic, státní organizace	 SPRÁVA ŽELEZNIC
Adresa:	Dlážděná 1003/7, 110 00 Praha 1	
Zástupce investora:	Stavební správa západ	
Adresa:	Ke Štvanici 656/3, 186 00 Praha 8 - Karlín	

Zhotovitel díla:	SUDOP PRAHA a.s.	
Adresa:	Olšanská 2643/1a, 130 00 Praha 3	
Kontakt:	T: +420 605 229 020 E: praha@sudop.cz	

Zhotovitel části/objektu:	SUDOP PRAHA a.s.	
Adresa:	Olšanská 2643/1a, 130 00 Praha 3	
Kontakt:	T: +420 605 229 020	
	E: praha@sudop.cz	

Název stavby/akce:		Implementace 5G/FRMCS na železničním koridoru Praha - Č. Třebová - Brno/Ostrava, 2. etapa - výstavba BTS pro 5G		Označení investora: S632000565
				Zakázka: 23-119,208
Název části:	Trakční a energetická zařízení			Označení části: D.2.3
Název objektu/dílčí části:	Trakční a energetická zařízení			Označení objektu/komplexu: SK 00-80-30
Název přílohy:	Situace přípojky NN pro BTS Malá Huba Popelák			Číslo přílohy (typ/pořadí):
Název dílčí části přílohy:	-			2. 211
Odpovědný projektant: Ing. Eduard Košťál	Zpracovatel přílohy: Ing. Eduard Košťál	Měřítko: 1:500 Formáty: 3xA4	Stupeň dokumentace: DUSL	
Kraj: viz textová část	Katastrální území: viz textová část	TUDU: viz textová část	Smluvní datum zpracování: 06.12.2024	

Označení investora:..										Stupeň dokumentace: Část: ..										Objekt: ..										Podobjekt: ..										Příloha: ..										Revize: ..									
S	6	3	2	0	0	0	5	6	5	-	D	U	S	L	-	D	2	3	X	X	-	S	K	0	0	8	0	3	0	-	X	X	X	-	2	-	2	1	1	-	0	0	0																
.																																																											