

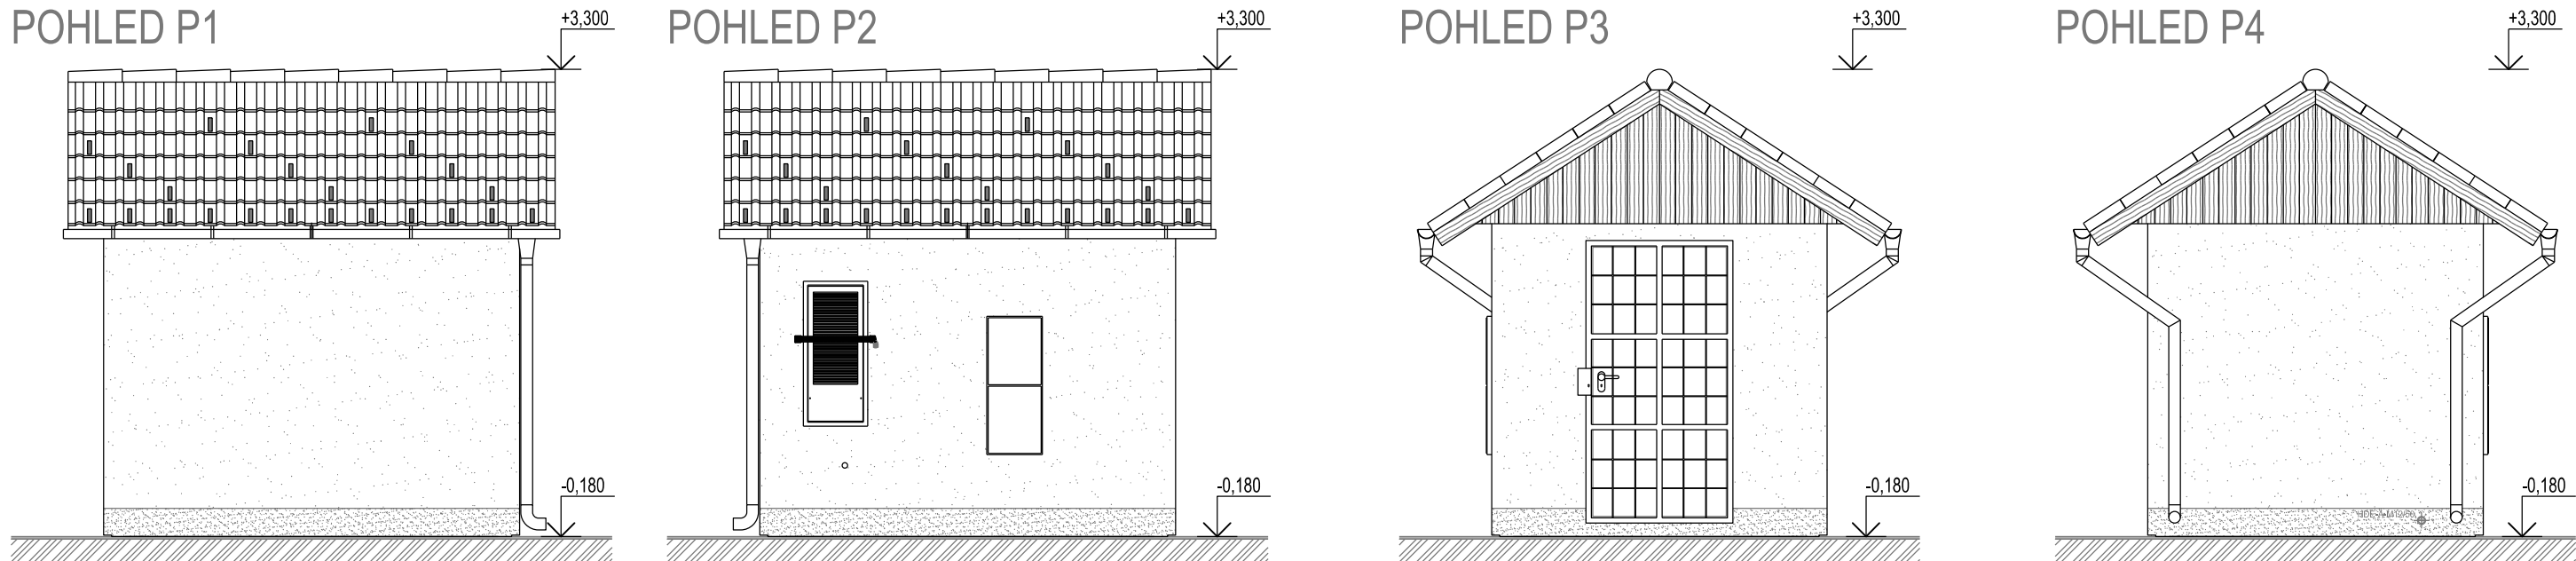


RÁDIOVÉ SYSTÉMY

VZOROVÝ TECHNOLOGICKÝ DOMEK

NAPŘ. SE SEDLOVOU STŘECHOU

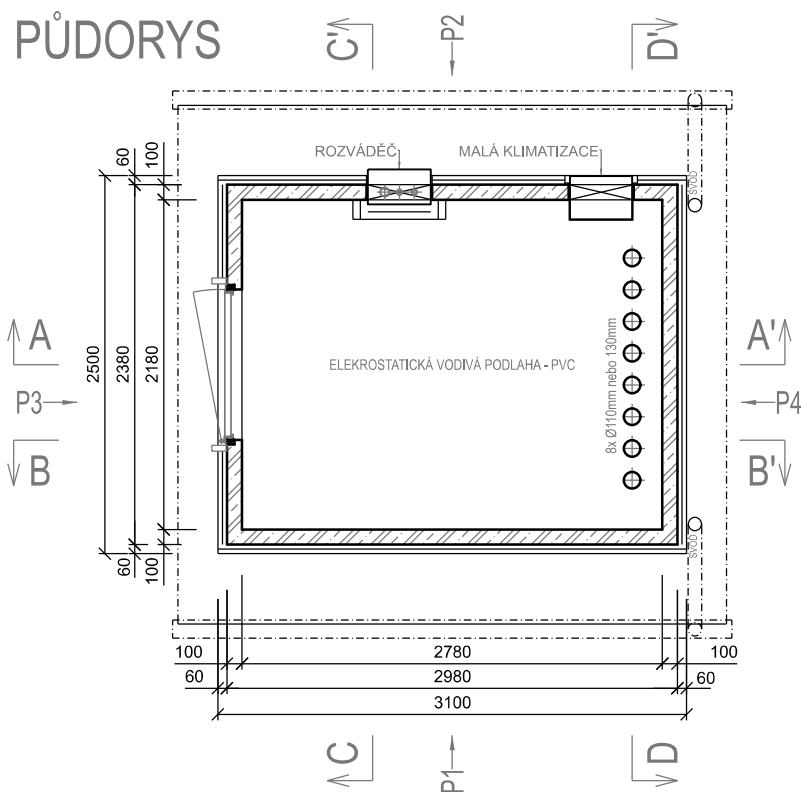

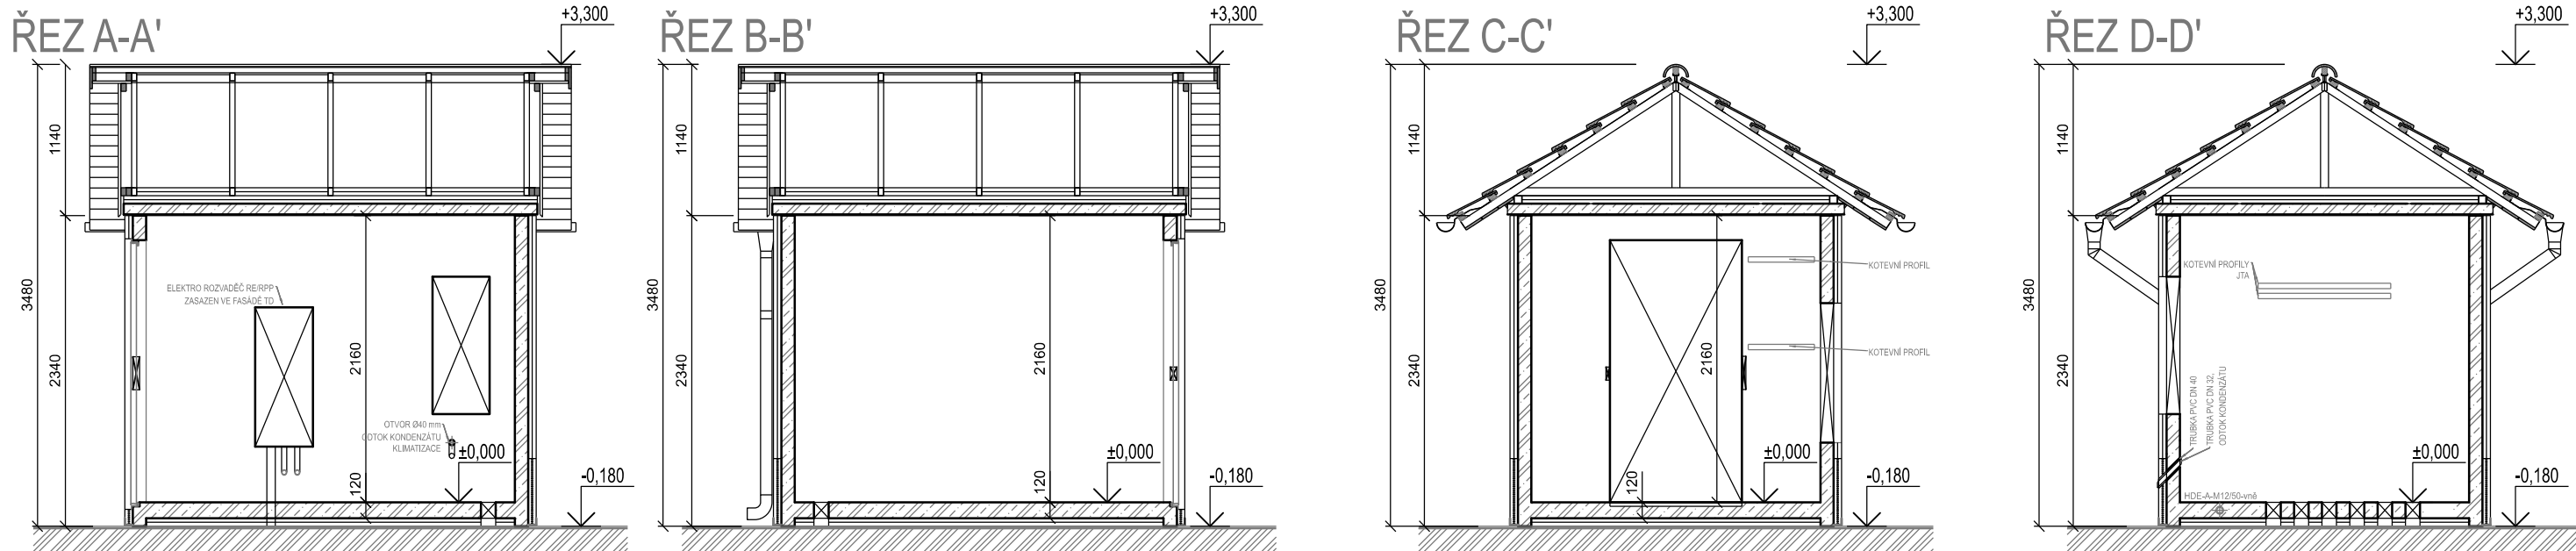

- VYBAVENÍ TD:**
- zařízení PZTS proti vniknutí nepovolaných osob
 - zařízení protipožární ochrany
 - klimatizační zařízení s temperováním
 - základní elektroinstalace
 - vnější NN rozváděč s výbavou
 - vnitřní NN rozváděč s výbavou a dohledem
 - prostupy a otvory v konstrukcích budou upřesněny v rámci RDS

- PARAMETRY TD:**
- zateplená betonová buňka
 - zastavěná plocha: 7,750 m²
 - hmotnost: 11,720 t (sedlová střecha)
 - uložení na základové pasy z prostého betonu

Jiná ověření:		Paré:	
Orientační schéma:		Razítko oprávněné osoby:	
Revize:		Datum:	
000		6.10.2024	
Popis:		Čistopis dokumentace	
Kontroloval:		Ing. Roman Skoták	
Podpis:		Datum:	

Stavebník/Investor:	Správa železnic, státní organizace	
Adresa:	Dlážděná 1003/7, 110 00 Praha 1	
Zástupce investora:	Stavební správa západ	
Adresa:	Ke Štvanici 656/3, 186 00 Praha 8 - Karlín	

Zhotovitel díla:	SUDOP PRAHA a.s.	
Adresa:	Olšanská 2643/1a, 130 00 Praha 3	
Kontakt:	T: +420 605 229 020 E: praha@sudop.cz	
Zhotovitel části/objektu:	SUDOP PRAHA a.s.	
Adresa:	Olšanská 2643/1a, 130 00 Praha 3	
Kontakt:	T: +420 605 229 020 E: praha@sudop.cz	
Hlavní projektant (HIP):	Ing. Martin Štrof	
Specialista:	Ing. Ondřej Krupička	

Název stavby/akce:	Implementace 5G/FRMCS na železničním koridoru Praha - Č. Třebová - Brno/Ostrava, 2. etapa - výstavba BTS pro 5G	Označení investora: S632000565
Název části:	Sdělovací zařízení	Zakázka: 23-119.208
Název objektu/dílní části:	Sdělovací zařízení	Označení části: D.1.2
Název přílohy:	Stožáry a konstrukce	Označení objektu/komplexu: PK 00-02-35
Název dílní části přílohy:	Vzorový technologický domek	Číslo přílohy (typ/pořadí): 2. 303
Odpovědný projektant:	Zpracovatel přílohy: Ing. Ondřej Krupička	Měřítko: 1: 50
Kraj:	Katastrální území: viz textová část	Formáty: 4 x A4
		TUDU: viz textová část
		Stupeň dokumentace: DUSL
		Smluvní datum zpracování: 6.12.2024

Označení investora:	Stupeň dokumentace:	Část:	Objekt:	Podobjekt:	Příloha:	Revize:
S 6 3 2 0 0 0 5 6	S	D U S L	D 1 2 X X	P K 0 0 0 2 3 5	X X	2 - 3 0 3 - 0 0 0