



SITUACE JŽM 1:500

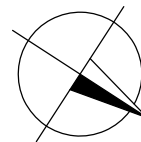


**JEDNÁ SE O PŘEDBĚŽNÝ SITUAČNÍ VÝKRES! KONKRÉTNÍ ROZMÍSTĚNÍ ROZVADĚČŮ A VEDENÍ KABELOVÝCH TRAS BUDE UPŘESNĚNO PO OBDRŽENÍ KOMPLETNÍHO ZÁKRESU STÁVAJÍCÍCH SÍTÍ A PO OBDRŽENÍ VŠECH VYJÁDRĚNÍ PROVOZOVATELE DISTRIBUČNÍ SOUSTAVY V DALŠÍM STUPNI DOKUMENTACE.**

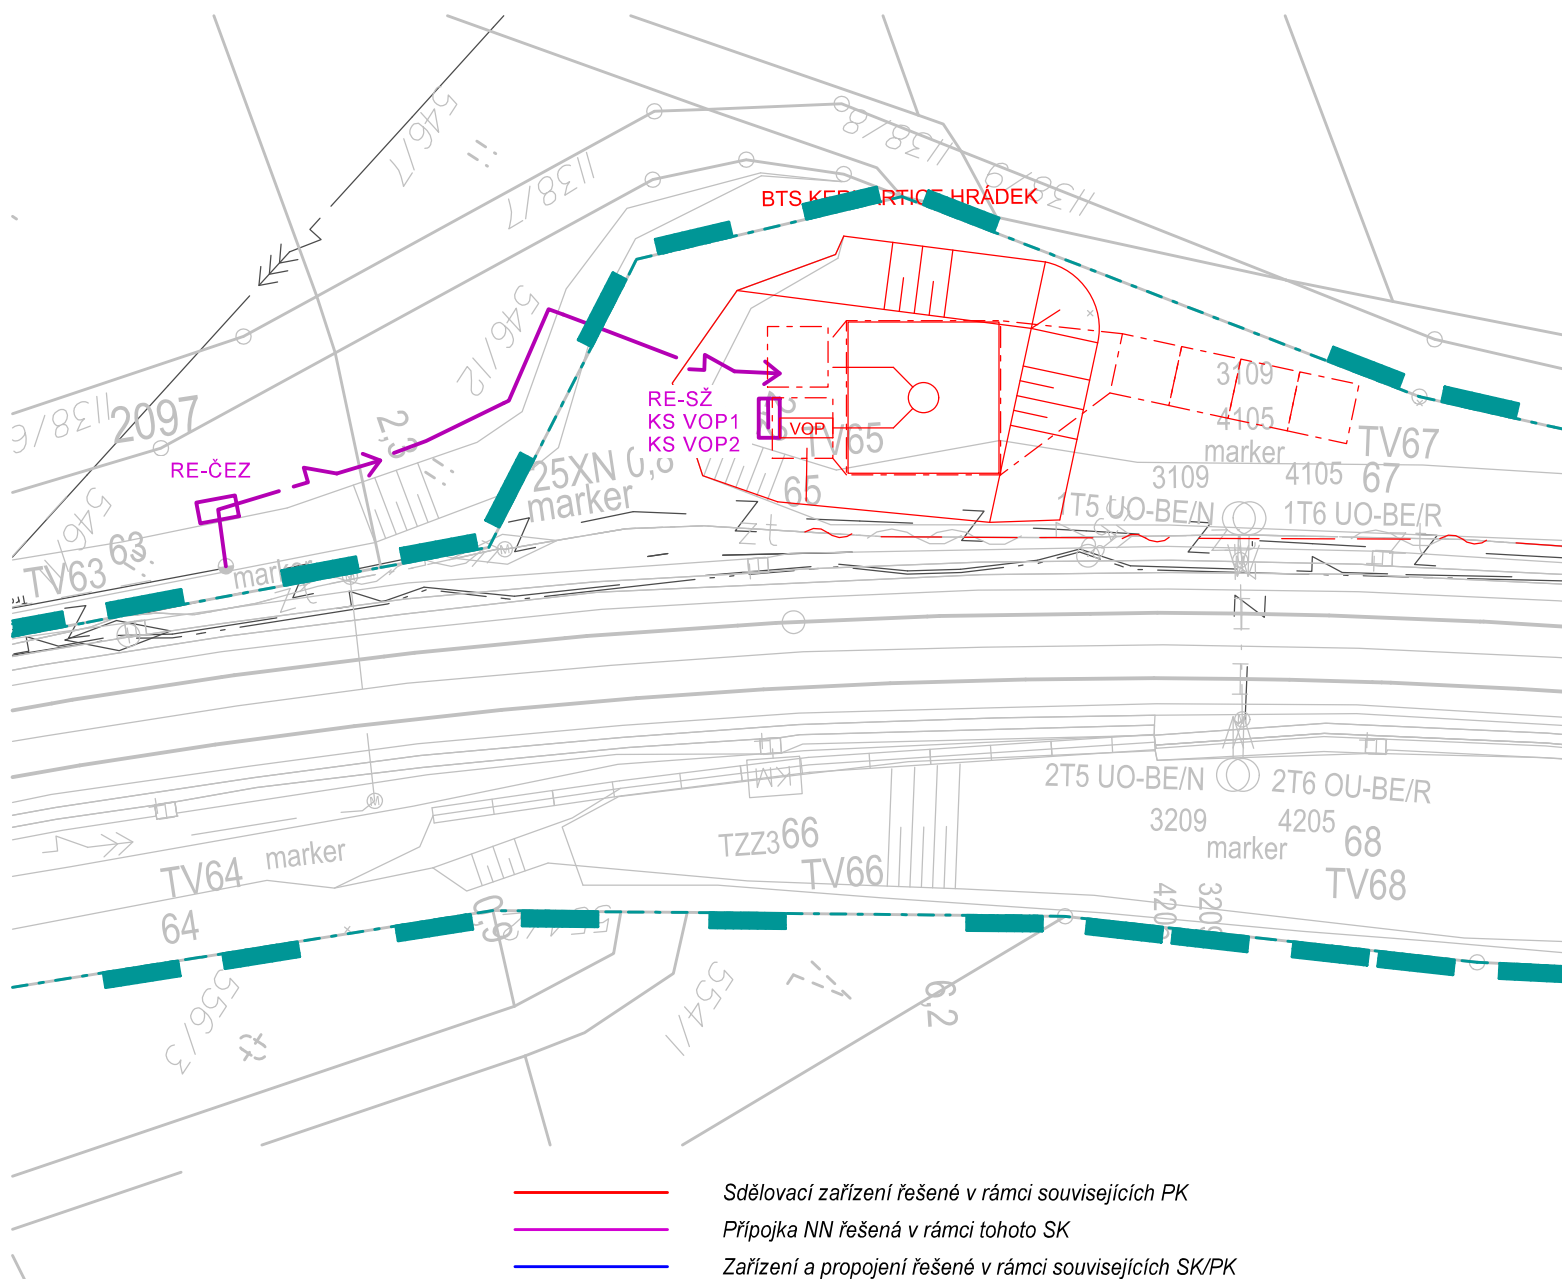

← ÚSTÍ NAD ORLICÍ

BRANDÝS NAD ORLÍČÍ ➡

Jiná ověření:		Paré:	
Orientační schéma:		Razítko oprávněné osoby:	
		..... Podpis: Datum:	
Revize:	Datum:	Popis:	Kontroloval:
000	6.12.2024	Čistopis dokumentace	dle příloh
Stavebník/Investor:		Správa železnic, státní organizace	
Adresa:		Dlážděná 1003/7, 110 00 Praha 1	
Zástupce investora:		Stavební správa západ	
Adresa:		Ke Štvanici 656/3, 186 00 Praha 8 - Karlín	
		 <b>SPRÁVA ŽELEZNIC</b>	
Zhotovitel díla:		SUDOP PRAHA a.s.	
Adresa:		Olšanská 2643/1a, 130 00 Praha 3	
Kontakt:		T: +420 605 229 020 E: praha@sudop.cz	
			
Zhotovitel části/objektu:		SUDOP PRAHA a.s.	
Adresa:		Olšanská 2643/1a, 130 00 Praha 3	
Kontakt:		T: +420 605 229 020 E: praha@sudop.cz	
			
Hlavní projektant (HIP):		Ing. Martin Štrof	Specialista: Ing. Eduard Košťál
Název stavby/akce:	Implementace 5G/FRMCS na železničním koridoru Praha - Č. Třebová - Brno/Ostrava, 2. etapa - výstavba BTS pro 5G		Označení investora: S63200056
			Zakázka: 23-119.20
Název části:	Trakční a energetická zařízení		Označení části: D.2.3
Název objektu/dílčí části:	Trakční a energetická zařízení		Označení objektu/komplexu: SK 00-80-30
Název přílohy:	Situace přípojky NN pro BTS Kerhartice Hrádek		Číslo přílohy (typ/pořadí): 2. 204
Název dílčí části přílohy:	-		
Odpovědný projektant:	Zpracovatel přílohy: Ing. Eduard Košťál	Měřítko: 1:500 Formáty: 2xA4	Stupeň dokumentace: DUS
Kraj: viz textová část	Katastrální území: viz textová část	TUDU: Viz textová část	Smluvní datum zpracování: 06.12.2024
Označení investora:		Stupeň dokumentace:	Objekt:
S 6 3 2 0 0 0 0 5 6 5		5 - D U S L - D 2 3 X X	Objekt: S K 0 0 8 0 3 0
		Podobojekt:	Příloha:
		- X X	- 2 - 2 0 4 - 0 0