



SITUACE JŽM 1:500

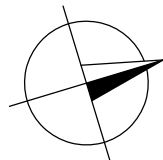

JEDNÁ SE O PŘEDBĚŽNÝ SITUAČNÍ VÝKRES! KONKRÉTNÍ ROZMÍSTĚNÍ ROZVADĚČŮ A VEDENÍ KABELOVÝCH TRAS BUDE UPŘESNĚNO PO OBDRŽENÍ KOMPLETNÍHO ZÁKRESU STÁVAJÍCÍCH SÍTÍ A PO OBDRŽENÍ VŠECH VYJÁDRĚNÍ PROVOZOVATELE DISTRIBUČNÍ SOUSTAVY V DALŠÍM STUPNI DOKUMENTACE.

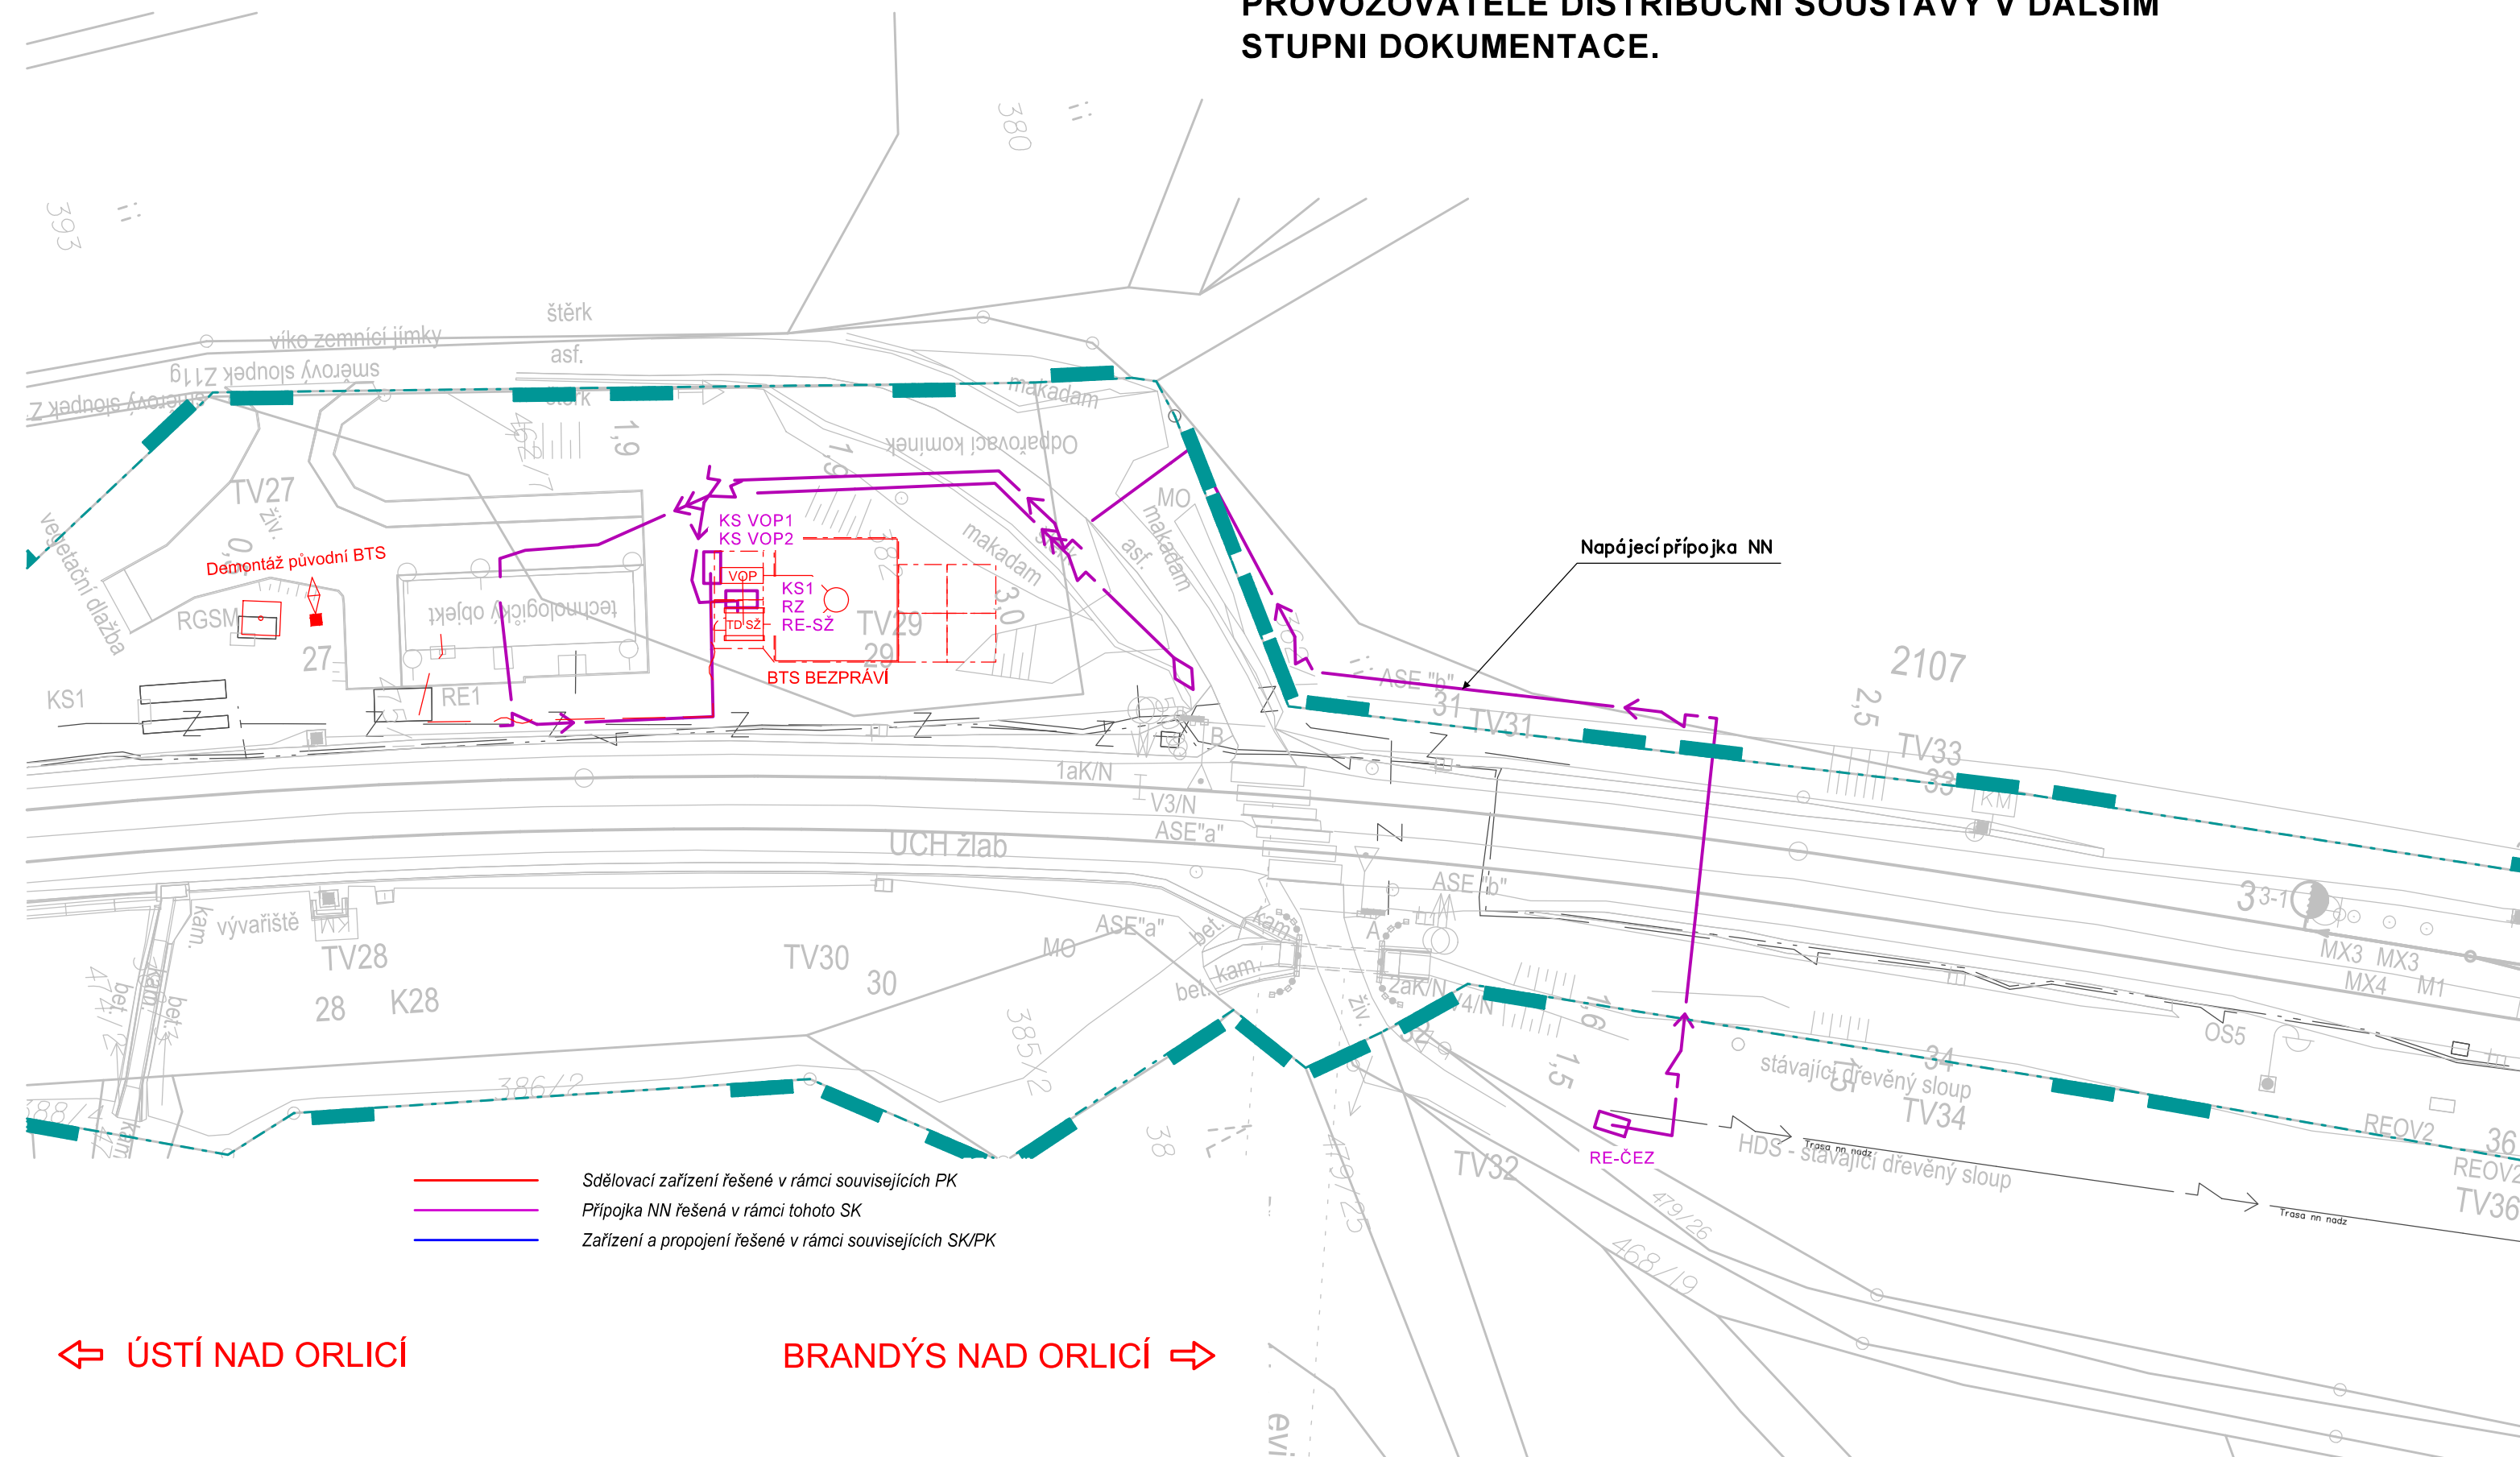

← ÚSTÍ NAD ORLICÍ

BRANDÝS NAD ORLICÍ ➡

Jiná ověření:		Paré:	
Orientační schéma:		Razítko oprávněné osoby:	
		Podpis: _____ Datum: _____	
Revize:	Datum:	Popis:	Kontroloval:
000	6.12.2024	Čistopis dokumentace	dle příloh
Stavebník/Investor:		Správa železnic, státní organizace	
Adresa:		Dlážděná 1003/7, 110 00 Praha 1	
Zástupce investora:		Stavební správa západ	
Adresa:		Ke Štvanici 656/3, 186 00 Praha 8 - Karlín	
		 SPRÁVA ŽELEZNIC	
Zhotovitel díla:		SUDOP PRAHA a.s.	
Adresa:		Olšanská 2643/1a, 130 00 Praha 3	
Kontakt:		T: +420 605 229 020 E: praha@sudop.cz	
			
Zhotovitel části/objektu:		SUDOP PRAHA a.s.	
Adresa:		Olšanská 2643/1a, 130 00 Praha 3	
Kontakt:		T: +420 605 229 020 E: praha@sudop.cz	
			
Hlavní projektant (HIP):		Ing. Martin Štřof	
		Specialista: Ing. Eduard Košťál	
Název stavby/akce:		Implementace 5G/FRMCS na železničním koridoru Praha - Č. Třebová - Brno/Ostrava, 2. etapa - výstavba BTS pro 5G	
		Označení investora: S632000565	
		Zakázka: 23-119.208	
Název části:		Trakční a energetická zařízení	
		Označení části: D.2.3	
Název objektu/dílčí části:		Trakční a energetická zařízení	
		Označení objektu/komplexu: SK 00-80-30	
Název přílohy:		Situace NN Odb. Bezpráví	
		Číslo přílohy (typ/pořadí): 2. 205	
Název dílčí části přílohy:		-	
Odpovědný projektant:		Zpracovatel přílohy:	
Ing. Eduard Košťál		Ing. Eduard Košťál	
Kraj:		Měřítko: 1:500	
viz textová část		Formáty: 3xA4	
		TUDU:	
		viz textová část	
		Smluvní datum zpracování: 06.12.2024	
Označení investora:		Stupeň dokumentace:	
S 6 3 2 0 0 0 5 6 S		Č - D U S L - D 2 3 X X	
Objekt:		Podobjekt:	
S K 0 0 0 8 0 3 0		- X X	
Příloha:		Revize:	
- 2 - 2 0 5		- 0 0 0	