
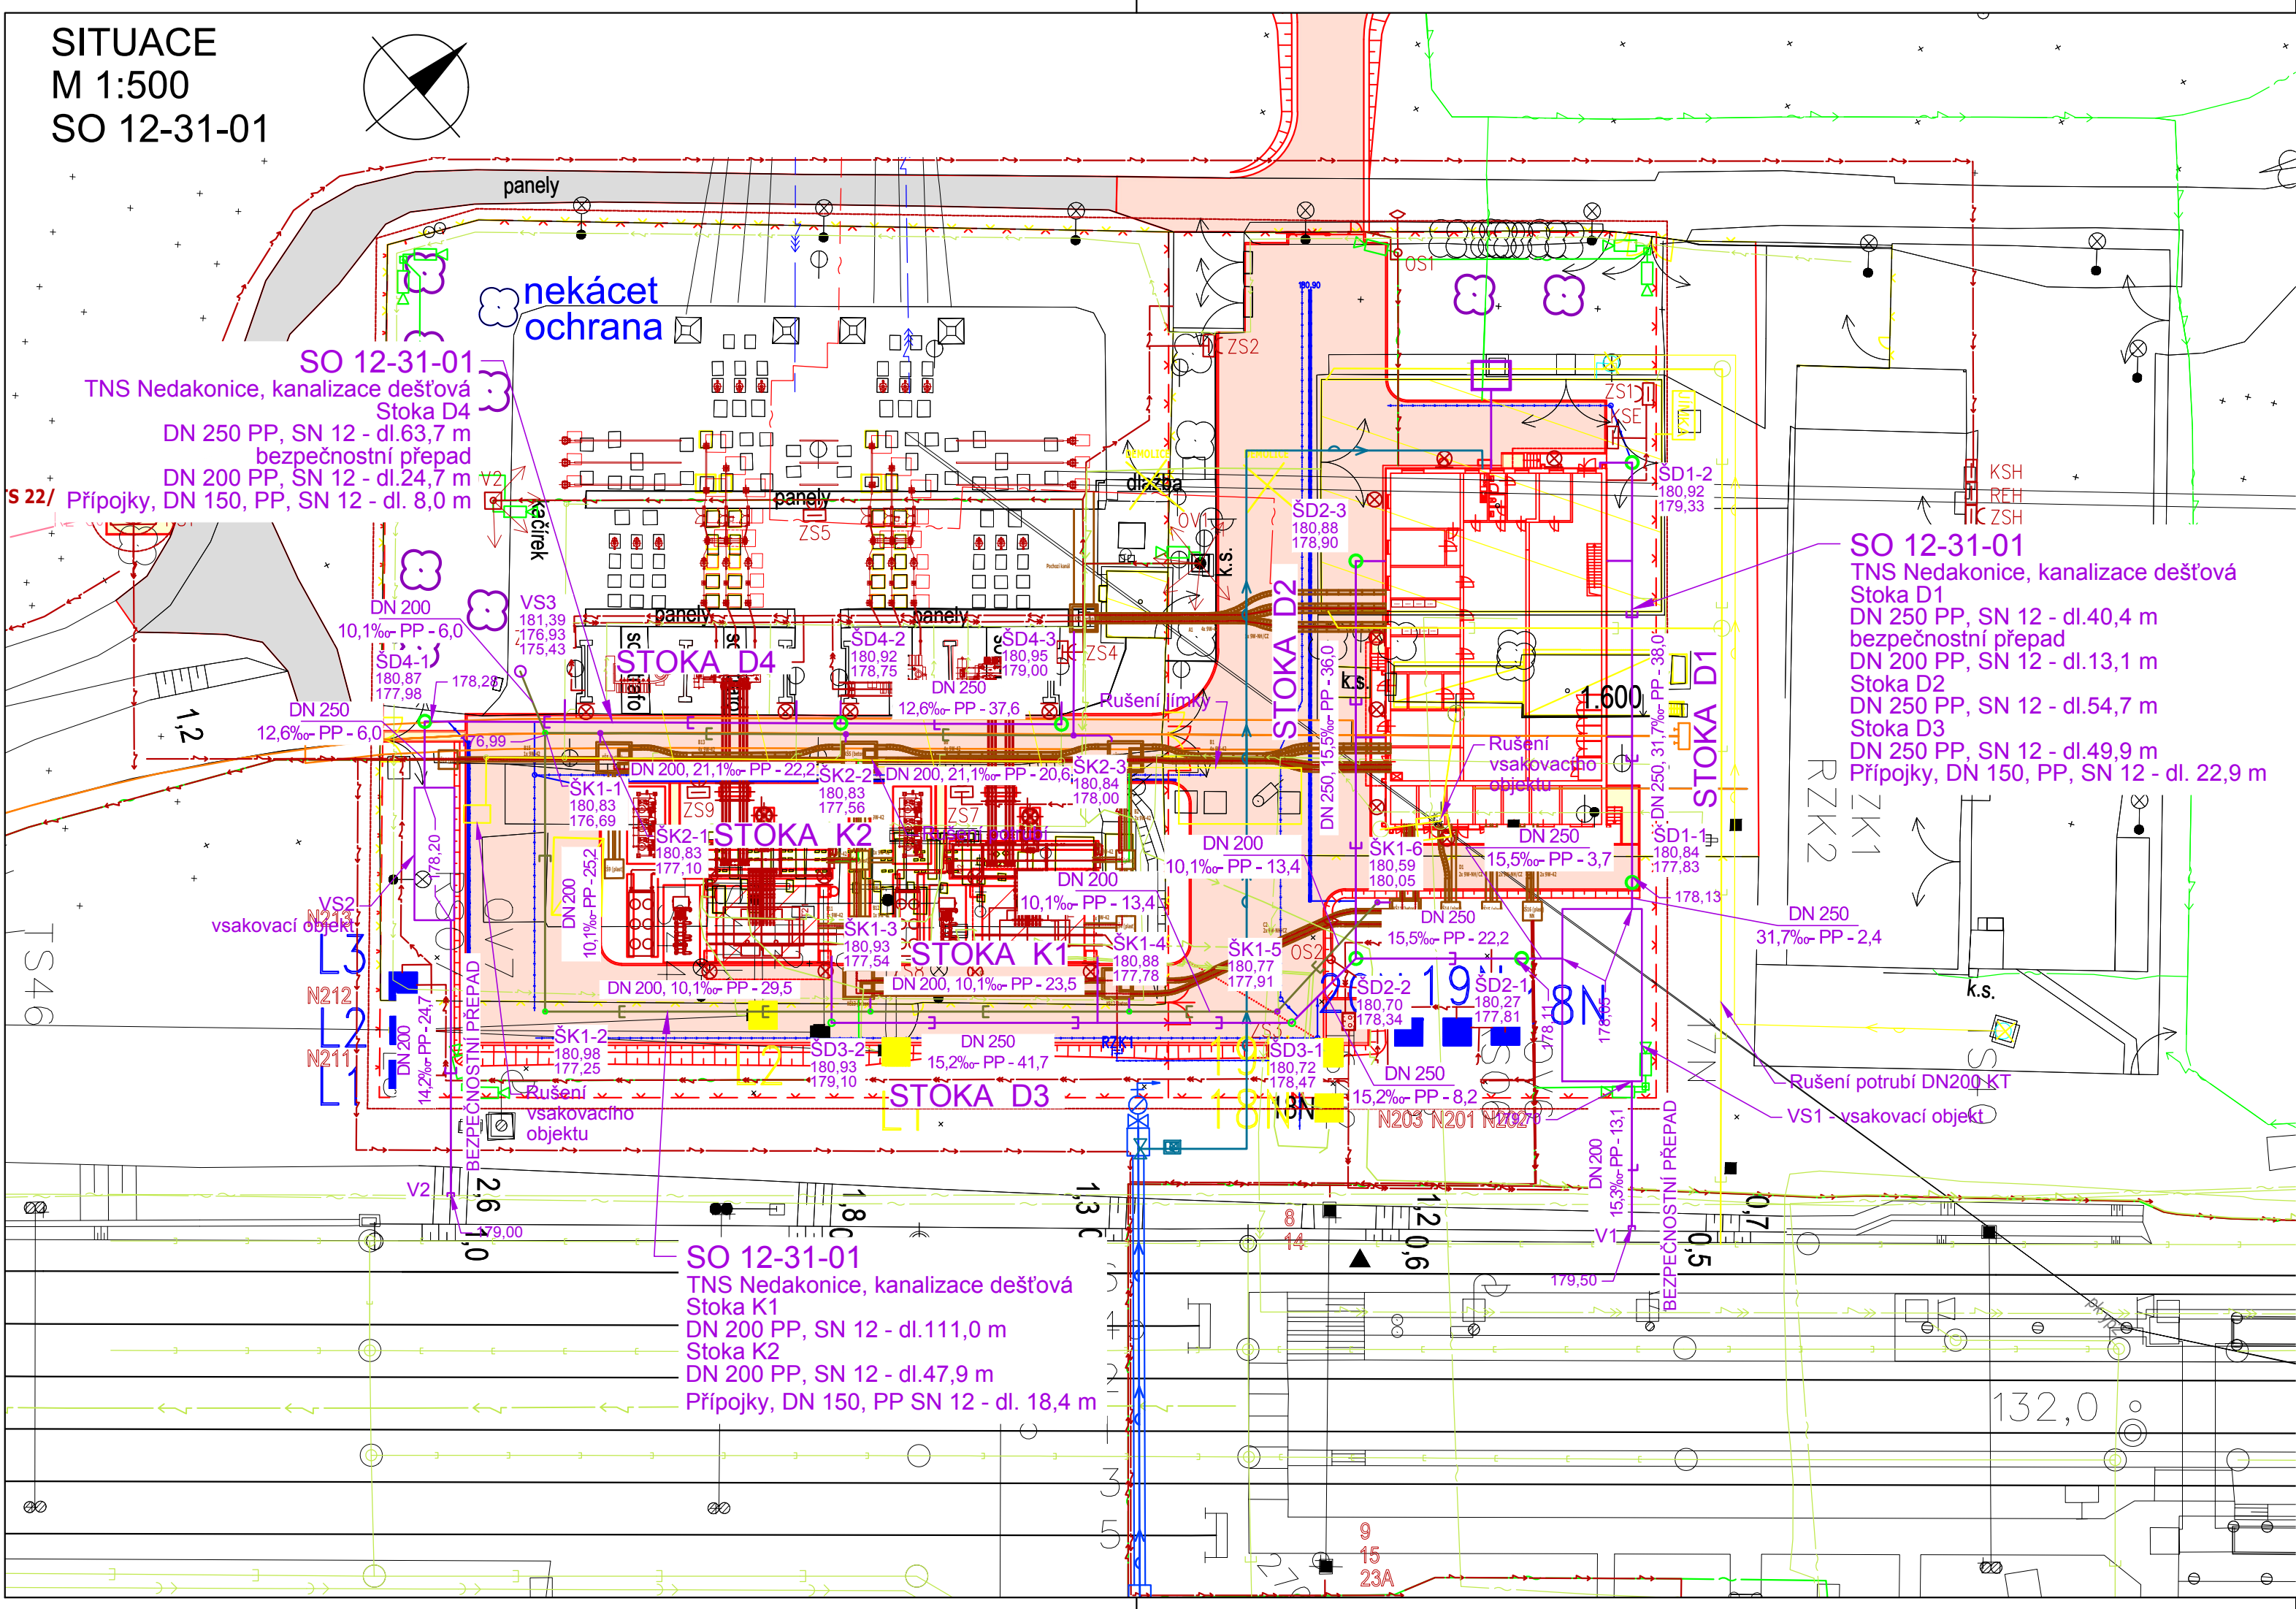


SITUACE
M 1:500
SO 12-31-01

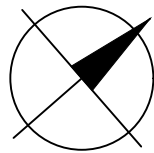

LEGENDA STÁVAJÍCÍCH INŽENÝRSKÝCH SÍTÍ

- Obec Nedakonice vodovod
- SVK UH kanalizace jednotná
- EGD VVN nadzemní vedení
- EGD sdělovací nadzemní vedení
- CETIN sdělovací kabely
- EGD NN nadzemní vedení
- SŽ vodovod
- SŽ kanalizace dešťová, trativody
- SŽ kanalizace splašková
- SŽ kanalizace výtlač
- ČD Telematika, SŽ - sdělovací kabely
- SŽ NN kabely
- SŽ SEE VN kabely

LEGENDA NAVRŽENÝCH INŽENÝRSKÝCH SÍTÍ

- vodovod
- kanalizace dešťová
- kanalizace splašková
- sdělovací kabely
- NN kabely
- nadzemní vedení VN
- kabelovod
- rušení

Ostatní

- oplocení
- zpevněná plocha

Jiná ověření:		Paré:	
Orientační schéma:		Razítko oprávněné osoby:	
Podpis:		Datum:	
Revize:	Datum:	Popis:	Kontroloval:
000	15.05.2024	Definitivní odevzdání dokumentace	Ing. Daniela Šimkovičová
Stavebník/Investor: Správa železnic, státní organizace			
Adresa: Dlážděná 1003/7, 110 00 Praha 1			
Zástupce investora: Stavební správa východ			
Adresa: Nerudova 773/1, 779 00 Olomouc			
Zhotovitel díla: SUDOP BRNO, spol. s r.o.			
Adresa: Kounicova 26, 602 00 Brno			
Kontakt: T: +420 972 625 804			
E: sudop@sudop-brno.cz			
Zhotovitel části/objektu: SUDOP BRNO, spol. s r.o.			
Adresa: Kounicova 26, 602 00 Brno			
Kontakt: T: +420 972 625 804			
E: sudop@sudop-brno.cz			
Hlavní projektant (HIP): Ing. Radoslav Molák		Specialista: Ing. Daniela Šimkovičová	
Název stavby/akce: Zvýšení dostupnosti výkonu TNS Nedakonice v systému AC 25 kV		Označení investora: S622000551	
Název části: Potrubiční vedení kanalizace, plynovod, vodovod		Zakázka: 23070-01	
Název objektu/díle části: TNS Nedakonice, kanalizace dešťová		Označení části: D.2.1.6	
Název přílohy: Situace		Označení objektu/komplexu: SO 12-31-01	
Název díle části přílohy: Situace, kanalizace dešťová		Číslo přílohy (typ/pořadí): 2. 101	
Odpovědný projektant: Ing. Filip Haška		Stupeň dokumentace: DUSL	
Kraj: Zlínský, Jihomoravský		Smluvní datum zpracování: 15.05.2024	
Měřítko: 1:500		Formáty: 4A4	
TUDU: viz. příloha A.		Smluvní datum zpracování: 15.05.2024	
Označení investora: S 6 2 2 0 0 0 5 5 1		Stupeň dokumentace: Část: D U S L	
Objekt: D 2 1 0 6		Příloha: S 0 1 2 3 1 0 1	
Podobjekt: X		Revize: 2 - 1 0 1 - 0 0 0	