


SITUACE  
M 1:500  
SO 12-31-02

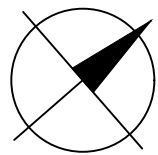


LEGENDA

- KATASTRÁLNÍ MAPA
- VNITŘNÍ KRESBA
- HRANICE DRÁHY - POZEMEK SŽ
- HRANICE DRÁHY - POZEMEK ČD

LEGENDA NAVRŽENÝCH INŽENÝRSKÝCH SÍTÍ

- kanalizace spašková

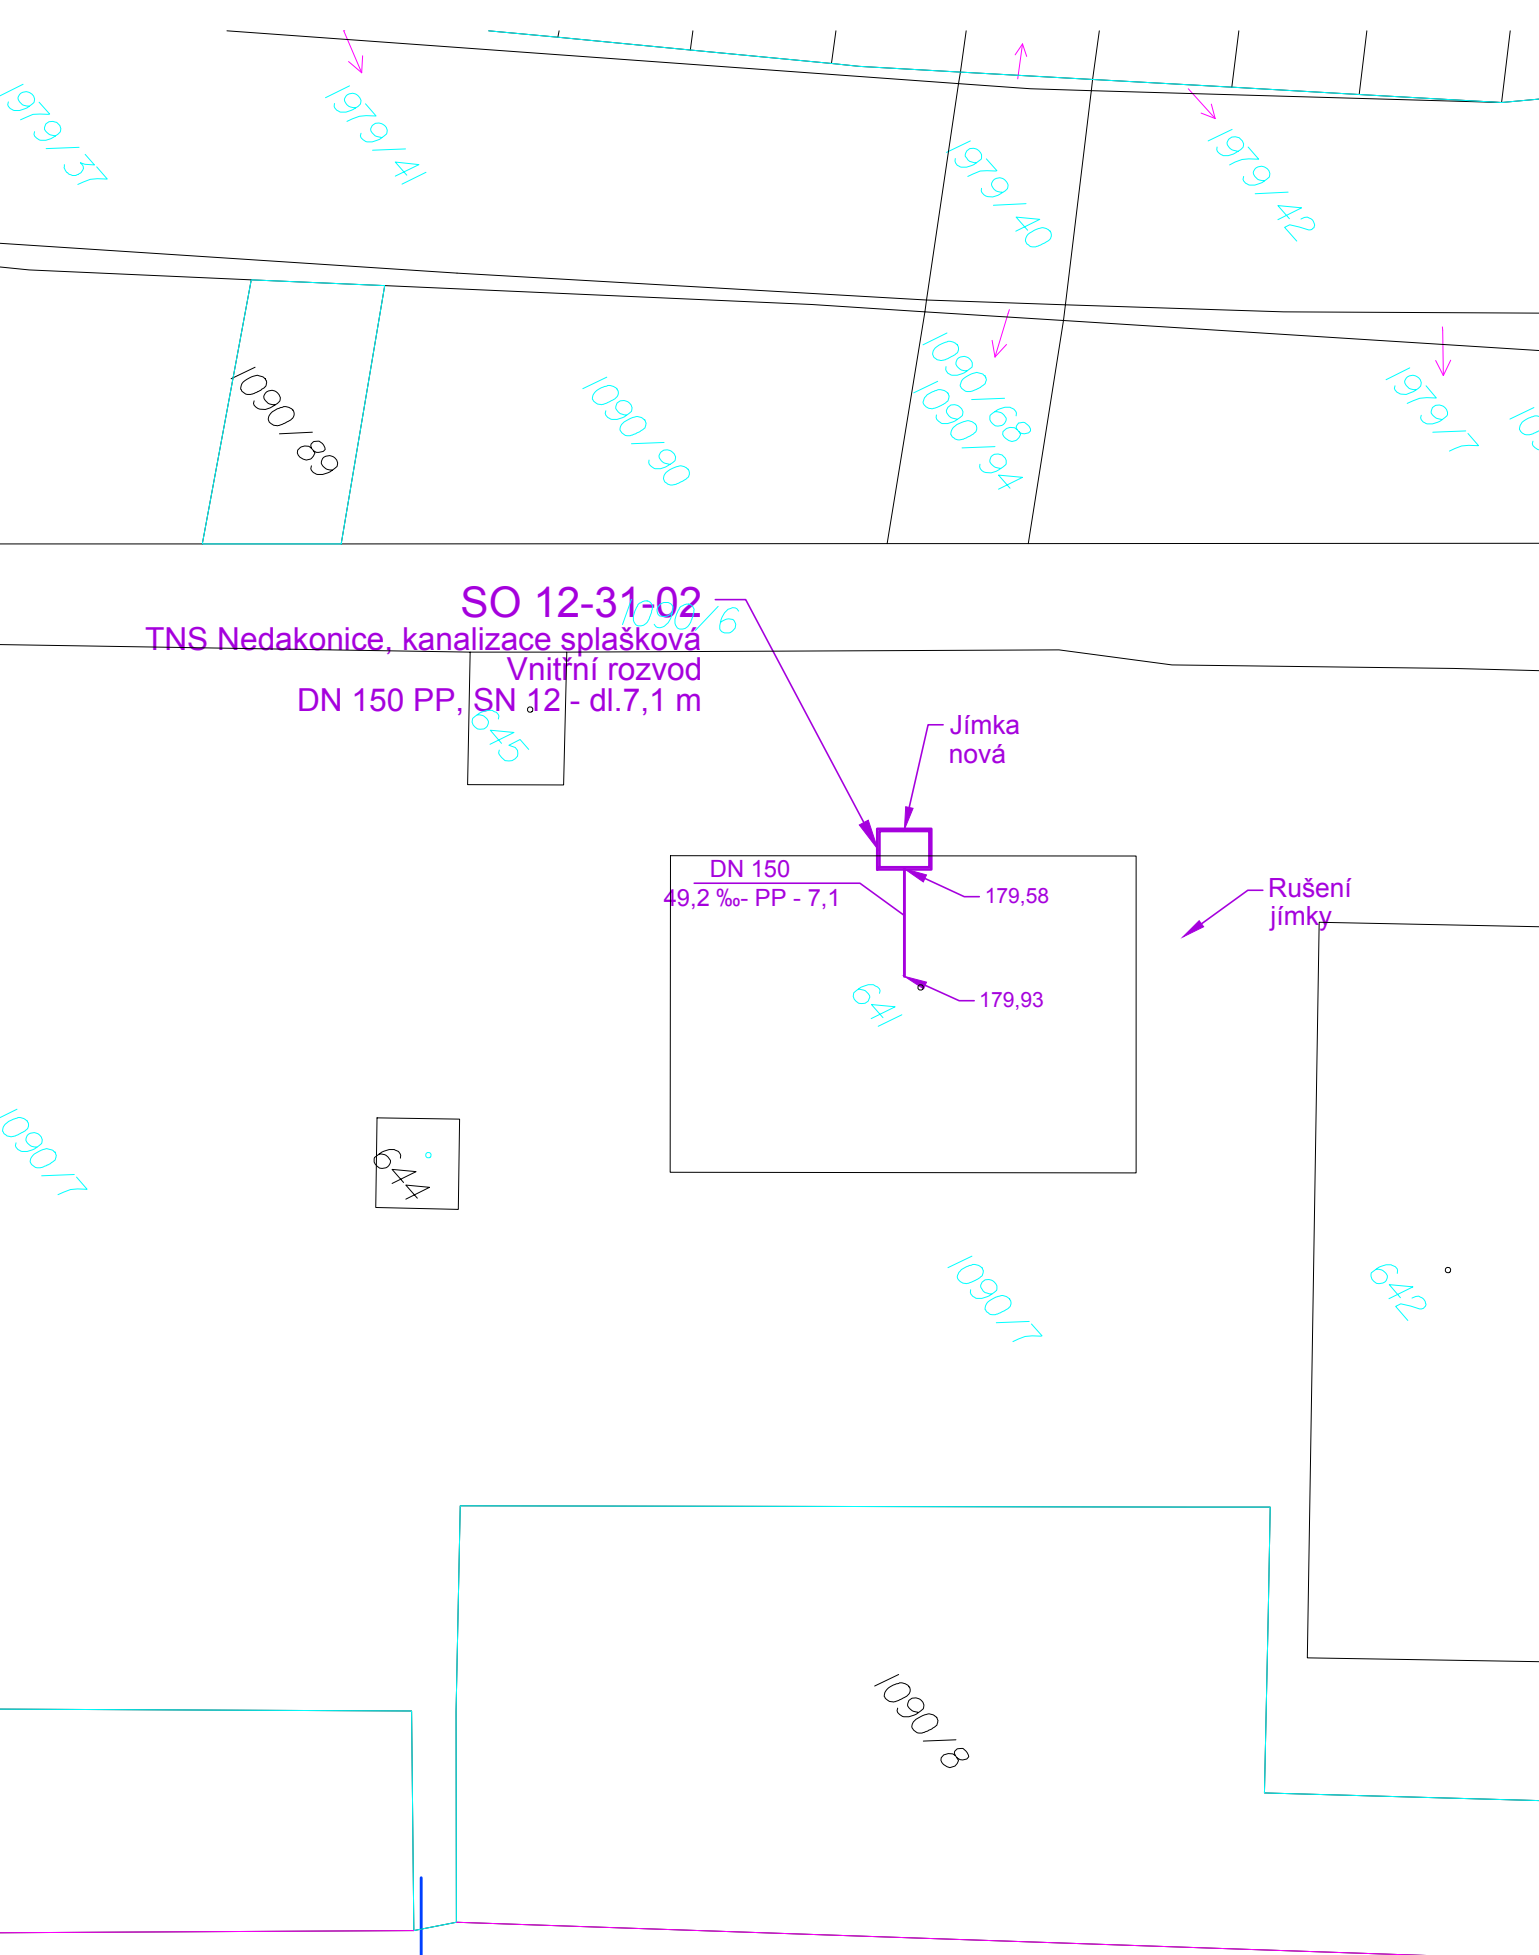

Jiná ověření:				Paré:			
Orientační schéma:				Razítko oprávněné osoby:			
Podpis:				Datum:			
Revize:	Datum:	Popis:		Kontroloval:			
000	15.05.2024	Definitivní odevzdání dokumentace		Ing. Daniela Šimkovičová			
Stavebník/Investor:				Správa železnic, státní organizace			
Adresa:				Dlážděná 1003/7, 110 00 Praha 1			
Zástupce investora:				Stavební správa východ			
Adresa:				Nerudova 773/1, 779 00 Olomouc			
							
Zhotovitel díla:				SUDOP BRNO, spol. s r.o.			
Adresa:				Kounicova 26, 602 00 Brno			
Kontakt:				T: +420 972 625 804 E: sudop@sudop-brno.cz			
							
Zhotovitel části/objektu:				SUDOP BRNO, spol. s r.o.			
Adresa:				Kounicova 26, 602 00 Brno			
Kontakt:				T: +420 972 625 804 E: sudop@sudop-brno.cz			
							
Hlavní projektant (HIP):				Ing. Radoslav Molák		Specialista: Ing. Daniela Šimkovičová	
Název stavby/akce:		Zvýšení disponibility výkonu TNS Nedakonice v systému AC 25 kV			Označení investora: S622000551		
					Zakázka: 23070-01		
Název části:		Potrubní vedení kanalizace, plynovod, vodovod			Označení části: D.2.1.6		
Název objektu/díleč části:		TNS Nedakonice, kanalizace splašková			Označení objektu/komplexu: SO 12-31-02		
Název přílohy:		Situace			Číslo přílohy (typ/pořadí): 2. 102		
Název díleč části přílohy:		Situace, kanalizace splašková - KN					
Odpovědný projektant:		Zpracovatel přílohy: Ing. Filip Haška		Měřítko: 1:500 Formáty: 3A4		Stupeň dokumentace: DUSL	
Kraj: Zlínský, Jihomoravský		Katastrální území: viz. příloha A.		TUDU: viz. příloha A.		Smluvní datum zpracování: 15.05.2024	
Označení investora: S 6 2 2 0 0 0 5 5 1 - D U S L - D 2 1 0 6 - S O I 2 3 I 0 2 - X X - 2 - 1 0 2 - 0 0 0							
Stupeň dokumentace: Část: Objekt: Podoba: Příloha: Revize:							