




SO 12-50-02 TNS Nedakonice, sjezd z komunikace III/4273

M 1:500

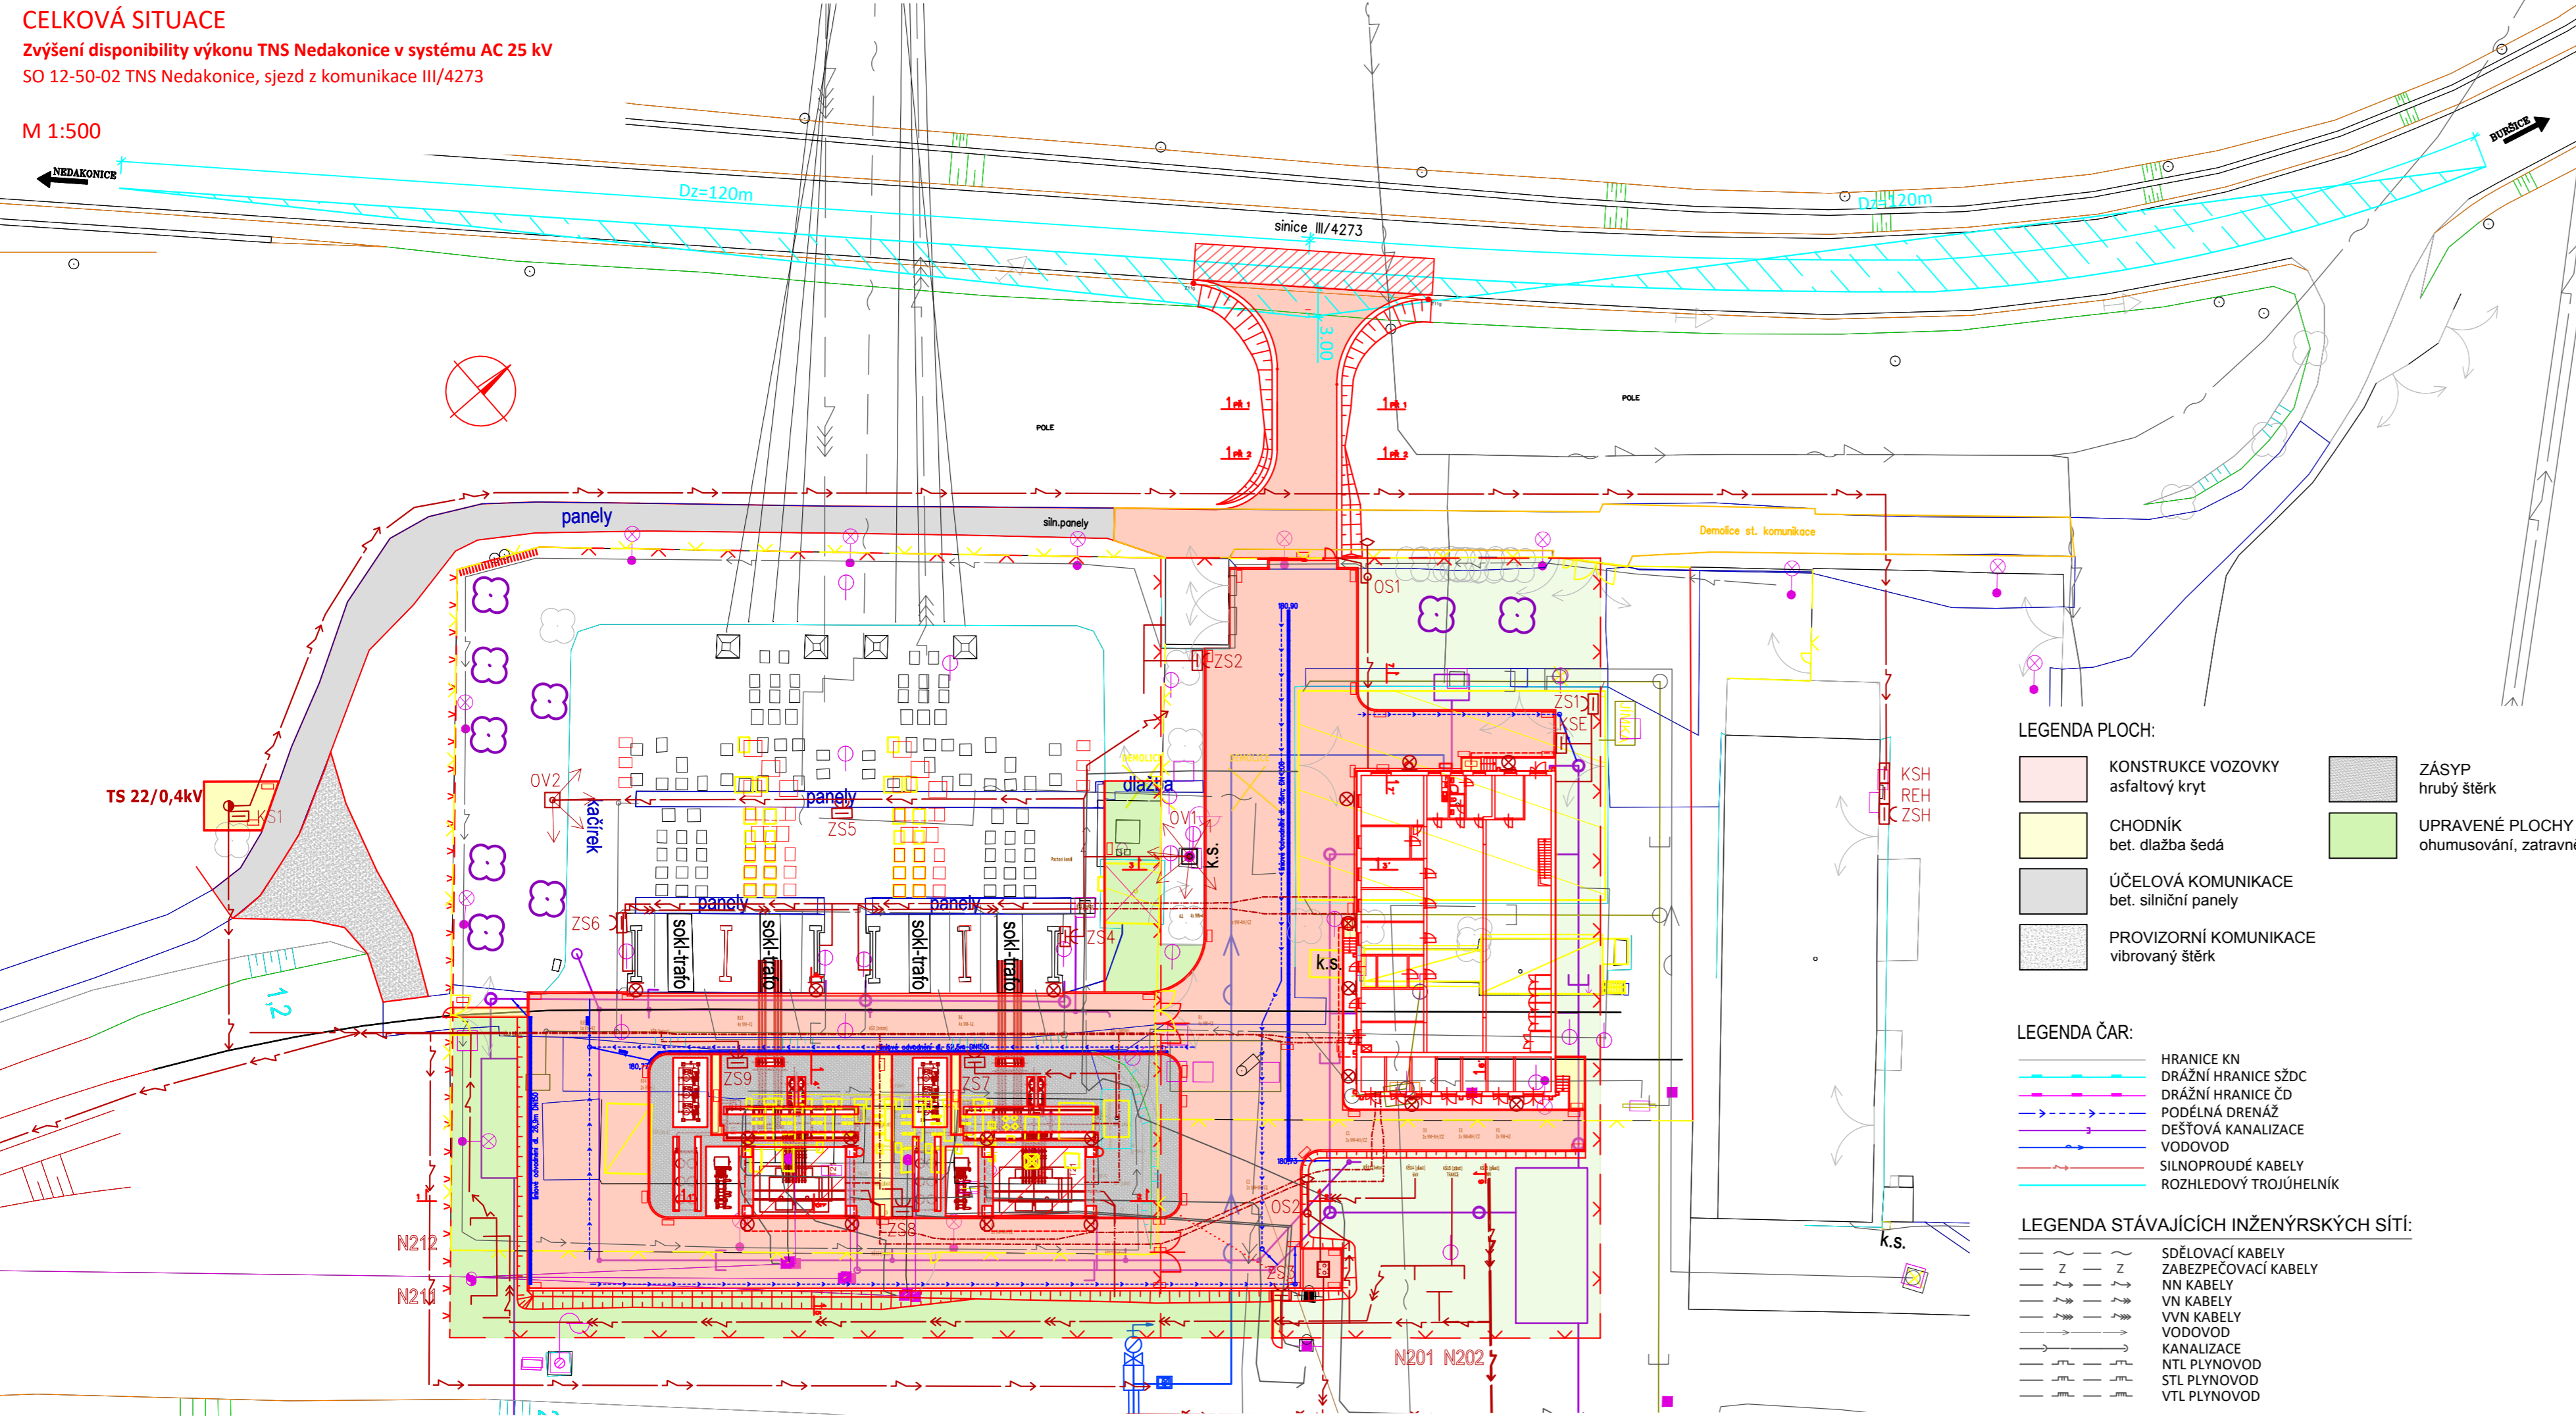

Jiná ověření:		Paré:	
Orientační schéma:		Razítko oprávněné osoby:	
		Podpis: Datum:	
Revize:	Datum:	Popis:	Kontroloval:
000	15.05.2024	Definitivní odevzdání dokumentace	Bronislav Urbánek
Stavebník/Investor: Správa železnic, státní organizace			
Adresa:		Dlážděná 1003/7, 110 00 Praha 1	
Zástupce investora:		Stavební správa východ	
Adresa:		Nerudova 773/1, 779 00 Olomouc	
			
		SPRÁVA ŽELEZNIC	
Zhotovitel díla: SUDOP BRNO, spol. s r.o.			
Adresa:		Kounicova 26, 611 36 Brno	
Kontakt:		T: +420 972 625 804 E: sudop@sudop-brno.cz	
			
		SUDOP BRNO	
Zhotovitel části/objektu: SUDOP BRNO, spol. s r.o.			
Adresa:		Kounicova 26, 611 36 Brno	
Kontakt:		T: +420 972 625 804 E: sudop@sudop-brno.cz	
			
		SUDOP BRNO	
Hlavní projektant (HIP): Ing. Radoslav Molák		Specialista: Bronislav Urbánek	
Název stavby/akce: Zvýšení disponibility výkonu TNS Nedakonice v systému AC 25 kV			
		Označení investora: S622000551	
		Zakázka: 23070-01	
Název části:		Pozemní komunikace, ostatní zpevněné plochy a prostrantství	
		Označení části: D.2.1.8	
Název objektu/díle části:		TNS Nedakonice, sjezd z komunikace III/4273	
		Označení objektu/komplexu: SO 12-50-02	
Název přílohy:		Celková situace	
		Číslo přílohy (typ/pořadí): 2. 001	
Název díle části přílohy:			
Odpovědný projektant: Ing. Ivana Navrátilová		Zpracovatel přílohy: Ing. Ivana Navrátilová	
Kraj: Zlínský, Jihomoravský		Měřítko: 1:500 Formáty: 4xA4	
		TUDU: viz. příloha A.	
		Stupeň dokumentace: DUSL	
		Smluvní datum zpracování: 15.05.2024	
Označení investora: 5 6 2 2 0 0 0 0 5 1 D Ú S L X - D 2 1 0 8 - S O 1 2 5 0 0 2 - X X - 2 - 1 0 1 0 0 0			
Stupeň dokumentace: Část: Objekt: Podobjekt: Příloha: Revize:			