


SITUACE
M 1:500
SO 12-32-01

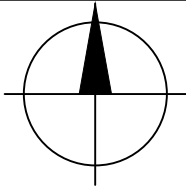

1090/7

1090/8

668/20

656

28

1982/2


291

LEGENDA

- KATASTRÁLNÍ MAPA
———— VNITŘNÍ KRESBA
———— HRANICE DRÁHY - POZEMEK SŽ
———— HRANICE DRÁHY - POZEMEK ČD


LEGENDA NAVRŽENÝCH INŽENÝRSKÝCH SÍTÍ


————> vodovod

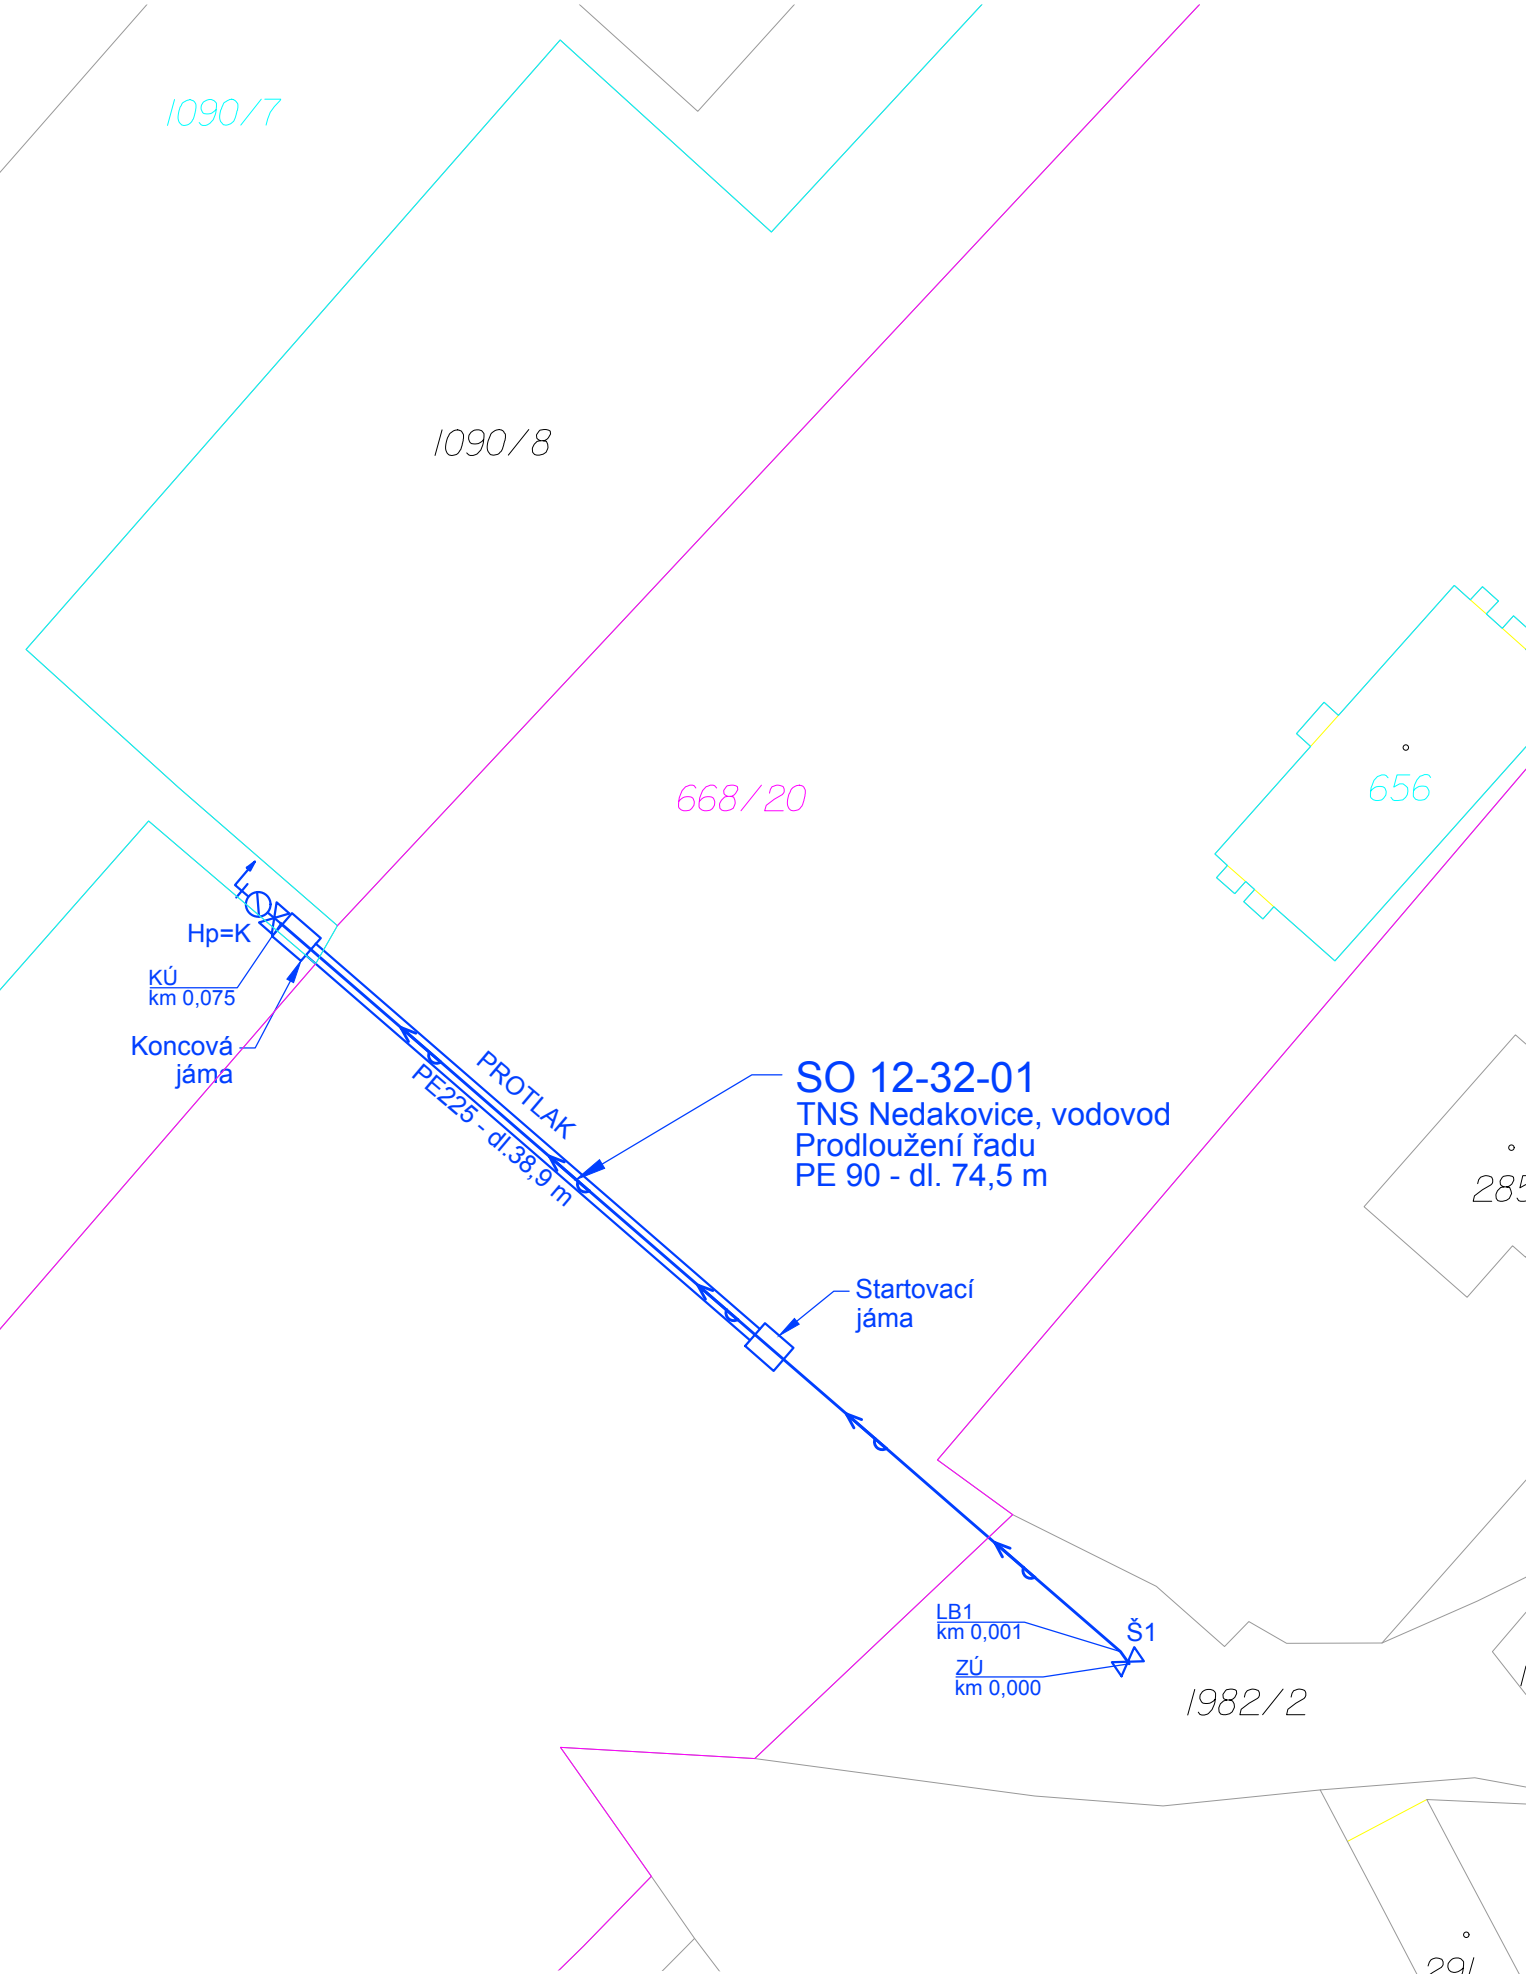


Jiná ověření:	Paré:
Orientační schéma:	Razítko oprávněné osoby:
Podpis: Datum:	

Revize:	Datum:	Popis:	Kontroloval:
000	15.05.2024	Definitivní odevzdání dokumentace	Ing. Daniela Šimkovičová

Stavebník/Investor:	Správa železnic, státní organizace	
Adresa:	Dlážděná 1003/7, 110 00 Praha 1	
Zástupce investora:	Stavební správa východ	
Adresa:	Nerudova 773/1, 779 00 Olomouc	

Zhotovitel díla:	SUDOP BRNO, spol. s r.o.	
Adresa:	Kounicova 26, 602 00 Brno	
Kontakt:	T: +420 972 625 804 E: sudop@sudop-brno.cz	

Zhotovitel části/objektu:	SUDOP BRNO, spol. s r.o.	
Adresa:	Kounicova 26, 602 00 Brno	
Kontakt:	T: +420 972 625 804 E: sudop@sudop-brno.cz	

Hlavní projektant (HIP):	Ing. Radoslav Molák	Specialista:	Ing. Daniela Šimkovičová
--------------------------	----------------------------	--------------	---------------------------------

Název stavby/akce:	Zvýšení disponibility výkonu TNS Nedakonice v systému AC 25 kV	Označení investora: S622000551
		Zakázka: 23070-01
Název části:	Potrubní vedení kanalizace, plynovod, vodovod	Označení části: D.2.1.6
Název objektu/díle části:	TNS Nedakonice, vodovod	Označení objektu/komplexu: SO 12-32-01
Název přílohy:	Situace	Číslo přílohy (typ/pořadí): 2. 102
Název díle části přílohy:	Situace, vodovod - KN	
Odpovědný projektant:	Zpracovatel přílohy: Ing. Daniela Šimkovičová	Měřítko: 1:500 Formáty: 3A4
Kraj:	Katastrální území: viz. příloha A.	TUDU: viz. příloha A.

Označení investora:	Stupeň dokumentace:	Část:	Objekt:	Podobjekt:	Příloha:	Revize:
S 6 2 2 0 0 0 5 5 1	-	D U S L	-	D 2 1 0 6	-	S O 1 2 3 2 0 1
						- X X
						- 2 - 1 0 2 - 0 0 0