


SITUACE

Zvýšení disponibility výkonu TNS Nedakonice v systému AC 25 kV

SO 12-50-02 TNS Nedakonice, sjezd z komunikace III/4273

M 1:200

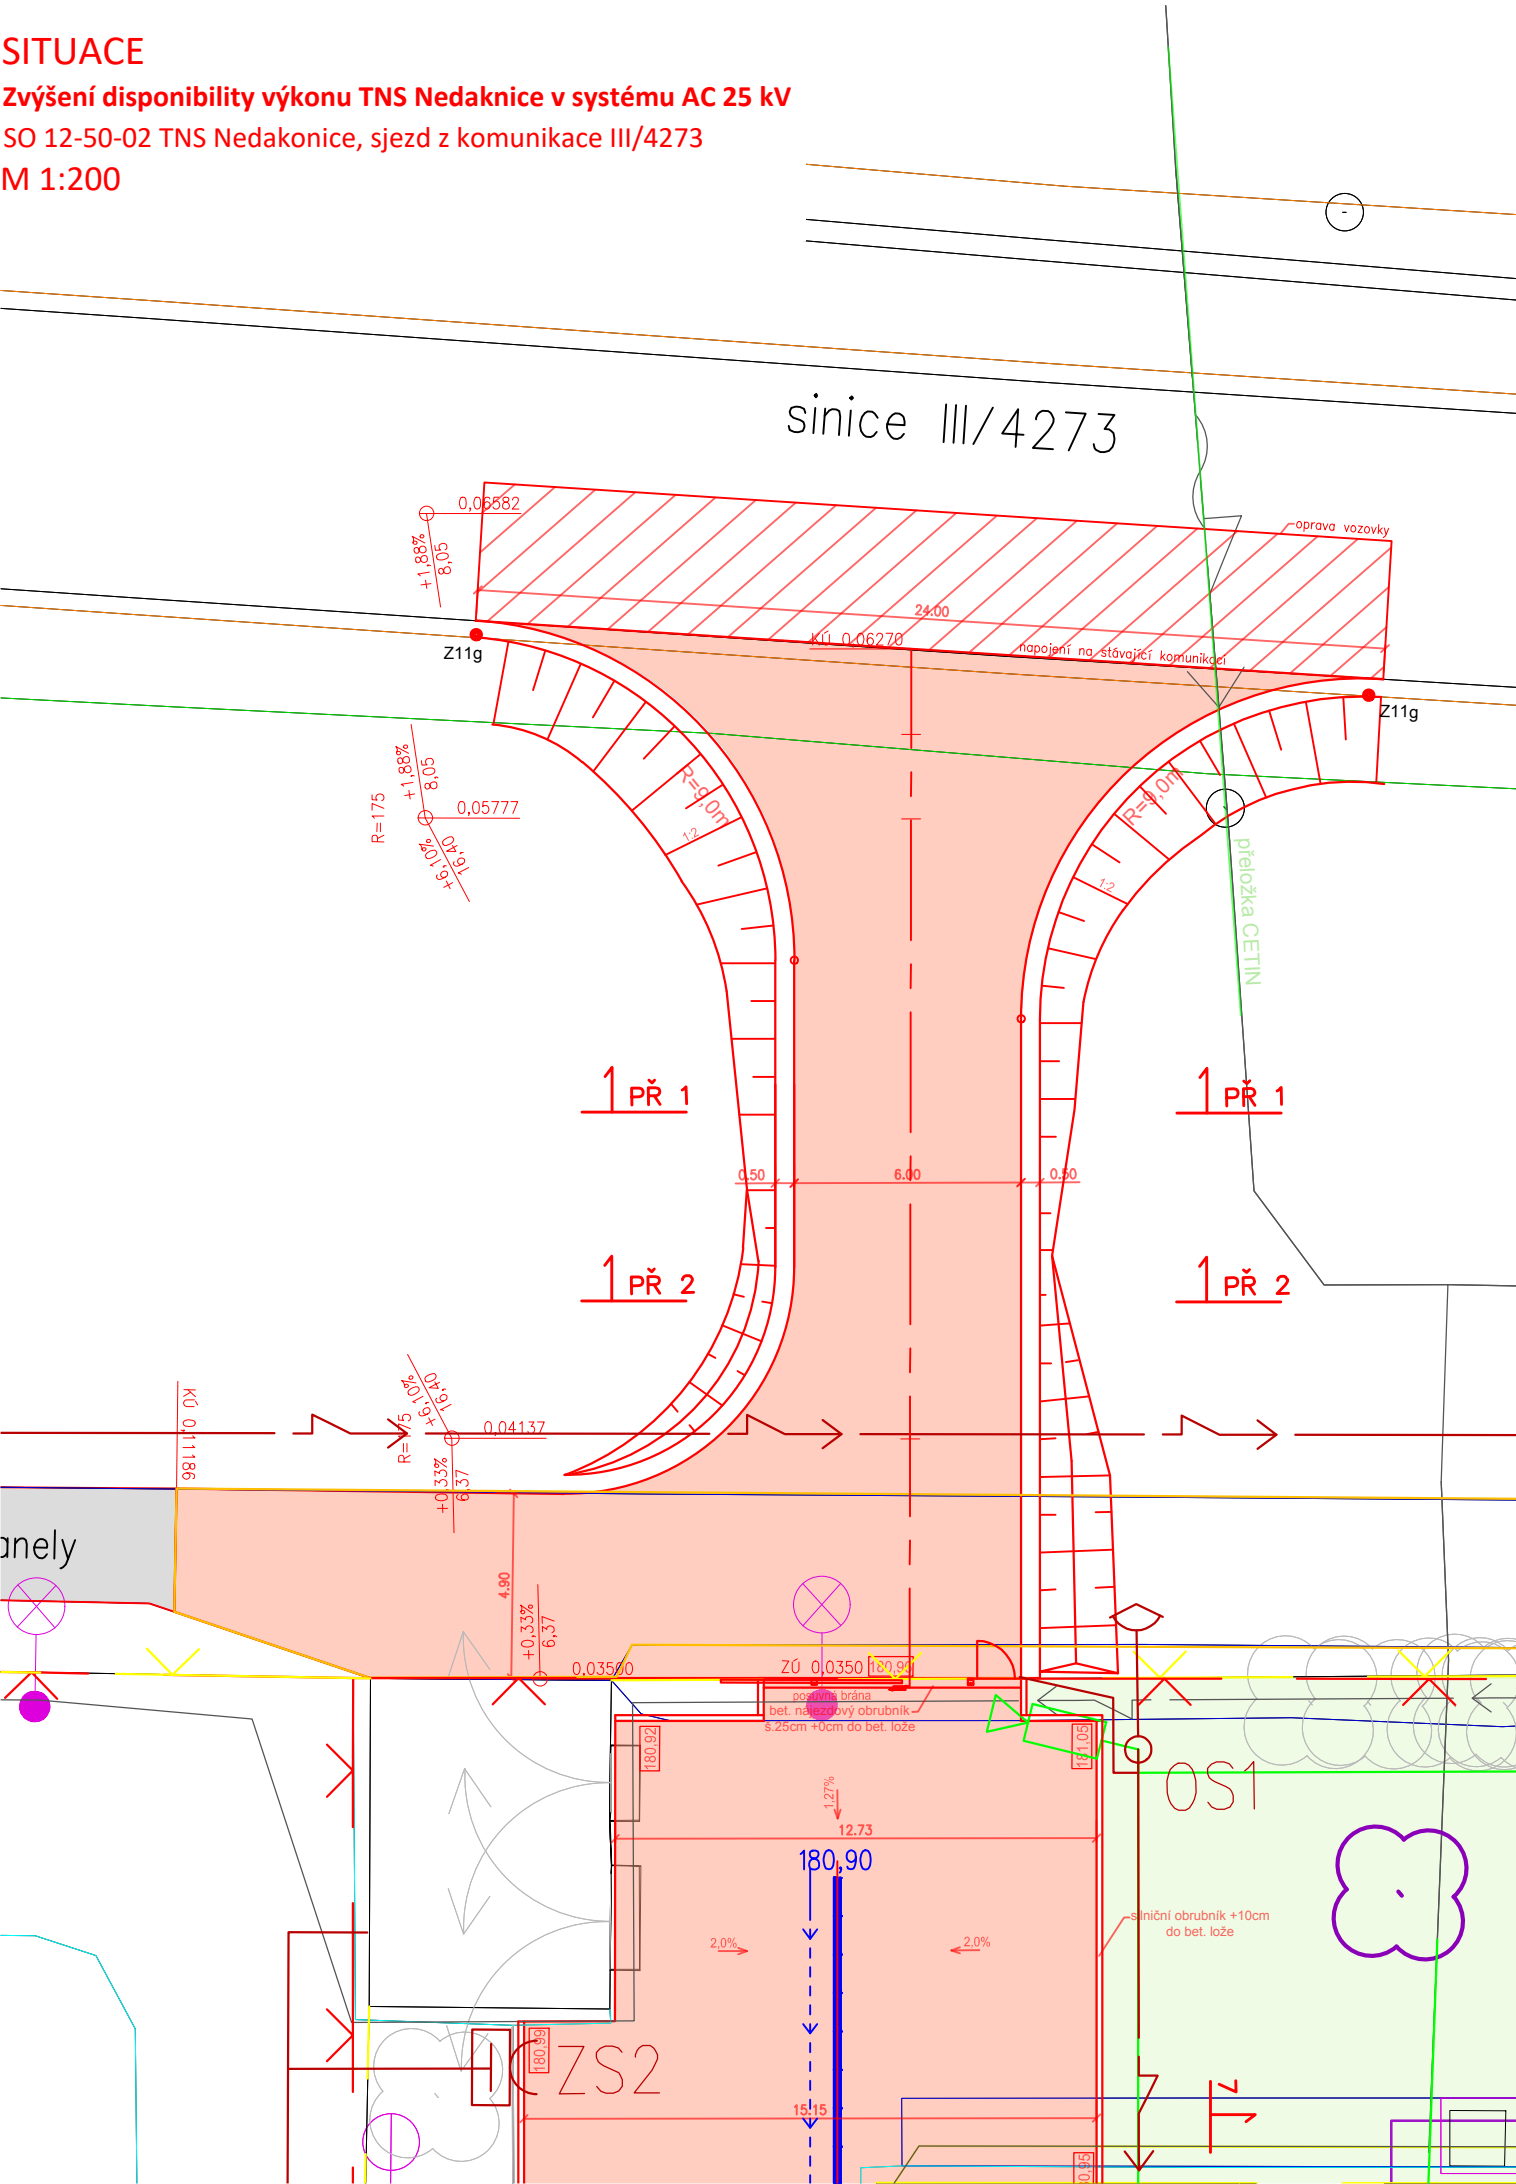

Jiná ověření:		Paré:	
Orientační schéma:		Razítko oprávněné osoby:	
		Podpis: Datum:	
Revize:	Datum:	Popis:	Kontroloval:
000	15.05.2024	Definitivní odevzdání dokumentace	Bronislav Urbánek
Stavebník/Investor:		Správa železnic, státní organizace	
Adresa:		Dlážděná 1003/7, 110 00 Praha 1	
Zástupce investora:		Stavební správa východ	
Adresa:		Nerudova 773/1, 779 00 Olomouc	
			
Zhotovitel díla:		SUDOP BRNO, spol. s r.o.	
Adresa:		Kounicova 26, 611 36 Brno	
Kontakt:		T: +420 972 625 804 E: sudop@sudop-brno.cz	
			
Zhotovitel části/objektu:		SUDOP BRNO, spol. s r.o.	
Adresa:		Kounicova 26, 611 36 Brno	
Kontakt:		T: +420 972 625 804 E: sudop@sudop-brno.cz	
			
Hlavní projektant (HIP):		Ing. Radoslav Molák	Specialista: Bronislav Urbánek
Název stavby/akce:		Zvýšení disponibility výkonu TNS Nedakonice v systému AC 25 kV	Označení investora: S622000551
			Zakázka: 23070-01
Název části:		Pozemní komunikace, ostatní zpevněné plochy a prostranství	Označení části: D.2.1.8
Název objektu/díle části:		TNS Nedakonice, sjezd z komunikace III/4273	Označení objektu/komplexu: SO 12-50-02
Název přílohy:		Situace	Číslo přílohy (typ/pořadí): 2. 002
Název díle části přílohy:			
Odpovědný projektant:		Zpracovatel přílohy: Ing. Ivana Navrátilová	Stupeň dokumentace: DUSL
Ing. Ivana Navrátilová		Měřítko: 1:200 Formáty: 2xA4	Smluvní datum zpracování: 15.05.2024
Kraj: Zlínský, Jihomoravský		Katastrální území: viz. příloha A.	
viz. příloha A.		TUDU: viz. příloha A.	
Označení investora:		Stupeň dokumentace: Část:	Objekt:
S 6 2 2 0 0 0 5 5 1		D U S L X - D 2 1 0 8	- S 0 1 2 5 0 0 2
			- X X - 2 - 0 0 2
			0 0 0