


Výstavba TNS Bučovice

C.3 Koordinační situační výkres

Koordinační situace - klad 2

M1:1000

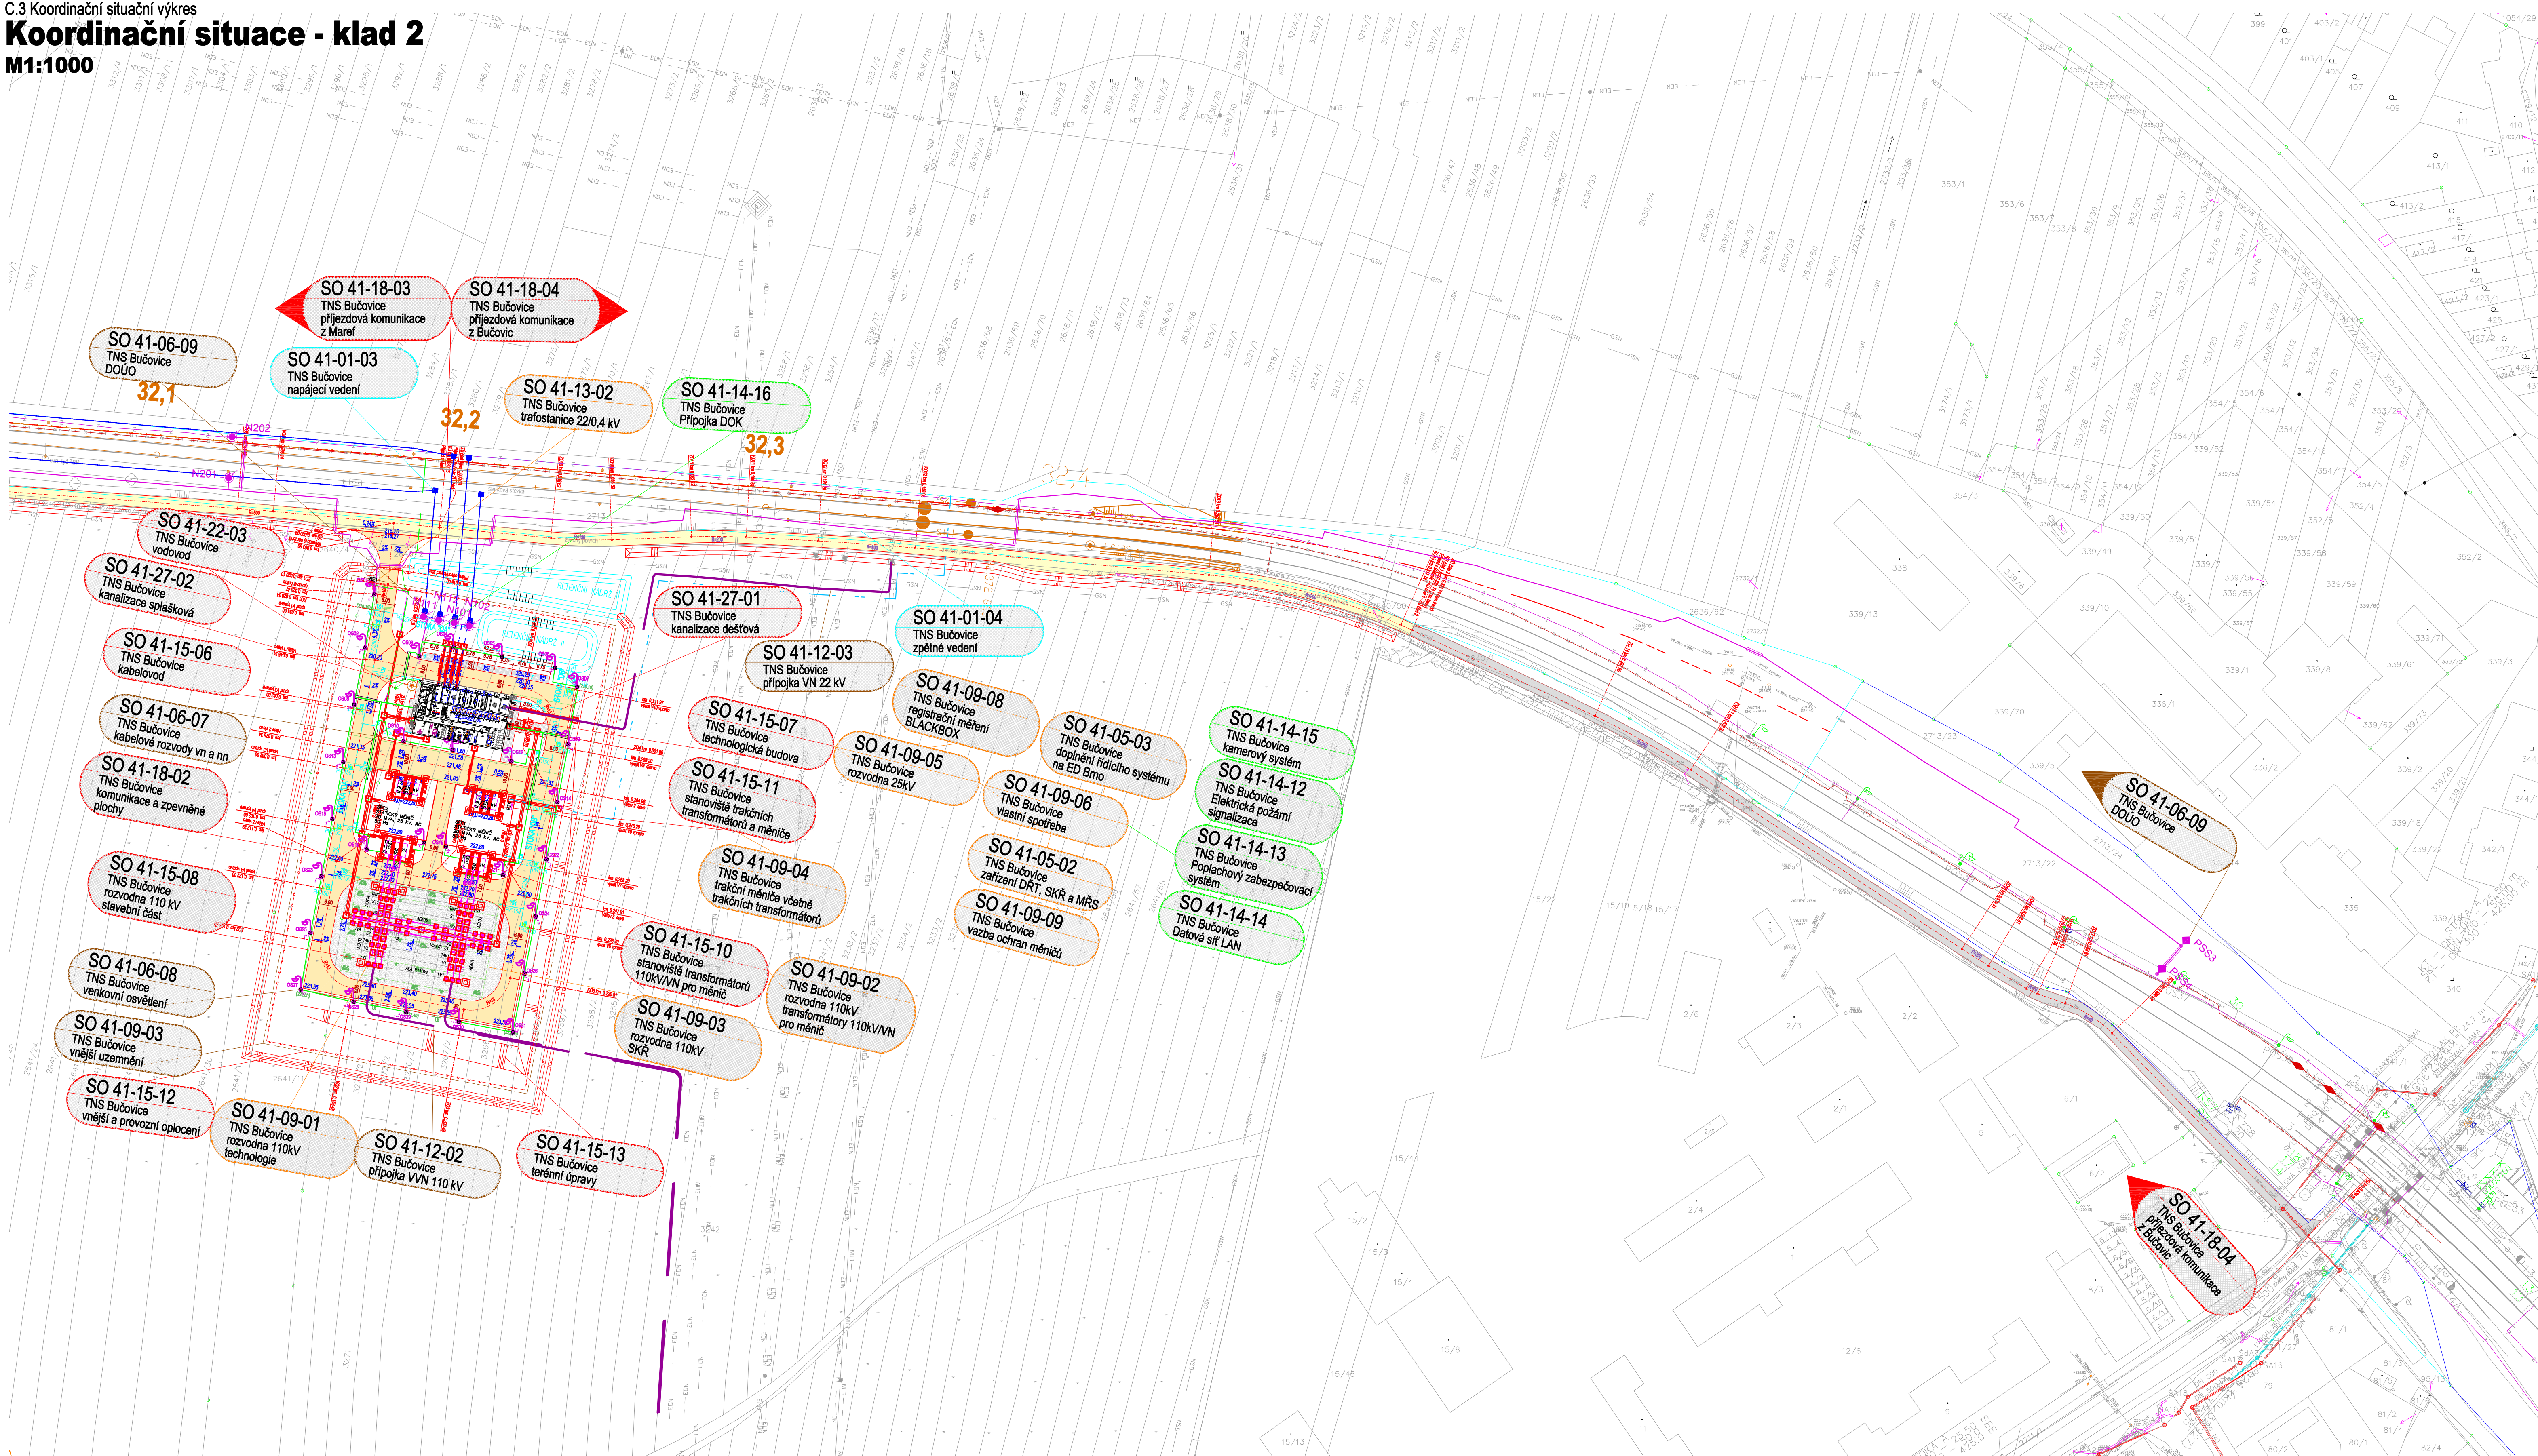

OBJEKTOVÁ SKLADBA

- PS 41-14-16 TNS Bučovice, přípojka DOK
- PS 41-14-12 TNS Bučovice, elektrická požární signalizace
- PS 41-14-13 TNS Bučovice, poplachový zabezpečovací systém
- PS 41-14-14 TNS Bučovice, datová síť LAN
- PS 41-14-15 TNS Bučovice, kamerový systém
- PS 41-05-02 TNS Bučovice, zařízení DRT, SKŘ a MŘS
- PS 41-05-03 TNS Bučovice, doplnění řídícího systému na ED Bmo
- PS 41-09-01 TNS Bučovice, rozvodna 110kV, technologie
- PS 41-09-02 TNS Bučovice, rozvodna 110kV, transformátory 110kV/VN pro měnění
- PS 41-09-03 TNS Bučovice, rozvodna 110kV, SKŘ
- PS 41-09-04 TNS Bučovice, trakční měniče včetně trakčních transformátorů
- PS 41-09-05 TNS Bučovice, rozvodna 25kV
- PS 41-09-06 TNS Bučovice, vlastní spotřeba
- PS 41-09-07 TNS Bučovice, měření spotřeby
- PS 41-09-08 TNS Bučovice, registrační měření - BLACKBOX
- PS 41-09-09 TNS Bučovice, vazba ochrany měničů
- PS 41-13-02 TNS Bučovice, trafostanice 220,4 kV
- SO 41-27-01 TNS Bučovice, kanalizace dešťová
- SO 41-27-02 TNS Bučovice, kanalizace spáňková
- SO 41-22-03 TNS Bučovice, vodovod
- SO 41-15-08 TNS Bučovice, rozvodna 110 kV, stavební část
- SO 41-15-10 TNS Bučovice, stanoviště transformátorů 110kV/VN pro měnění
- SO 41-15-11 TNS Bučovice, stanoviště trakčních transformátorů a měniče
- SO 41-15-12 TNS Bučovice, měřící a provozní oplocení
- SO 41-15-13 TNS Bučovice, terénní úpravy
- SO 41-06-07 TNS Bučovice, kabelové rozvody vn a nn
- SO 41-12-02 TNS Bučovice, přípojka VVN 110 kV
- SO 41-12-03 TNS Bučovice, přípojka VN 22 kV
- SO 41-06-08 TNS Bučovice, venkovní osvětlení
- SO 41-06-09 TNS Bučovice, DOUO
- SO 41-09-03 TNS Bučovice, vnější uzemnění


LEGENDA

- Hranice pozemku SZDC, s.o.
- Hranice pozemku ČD, a.s.
- Souvislé stavby "Rekonstrukce traťového úseku Blažovice (mimo) - Nesovice (včetně)"
- *SIL, I/50 Blažovice - obchvat*

- Trakční vedení
- Odvodnění
- Sdělovací zařízení
- Silnoproud
- DOUO

LEGENDA STÁVAJÍCÍCH INŽENÝRSKÝCH SÍTÍ

- CETIN - Síť s NN, elektropřípojky
- CETIN - STP nezaměřená poloha, neprovozované sítě
- CETIN - Zaměřená a kotovaná, vnitřní STP
- GasNet - Ocel/200
- Itself
- VaK - kanalizace
- VaK - vodovod
- Teplárna Kyjov

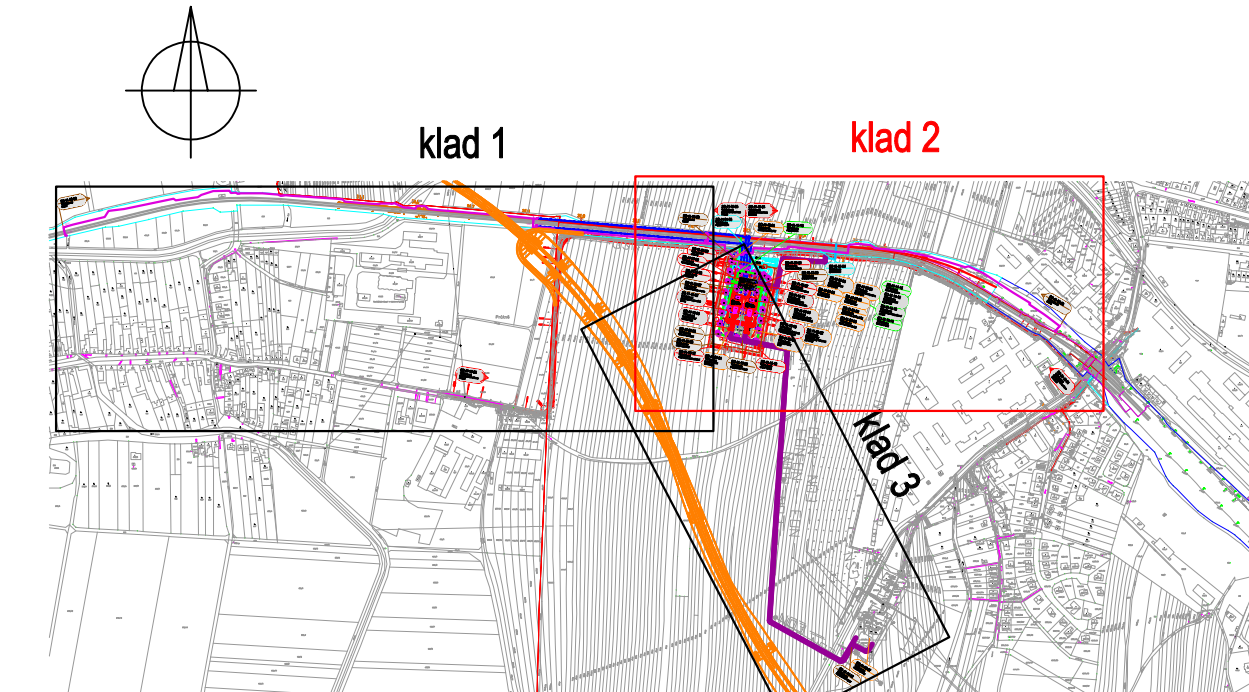

		ČÍSLO SOUPRAVY:	
		AKTUALIZACE SRPEN 2021	
		PO PŘIPOMÍNKOVÉM ŘÍZENÍ	
REVIZE Č.	DATUM	ZMĚNA	



Obtížnost 1a
130 80 Praha 3
Česká republika
tel.: +420 261 086 111
IDDS: netdavy
e-mail: praha@budov.cz



EXprojekt s.r.o.
Heršpická 758/13
615 00 Brno

MCO	MORAVIA CONSULT Olomouc a.s.		tel.: +420 585 570 444
	LEGIONÁŘSKÁ 1085/8, 779 00 Olomouc		ID: kje9md e-mail: moravia@moravia.cz http://www.moravia.cz

OBJEDNATEL		Správa železniční dopravní cesty, státní organizace v zastoupení: Správa železniční dopravní cesty, státní organizace, Stavební správa východ, Nerudova 1, 779 00 Olomouc	
HLAVNÍ INŽENÝR PROJEKTU	ING. JIŘÍ PARMA	G. ŘEDITEL MORAVIA CONSULT Olomouc a.s. ING. VÁCLAV KRATOCHVÍL	
ODPOVĚDNÝ PROJEKTANT	NAVŘHL, VYPRACOVAL	KONTROLOVAL	
PETR KUDELKA	PETR KUDELKA	ING. VLADIMÍR PROCHÁZKA	
KRAJ: JIHO-MORAVSKÝ	POVĚŘENÝ OÚ: BUČOVICE	OBC: BUČOVICE	
"Rekonstrukce ŽST Kyjov, 1. etapa"		ZAK. ČÍSLO MCO 18 - 001 - 233 - UR	
		ÚČEL DŮR	
		DATUM LEDEN 2020	
		FORMÁT 12x44	
		MĚŘÍTKO 1:1000	
Technologické rozvoden VVN/VN (energetika)		ČÁST POR.Č.	
TNS Bučovice, situace		D.D.3.2 2/1	

M1:1000



PS 41-14-15 TNS Bučovice, kamerový systém

SO 41-06-09 TNS Bučovice, DOÚO

*SIL. I/50 Bučovice - obchvat

Silhoproud notre

Tepláma Kyjov









EXprojekt s.r.o.
Herspická 758/13
619 00 Brno

Strana 1 z 1

MCO MORAVIA CONSULT Olomouc a.s.
LEGIONÁŘSKÁ 1085/8, 779 00 Olomouc
tel.: +420 585 570 444
IDS: kje9md
e-mail: moravia@moravia.cz
http://www.moravia.cz

OBJEDNATEL	Správa železniční dopravní cesty, státní organizace v zastoupení: Správa železniční dopravní cesty, státní organizace, Stavební správa východ, Moravská 1, 779 00 Olomouc		
HLAVNÍ INŽENÝR PROJEKTU	ING. JIŘÍ PARMA 	G. ŘEĐITEL MORAVIA CONSULT Olomouc a.s.	
OPOVĚDĚNÝ PROJEKTANT	NAVŘHL, VYPRACOVAL	ING. VÁCLAV KRATOCHVÍL	
PETR KUĐELKA 	PETR KUĐELKA 	KONTROLOVAL	
KRAJ: JIHO-MORAVSKÝ	POVĚŘENÝ OÚ: BUČOVICE	ING. VLADIMÍR PROCHÁZKA 	
"Rekonstrukce ŽST Kyjov, 1. etapa" Technologie rozvođen VVN/VN (energetika)	OZEC: BUČOVICE		
	ZAK. ČÍSLO MCO	18 - 001 - 233 - UR	
	ÚČEL	DŮR	
	DATUM	LEDEN 2020	
	FORMÁT	12xA4	
TNS Bučovice, situace	MEŘITKO	1:1000	
	ČÁST	POŘ.Č.	
	D.Đ.3.2	2/2	