

LEGENDA BAREVNÉHO ROZLIŠENÍ OBJEKTŮ:

- STÁVAJÍCÍ KOLEJE A JINÉ STÁVAJÍCÍ OBJEKTY
- KATASTRÁLNÍ MAPA
- NOVÉ KOLEJE, NÁSTUPÍSTĚ, KOMUNIKACE A POZEMNÍ STAVBY
- KABELOVODY
- PROTILUKOVÉ STĚNY, IPO
- ODVODNĚNÍ KOLEJISTÉ
- PROVIZORNÍ OBJEKTY A TRASY
- SARNAČE MOSTNÍHO OBJEKTU
- TRAKČNÍ VEDENÍ, MOSTNÍ OBJEKTY, ODVODNĚNÍ KOMUNIKACÍ
- VODOVODY
- TEPLOVODY
- KANALIZACE
- PLYNOVODY
- TLAKOVÝ VZDUCH
- ZABEZPEČOVACÍ ZAŘÍZENÍ
- SILNOPROUD
- SDELOVACÍ ZAŘÍZENÍ
- HLAVNÍ KABELOVÁ TRASA
- ZAŘÍZENÍ STAVENÍ
- BUDOVA S ČÍSLEM POPISNÝM - ÚPRAVY
- BUDOVA S ČÍSLEM POPISNÝM - DEMOLICE
- HRUBÉ TERÉNNÍ ÚPRAVY
- ENERGETICKÉ ROZVODY - ČEZ
- DOPRAVNÍ ZNAČENÍ
- SOUVISEJÍCÍ STAVBY
- LINE HMATNÉ - NÁSTUPÍSTĚ
- DEMOLICE A DEMONTÁŽE
- HRANICE KATASTRU
- DOPRAVNÍ TRASY
- HRANICE OBVODU DRÁHY - POZEMEK S2
- HRANICE OBVODU DRÁHY - POZEMEK C0
- OCHRANNÉ PÁSMO VODNÍHO ZDROJE - VRT K 1
- MĚSTSKÁ PAMÁTKOVÁ ZONA


LEGENDA BAREVNÉHO ROZLIŠENÍ POVRCHŮ:

- PLOCHY ZELENĚ
- PLOCHY CHODNÍK
- PLOCHY ZPEVNĚNÉ
- PLOCHY NÁSTUPÍSTĚ
- PLOCHY ČS. STĚPK

LEGENDA STÁVAJÍCÍCH INŽENÝRSKÝCH SÍTÍ:

- VODOVOD
- KANALIZACE JEDNOTNÁ
- KANALIZACE SPÁŠKOVÁ
- KABELOVÉ VEDENÍ NN
- VENKOVNÍ VEDENÍ NN (NADZEMNÍ)
- KABELOVÉ VEDENÍ VN
- VENKOVNÍ VEDENÍ VN (NADZEMNÍ)
- VENKOVNÍ VEDENÍ VVN (NADZEMNÍ)
- NTL PLYNOVOD
- STL PLYNOVOD
- VTL PLYNOVOD
- SDELOVACÍ KABELOVÁ TRASA
- SDELOVACÍ VEDENÍ (NADZEMNÍ)
- RADIJOVÉ SÍTĚ
- ZATŘÍBĚNÝ TOK - POVOŘÍ LABE
- ROZVOD VZDUCHU
- TEPLOVOD
- HORKOVOD
- ZABEZPEČOVACÍ KABELOVÁ TRASA

KLAD LISTU KOORDINAČNÍ SITUACE:

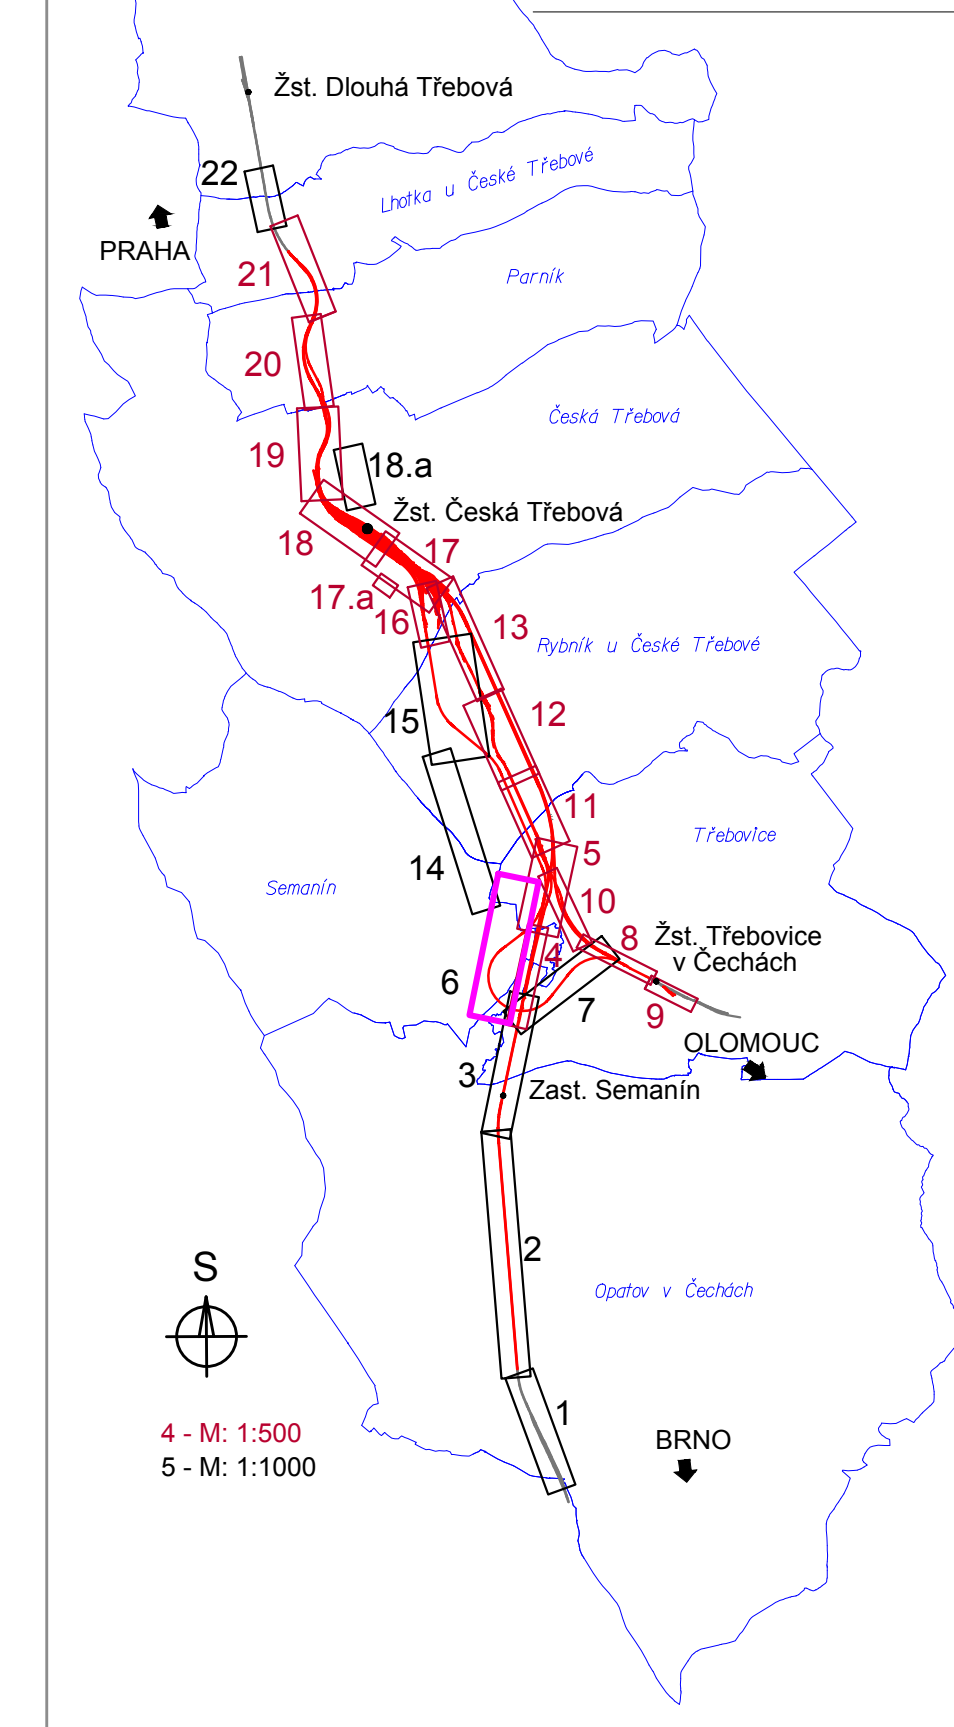

Jiná ověření:	Paré:	Razítko oprávněné osoby:
Orientační schéma:	Průřezová skupina	Orientační schéma
Revize:	Datum:	Podpis:
009	1.11.2023	Ing. Martin Mráz
Stavbyhizvestor:	Správa železnic, státní organizace	Správa železnic
Adresa:	Adresa: 1003/7, 110 00 Praha 1	
Zastupce investora:	Stavební správa východ	
Adresa:	Nerudova 773/1, 779 00 Olomouc	
Zhotovitel díla:	Správa železnic, státní organizace	Správa železnic
Adresa:	Kounicova 688/26, 611 36 Brno	
Kontakt:	T: +420 972625804	
	E: sudop@sudop-brno.cz	
Zhotovitel částí/objektu:	SUDOP BRNO, spol. s r.o.	SUDOP BRNO
Adresa:	Kounicova 688/26, 611 36 Brno	
Kontakt:	T: +420 972625804	
	E: sudop@sudop-brno.cz	
Hlavní projektant (HIP):	Ing. K. Chmela / Ing. M. Mráz	Specialista: Ing. Martin Mráz
Název stavby/akce:	Modernizace železničního uzlu Česká Třebová	Označení investora: 5621500577
Název části:	Situace výkresy	Zakázka: 21072-01-0223
Název objektu/dílu část:	Koordináční situace výkres	Označení části: C.3
Název přílohy:	Situace	Označení objektu/komplexu:
Název dílu části přílohy:	km 5,7 - km 4,7	Číslo přílohy (typ/pořadí):
Odpovědný projektant:	Ing. Martin Mráz	Stupeň dokumentace: 6
Kraj:	Středočeský kraj	Měřítko: 1:1000
Kraj:	Středočeský kraj	Formáty: 20 x A4
Kraj:	Středočeský kraj	TUJDU:
Kraj:	Středočeský kraj	Smluvní datum zpracování: 11/2023
Kraj:	Středočeský kraj	Smluvní datum zpracování: 11/2023