


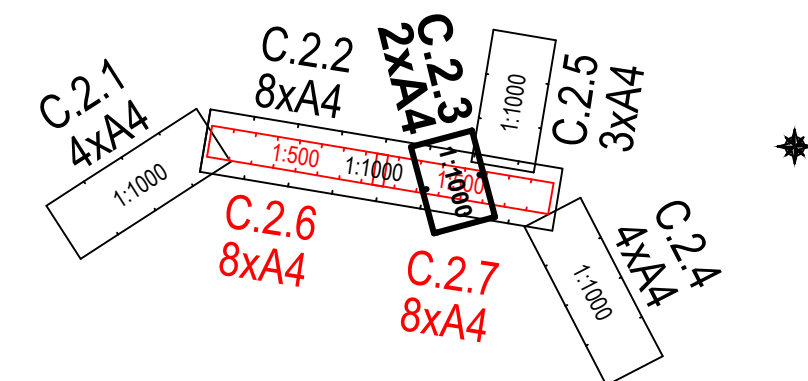





-    trakční vedení
   sdělovací zařízení
 kabelová spojka
 přístup na zařízení staveniště



03	...		
02	...		
01	Dokumentace se zapracováním připomínek odborů Správy Železnic, s.o.	03/2021	<i>G. Jurek</i>
REVIZE	POPIS	DATUM	PODPIS

SAGASTA s.r.o. SÍDLO: NOVODVORSKÁ 1010/14, 142 00 PRAHA 4 IČ: 045 98 555 DIČ: CZ045 98 555	 SAGASTA
AFRY CZ s.r.o. SÍDLO: MAGISTRŮ 1275/13, 140 00 PRAHA 4 IČ: 473 07 218 DIČ: CZ473 07 218	 AFRY

OBJEDNATEL	
SPRÁVA ŽELEZNIC, STÁTNÍ ORGANIZACE DLÁŽEĐNÁ 1003/7, 110 00 PRAHA 1	
STAVEBNÍ SPRÁVA VÝCHOD, NERUDOVA 1, 772 58 OLOMOUČ	

ZHOTOVITEL "SDRUŽENÍ FIREM SAGAF Prostějov" SAGASTA s.r.o., Novodvorská 1010/14, Lhotka, 142 00 Praha 4 Afry cz s.r.o., Magistrů 1275/13, Michle, 140 00 Praha 4						JTSK ČÍSLO SOUPRAVY			
ODPOVĚDNÝ PROJEKTANT		VYPRACOVAL		KONTROLA		ASISTENT HIP		HIP	
ING. EMIL ŠPAČEK		MIROSLAV GALBAVÝ		ING. EMIL ŠPAČEK		ING. STANISLAV RÝZNAR		ING. EMIL ŠPAČEK	
PODPIS 		PODPIS 		PODPIS 		PODPIS 		PODPIS 	
OBSAH Rekonstrukce ŽST Prostějov hl. n. Situační výkresy stavby						ČÍSLO ZAKÁZKY 119 004			
						DOKUMENTACE DUR			
						MĚŘÍTKO 1:1000			
						DATUM 11/2020			
						POČET FORMÁTŮ 4xA4			
NÁZEV PŘÍLOHY Katastrální situace stavby						ČÁST C.2		ČÍSLO PŘÍLOHY 3	
						DOKUMENTACE LZE UŽÍVAT POUZE VE SMYSLU PŘÍSLUŠNÉ SMLOUVY O DÍLO. VÝKRES, ČI JEHO ČÁST, MŮŽE BÝT KOPIJOVÁN NEBO JINÝM ZPŮSOBEM ROZŠÍŘOVÁN POUZE PO PŘEDCHOZÍM SOUHLASU SAGASTA, S.R.O.			