


PŮDORYS 1P, 1:200

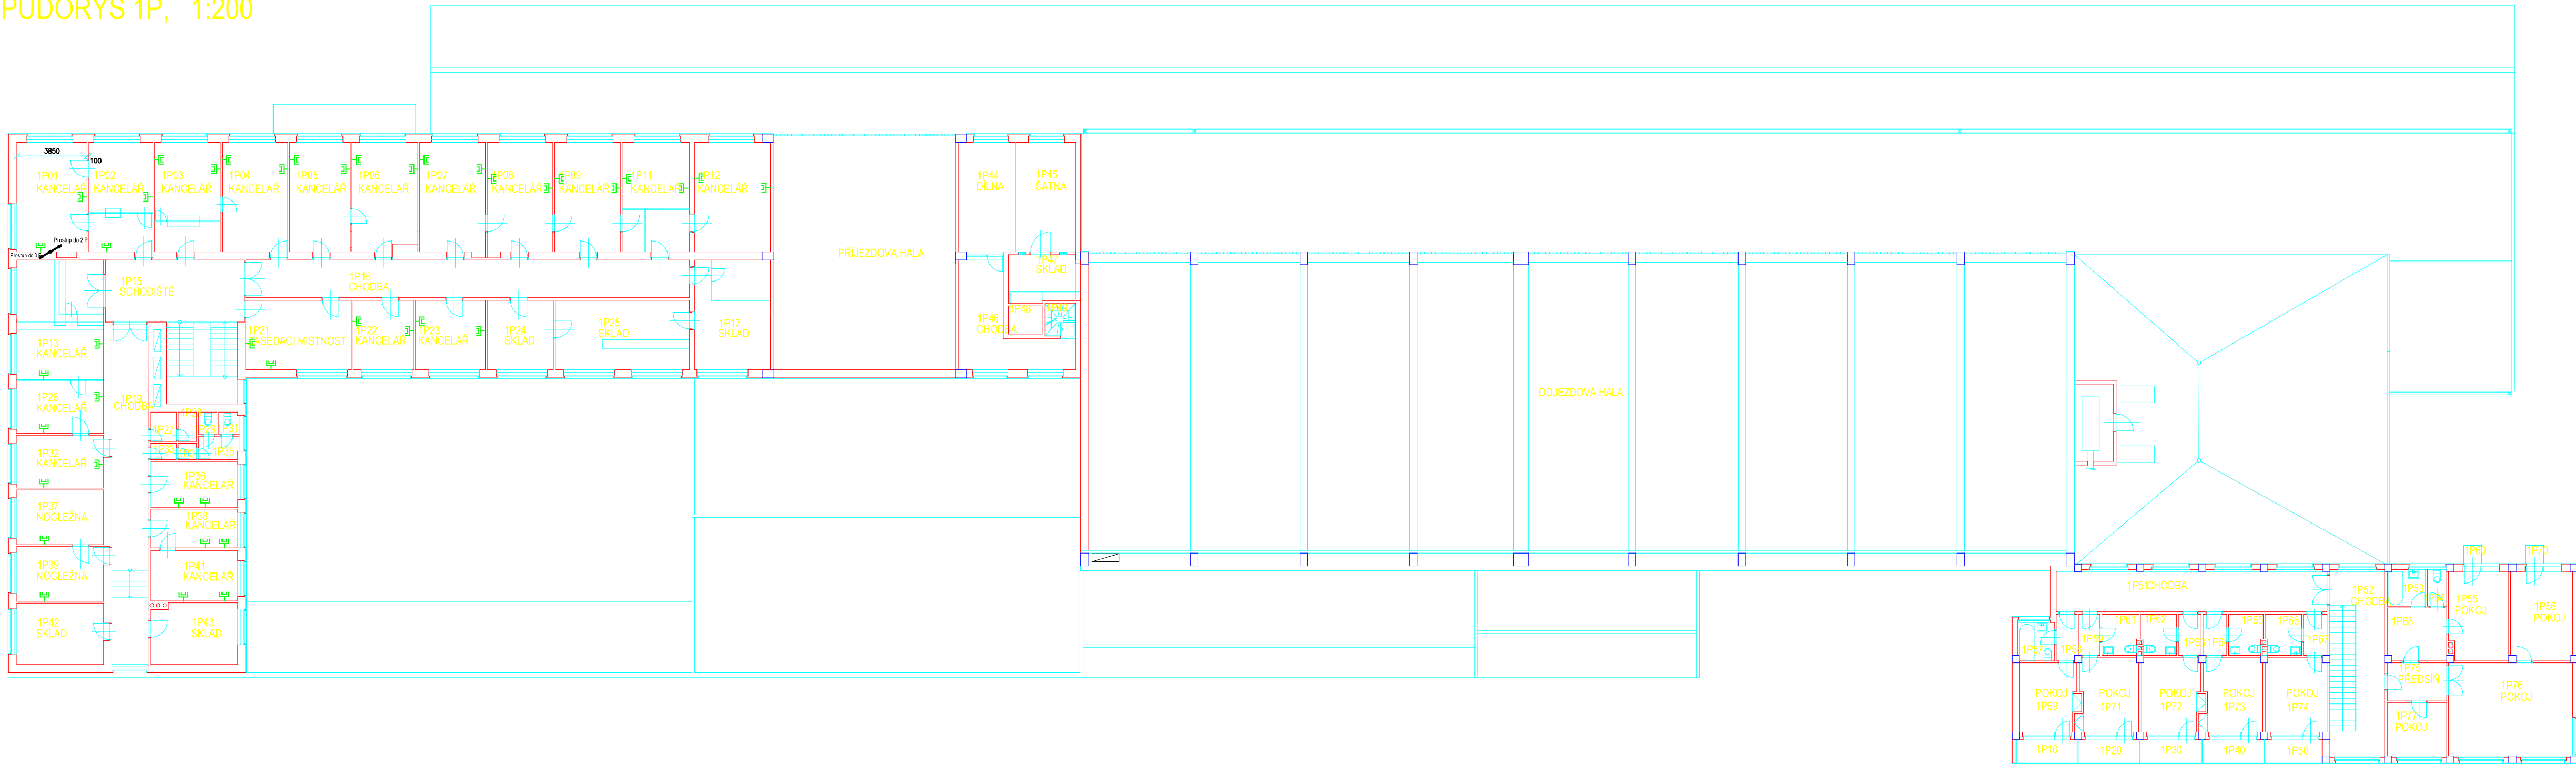

LEGENDA:

- Datová zásuvka
- Datová dvořzásuvka
- IP TELEFON

Výpravní budova v žst. Prostějov hl.n.  
Půdorys 1P

03	...		
02	...		
01	Dokumentace se zpracovanými připomínkami odborů Správy železnic, s.o.	03/2021	<i>Faul</i>
REVIZE	POPIS	DATUM	PODPIS

ZHOTOVITEL ČÁSTI <b>STOSMOL s.r.o.</b> SÍDLO: U OKROVÁRU 509/4, 400 07 USTÍ NAD LABEM IČ: 286 95 097 DIČ: CZ286 95 097	
---	--

<b>SAGASTA s.r.o.</b> SÍDLO: NOVODVORSKÁ 1010/14, 142 00 PRAHA 4 IČ: 045 98 555 DIČ: CZ045 98 555	
<b>AFRY CZ s.r.o.</b> SÍDLO: MAGISTRŮ 1275/13, 140 00 PRAHA 4 IČ: 473 07 218 DIČ: CZ473 07 218	

<b>OBJEDNATEL</b> SPRÁVA ŽELEZNIC, STÁTNÍ ORGANIZACE DLÁŽDĚNÁ 1003/7, 110 00 PRAHA 1 STAVEBNÍ SPRÁVA VÝCHOD, NERUDOVA 1, 772 58 OLOMOUC	
--	--

ZHOTOVITEL "SDRUŽENÍ FIREM SAGAF Prostějov" SAGAŠTA s.r.o., Novodvorská 1010/14, Lhotka, 142 00 Praha 4 AFRY CZ s.r.o., Magistrů 1275/13, Michle, 140 00 Praha 4					JTSK Bpv ČÍSLO SOUPRAVY
ODPOVĚDNÝ PROJEKTANT	VYPRACOVAL	KONTROLA	ASISTENT HIP	HIP	ČÍSLO ZAKÁZKY 119 004 DOKUMENTACE DUR MĚŘÍTKO 1:200 DATUM 09/2020 POČET FORMÁTŮ 5xA4 ČÁST ČÍSLO PŘÍLOHY
ING. JIŘÍ ŠTOLBA PODPIS <i>Štolba</i>	OLDŘICH FÁREK PODPIS <i>Farek</i>	DAVID LIPČÁK PODPIS <i>Lipčák</i>	ING. STANISLAV RYZNAR PODPIS <i>Ryznar</i>	ING. EMIL ŠPAČEK PODPIS <i>Špaček</i>	
OBSAH <div>Rekonstrukce ŽST Prostějov hl. n.</div> <div>PS 11-02-21 ŽST Prostějov, sdělovací zařízení</div>					
NÁZEV PŘÍLOHY Půdorys 1.P					D.1.2.2 26
DOKUMENTACI LZE UŽÍVAT POUZE VE SMYSLU PŘÍSLUŠNÉ SMLOUVY O DÍLO. VÝKRES, ČI JEHO ČÁST, MŮŽE BÝT KOPÍROVÁN NEBO JINÝM ZPŮSOBEM ROZŠÍŘOVÁN POUZE PO PŘEDCHOZÍM SOUHLASU SAGAŠTA, s.r.o.					