


PŮDORYS 2.P, 1:200

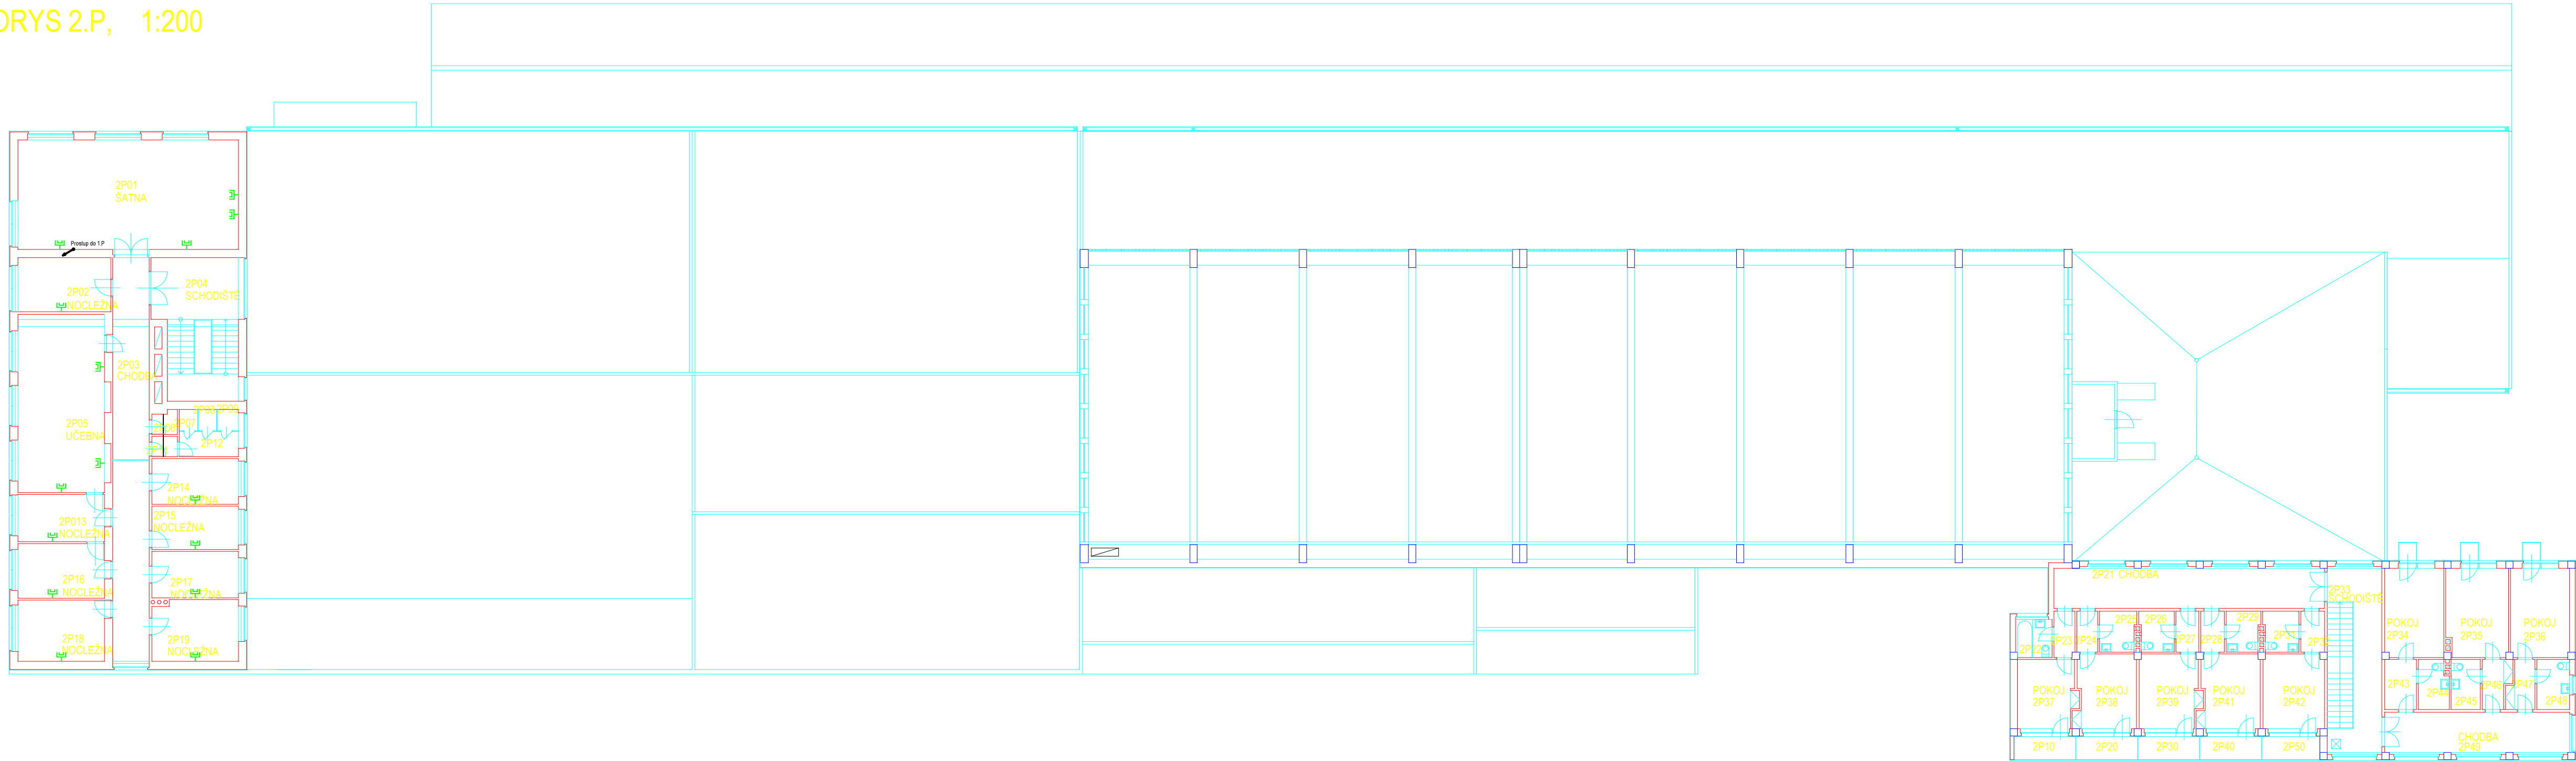

LEGENDA:

 Datová zásuvka

 Datová dvojjzásuvka

 IP TELEFON

Výpravní budova v žst. Prostějov hl.n.
Půdorys 2P

03	...		
02	...		
01	Dokumentace se zpracovanými připomínkami odborů Správy železnic, s.o.	03/2021	<i>Faul</i>
REVIZE	POPIS	DATUM	PODPIS

ZHOTOVITEL ČÁSTI STOSMOL s.r.o. SÍDLO: U OKROVÁRU 509/4, 400 07 USTÍ NAD LABEM IČ: 286 95 097 DIČ: CZ286 95 097	
---	---

SAGASTA s.r.o. SÍDLO: NOVODVORSKÁ 1010/14, 142 00 PRAHA 4 IČ: 045 98 555 DIČ: CZ045 98 555	
AFRY CZ s.r.o. SÍDLO: MAGISTRŮ 1275/13, 140 00 PRAHA 4 IČ: 473 07 218 DIČ: CZ473 07 218	

OBJEDNATEL SPRÁVA ŽELEZNIC, STÁTNÍ ORGANIZACE DLÁŽDĚNÁ 1003/7, 110 00 PRAHA 1 STAVEBNÍ SPRÁVA VÝCHOD, NERUDOVA 1, 772 58 OLOMOUC	
--	---

ZHOTOVITEL "SDRUŽENÍ FIREM SAGAF Prostějov" SAGASTA s.r.o., Novodvorská 1010/14, Lhotka, 142 00 Praha 4 AFRY CZ s.r.o., Magistrů 1275/13, Michle, 140 00 Praha 4					JTSK Bpv ČÍSLO SOUPRAVY
ODPOVĚDNÝ PROJEKTANT ING. JIŘÍ ŠTOLBA		VYPRACOVAL OLDŘICH FÁREK	KONTROLA DAVID LIPČÁK	ASISTENT HIP ING. STANISLAV RYZNAR	HIP ING. EMIL ŠPAČEK
PODPIS <i>Štolba</i>	PODPIS <i>Fárek</i>	PODPIS <i>Lipčák</i>	PODPIS <i>Ryznar</i>	PODPIS <i>Špaček</i>	
OBSAH <div>Rekonstrukce ŽST Prostějov hl. n.</div> <div>PS 11-02-21 ŽST Prostějov, sdělovací zařízení</div>					ČÍSLO ZAKÁZKY 119 004 DOKUMENTACE DUR MĚŘÍTKO 1:200 DATUM 09/2020 POČET FORMÁTŮ 5xA4
NÁZEV PŘÍLOHY Půdorys 2.P					ČÁST D.1.2.2 ČÍSLO PŘÍLOHY 27
DOKUMENTACI LZE UŽÍVAT POUZE VE SMYSLU PŘÍSLUŠNÉ SMLOUVY O DÍLO. VÝKRES, ČI JEHO ČÁST, MŮŽE BÝT KOPÍROVÁN NEBO JINÝM ZPŮSOBEM ROZŠÍŘOVÁN POUZE PO PŘEDCHOZÍM SOUHLASU SAGASTA, s.r.o.					