


SITUACE V KM 122,400 - 123,400
MĚŘÍTKO 1:1000

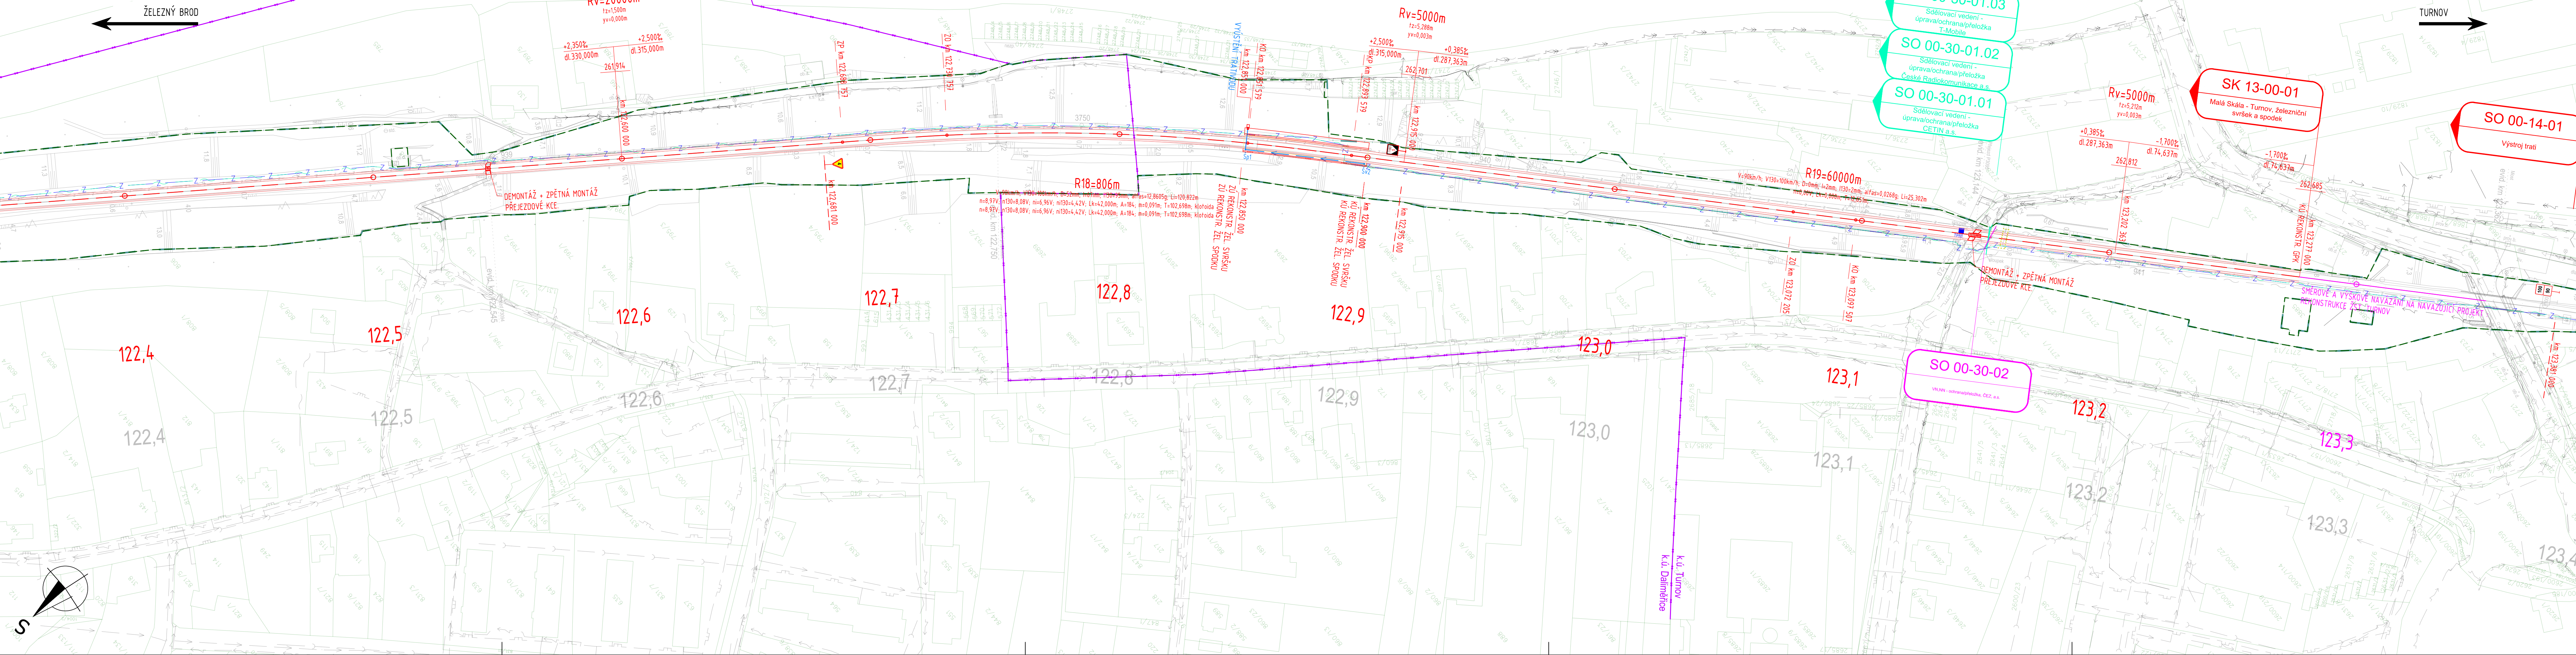

LEGENDA

LEGENDA STÁVAJÍCÍ SITUACE:

- STÁVAJÍCÍ KOLEJE
- STÁVAJÍCÍ (STAV) SITUACE
- HRANICE DRAŽNÍHO POZEMKU BEZ ROZLIŠENÍ
- 193/1
- 1000 X
- HRANICE KATASTRU NEMOVITOSTÍ/PAR. ČÍSLO
- STÁVAJÍCÍ BODY ZAMĚŘENÍ

LEGENDA NOVÁ SITUACE:

- NOVÝ ŽELEZNIČNÍ SVRŠEK
- POZEMNÍ KOMUNIKACE, HRANY OBJEKTŮ
- OSY POZEMNÍCH KOMUNIKACÍ, OBJEKTŮ
- HRANY NOVÉHO TERÉNU
- DEMONTÁŽE, DEMOLICE
- NOVÝ ŽELEZNIČNÍ SPODEK-SANACE
- TRATIVODY
- PŘÍČNÉ A PODÉLNÉ SVODY

- VÝSTROJ TRATI

LEGENDA OSTATNÍ SITUACE:

- HRANICE KATASTRÁLNÍHO ÚZEMÍ

LEGENDA NOVÝCH INŽENÝRSKÝCH SÍTÍ:

- Z ZABEZPEČOVACÍ KABEL - PODZEMNÍ
- SDĚLOVACÍ KABEL - PODZEMNÍ
- PLYNOVODY - OCHRANA, GasNet, s.r.o.
- SDĚLOVACÍ VEDENÍ - ÚPRAVA/OCHRANA
- SLABOPROUDÝ KABEL NN - ÚPRAVA/OCHRANA, ČEZ, a.s.

LEGENDA NOVÁ - TECHNOLOGICKÉ PRVKY SITUACE:

- LED POČÍTÁČE NÁPRAV/NÁVĚSTIDLA

LEGENDA STÁVAJÍCÍCH INŽENÝRSKÝCH SÍTÍ:

- VODOVOD (SVĚK, a.s.)
- KANALIZACE (SVĚK, a.s.)
- SLABOPROUDÝ KABEL - PODZEMNÍ (CETIN, a.s.; ČD-T, a.s.; PAMICO CZECH, s.r.o.)
- SLABOPROUDÝ KABEL - NADZEMNÍ (CETIN, a.s.)
- SILNOPROUDÝ KABEL NN - PODZEMNÍ (ČEZ, a.s.; CETIN, a.s.)
- SILNOPROUDÝ KABEL NN - NADZEMNÍ (TS Turnov, s.r.o.)
- SILNOPROUDÝ KABEL VN - PODZEMNÍ (ČEZ, a.s.)
- NTL PLYNOVOD (GasNet, s.r.o.)
- STL PLYNOVOD (GasNet, s.r.o.)
- Z ZABEZPEČOVACÍ KABEL - PODZEMNÍ (SŽ SSZT, s.o.)

UPOZORNĚNÍ:

PRŮBĚH PODZEMNÍCH SÍTÍ JE ZAKRESLEN POUZE INFORMATIVNĚ
PODLE VYJÁDRĚNÍ JEJICH SPRÁVCŮ. PRO ZJIŠTĚNÍ PŘESNÉ POLOHY
SÍTÍ JE NUTNÉ POŽÁDAT SPRÁVCE O VYTÝČENÍ.

Ministerstvo dopravy Státní fond dopravní infrastruktury		Paré:	
Jiná ověření:		Razítko oprávněné osoby:	
Orientační schéma:		Podpis:	
Datum:		Datum:	
Revize:	Datum:	Popis:	Kontroloval:
-	-	-	-
001	28.02.2023	Situování návštěv	Ing. Martin Koudełka
000	30.11.2022	Dokumentace pro vydání společného povolení k čístopisu	Ing. Martin Koudełka
Stavebník/Investor:		Správa železnic, státní organizace	
Adresa:		Dlážděná 1003/7, 110 00 Praha 1	
Zástupce investora:		Stavební správa západ	
Adresa:		Sokolovská 1995/278, 190 00 Praha 9	
Zhotovitel díla:		PROJEKT servis spol. s r.o.	
Adresa:		U Elektrý 830/2b, 198 00 Praha 9	
Kontakt:		T: +420 281 090 860 E: firma@projekt-servis.cz	
Zhotovitel objektu:		PROJEKT servis spol. s r.o.	
Adresa:		U Elektrý 830/2b, 198 00 Praha 9	
Kontakt:		T: +420 281 090 860 E: firma@projekt-servis.cz	
Hlavní projektant (HIP):		Ing. Martin Koudełka	
Specialista:		Bc. Michal Munzar	
Název stavby/akce:		Rekonstrukce ŽST Malá Skála	
Označení investora:		S631800276	
Označení zhotovitele:		ZAK-2021-27	
Název části:		Koordináční situační výkres	
Označení části:		C.3	
Název objektu/díle části:		-	
Označení objektu/komplexu:		-	
Název přílohy:		Situační	
Název díle části přílohy:		km 122,400 - 123,400	
Odpovědný projektant:		Bc. Michal Munzar	
Ing. Martin Koudełka		Měřítko: 1:1000	
Kraj:		Formáty: 7 x A4	
Liberecký		TUDU	
Katastrální území:		1051	
viz textová část		Smluvní datum zpracování:	
30.11.2022		30.11.2022	
Ověření investora:		Stupeň dokumentace: Číslo:	
5 4 3 2 1 0 1 2 100		Objekt:	
(Prostor pro další informace)		Podpis:	
		Příloha:	
		Revize:	