


SITUACE V KM 116,050 - 117,300  
MĚŘÍTKO 1:1000

ŽELEZNÝ BROD

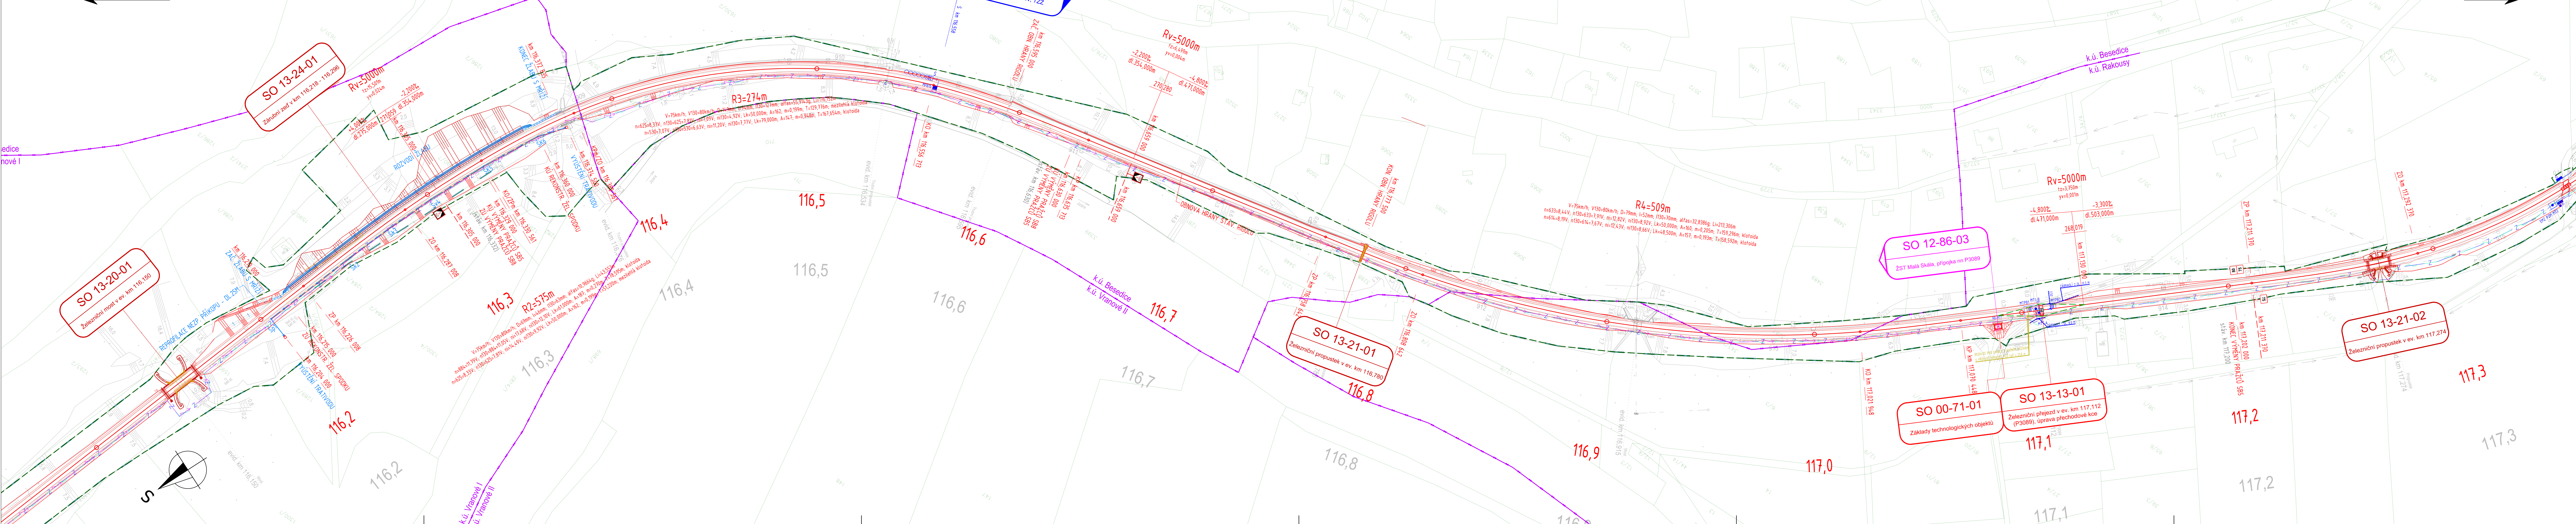

## LEGENDA

### LEGENDA STÁVAJÍCÍ SITUACE:

- STÁVAJÍCÍ KOLEJE
- STÁVAJÍCÍ (STAV) SITUACE
- HRANICE DRAŽNÍHO POZEMKU BEZ ROZLIŠENÍ
- HRANICE KATASTRU NEMOVITOSTÍ/PAR. ČÍSLO
- STÁVAJÍCÍ BODY ZAMĚŘENÍ

### LEGENDA NOVÁ SITUACE:

- NOVÝ ŽELEZNIČNÍ SVRŠEK
- POZEMNÍ KOMUNIKACE, HRANY OBJEKTŮ
- OSY POZEMNÍCH KOMUNIKACÍ, OBJEKTŮ
- HRANY NOVÉHO TERÉNU
- ŽELEZNIČNÍ PŘECHOD
- PROTLUKOVÉ STĚNY, GABIONY, KABELOVODY
- DEMONTÁŽE, DEMOLICE
- NOVÝ ŽELEZNIČNÍ SPODEK-SANACE
- ROZHLÉDOVÉ POMĚRY NA PŘECHODU
- TRATIVODY
- PŘÍČNÉ A PODÉLNÉ SVODY
- VSAKOVAČÍ OBJEKTY
- ZPEVNĚNÉ A NEZPEVNĚNÉ PŘÍKOPY
- VÝSTROJ TRATI

### LEGENDA OSTATNÍ SITUACE:

- HRANICE KATASTRÁLNÍHO ÚZEMÍ

### LEGENDA NOVÝCH INŽENÝRSKÝCH SÍTÍ:

- ZABEZPEČOVACÍ KABEL - PODZEMNÍ
- SŘELOVACÍ KABEL - PODZEMNÍ
- SLABOPROUDÝ KABEL NN - PODZEMNÍ

### LEGENDA NOVÁ - TECHNOLOGICKÉ PRVKY SITUACE:

- VÝSTRAŽNÍK SE ZÁVOROU/BEZ ZÁVORY
- TECHNOLOGICKÉ OBJEKTY
- POČÍTAČE NÁPRAV/NÁVĚSTIDLA
- ROZVADĚČ

### LEGENDA ORGANIZACE VÝSTAVBY SITUACE:

- OBVOD STAVBY

### LEGENDA STÁVAJÍCÍCH INŽENÝRSKÝCH SÍTÍ:

- VODOVOD (SVČK, a.s.)
- SLABOPROUDÝ KABEL - PODZEMNÍ (ČD-T, a.s.)
- SILNOPROUDÝ KABEL NN - NADZEMNÍ (ČEZ, a.s.)
- ZABEZPEČOVACÍ KABEL - PODZEMNÍ (SZ SSZT, s.o.)

### UPOZORNĚNÍ:

PRŮBĚH PODZEMNÍCH SÍTÍ JE ZAKRESLEN POUZE INFORMATIVNĚ  
PODLE VYJÁDRĚNÍ JEJICH SPRÁVČŮ. PRO ZJIŠTĚNÍ PŘESNÉ POLOHY  
SÍTĚ JE NUTNÉ POŽADAT SPRÁVCE O VYTÝČENÍ.

Ministerstvo dopravy Státní fond dopravní infrastruktury	
Jiná ověření:	Paré:
Orientační schéma:	Ražba oprávněná osobou:
Podpis: Datum:	
Revize:	Datum:
-	-
-	-
001	28.02.2023
000	30.11.2022
Situování návštěvní	
Ing. Martin Koudelka	
Dokumentace pro vydání společného povolení k čístopisu	
Ing. Martin Koudelka	
Stavebník/Investor:	
Adresa:	
Zástupce investora:	
Adresa:	
Správa železnic, státní organizace Dlažďena 1003/7, 110 00 Praha 1 Stavební správa západ Sokolovská 1995/278, 190 00 Praha 9	
SPRÁVA ŽELEZNIC	
Zhotovitel díla:	
Adresa:	
Kontakt:	
PROJEKT servis spol. s r.o. U Elektrů 830/2b, 198 00 Praha 9 T: +420 281 090 860 E: firma@projekt-servis.cz	
PROJEKT servis spol. s r.o. U Elektrů 830/2b, 198 00 Praha 9 T: +420 281 090 860 E: firma@projekt-servis.cz	
Zhotovitel objektu:	
Adresa:	
Kontakt:	
Hlavní projektant (HIP):	
Ing. Martin Koudelka	
Specialista:	
Bc. Michal Munzar	
Název stavby/akce:	
Rekonstrukce ŽST Malá Skála	
Označení investora:	
S631800276	
Označení zhotovitele:	
ZAK-2021-27	
Název části:	
Koordináční situační výkres	
Označení části:	
C.3	
Název objektu/dílní části:	
-	
Označení objektu/komplexu:	
-	
Název přílohy:	
Situace	
Název dílní části přílohy:	
km 116,050 - 117,300	
Odpovědný projektant:	
Ing. Martin Koudelka	
Zpracovatel přílohy:	
Bc. Michal Munzar	
Měřítko:	
1:1000	
Kraj:	
Liberecký	
Katastrální území:	
TUDU:	
viz textová část	
1051	
Smluvní datum zpracování:	
30.11.2022	
Ověření/zpracování:	
S 1 2 3 100	
(Přetisk pro další informace)	