



Díl J (1ks)

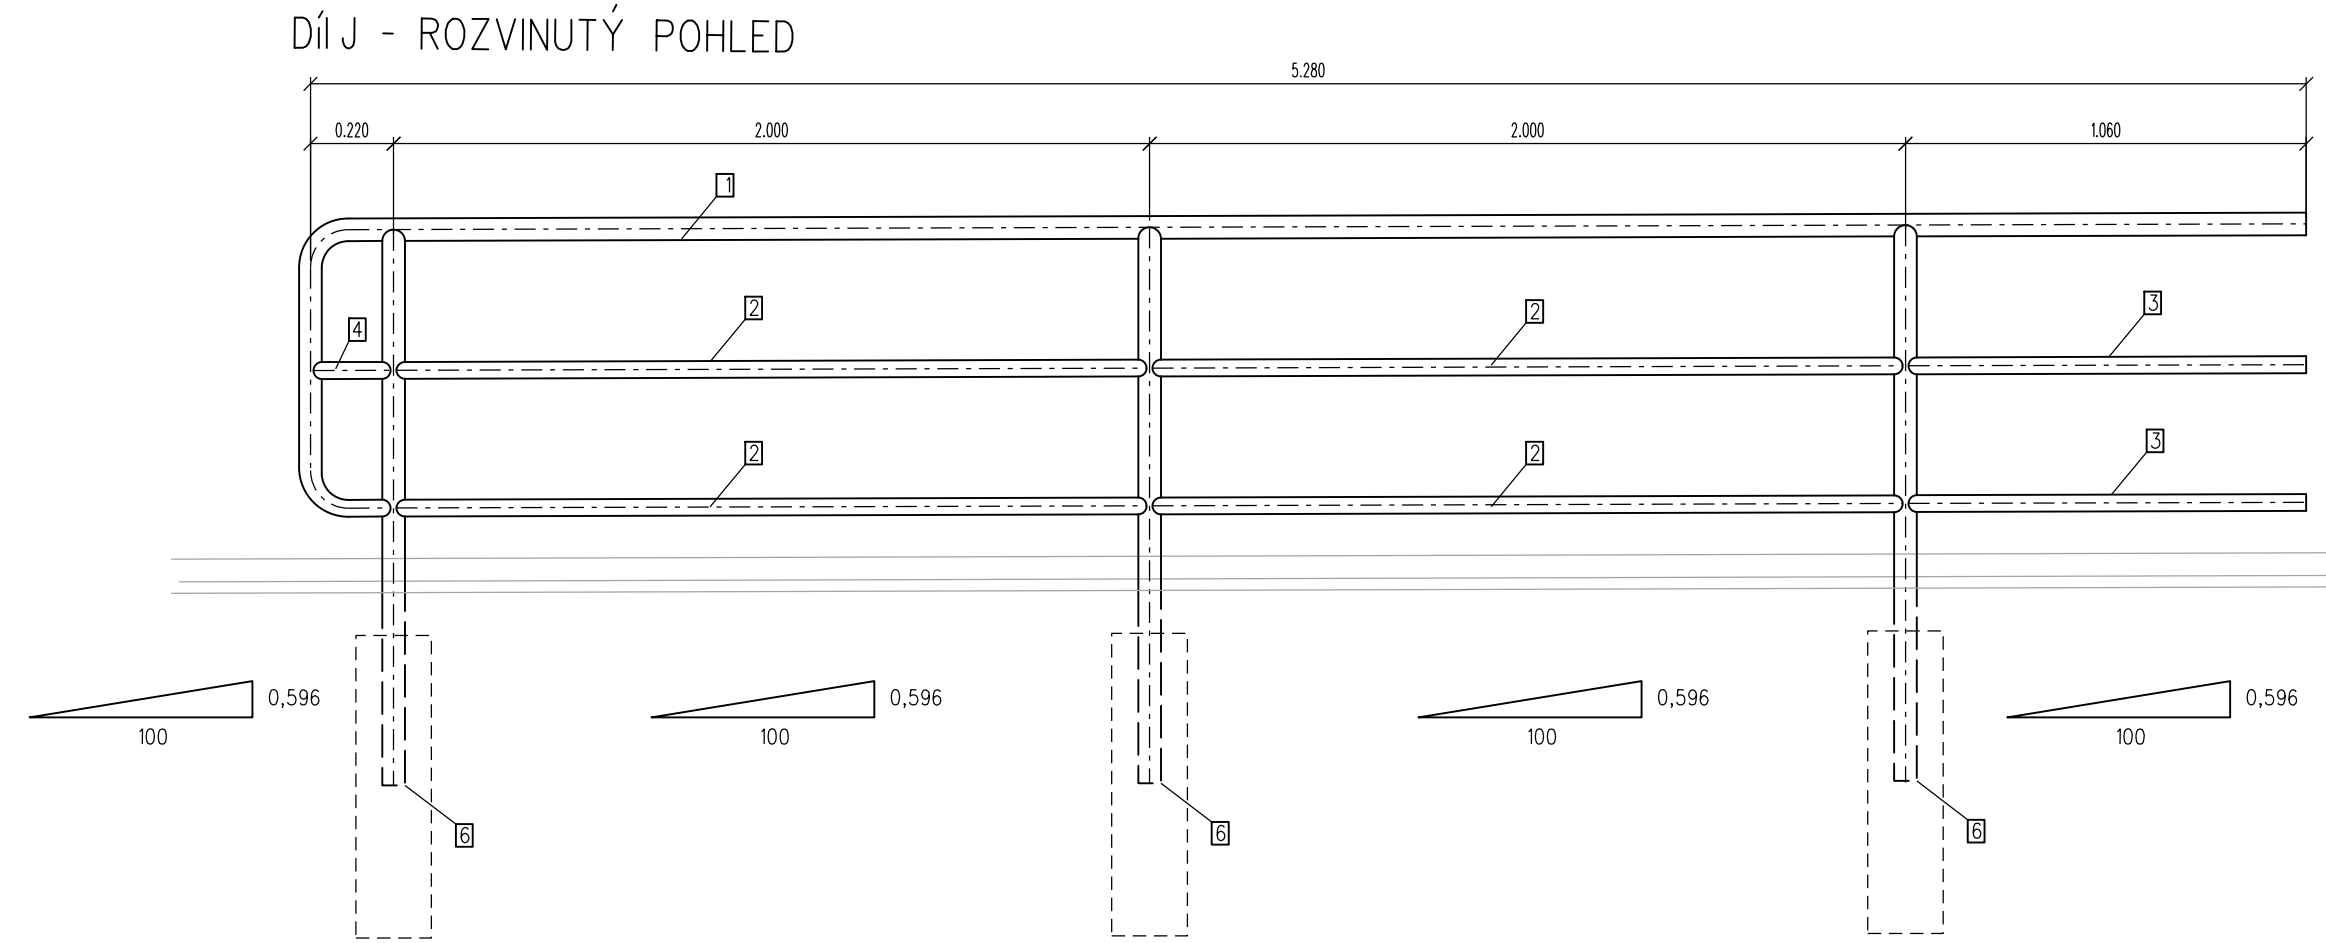


Díl J - PŮDORYS

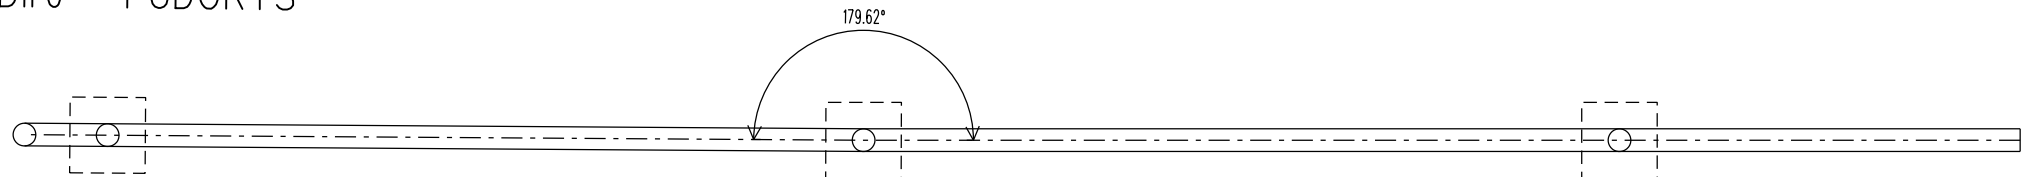


Výkaz oceli - díl J		počet		délka		hmotnost		povrchová úprava	
položka č.	popis	ks	m/ks	m	kg/m	kg	m2/m	m2	
1	madlo 1	60/5	1	6,143	6,143	6,820	41,895	0,188	1,155
2	madlo 2	44.5/3.5	4	1,985	7,940	3,540	28,108	0,14	1,112
3	madlo 3	44.5/3.5	2	1,052	2,104	3,540	7,448	0,14	0,295
5	madlo 4	44.5/3.5	1	0,205	0,205	3,540	0,726	0,14	0,029
6	sloupek	60/5	2	1,374	2,748	6,820	18,741	0,188	0,517
7	patka bet	200x200x800	3	-	-	-	-	-	-
počet panelů		1				celkem kg	96,92	celkem m2	3,11

Díly K1, K2, K3, K4 (po 1ks), K5 (3ks)

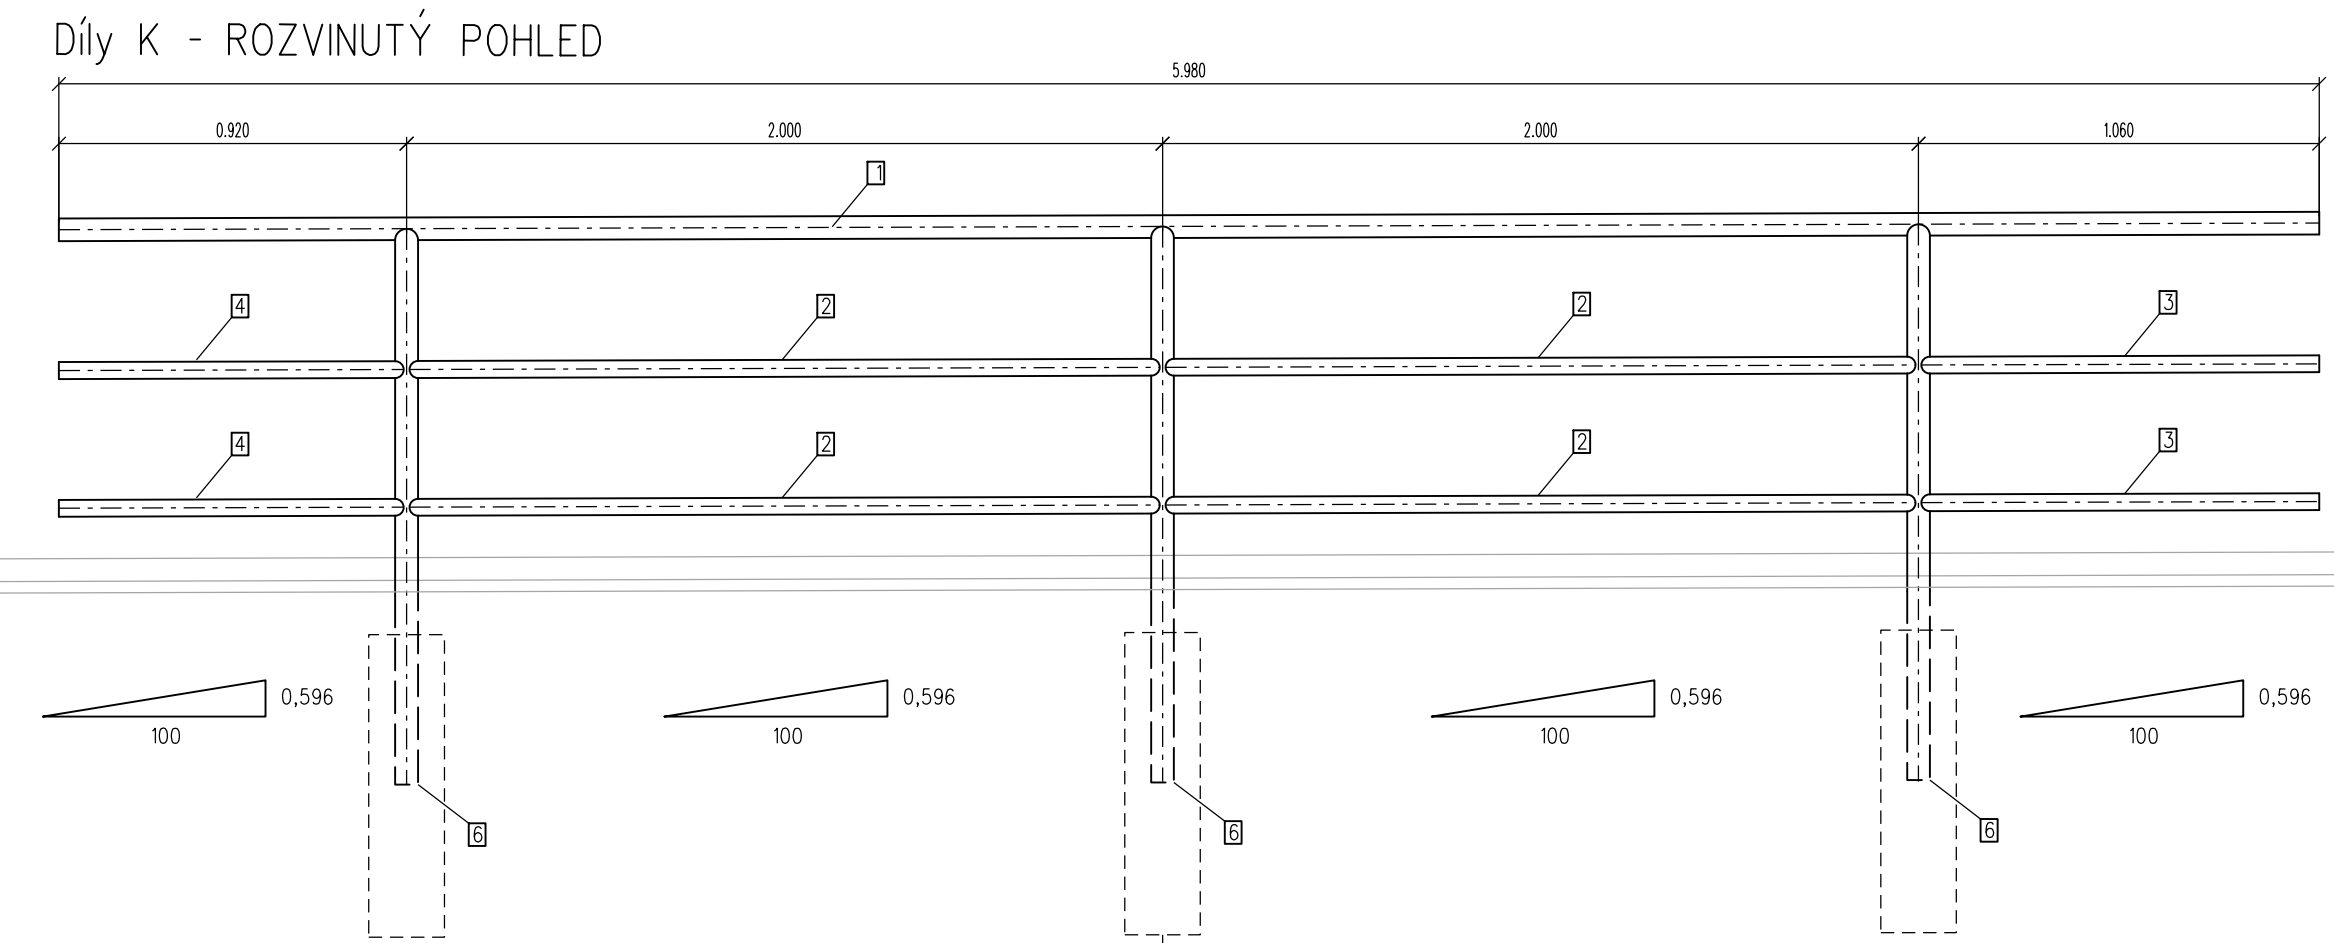


Díly K - PŮDORYS

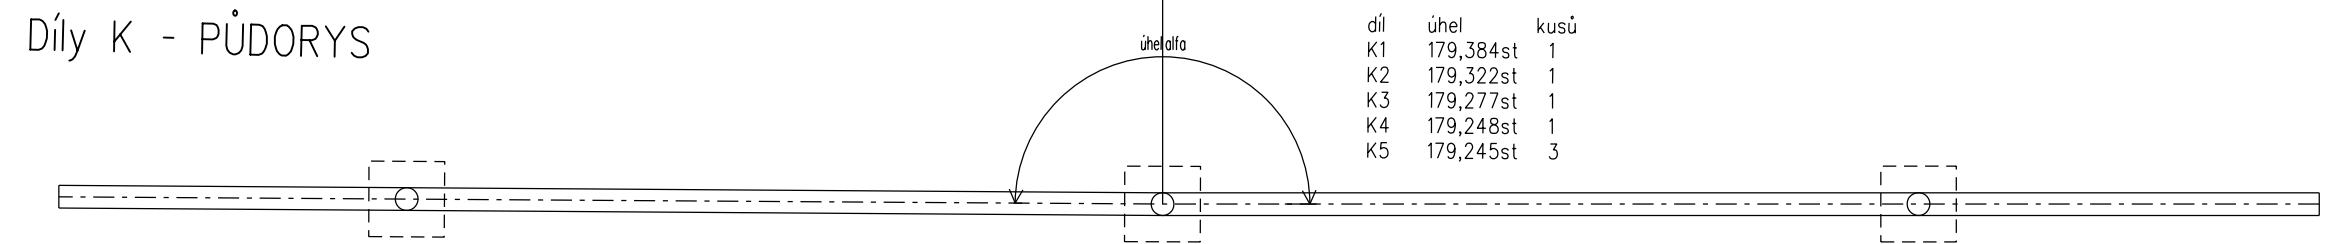



Výkaz oceli - díl K		počet		délka		hmotnost		povrchová úprava	
položka č.	popis	ks	m/ks	m	kg/m	kg	m2/m	m2	
1	madlo 1	60/5	1	5,980	5,980	6,820	40,784	0,188	1,124
2	madlo 2	44.5/3.5	4	1,985	7,940	3,540	28,108	0,14	1,112
3	madlo 3	44.5/3.5	2	1,052	2,104	3,540	7,448	0,14	0,295
4	madlo 4	44.5/3.5	2	0,912	1,824	3,540	6,457	0,14	0,255
5									0,000
6	sloupek	60/5	3	1,374	4,122	6,820	28,112	0,188	0,775
7	patka bet	200x200x800	3	-	-	-	-	-	-
počet panelů		7				celkem kg	110,91	celkem m2	3,56

Výkaz oceli - díl L		počet		délka		hmotnost		povrchová úprava	
položka č.	popis	ks	m/ks	m	kg/m	kg	m2/m	m2	
1	madlo	60/5	1	5,827	5,827	6,820	39,740	0,188	1,095
2	madlo 2	44.5/3.5	2	1,985	3,970	3,540	14,054	0,14	0,556
3	madlo 3	44.5/3.5	2	1,469	2,938	3,540	10,401	0,14	0,411
4	madlo 4	44.5/3.5	2	0,912	1,824	3,540	6,457	0,14	0,255
5									0,000
6	sloupek	60/5	2	1,470	2,940	6,820	20,051	0,188	0,553
7	patka bet	200x200x800	4	-	-	-	-	-	-
počet panelů		1				celkem kg	90,70	celkem m2	2,87


Díl L (1ks)

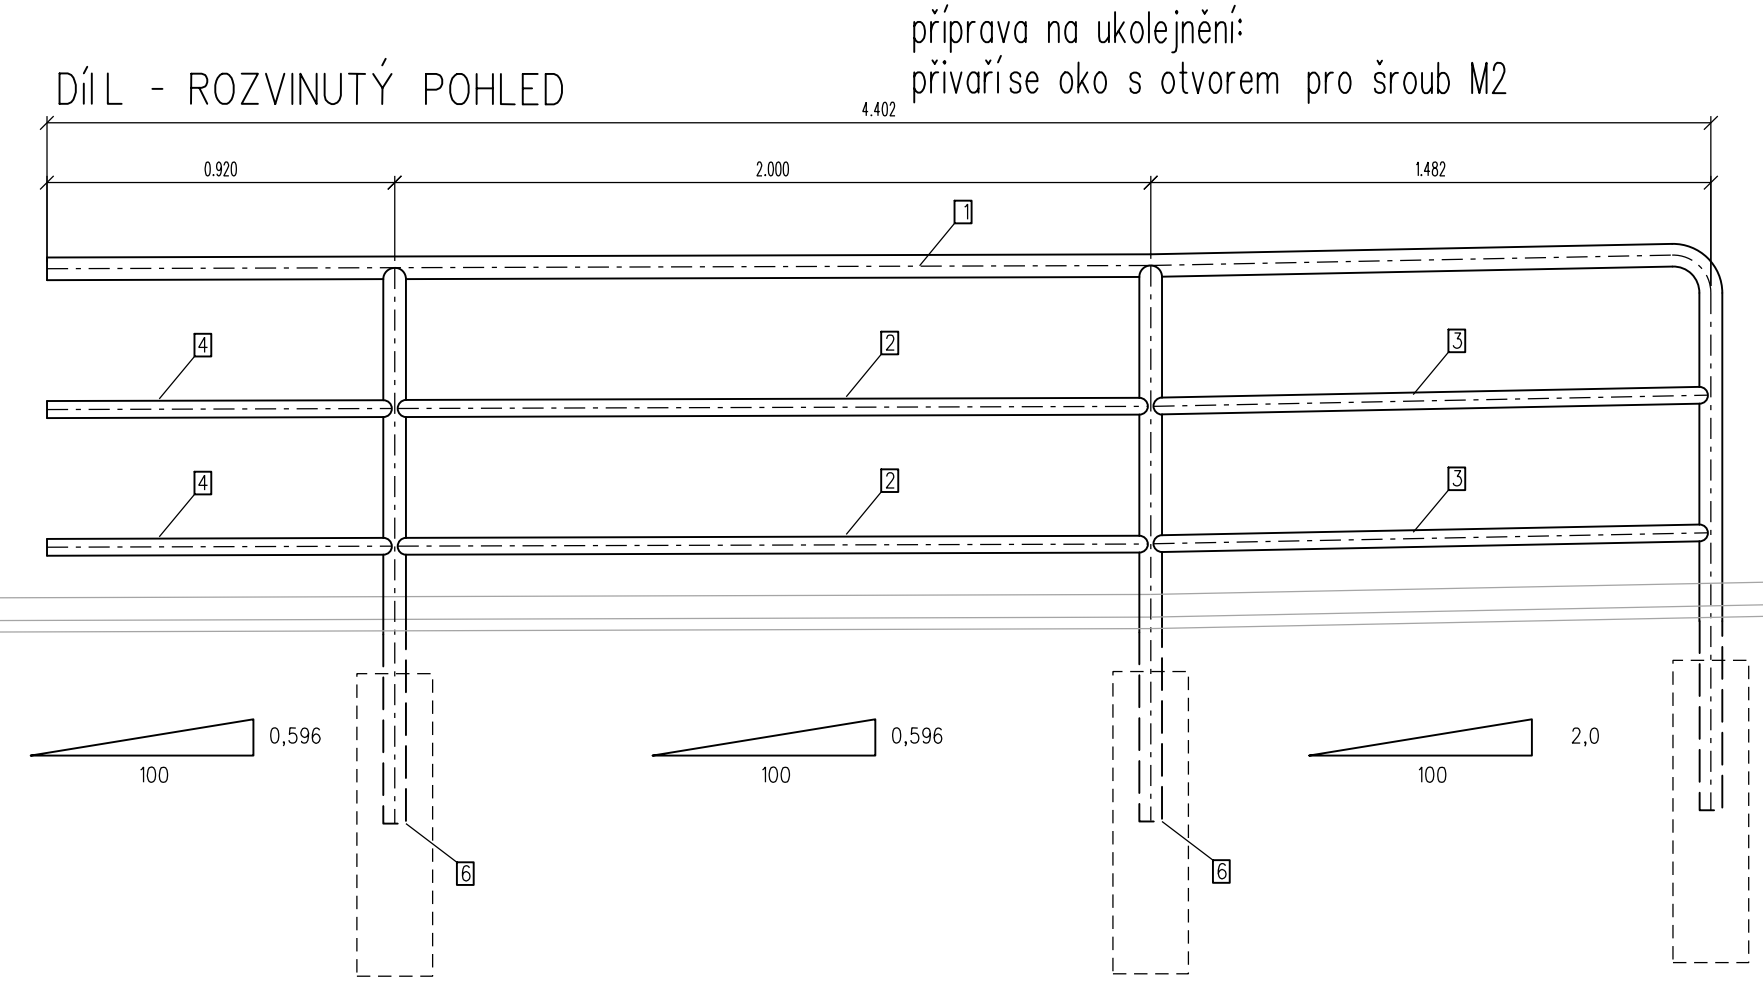

Díl L - PŮDORYS

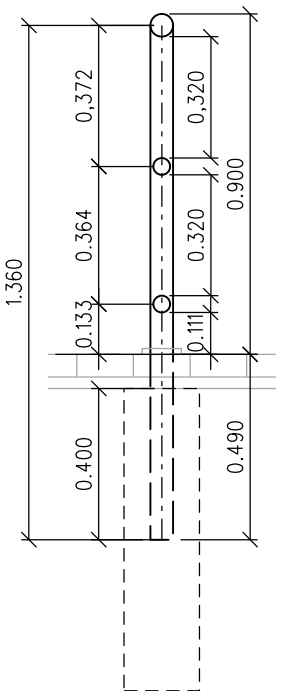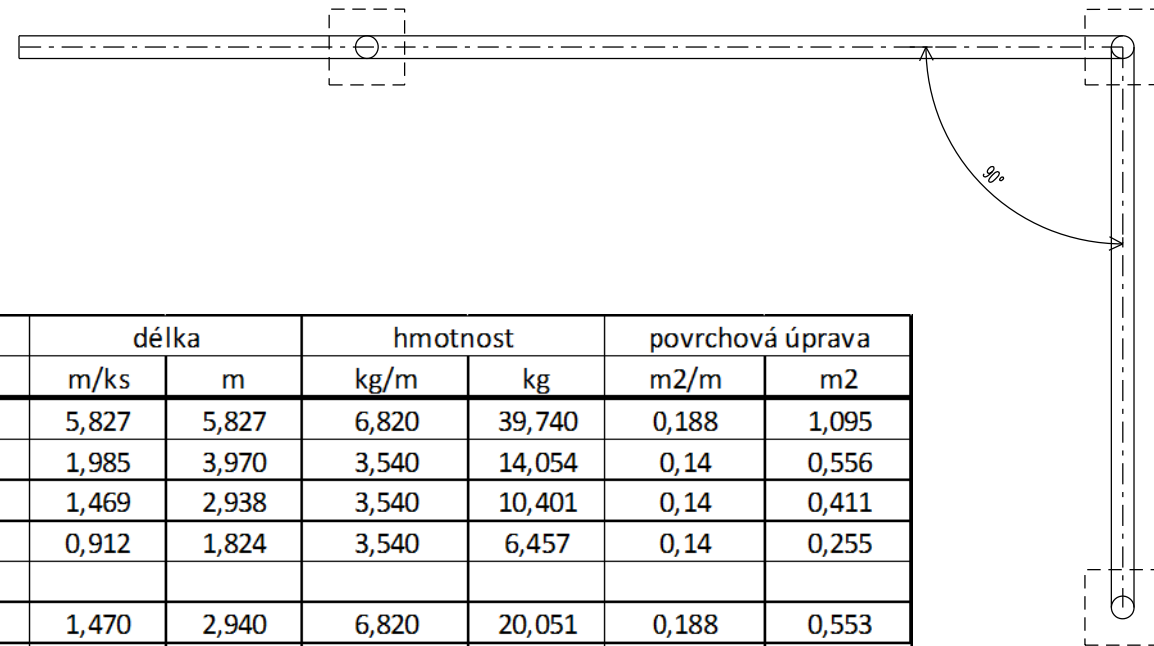

Číslo změny:	Obsah změny:	Datum změny:
01	-	-
02	-	-
03	-	-

Objednatel:	SZDC, s.o.
	Dlážděná 1003/7, 110 00 Praha 1 tel.: +420 222 335 777 e-mail: szdc@szdc.cz

Generální projektant:	SUDOP PRAHA a.s. Olšanská 1a, 130 80 Praha 3 tel.: +420 267 094 111 e-mail: praha@sudop.cz	Hlavní inženýr projektu: ING. MARTIN RAIBR Garant profese: ING. JITKA DOUBKOVÁ
-----------------------	---	---

Středisko:			
Vedoucí střediska:	Odpovědný projektant SO, IO, PS:	Vypracoval:	Kontroloval:
ING. JIŘÍ SYROVÝ	ING. JITKA DOUBKOVÁ	ING. JITKA DOUBKOVÁ	ING. MILOŠ KRAJČES

Název akce:	Číslo smlouvy:
	16-333.208
ELEKTRIZACE TRATI KADAŇ PRUNÉŘOV - KADAŇ	
Projektový stupeň:	
DSP	
Část: INŽENÝRSKÉ OBJEKTY NÁSTUPIŠTĚ SO 4221 ZAST. KADAŇ SÍDLIŠTĚ, NÁSTUPIŠTĚ	Datum: 11/2017
Číslo části: E.1.2.2	
Název přílohy:	Měřítko: 1 : 20 Počet formátů: 6 x A4 Číslo přílohy: 8.3
VÝKRES ZÁBRADLÍ- DÍLY J, L, K1, K2, K3, K4, K5	