


ZAST. KADAŇ PŘEDMĚSTÍ
SITUACE ROZHLASOVÉHO ZAŘÍZENÍ



dD3 Kadaň předměstí

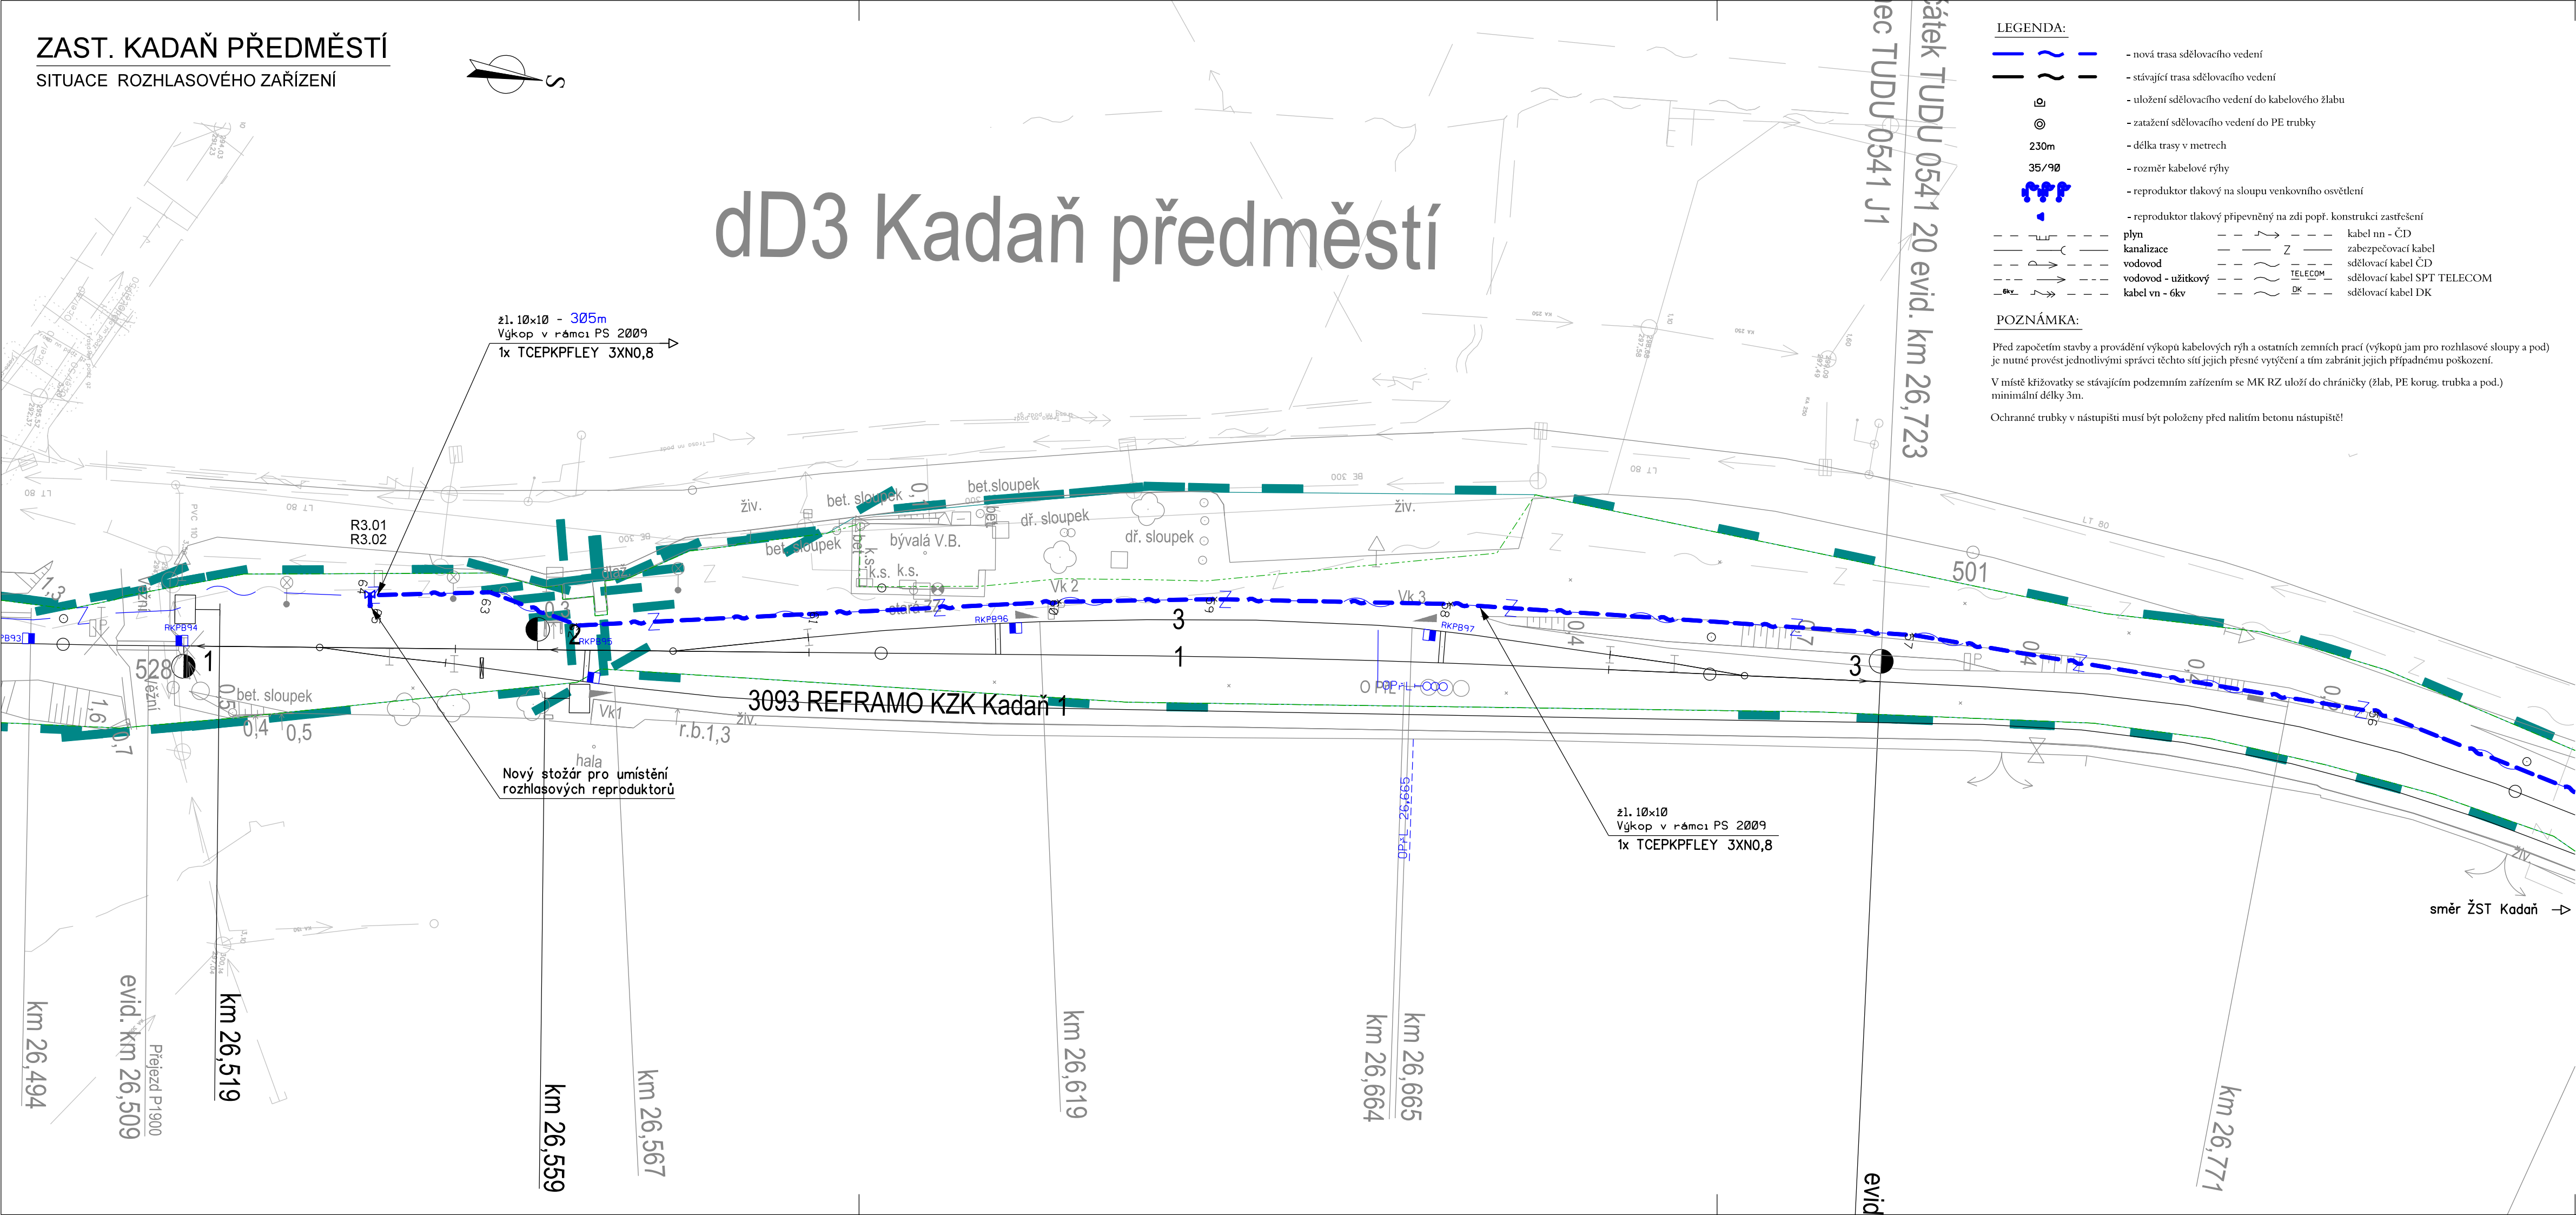

LEGENDA:

- nová trasa sdělovacího vedení
- stávající trasa sdělovacího vedení
- uložení sdělovacího vedení do kabelového žlabu
- zatažení sdělovacího vedení do PE trubky
- délka trasy v metrech
- rozměr kabelové rýhy
- reproduktor tlakový na sloupu venkovního osvětlení
- reproduktor tlakový připevněný na zdi popř. konstrukci zastřešení
- kabel nn - ČD
- zabezpečovací kabel
- sdělovací kabel ČD
- sdělovací kabel SPT TELECOM
- sdělovací kabel DK
- plyn
- kanalizace
- vodovod
- vodovod - užitkový
- kabel vn - okv

POZNÁMKA:

Před započítáním stavby a prováděním výkopů kabelových rýh a ostatních zemních prací (výkopů jam pro rozhlasové sloupce a pod) je nutné provést jednotlivými správci těchto sítí jejich přesné vytyčení a tím zabránit jejich případnému poškození.

V místě křižovatky se stávajícím podzemním zařízením se MK RZ uloží do chráničky (žlab, PE korug. trubka a pod.) minimální délky 3m.

Ochranné trubky v nástupišti musí být položeny před nalitím betonu nástupiště!



EVROPSKÁ UNIE
Evropské strukturální a investiční fondy
Operační program doprava

Ministerstvo dopravy

Státní fond dopravní
infrastruktury



ČISTOPIS

VÝŠKOVÝ SYSTÉM BpV

SOUŘADNICOVÝ SYSTÉM S-JTSK

Číslo změny:	Obsah změny:	Datum změny:
01	-	-
02	-	-
03	-	-

Objednatel:	SŽDC, s.o. Dlážděná 1003/7, 110 00 Praha 1 tel.: +420 222 335 777 e-mail: szdc@szdc.cz
-------------	---

Generální projektant:	SUDOP PRAHA a.s. Olšanská 1a, 130 80 Praha 3 tel.: +420 267 094 111 e-mail: praha@sudop.cz	Hlavní inženýr projektu: ING. MARTIN RAIBR
		Garant profese: -

Středisko: ELEKTROTECHNIKY, TRAKCE, SDĚLOVACÍ A ZABEZPEČOVACÍ TECHNIKY			
Vedoucí střediska: ING. MARTIN RAIBR	Odpovědný projektant SO, IO, PS: ING. MICHAL DROZD	Vypracoval: ING. MICHAL DROZD	Kontroloval: ING. PETR POUPA

Název akce:		Číslo smlouvy: 16-333.208	
ELEKTRIZACE TRATI KADAŇ PRUNÉŘOV - KADAŇ		Projektový stupeň: DSP	
Část: ŽELEZNIČNÍ SDĚLOVACÍ ZAŘÍZENÍ ROZHLASOVÉ ZAŘÍZENÍ PS 2005 KADAŇ - KADAŇ PRUNÉŘOV, ROZHLASOVÉ ZAŘÍZENÍ		Datum: 11/2017	
		Číslo části: D.2.2.1	
Název přílohy: SITUACE ROZHLASOVÉHO ZAŘÍZENÍ - ZAST. KADAŇ PŘEDMĚSTÍ		Měřítko: 1:500	Počet formátů: 4xA4
		Číslo přílohy: 5.2	

DOKUMENT LZE UŽÍVAT POUZE VE SMYSLU PŘÍSLUŠNÉ SMLOUVY O DÍLO, ŽÁDNÁ JEHO ČÁST NEMŮŽE BÝT DLE ZÁKONA č.121/2000 Sb. KOPIJOVÁNA NEBO JINÝM ZPŮSOBEM ROZŠÍŘOVÁNA. BEZ SOUHLASU SUDOP PRAHA a.s.