



← ČESKÉ BUDĚJOVICE


KABEL a HDPE
UKONČENY KONCOVKAMI

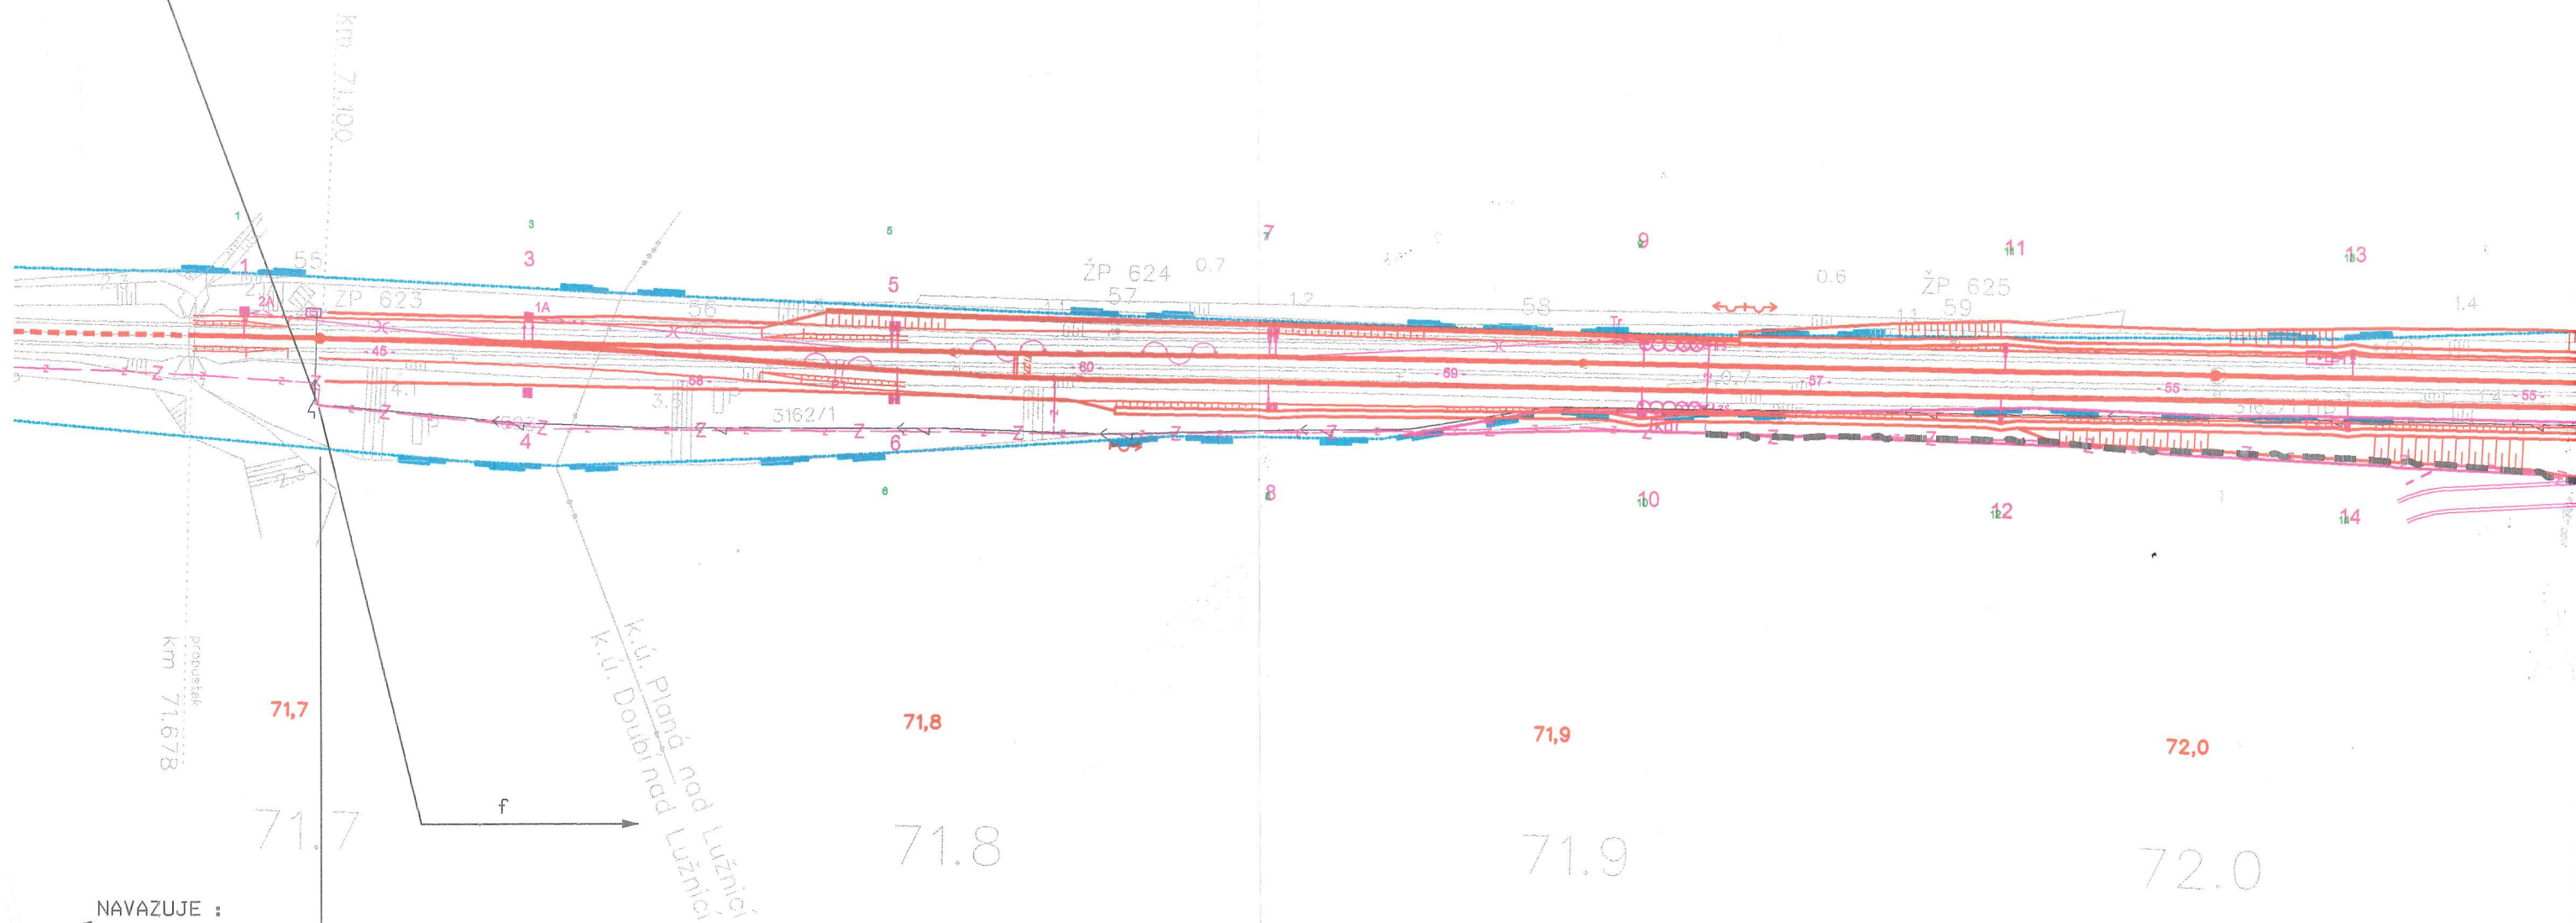


NAVAZUJE :
MODERNIZACE TRATI
VESELÍ n./L. - TÁBOR
KONEC STAVBY
KM: 71,700

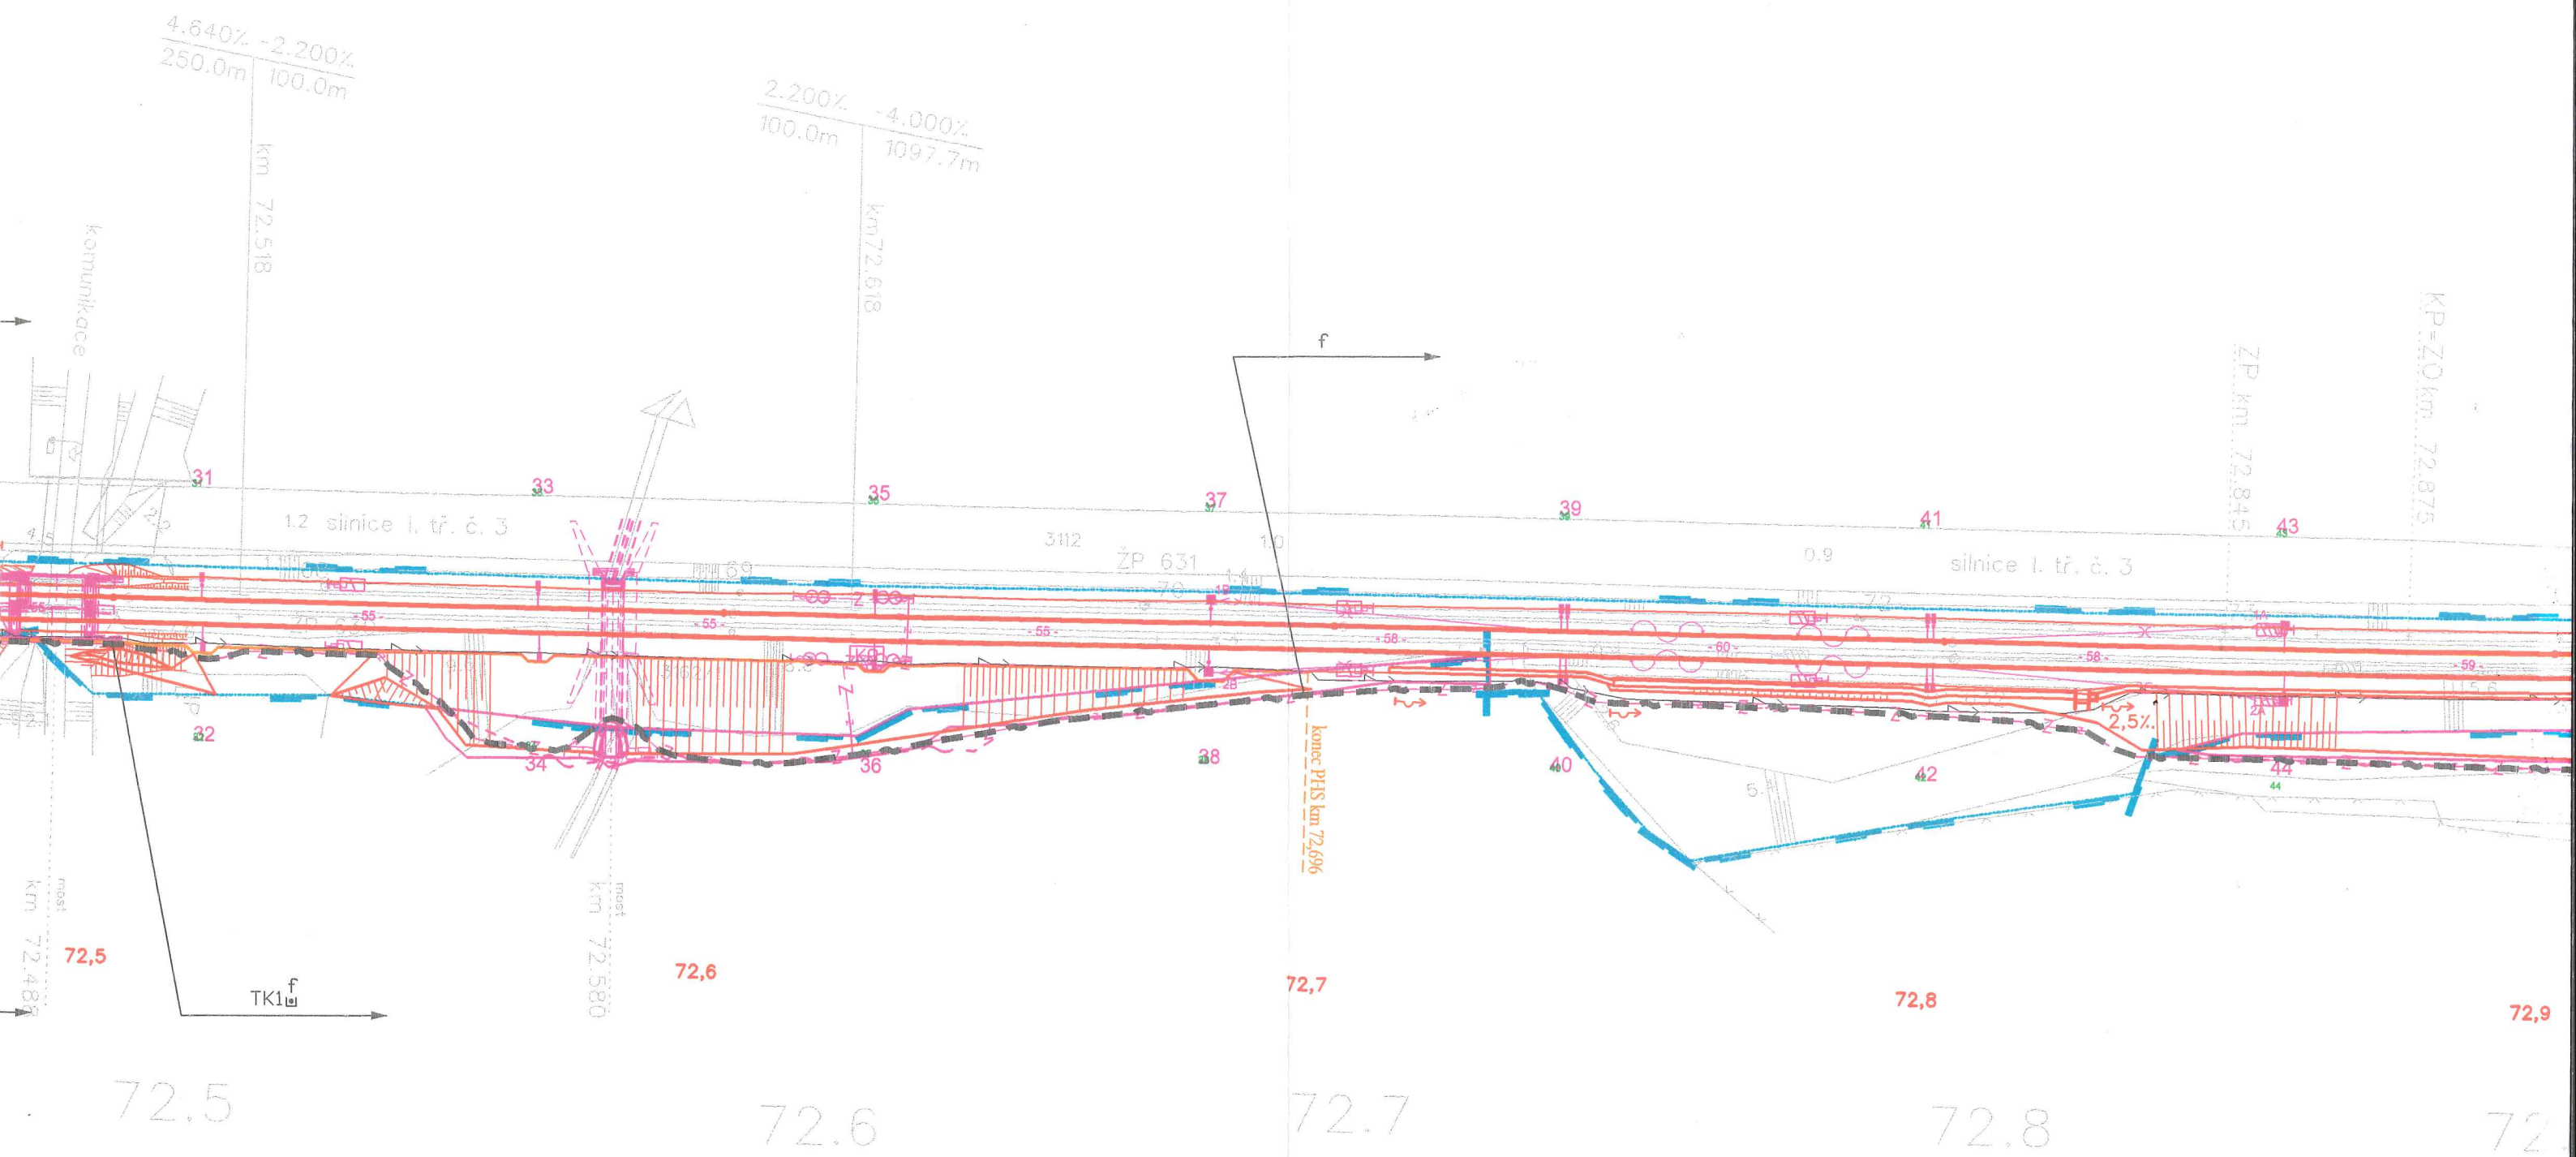



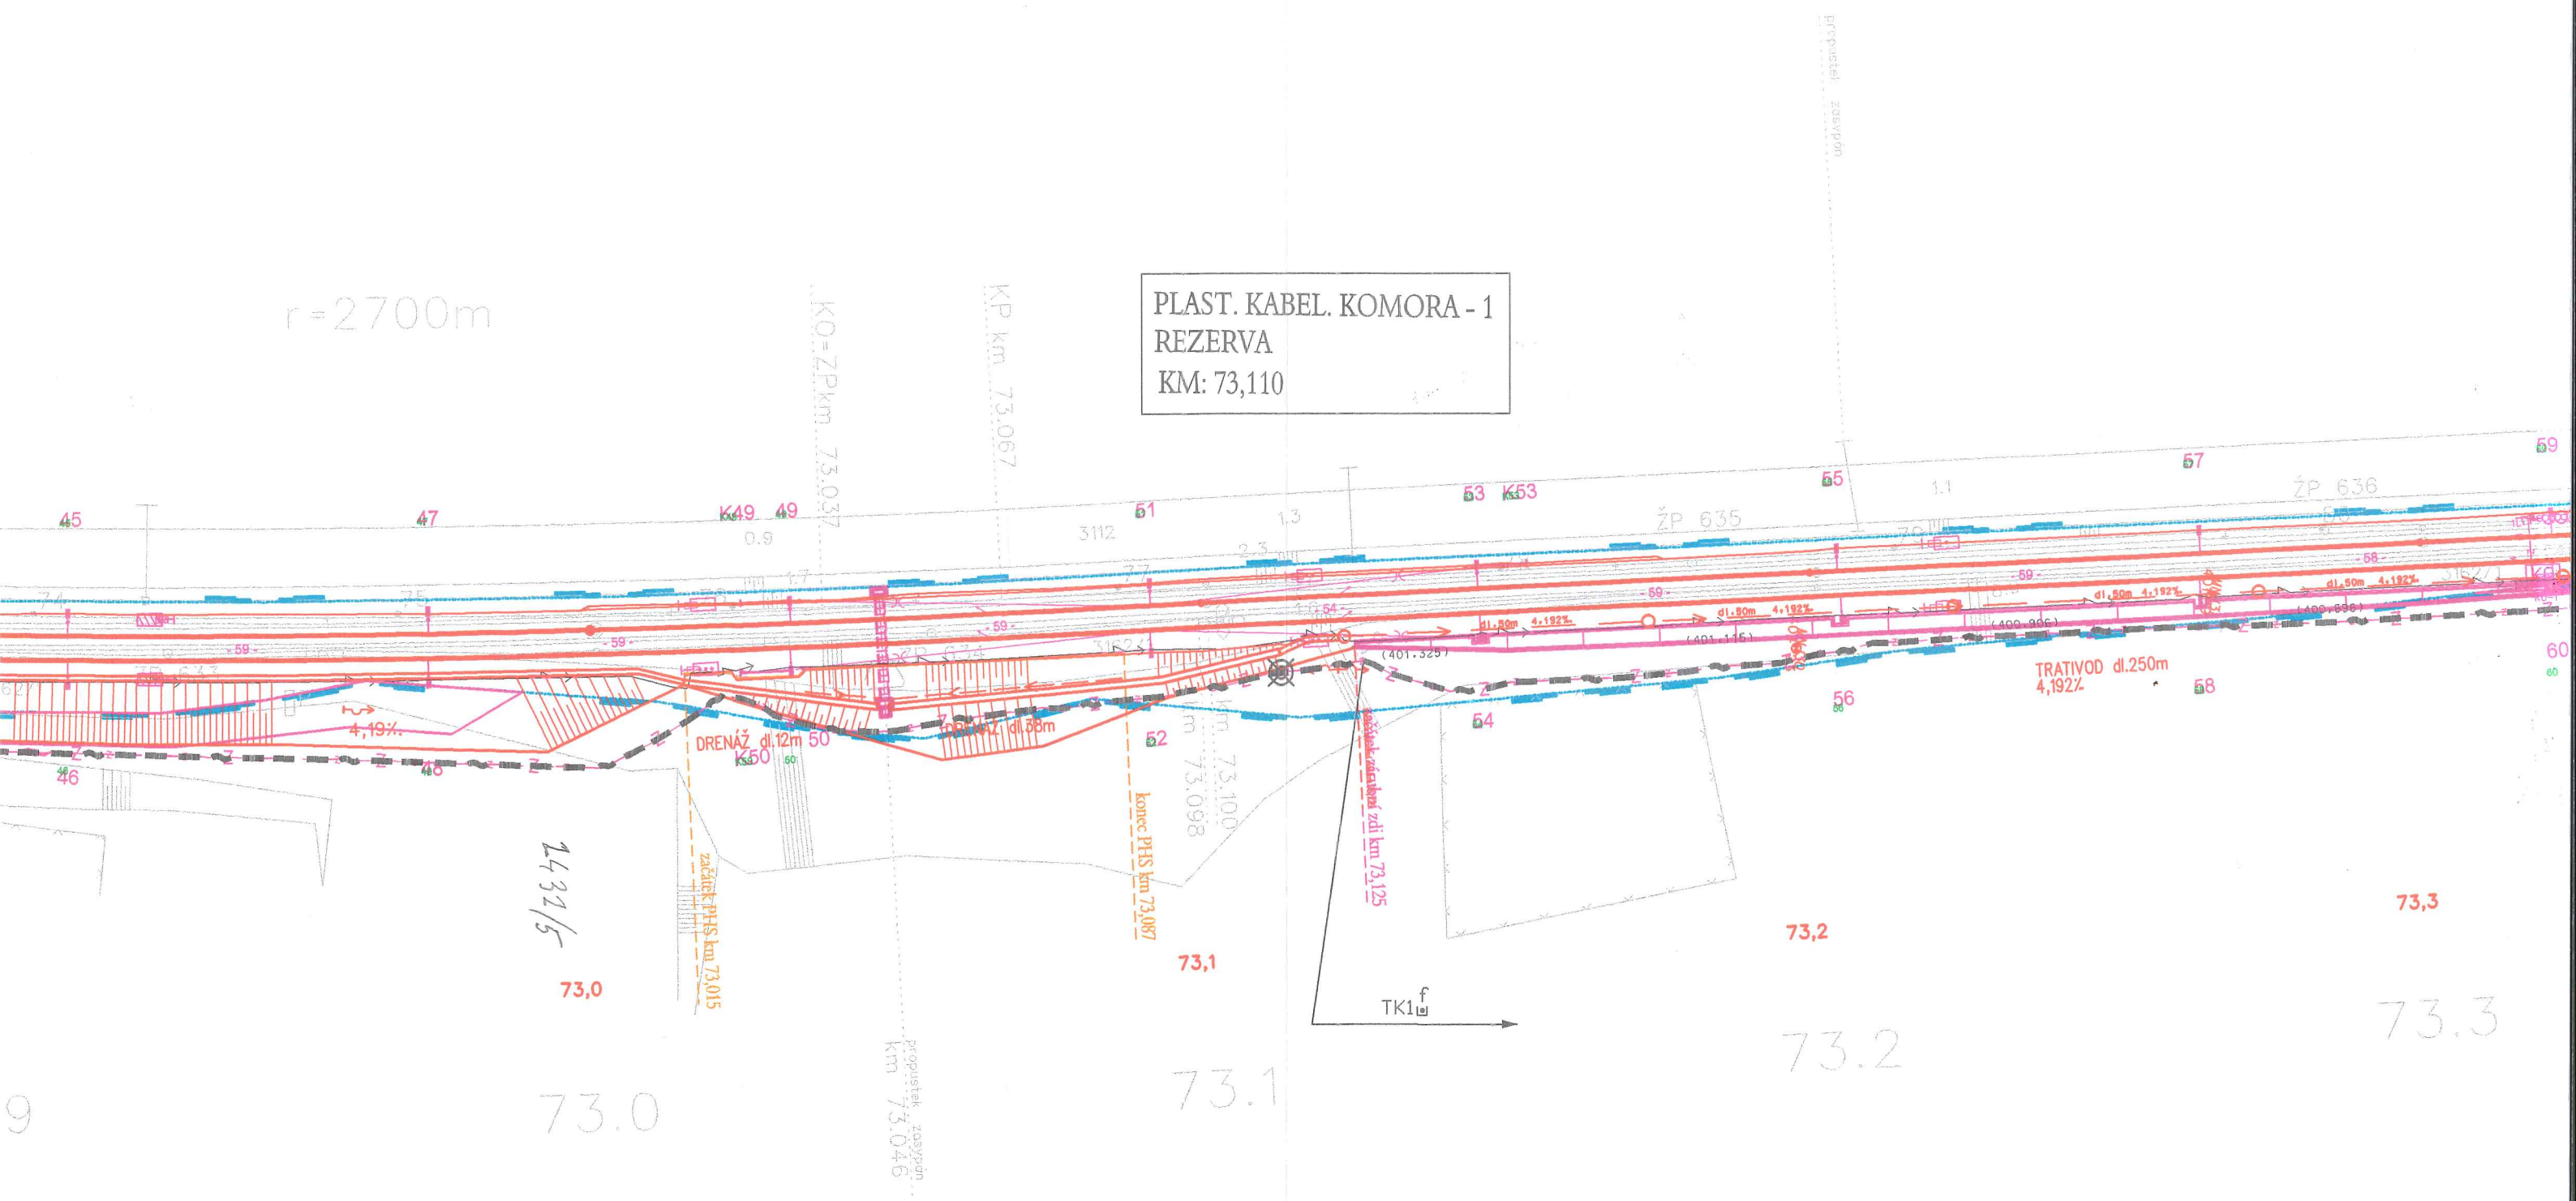

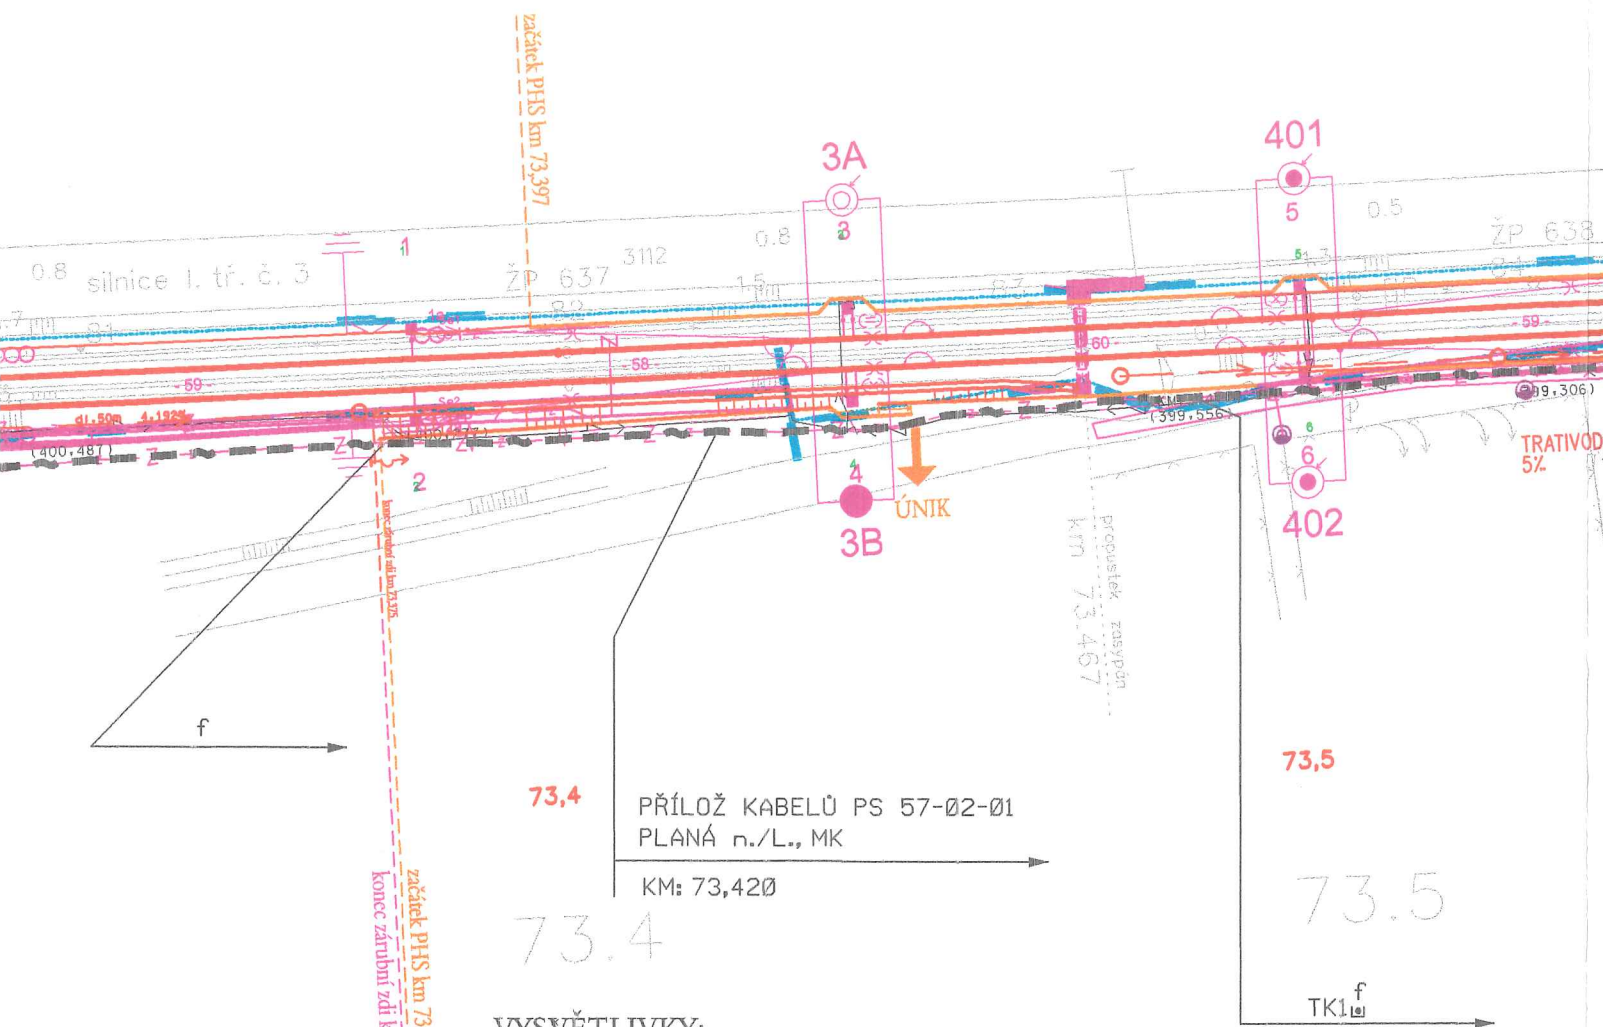

PLAST. KABEL. KOMORA - 1
REZERVA
KM: 73,110



PRAHA ➡



VYSVĚTLIVKY:

- | | |
|---|--|
|  | - trasa TK, DOK a HDPE |
|  | - výstražná fólie |
|  | - uložení sdělovacího vedení do kabelového žlabu |
|  | - zatažení sdělovacího vedení do ochranné trubky |
|  | - ochranná deska |
| 35/90 | - hloubka a šířka kabelové rýhy |
|  | - plastová kabelová komora |



1

Olšanská 1a
130 80 Praha 3
Česká republika
tel.: 224 22 71 68
fax: 224 23 03 16
faxmodem: 267 094 364
E-mail: praha@sudop.cz

OBJEDNATEL		OHL ŽS a.s., Burešova 938/17, Brno - střed			
STŘEDISKO		208 EL. TRAKCE, ELEKTROENERGETIKY, SDĚLOV. A ZABEZPEČ. TECHNIKY	VEDOUCÍ STŘEDISKA ING. MARTIN RAIBR		GENERÁLNÍ ŘEDITEL ING. JOSEF FIDLER
ODPOVĚDNÝ PROJEKTANT STAVBY		ODPOVĚDNÝ PROJ. OBJ., PS	NAVRHL, VYPRACOVAL		KONTROLOVAL
ING. MIROSLAV KRSEK <i>Krsek</i>		ING. FRANT. ZIMMERMANN <i>Zimmermann</i>	ING. FRANT. ZIMMERMANN <i>Zimmermann</i>		ING. PETR STEINER <i>Steiner</i>
KRAJ JIHOČESKÝ		MÚ/POVĚŘENÁ OBEC	TÁBOR		ÚČEL DPS
Modernizace trati Veselí nad Lužnicí - Tábor, 1. část, úsek Doubí u Tábora - Tábor PS 55-02-01 Doubí u Tábora - Tábor, DOK, TK, HDPE Situace v žkm 71,700 - 73,500					DATUM 09 / 2009
					MĚŘÍTKO 1 : 1000
					FORMÁTY 10 A4
					ČÁST D.2 PŘÍL. 5.1