

PROJEKT servis spol. s r.o.  
U Elektry 830/2b  
19800 Praha

naše značka  
5001381191

vyřizuje  
Eva Strnadová

datum  
21.09.2016

Věc:

**"Doplnění závor a rekonstrukce PZS na přejezdu P3148 v km 8,016 na trati Hradec Králové - Turnov**

K.ú. - p.č.: Jičín, Zámezí, Kněžnice, Jinolice, Železnice, Podůlší, Libuň, Dílce, Valdice, Čejkovice u Jičína, Těšín, Popovice u Jičína

Stavebník: SŽDC s.o., stavební správa západ, Sokolovská 278/1955, 19000 Praha 9

Účel stanoviska: Předprojektová příprava

RWE GasNet, s.r.o., jako provozovatel distribuční soustavy (PDS) a technické infrastruktury, zastoupený RWE Distribuční služby, s.r.o., vydává toto stanovisko:

Podklady pro zpracování projektové dokumentace v ochranném a bezpečnostním pásmu plynárenského zařízení a plynovodních přípojek.

Poskytnuté podklady nenahrazují stanovisko k projektové dokumentaci.

Toto stanovisko nelze použít pro projednání se stavebním úřadem ani pro realizaci stavby.

V zájmovém území se nacházejí tato stávající plynárenská zařízení:

VTL plynovod OCEL DN 300 na trase Zámezí - Holín

VTL plynovod OCEL DN 200, Jičín - PMV

NTL plynovod PE d 110, Valdice + NTL přípojky ( viz. situace )

STL plynovod PE d 63, OCEL DN 200, d 90, ocel dn 150, DN 100, DN 50, Jičín + STL přípojky

( viz. situace )

NTL plynovod OCEL DN 300, Jičín

Zrušené plynovodní potrubí, Jičín

Upozorňujeme na plánovanou rekonstrukci MS Valdice - Jičínská. Investorem stavby je RWE GasNet s.r.o. ( v situaci vyznačeno žlutou barvou )

Na základě předložené situace byl předán informativní zákres.

Poskytnuté údaje o poloze stávajících plynárenských zařízení lze použít POUZE PRO POTŘEBY ZPRACOVÁNÍ PD.

Technické podmínky dotyku s naším zařízením s námi projednejte a zapracujte do PD stavby.

- Informace o možnosti poskytnutí polohy stávajících PZ ve správě RWE GasNet, s.r.o. v digitální podobě získáte na adrese: [www.rwe-distribuce.cz/cs/zadost-o-vektorova-data/](http://www.rwe-distribuce.cz/cs/zadost-o-vektorova-data/)

- Projekt, ve kterém budou zakreslena plynárenská zařízení a plynovodní přípojky dle poskytnutých mapových nebo elektronických podkladů požadujeme předložit v měřítku 1:500, popř. 1:1000 k posouzení.

- PD musí řešit vzájemný vztah nově projektované stavby a stávajícího plynárenského zařízení a plynovodních přípojek (okótováním a popisem v technické zprávě) s ohledem k zákonům č. 458/2000 Sb. a č. 670/2004 Sb., ČSN EN 1594 a TPG 702 04, ČSN EN 12007 - 1/2/3/4, TPG 702 01, ČSN EN 12186 a ČSN 73 6005. Tato povinnost se vztahuje pro všechny možnosti umístování, povolování a užívání stavby, které stanovuje Stavební zákon č. 183/2006 Sb.

- Umístování staveb a provádění stavební činnosti v ochranném a bezpečnostním pásmu VTL plynárenského zařízení, RS a zařízení katodické ochrany (SKAO) lze provádět pouze s písemným souhlasem provozovatele plynárenského zařízení (pracoviště OSS Brno). Kontaktní osobou je pan Bohuslav Hubička, tel. 532227264, email: [bohoslav.hubicka@rwe.cz](mailto:bohoslav.hubicka@rwe.cz).

RWE Distribuční služby, s.r.o.

Plynárenská 499/1  
Zábrdovice  
602 00 Brno  
T +420532221111  
F +420545578571  
E [info\\_ds@rwe.cz](mailto:info_ds@rwe.cz)  
I [www.rwe.cz](http://www.rwe.cz)  
IČ: 27935311  
DIČ: CZ27935311

Zapsán do obchodního rejstříku:  
Krajský soud v Brně  
oddíl C, vložka 57165  
26.07.2007

Bankovní spojení:  
Československá obchodní banka,  
a.s.  
Číslo účtu: 17837923  
Kód banky: 0300

Platí pouze pro území vyznačené v příloze tohoto stanoviska a to 24 měsíců ode dne jeho vydání.

V případě dotčení pozemku v majetku RWE kontaktujte prosím RWE GasNet, s.r.o. Kontakt naleznete na adrese [www.rwe-distribuce.cz/cs/kontaktni-system/](http://www.rwe-distribuce.cz/cs/kontaktni-system/), činnost "Smluvní vztahy - pozemky a budovy plynárenských zařízení", případně na Zákaznické lince 840 11 33 55.

Za správnost a úplnost dokumentace předložené s žádostí včetně jejího souladu s platnými předpisy plně zodpovídá její zpracovatel. Stanovisko nenahrazuje případná další stanoviska k jiným částem stavby.

V případě další korespondence nebo jednání (např. změna stavby) uvádějte naši značku - 5001381191 a datum tohoto stanoviska. Kontakty jsou k dispozici na [www.rwe-ds.cz](http://www.rwe-ds.cz) nebo Zákaznická linka 840 11 33 55.

Eva Strnadová  
technik externích požadavků  
odbor zpracování externích požadavků  
RWE Distribuční služby, s.r.o.  
+420495060562  
[eva.strnadova@rwe.cz](mailto:eva.strnadova@rwe.cz)

Přílohy: Orientační zakres plynárenského zařízení, Detailní zakres plynárenského zařízení, Ověřená příloha žadatele

**Příloha: Orientační zákres plynárenského zařízení. Tato příloha je nedílnou součástí stanoviska č. 5001381191 ze dne 21.09.2016.**


Provozovatel DS: RWE GasNet, s.r.o.; Stavebník: SŽDC s.o., stavební správa západ, Sokolovská 278/1955, 19000 Praha 9. K.ú.: Jičín, Zámezí, Kněžnice, Jinolice, Železnice, Podůlší, Libuň, Dílce, Valdice, Čejkovice u Jičína, Těšín, Popovice u Jičína.






Legenda:

	linie plynovodu
	NTL
	STL
	VTL
	VVTL
	nefunkční
	výstavba
	regulační stanice
	ochranné zařízení
	kabel
	elektropřípojka
	kabel protikoroziční ochrany
	anodové uzemnění
	stanice katodové ochrany

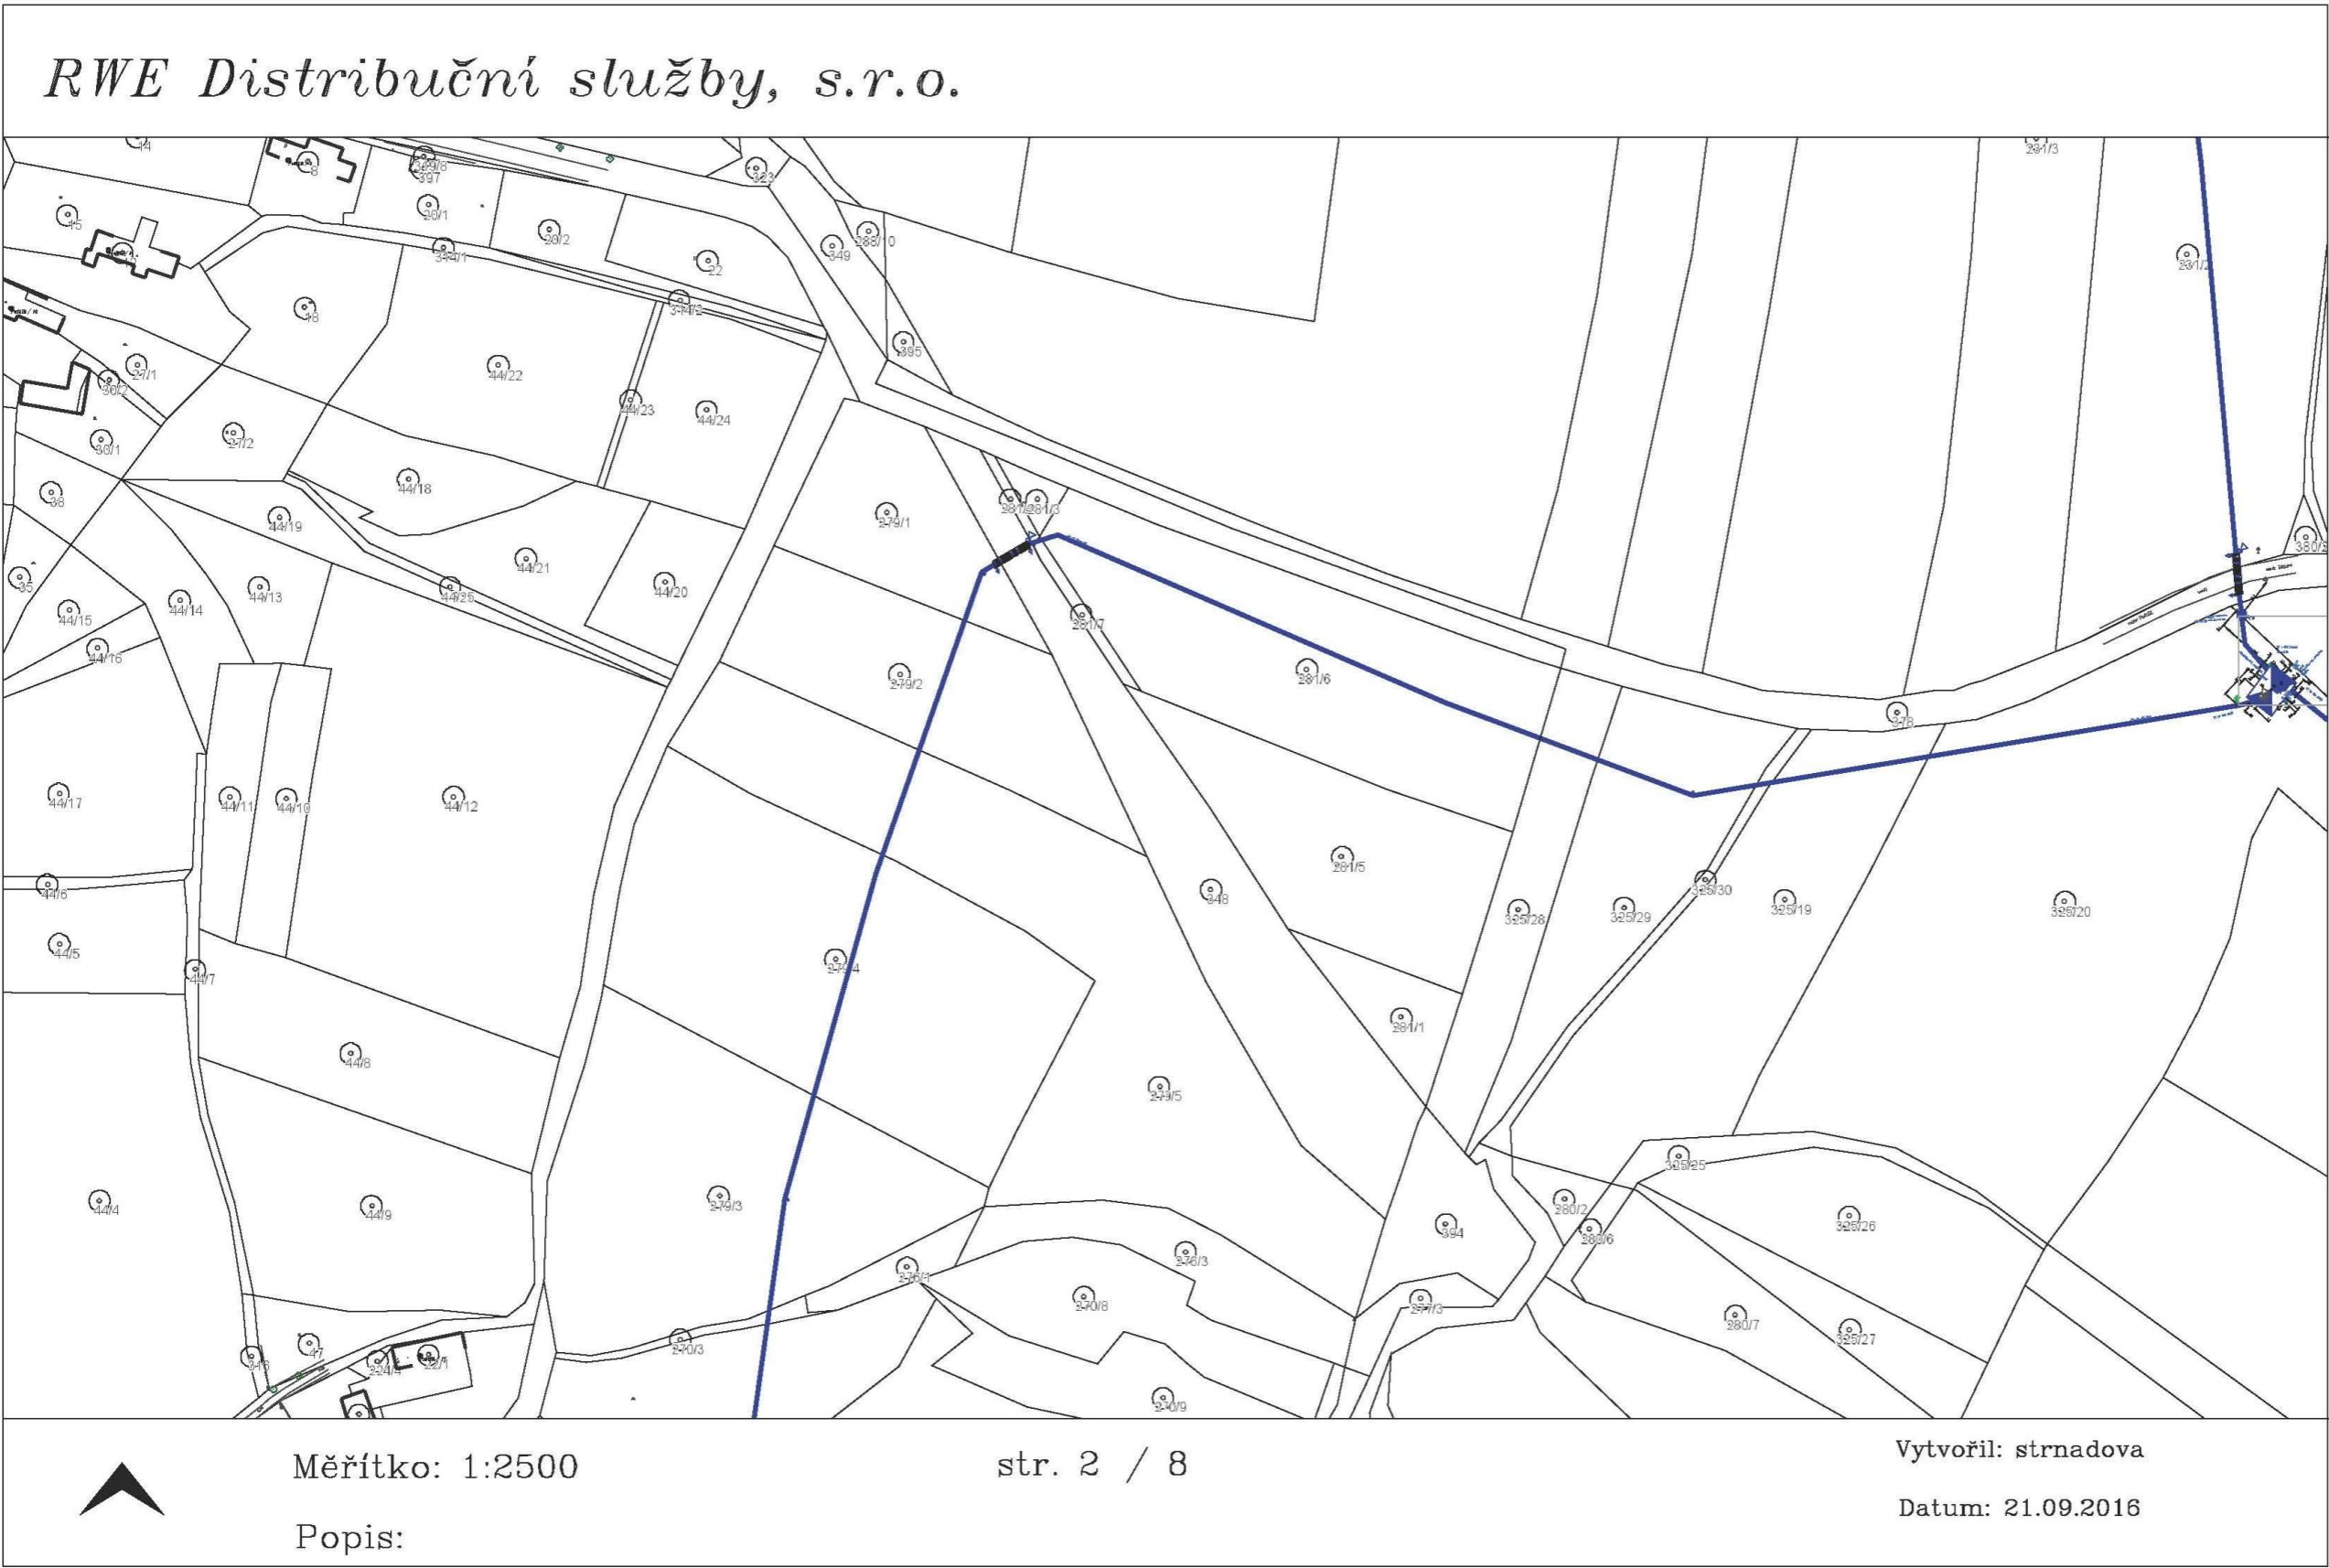


Legenda:

	linie plynovodu
	NTL
	STL
	VTL
	WTL
	nefunkční
	výstavba
	regulační stanice
	ochranné zařízení
	kabel
	elektropřipojka
	kabel protikoroziční ochrany
	anodové uzemnění
	stanice katodové ochrany

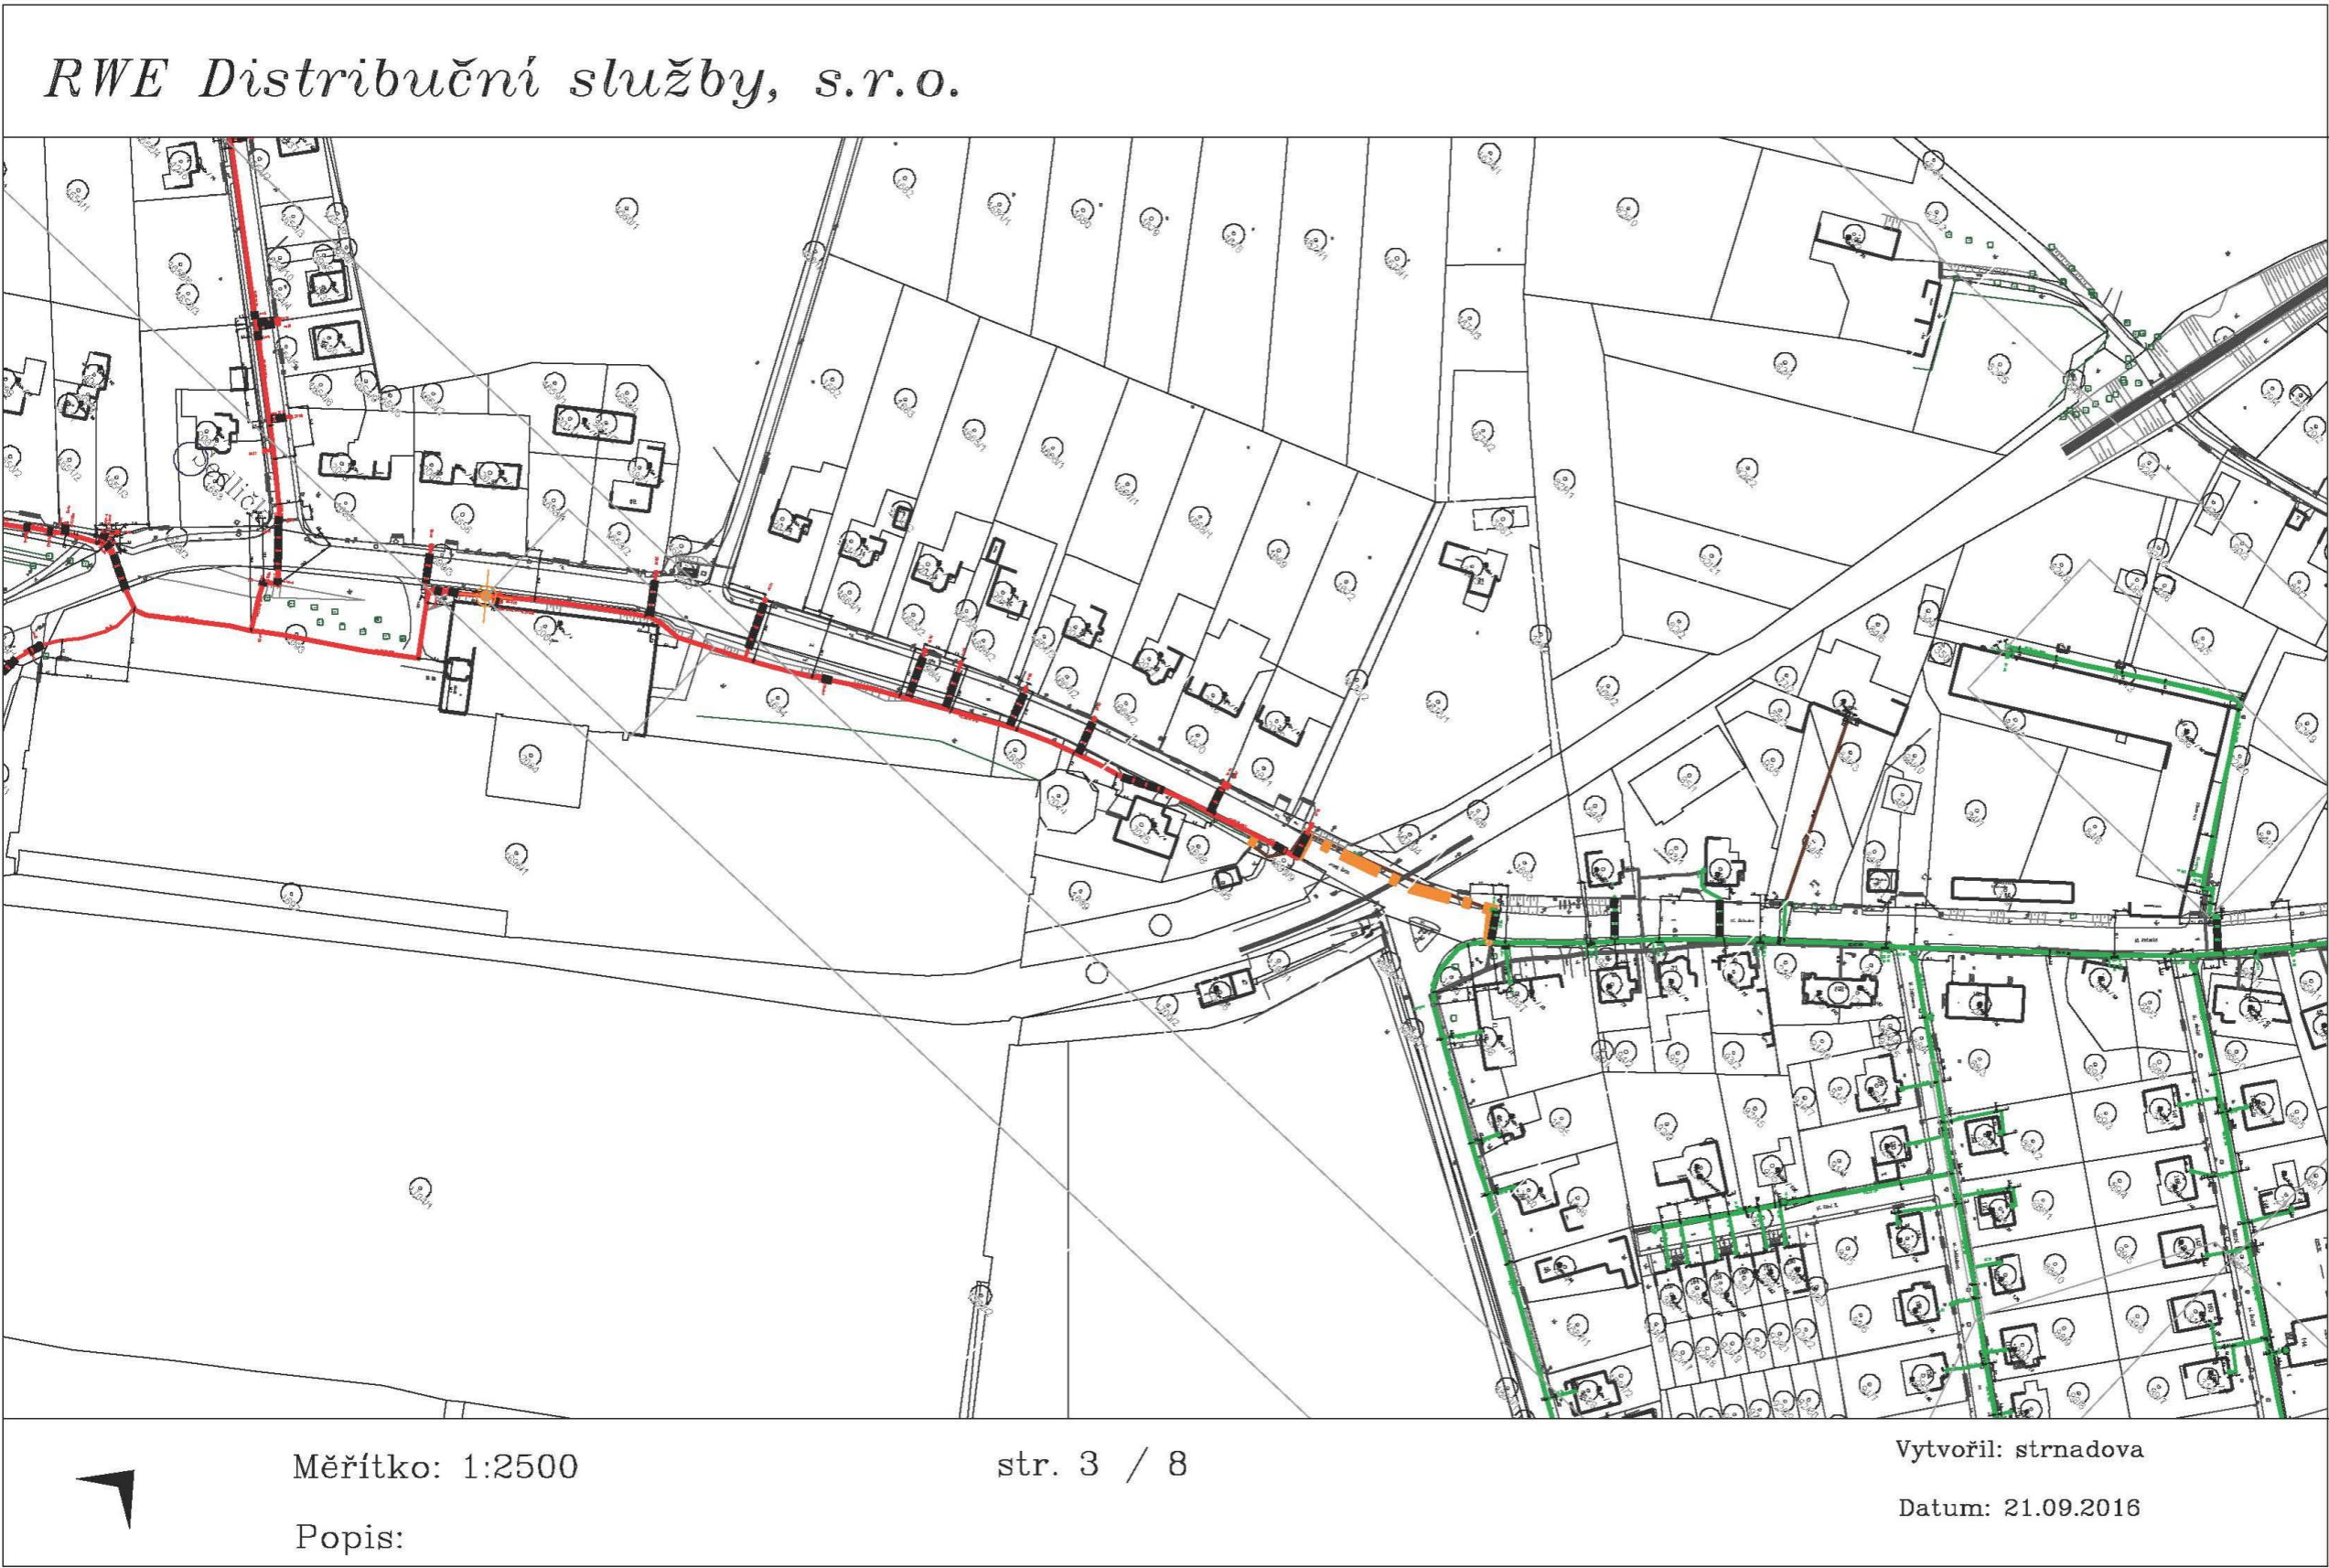

Legenda:


	linie plynovodu
	NTL
	STL
	VTL
	WTL
	nefunkční
	výstavba
	regulační stanice
	ochranné zařízení
	kabel
	elektropřípojka
	kabel protikoroziční ochrany
	anodové uzemnění
	stanice katodové ochrany

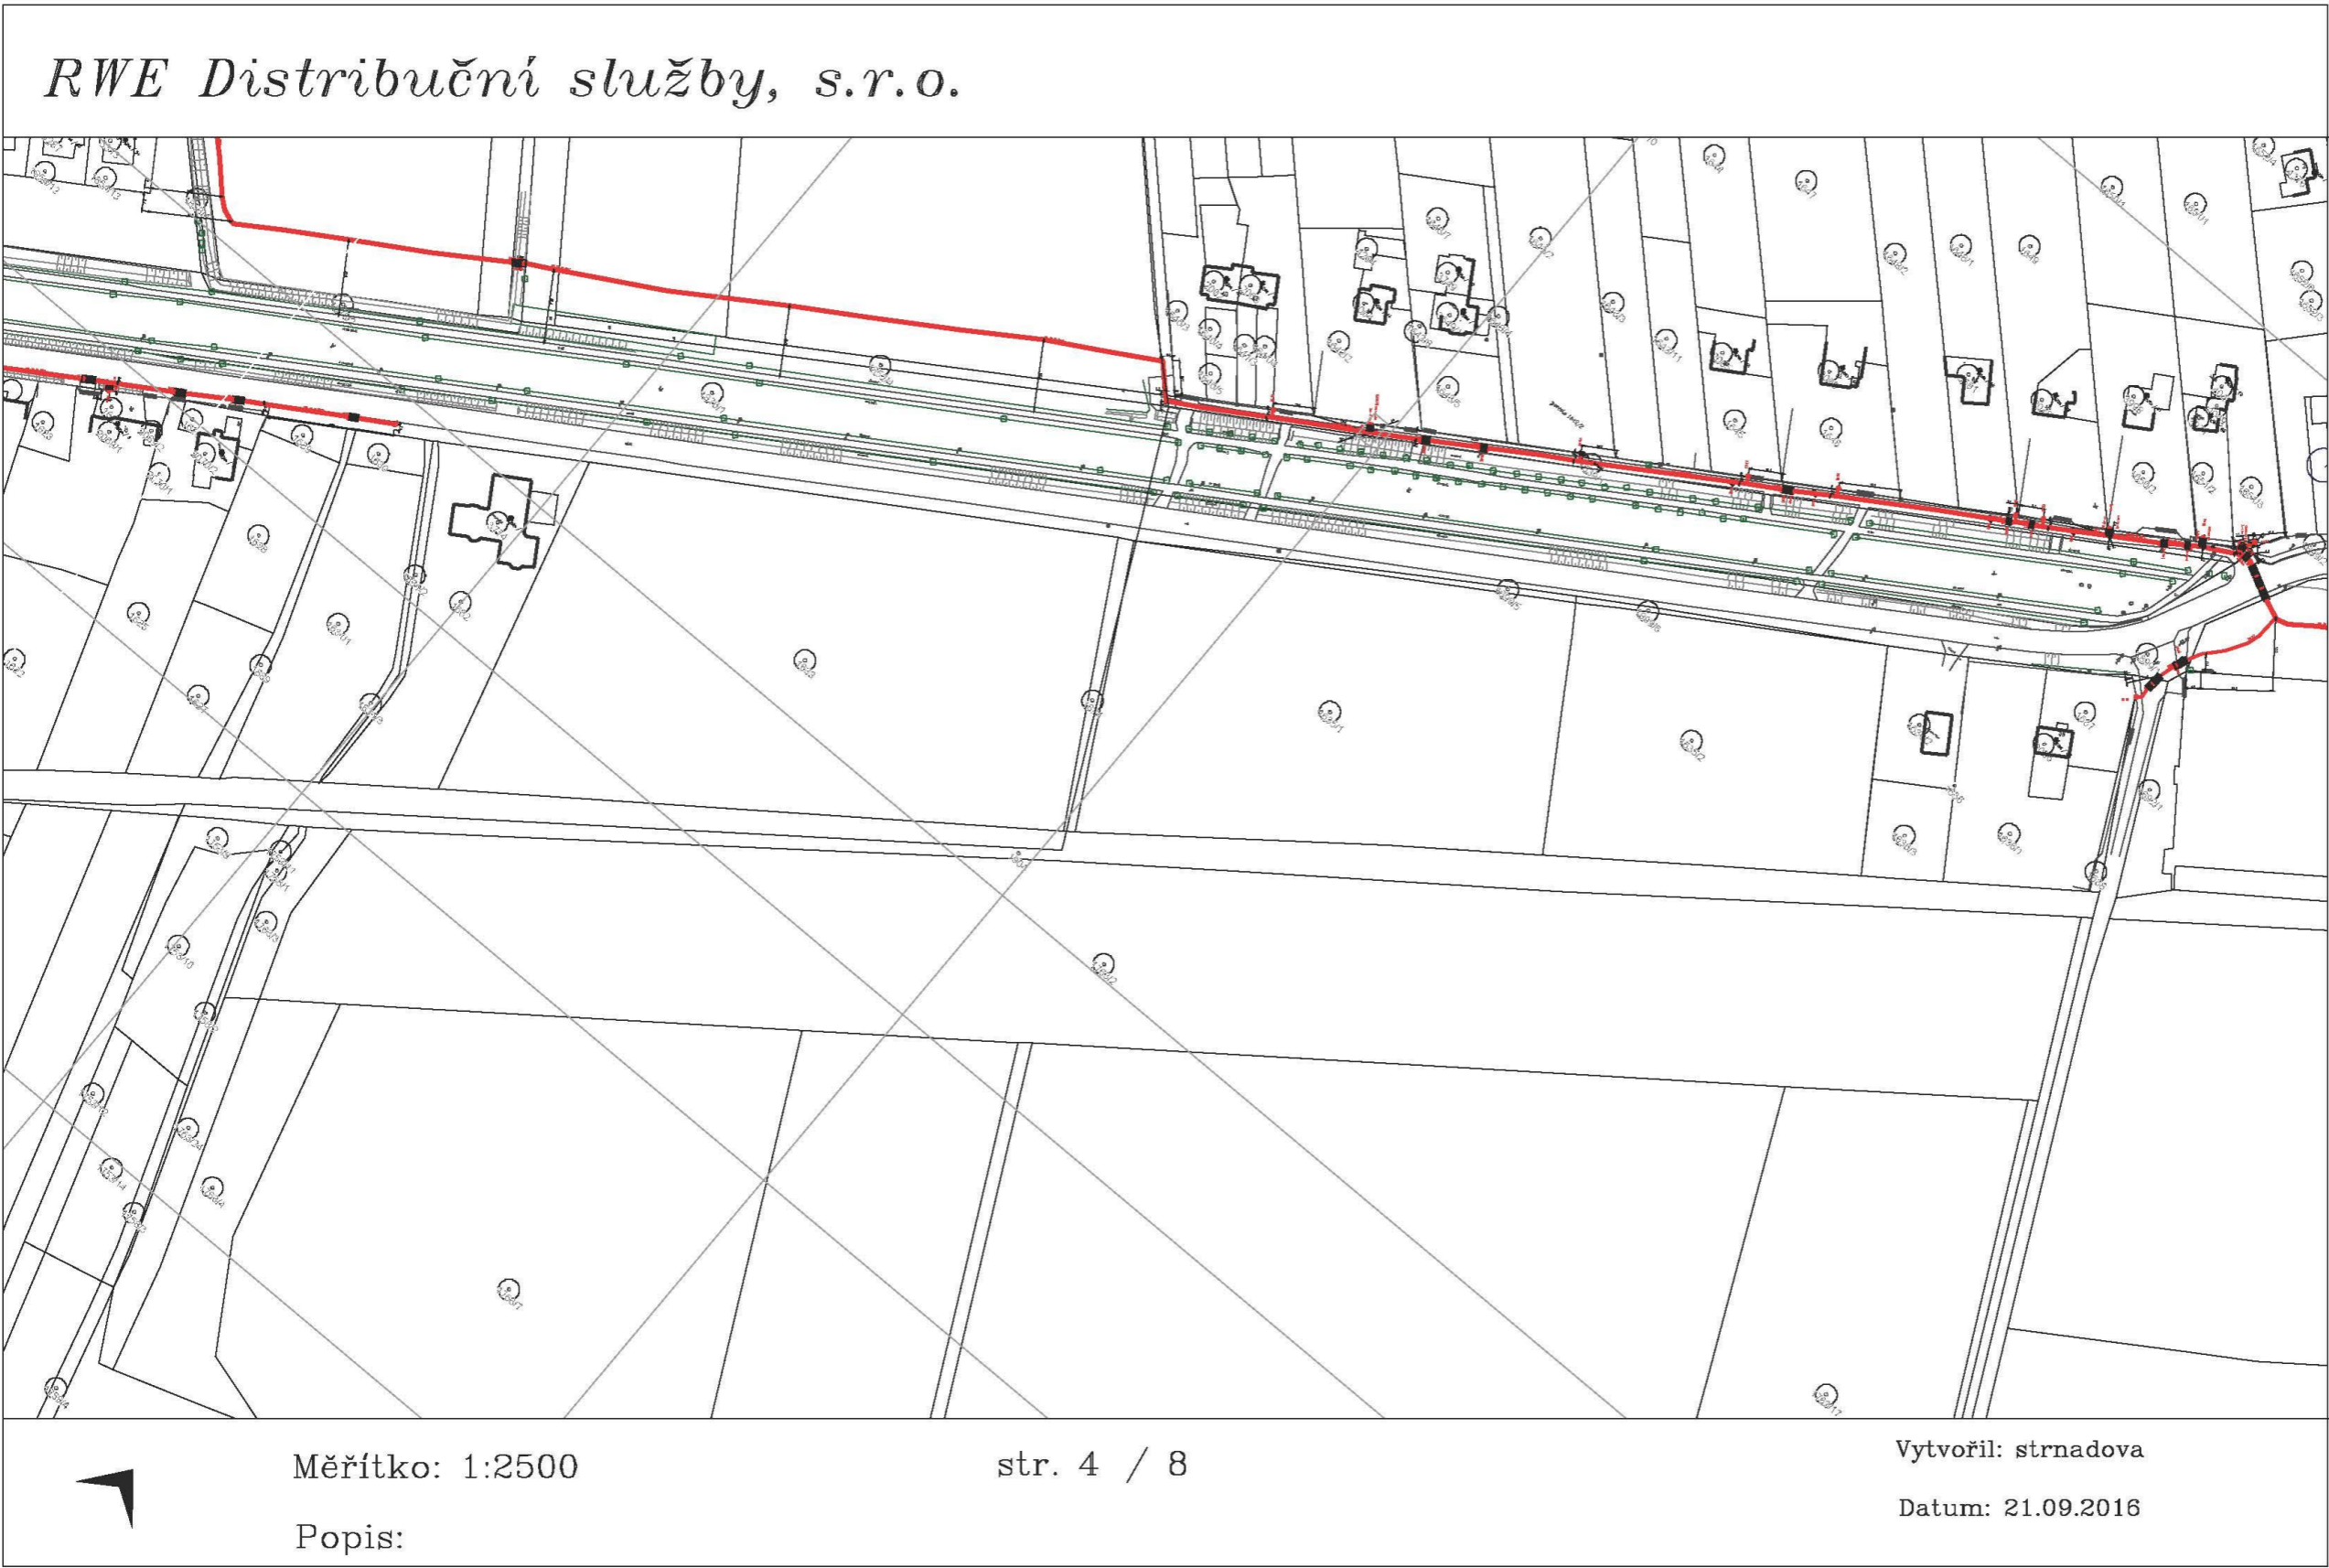

Legenda:

	linie plynovodu
	NTL
	STL
	VTL
	WTL
	nefunkční
	výstavba
	regulační stanice
	ochranné zařízení
	kabel
	elektropřípojka
	kabel protikoroziční ochrany
	anodové uzemnění
	stanice katodové ochrany

RWE Distribuční služby, s.r.o.

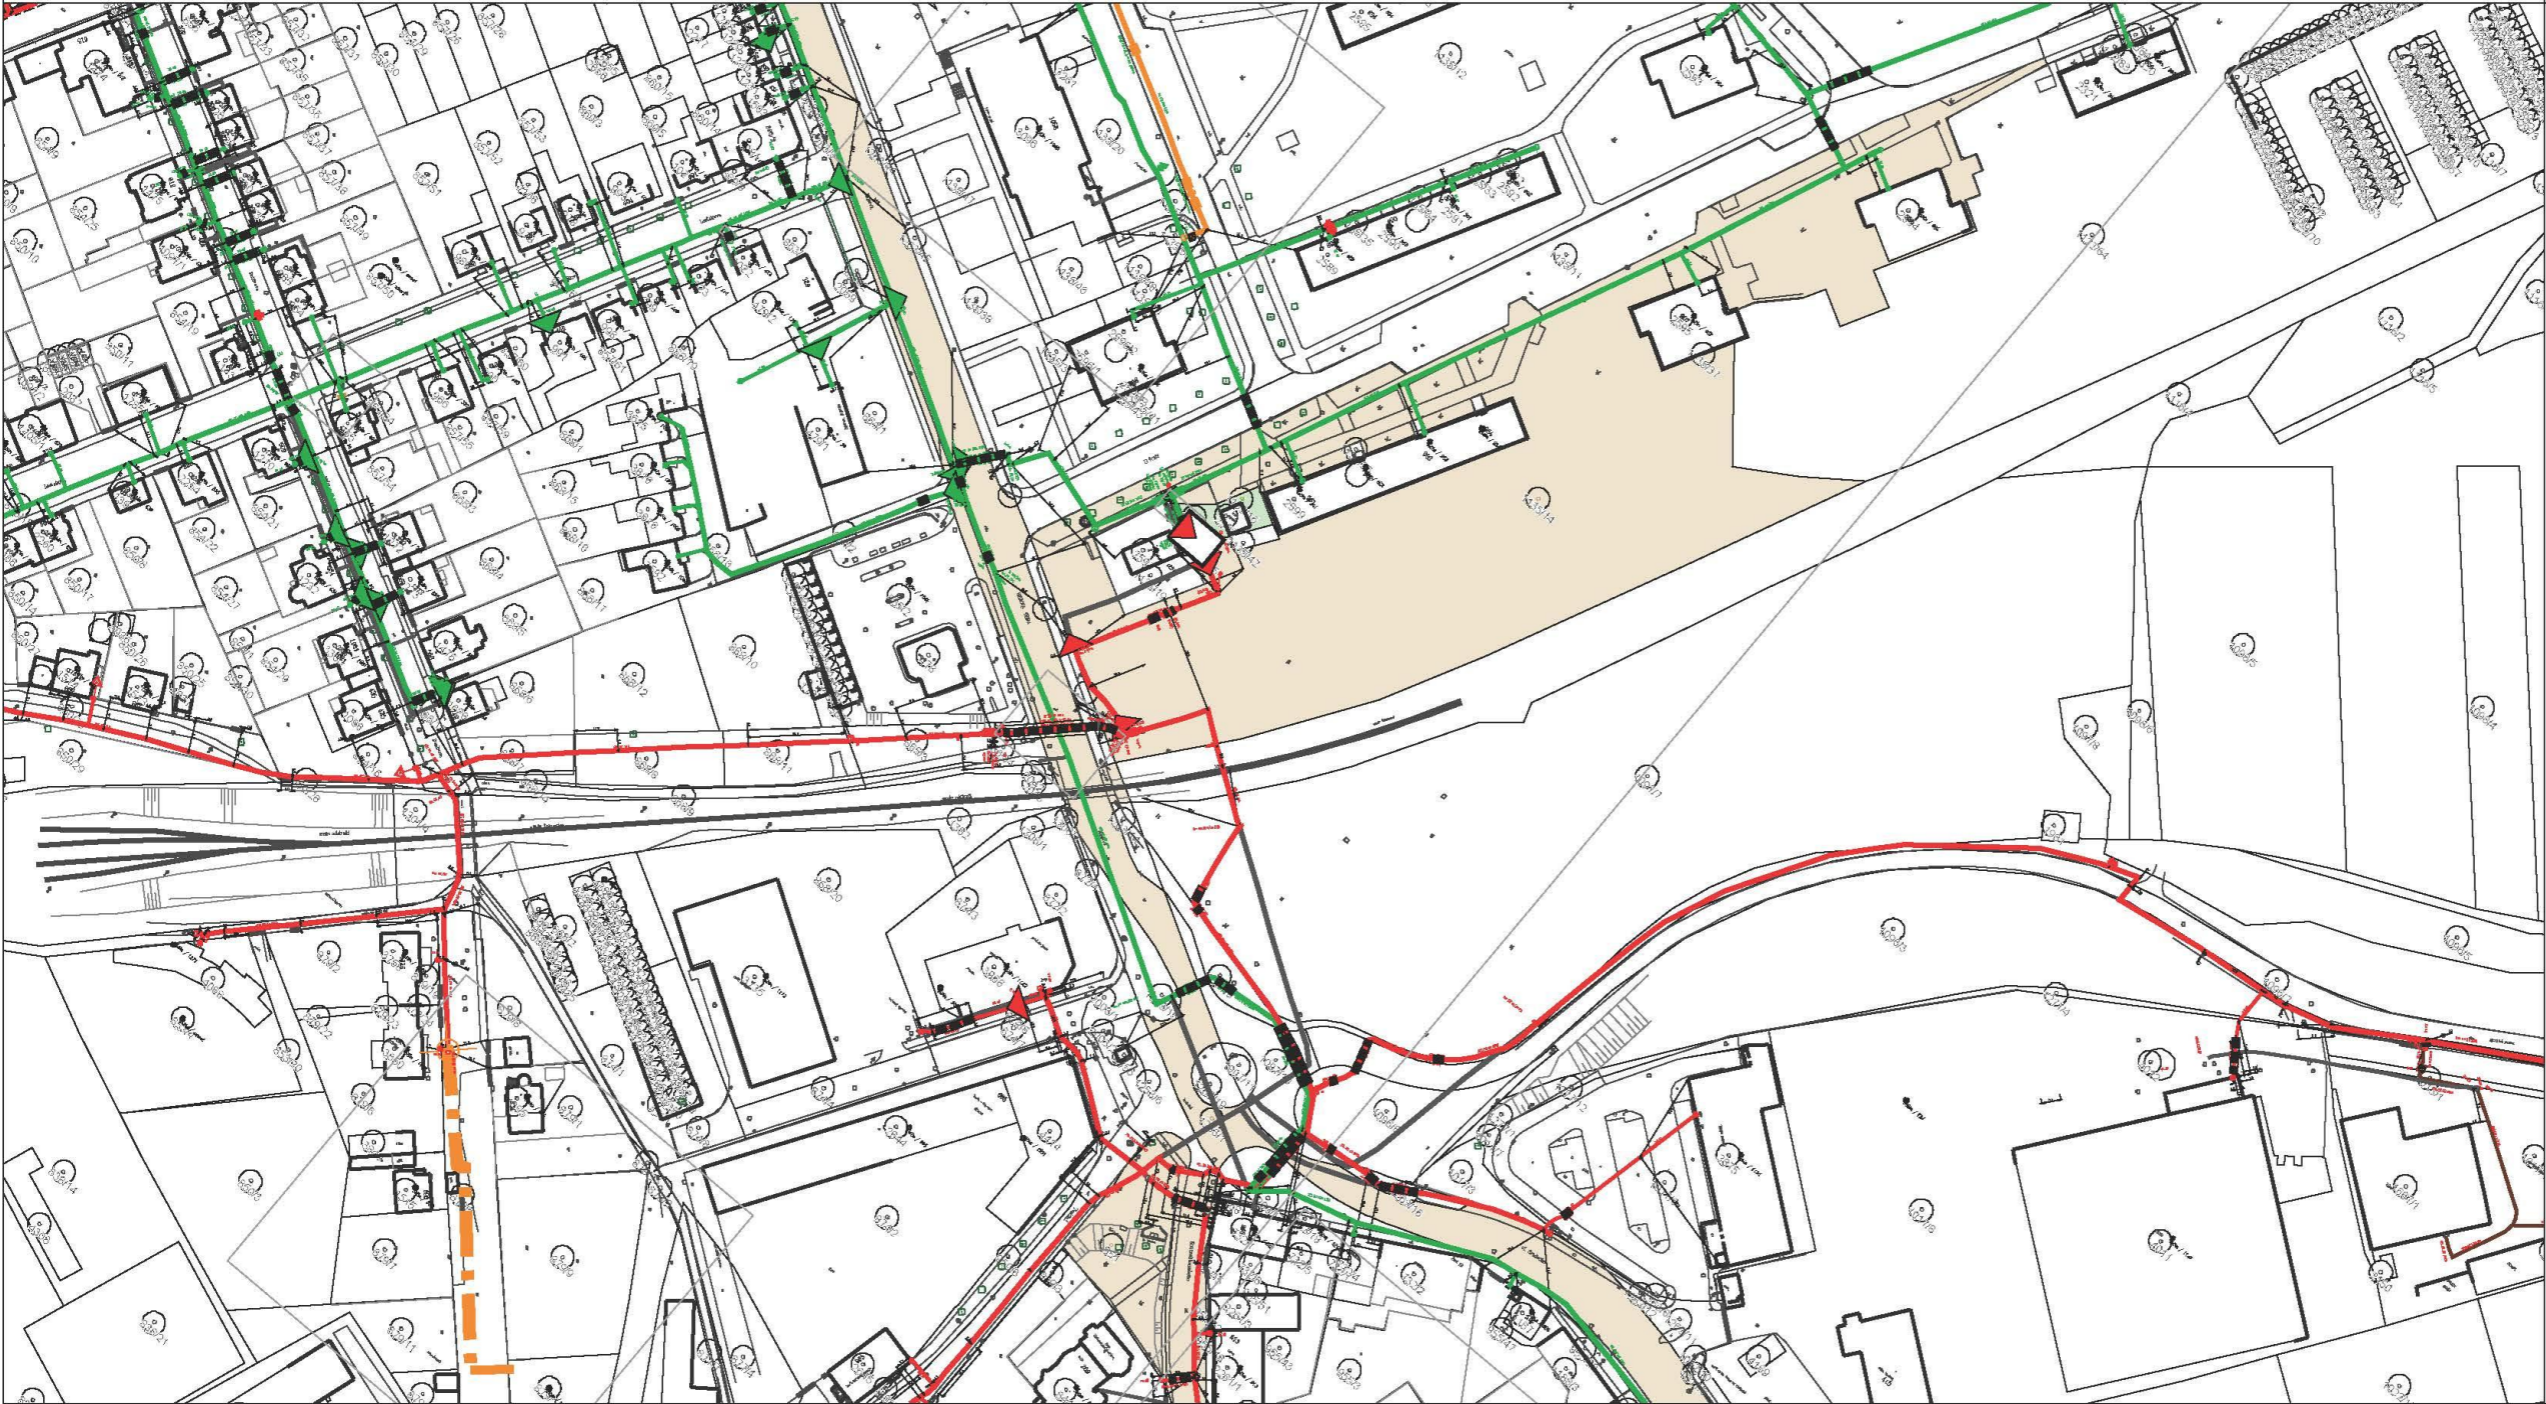

Legenda:

	linie plynovodu
	NTL
	STL
	VTL
	WTL
	nefunkční
	výstavba
	regulační stanice
	ochranné zařízení
	kabel
	elektropřípojka
	kabel protikoroziční ochrany
	anodové uzemnění
	stanice katodové ochrany



Měřítko: 1:2500


str. 5 / 8

Vytvořil: strnadova

Popis:

Datum: 21.09.2016

RWE Distribuční služby, s.r.o.

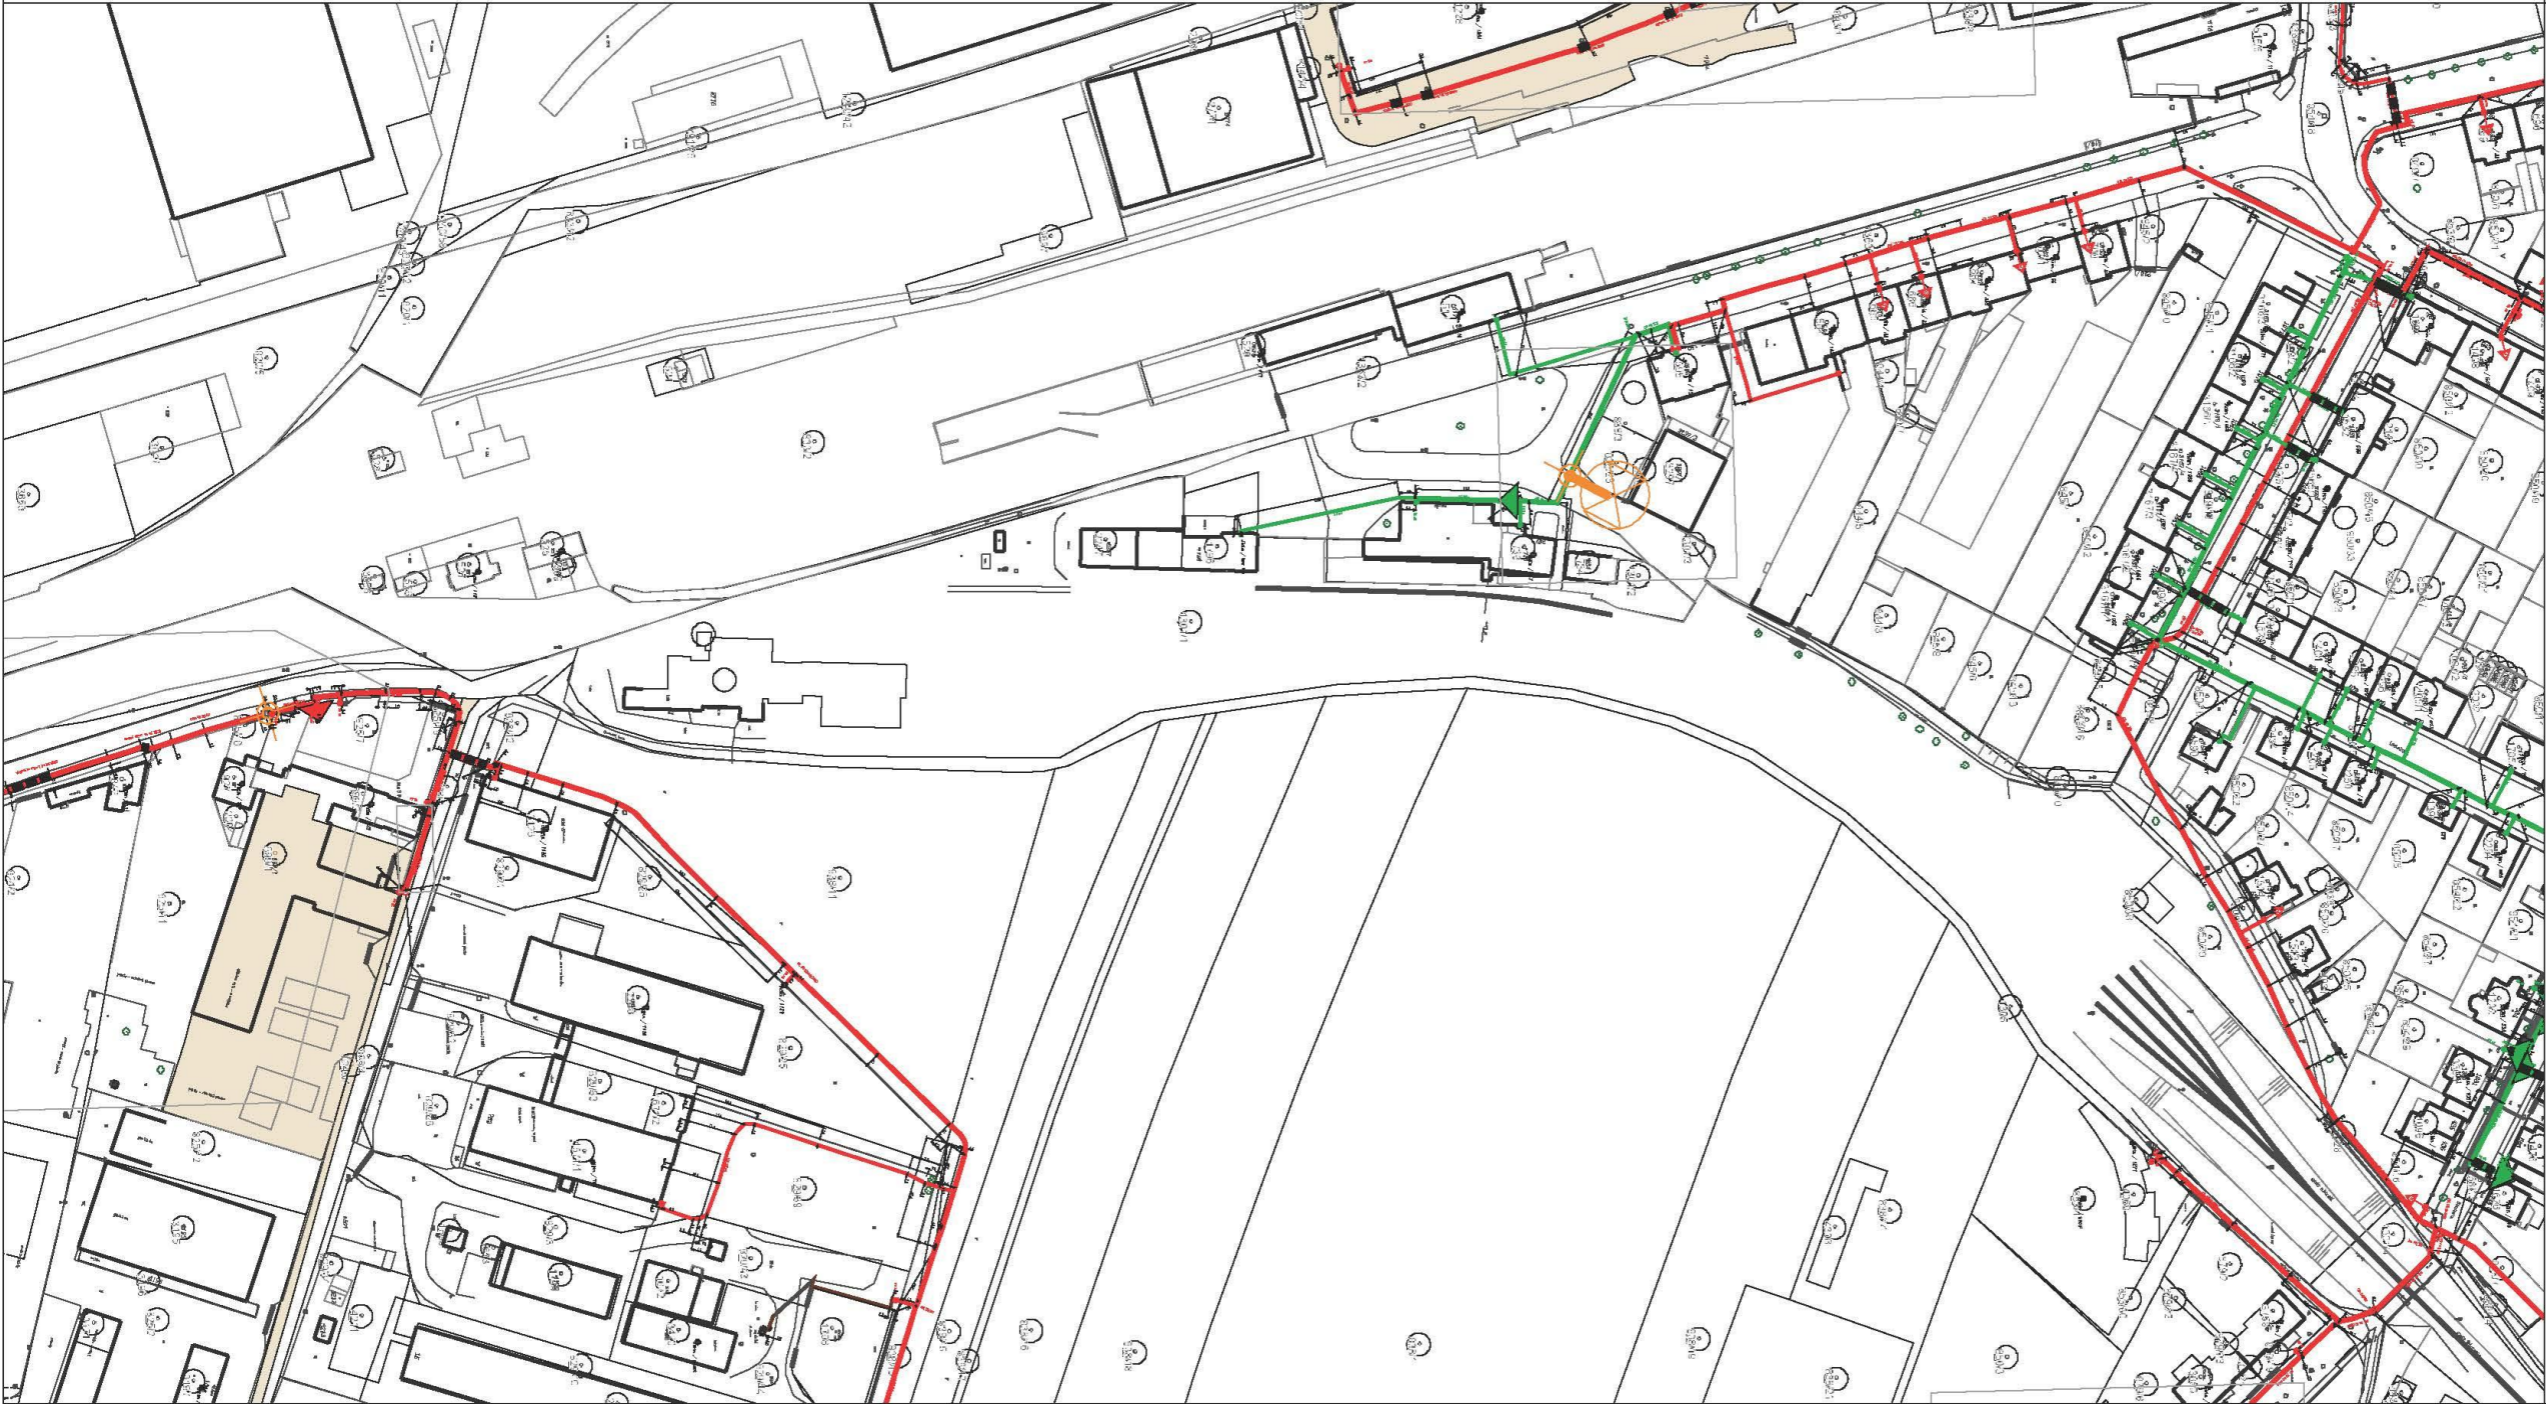

Legenda:

	linie plynovodu
	NTL
	STL
	VTL
	WTL
	nefunkční
	výstavba
	regulační stanice
	ochranné zařízení
	kabel
	elektropřípojka
	kabel protikorozi ochrany
	anodové uzemnění
	stanice katodové ochrany




Měřítko: 1:2500

str. 6 / 8

Vytvořil: strnadova


Datum: 21.09.2016

Popis:

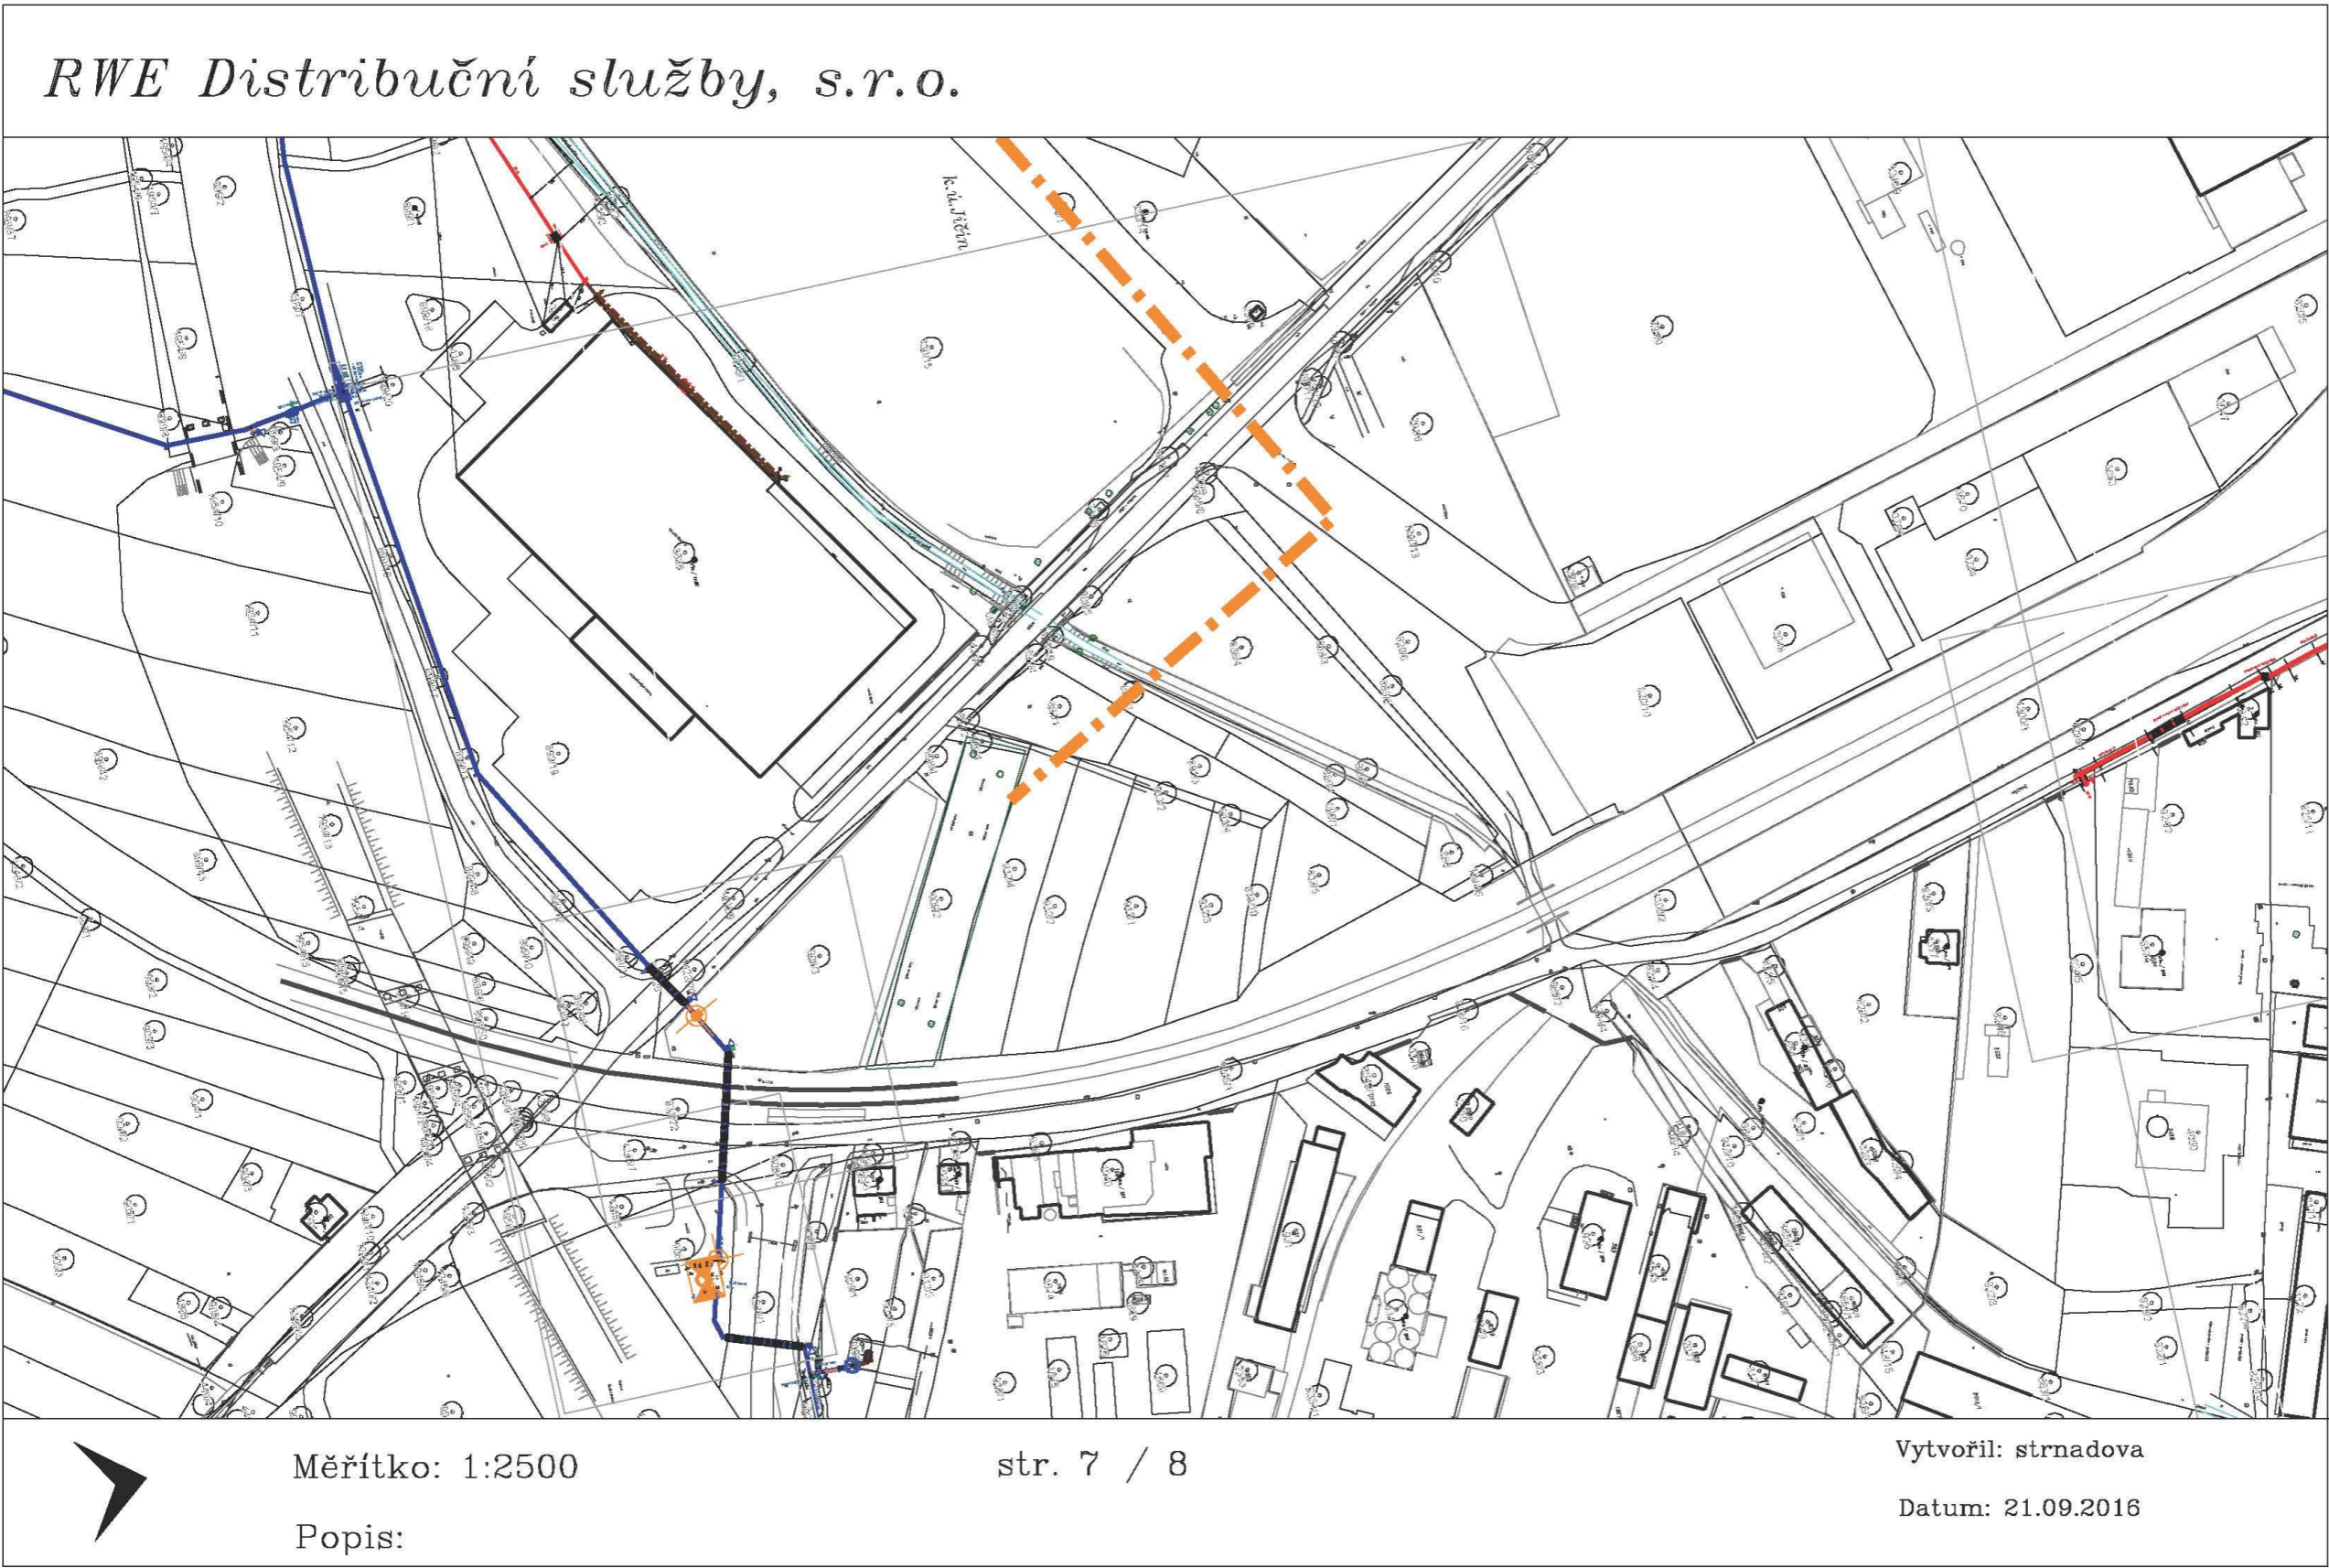





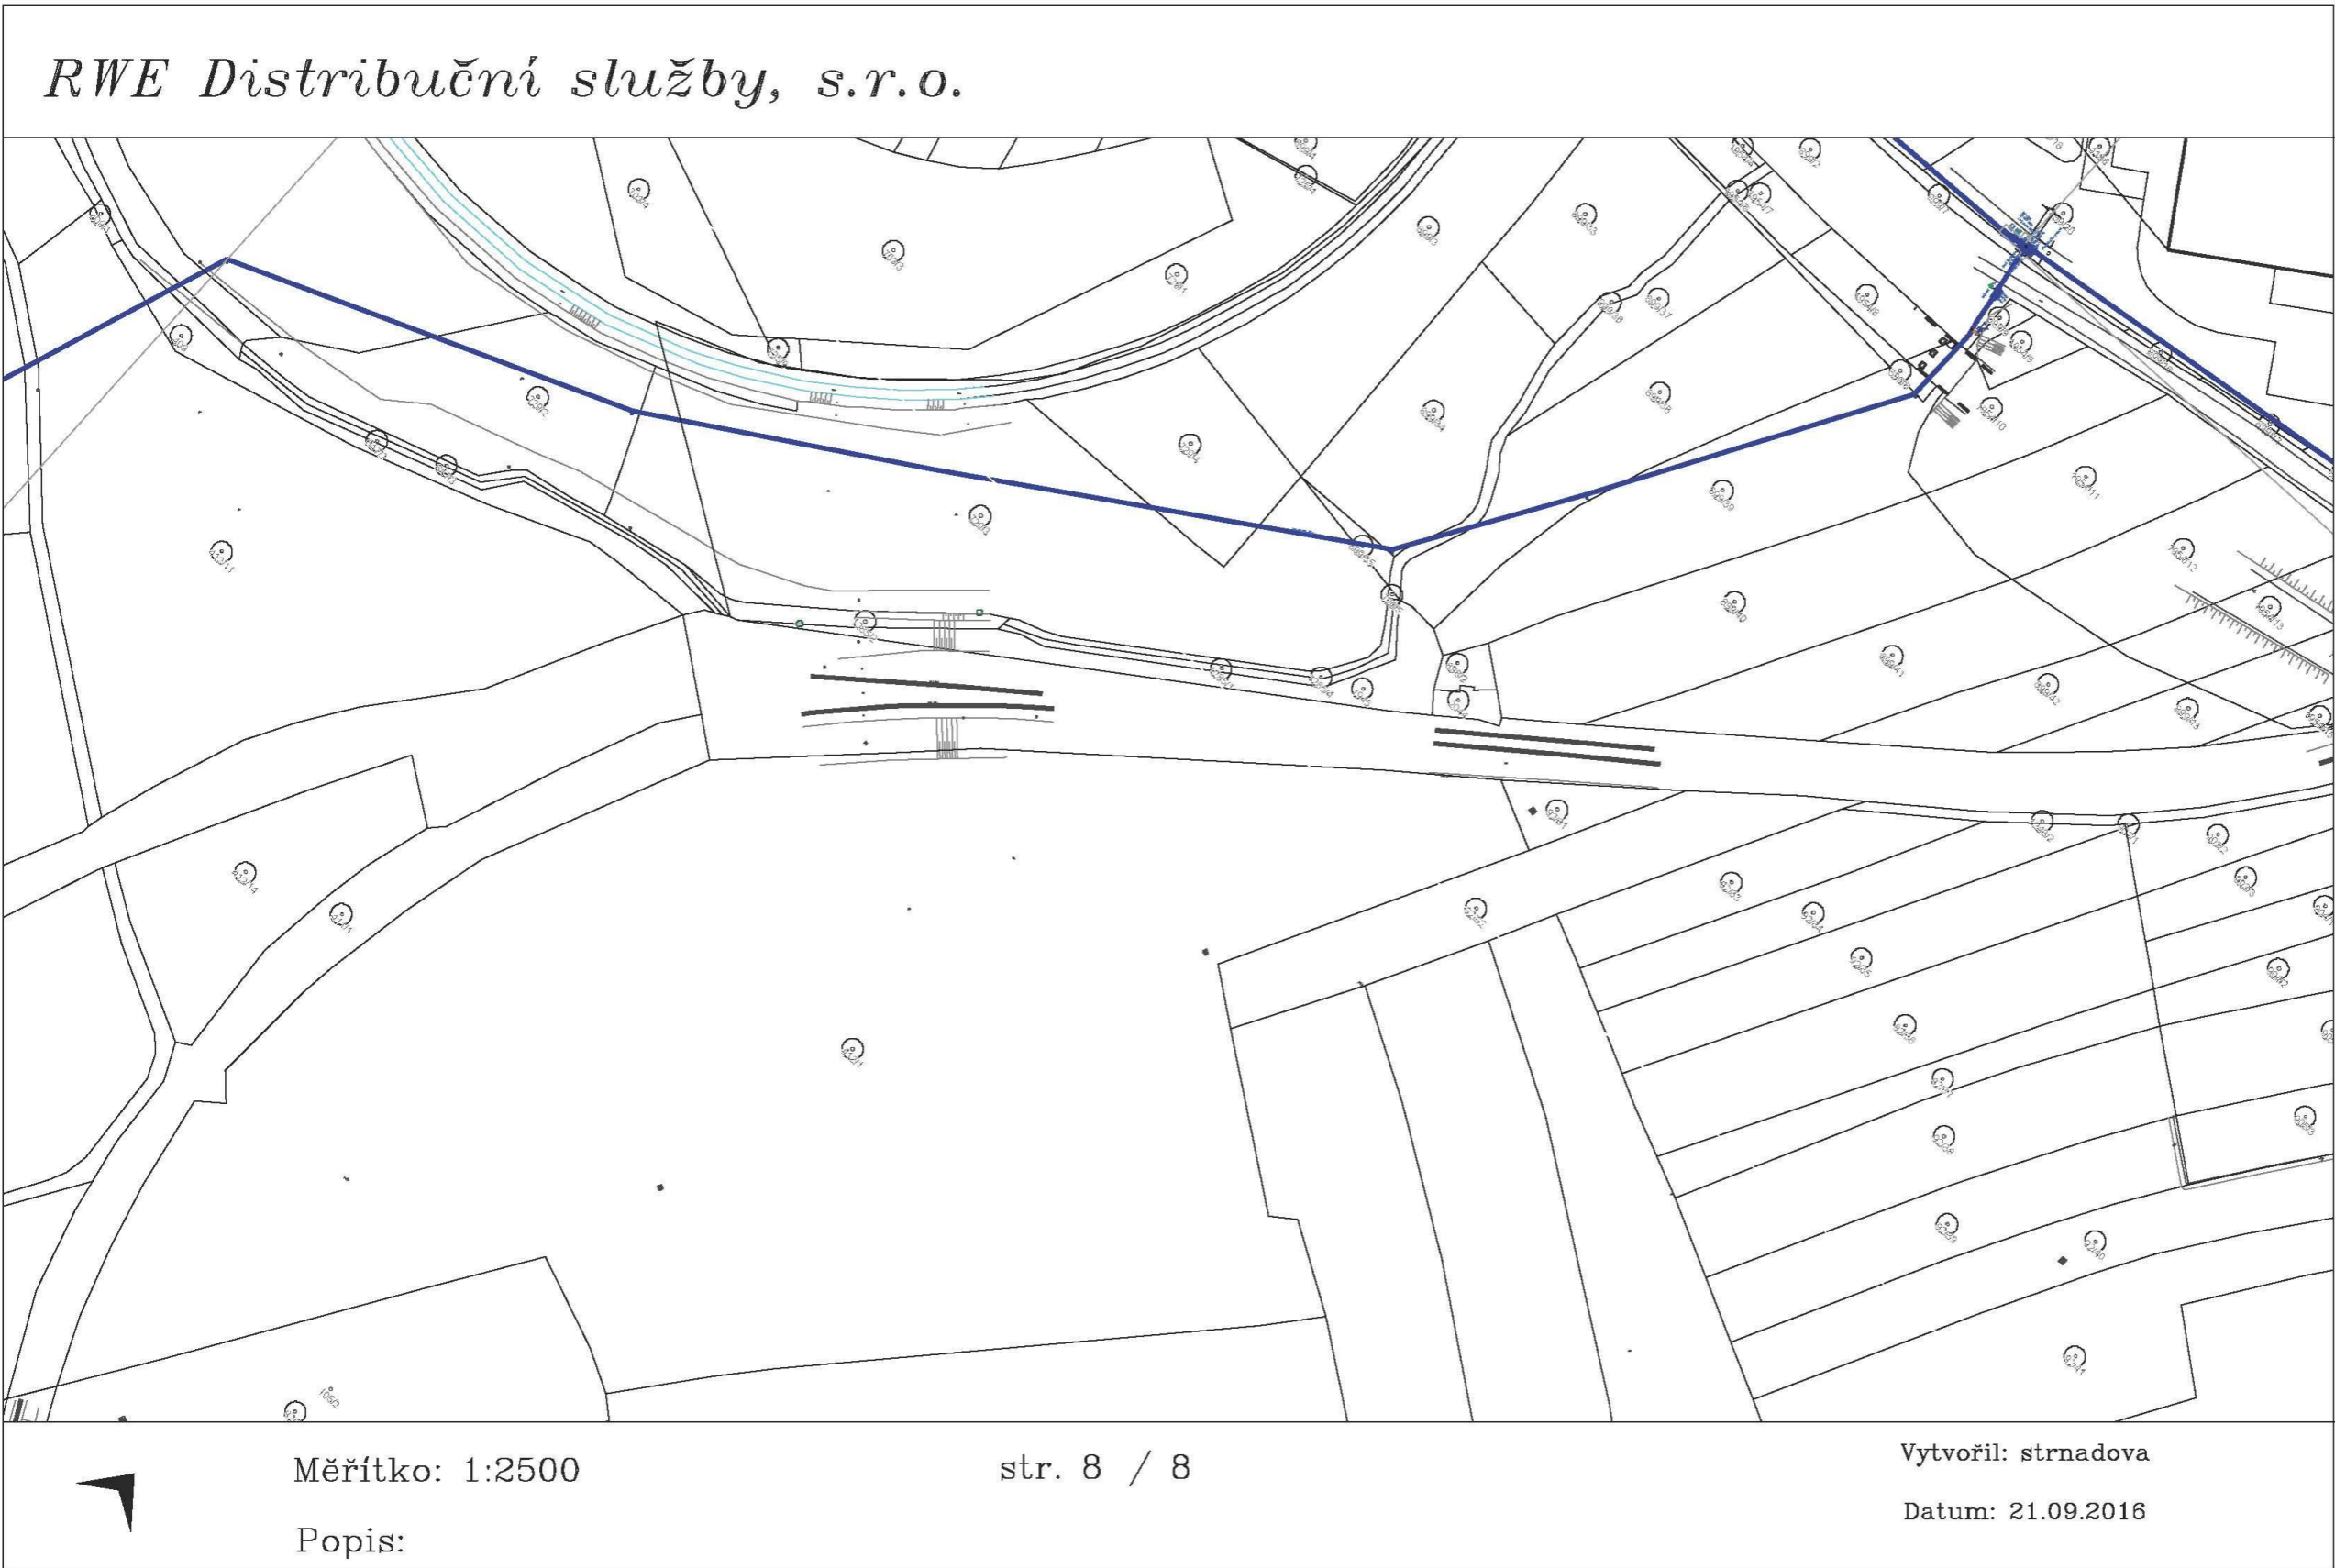


Legenda:








	linie plynovodu
	NTL
	STL
	VTL
	WTL
	nefunkční
	výstavba
	regulační stanice
	ochranné zařízení
	kabel
	elektropřípojka
	kabel protikorozní ochrany
	anodové uzemnění
	stanice katodové ochrany




**Legenda:**

	linie plynovodu
	NTL
	STL
	VTL
	VVTL
	nefunkční
	výstavba

	regulační stanice
	ochranné zařízení
	kabel
	elektropřijopka
	kabel protikorozi ochrany
	anodové uzemnění
	stanice katodové ochrany



Provozovatel DS: RWE GasNet, s.r.o.; Stavebník: SŽDC s.o., stavební správa západ , Sokolovská 278/1955 , 19000 Praha 9. K.ú.: Jičín , Zámezí , Kněžnice , Jinolice , Železnice , Podůlší , Libuň , Dílce , Valdice , Čejkovice u Jičína , Těšín , Popovice u Jičína.

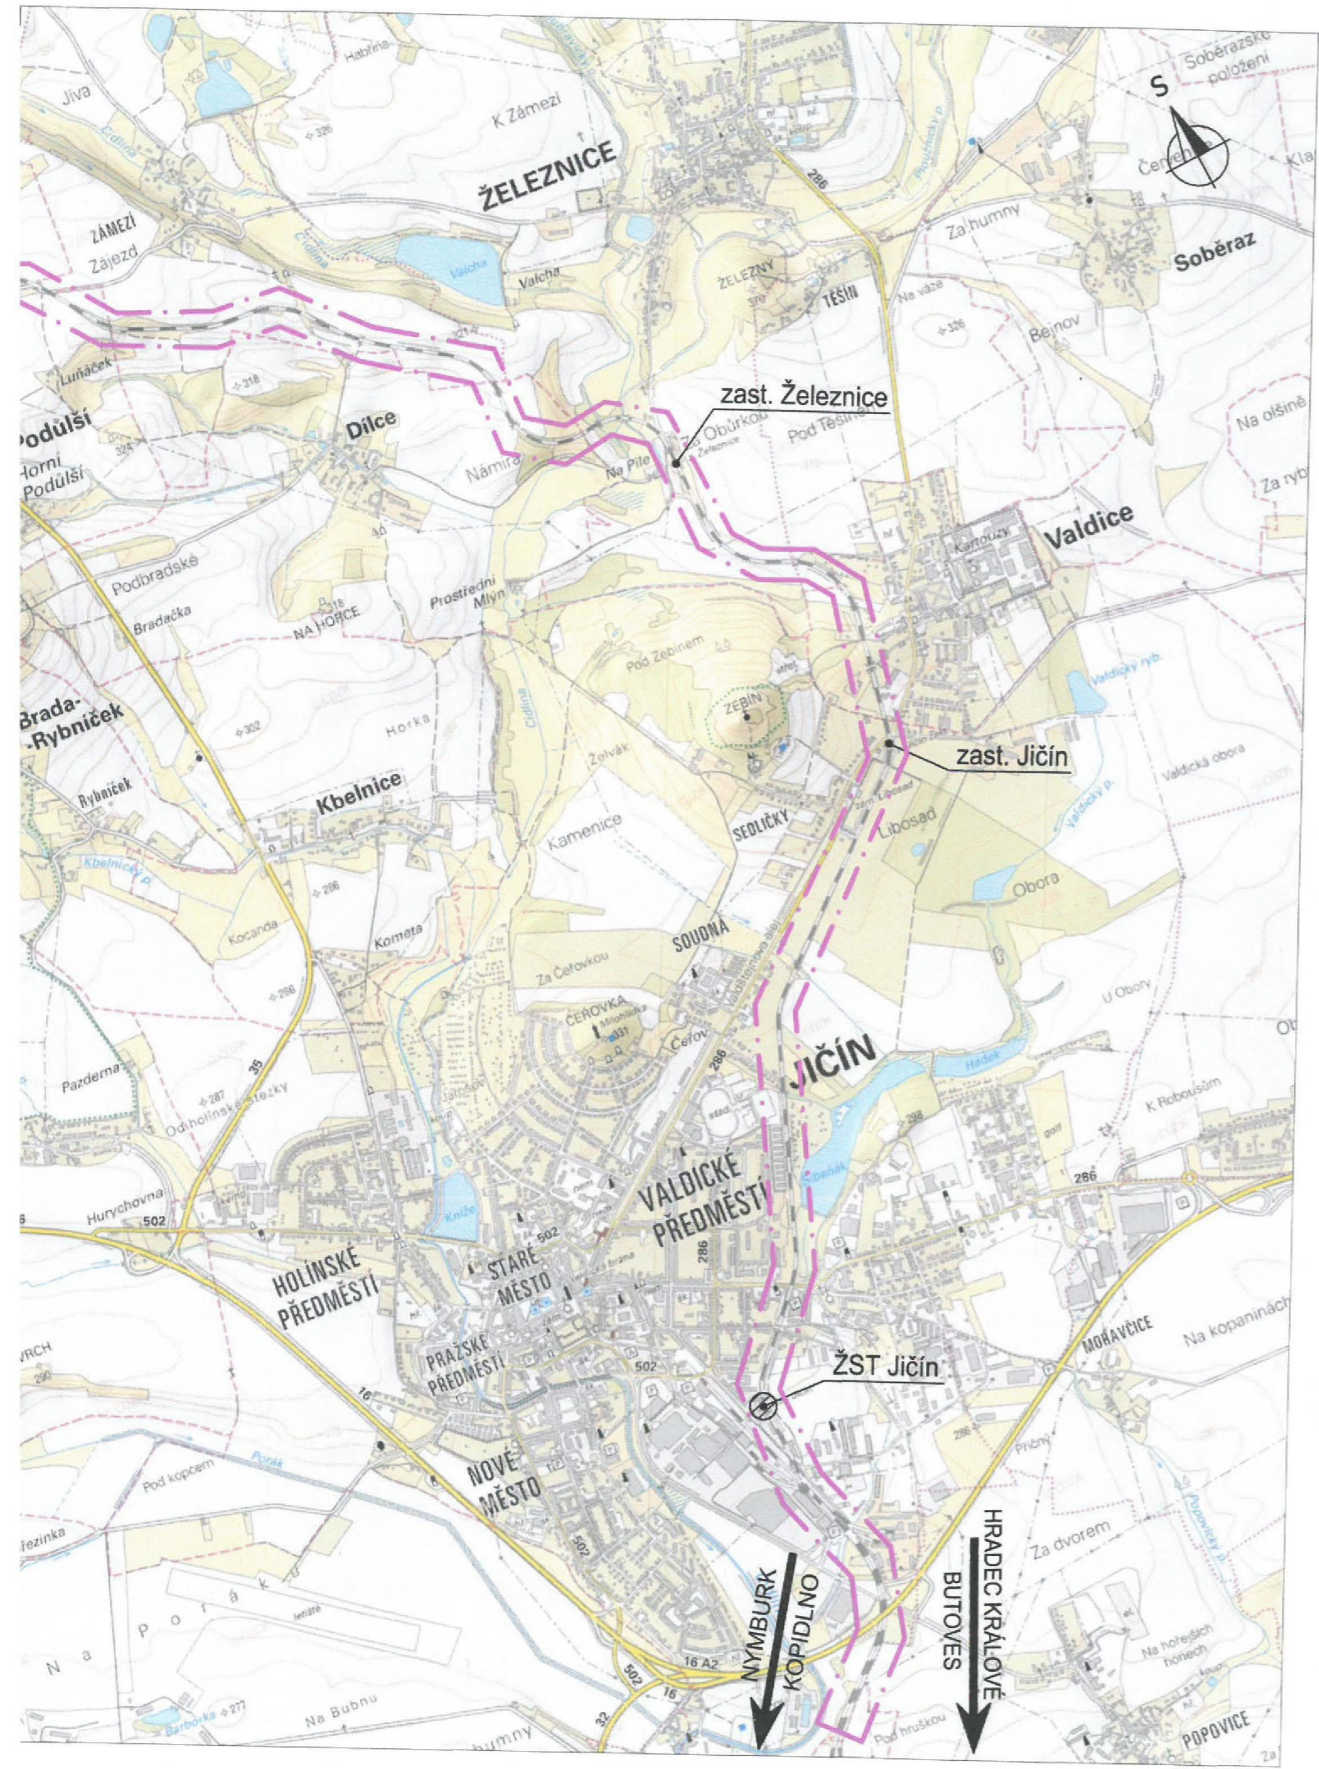

LEGENDA:  
----- UMÍSTĚNÍ STAVBY

SEZNAM PROVOZNÍCH SOUBORŮ A STAVEBNÍCH OBJEKTŮ:  
PS 01 PZS V KM 8,016  
SO 01 PŘEJEZD V KM 8,016  
SO 31 PŘÍPOJKA NN

Souřadnicový systém: S-JTSK  
Výškový systém: Bpv

ZADAVATEL: Správa železniční dopravní cesty, státní organizace Dlážděná 1003/7, Praha 1 - Nové Město 110 00 SŽDC s.o., Stavební správa západ Sokolovská 278/1955, Praha 9 190 00		
ZPRACOVATEL: PROJEKT servis spol. s r.o. U Elektry 830/2b, Praha 9 - Hloubětín 198 21 IČ: 49823141 tel.: 281 090 860 www.projekt-servis.cz firma@projekt-servis.cz		
VYPRACOVAL: Ing. Martin Peterka	ODPOVĚDNÝ PROJEKTANT STAVBY: Ing. Martin Koudelka	HLAVNÍ INŽENÝR PROJEKTU: Bc. Michal Munzar
KRAJ: KRÁLOVÉHRADSKÝ	OKRES: JIČÍN	OÚ: JINOLICE
AKCE: DOPLNĚNÍ ZÁVOR A REKONSTRUKCE PZS NA PŘEJEZDU P3148 V KM 8,016 NA TRATI HRADEC KRÁLOVÉ - TURNOV		Č. ZAKÁZKY: ZAK-2016-13
OBSAH: PŘEHLEDNÁ SITUACE STAVBY		STUPEŇ: PD
		DATUM: 12/2016
		MĚŘÍTKO: 1 : 25 000
		FORMÁT: 3 x A4
ČÁST: C		Č. SLOŽKY: 1