
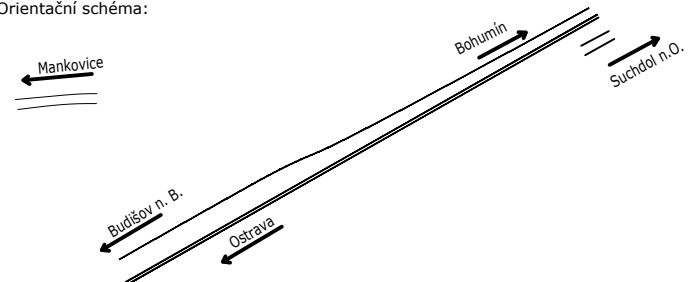
 EVROPSKÁ UNIE Evropské strukturální a investiční fondy Operační program Doprava		Ministerstvo dopravy Státní fond dopravní infrastruktury 	
Jiná ověření:		Paré:	
Orientační schéma: 		Razítko oprávněné osoby:	
Podpis:		Datum:	
Revize:	Datum:	Popis:	Kontroloval:
P01	12.08.2022	DÚR k připomínkovému řízení odbornými složkami objednatele	Ing. Pavel Gajdečka
Stavebník/Investor:		Správa železnic, státní organizace	
Adresa:		Dlážděná 1003/7, 110 00 Praha 1	
Zástupce investora:		Stavební správa východ	
Adresa:		Nerudova 1, 779 00 Olomouc	
Zhotovitel díla:		EXprojekt s.r.o.	
Adresa:		Heršpická 758/13, 619 00 Brno	
Kontakt:		T: +420 533 312 000 E: info@exprojekt.cz	
Zhotovitel objektu:		Signal Projekt s.r.o.	
Adresa:		Videňská 55, 639 00 Brno	
Kontakt:			
Hlavní projektant (HIP): Ing. David Rose Ing. Petr Libosvár Specialista: -			
Název stavby/akce:	Náhrada přejezdu P6496 v km 231,244 trati Polom – Suchdol nad Odrou		Označení investora: S621900218
Název části:	Ostatní inženýrské objekty - inženýrské sítě a hydrotechnické objekty		Zakázka: 2021-125
Název objektu/díle části:	Přeložky kabelů CETIN		Označení části: D.2.1.5
Název přílohy:	Situace		Označení objektu/komplexu: SO 00-30-01
Název díle části přílohy:			Číslo přílohy (typ/pořadí): 2.001
Odpovědný projektant: Ing. Helena Havlenová	Zpracovatel přílohy: Ing. Helena Havlenová	Měřítko: 1:1000 Formáty: 3xA4	Stupeň dokumentace: DÚR
Kraj: Moravskoslezský	Katastrální území: Nový Jičín	TUDU: 189112, 196102	Smluvní datum zpracování: 12.11.2022
<small>Kódové označení přílohy: S621900218_DURX_D215_SO003001_XX_2_001_01</small>			