
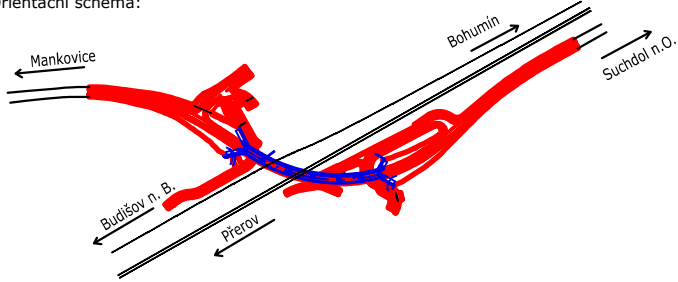



 <div>EVROPSKÁ UNIE Evropské strukturální a investiční fondy Operační program Doprava</div>		<div>Ministerstvo dopravy Státní fond dopravní infrastruktury</div> 	
Jiná ověření:		Paré:	
Orientační schéma: 		Razítko oprávněné osoby:	
Podpis: _____		Datum: _____	
Revize:	Datum:	Popis:	Kontroloval:
P02	16.12.2022	Zpracování připomínek	Ing. Petr Libosvár
P01	12.08.2022	DÚR k připomínkovému řízení odbornými složkami objednatele	Ing. Petr Libosvár
Stavebník/Investor:		Správa železnic, státní organizace	
Adresa:		Dlážděná 1003/7, 110 00 Praha 1	
Zástupce investora:		Stavební správa východ	
Adresa:		Nerudova 1, 779 00 Olomouc	
			
Zhotovitel díla:		EXprojekt s.r.o.	
Adresa:		Heršpická 758/13, 619 00 Brno	
Kontakt:		T: +420 533 312 000 E: info@exprojekt.cz	
			
Zhotovitel objektu:		GAŠAG spol. s r.o.	
Adresa:		V Újezdech 559/2, 625 00 Brno	
Kontakt:		T: +420 724 130 780 E: gasag@gasag.cz	
			
Hlavní projektant (HIP):		Ing. David Rose Ing. Petr Libosvár Specialista: Ing. Petr Štrýncl	
Název stavby/akce:	"Náhrada přejezdu P6496 v km 231,244 trati Polom - Suchdol nad Odrou"		Označení investora: S621900218
Název části:	Potrubní vedení (voda, plyn, kanalizace)		Zakázka: 2021-125
Název objektu/dílčí části:	Přeložka plynovodu STL GasNet		Označení části: D.2.1.6
Název přílohy:	Přehledná situace		Označení objektu/komplexu: SO 11-33-01
Název dílčí části přílohy:			Číslo přílohy (typ/pořadí): 2. 001
Odpovědný projektant:	Zpracovatel přílohy:	Měřítko: 1:5000	Stupeň dokumentace:
Ing. Petr Štrýncl	Ing. arch. Martin Kabát	Formát: -	DÚR
Kraj:	Katastrální území:	TUDU:	Smluvní datum zpracování:
Moravskoslezský	Suchdol n/O, Mankovice	189112, 196102	12.11.2022
<small>Kódové označení přílohy: S621900218_DÚRX_D2106_SO113301_XX_2_001_02</small>			