



VZOROVÝ ŘEZ KŘÍŽENÍ ŽEL. SVRŠKU
Měřítko: 1:100

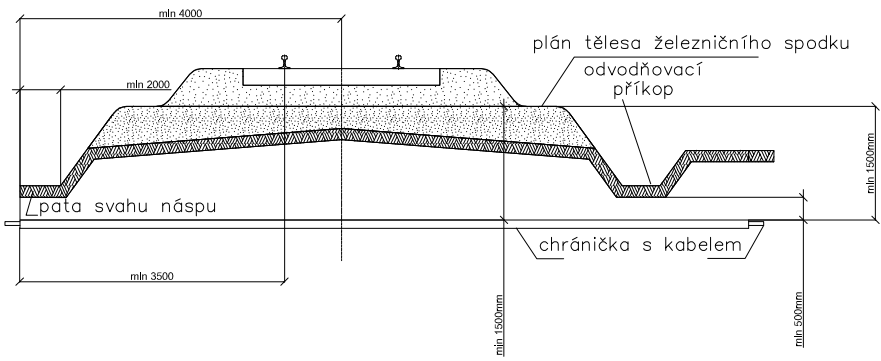

Poznámka 1: Platí i pro více kolejnou trať.
Poznámka 2: Na širé trati se má ukončit chránička až za odvodňovacím příkopem. Pokud je plán tělesa železničního spodku nebo trať v oblouku, min. vzdálenost chránicky se měří od nejnižších částí.

VZOROVÝ ŘEZ KABELOVOU RÝHOU
Měřítko: 1:50

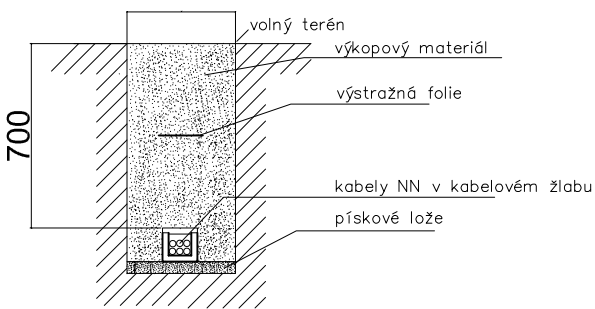

VZOROVÝ ŘEZ KŘÍŽENÍ VOZOVKY
Měřítko: 1:100





NEJMENŠÍ DOVOLENÉ KRYTÍ PODZEMNÍCH SÍTÍ DLE ČSN 73 6005

DRUH VEDENÍ	MINIMÁLNÍ KRYTÍ:		
	CHODNÍK	VOZOVKA	VOLNÝ TERÉN
SILOVÉ KABELY DO 1 kV	0,35 m	1,00 m	0,70 m
SILOVÉ KABELY DO 10 kV	0,50 m	1,00 m	0,70 m
SILOVÉ KABELY DO 35 kV	1,00 m	1,00 m	1,00 m
SILOVÉ KABELY DO 220 kV	1,30 m	1,30 m	1,30 m

POZNÁMKA:

PŘED ZAHÁJENÍM VEŠKERÝCH VÝKOPOVÝCH PRACÍ BUDE PROVEDENO VYTÝČENÍ PODZEMNÍCH INŽENÝRSKÝCH SÍTÍ. PO ULOŽENÍ SAMOTNÉHO VEDENÍ BUDE PŘIZVÁN KE KONTROLE ODPOVĚDNÝ PRACOVNÍK A KABELOVÁ RÝHA BUDE NÁSLEDNĚ ZAHOZENA. NÁSLEDNĚ DOJDE K PŘESNÉMU ZANESENÍ TRASY KABELU DO PŘÍSLUŠNÉ SITUACE.

 <div>EVROPSKÁ UNIE Evropské strukturální a investiční fondy Operační program Doprava</div>		<div>Ministerstvo dopravy Státní fond dopravní infrastruktury</div> 	
Jiná ověření:		Paré:	
Orientační schéma: 		Razítko oprávněné osoby:	
Revize:		Datum:	
P02		12/2022	
Popis:		Kontroloval:	
Zpracování připomínek		Ing. Petr Libosvár	
Stavebník/Investor:		Správa železnic, státní organizace	
Adresa:		Dlážděná 1003/7, 110 00 Praha 1	
Zástupce investora:		Stavební správa východ	
Adresa:		Nerudova 1, 779 00 Olomouc	
Zhotovitel díla:		EXprojekt s.r.o.	
Adresa:		Heršpická 758/13, 619 00 Brno	
Kontakt:		T: +420 533 312 000 E: info@exprojekt.cz	
Zhotovitel objektu:		Signal Projekt s.r.o.	
Adresa:		Václavská 55, 639 00 Brno	
Kontakt:		T: +420 543 233 962 E: projekce@signalprojekt.cz	
Hlavní projektant (HIP):		Ing. David Rose Ing. Petr Libosvár Specialista: Ing. Marek Vývoda	
Název stavby/akce:		Náhrada přejezdu P6496 v km 231,244 trati Polom – Suchdol nad Odrou	
Název části:		Rozvody vn, nn, osvětlení a dálkové ovládaní odpojovačů	
Název objektu/dílčí části:		TNS Suchdol n. O., úprava DOUO, osvětlení a přeložka kNN	
Název přílohy:		Vzorové řezy uložení kabelů	
Název dílčí části přílohy:			
Odpovědný projektant:		Zpracovatel přílohy:	
Ing. Marek Vývoda		Ing. Marek Vývoda	
Kraj:		Katastrální území:	
Moravskoslezský		Suchdol n. O., Mankovice	
Měřítko:		Formáty:	
—		2xA4	
TUDU:		Smluvní datum zpracování:	
189112, 196102		12.11.2022	
Kódové označení přílohy: S621900218_DURX_D2306_SK118603_XX_2_010			