
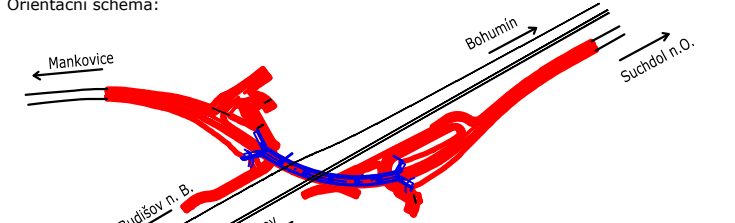





<div><div><div></div><div></div></div><div><div>EVROPSKÁ UNIE</div><div>Evropské strukturální a investiční fondy</div><div>Operační program Doprava</div></div></div>		<div>Ministerstvo dopravy</div> <div><div>Státní fond dopravní infrastruktury</div><div></div></div>	
Jiná ověření:		Paré:	
<div>Orientační schéma:</div> <div></div>		<div>Razítko oprávněné osoby:</div> <div></div>	
		Podpis: _____ Datum: _____	
Revize:	Datum:	Popis:	Kontroloval:
P02	16.12.2022	Zpracování příjmemek	Ing. Petr Libosvár
P01	12.08.2022	DŮR k příjmemkovému řízení odbornými složkami objednatele	Ing. Petr Libosvár
Stavebník/Investor:		Správa železnic, státní organizace	
Adresa:		Dělnická 1003/7, 110 00 Praha 1	
Zástupce investora:		Stavební správa východ	
Adresa:		Nerudova 1, 779 00 Olomouc	
			
Zhotovitel díla:		EXprojekt s.r.o.	
Adresa:		Herspická 758/13, 619 00 Brno	
Kontakt:		T: +420 533 312 000 E: info@exprojekt.cz	
			
Zhotovitel objektu:		GASAG spol. s r.o.	
Adresa:		V Újezděch 559/2, 625 00 Brno	
Kontakt:		T: +420 724 130 780 E: gasag@gasag.cz	
			
Hlavní projektant (HIP):		Ing. David Rose	Ing. Petr Libosvár
		Specialista:	Ing. Petr Štrnýcl
Název stavby/akce:		"Náhrada přejezdu P6496 v km 231,244 trati Polom - Suchdol nad Odrou"	
		Označení investora: S621900218	
Název části:		Potrubní vedení (voda, plyn, kanalizace)	
		Zakázka: 2021-125	
Název objektu/dílní části:		Přeložka plynovodu STL GasNet	
		Označení části: D.2.1.6	
		Označení objektu/komplexu: SO 11-33-01	
Název přílohy:		Situace SO 11-33-01	
		Číslo přílohy (typ/pořadí):	
Název dílní části přílohy:		2. 003	
Odpovědný projektant:		Zpracovatel přílohy:	Měřítko: 1:500
Ing. Petr Štrnýcl		Ing. arch. Martin Kabát	Formát: —
Kraj:		Katastrální území:	TUDU: 189112, 196102
Moravskoslezský		Suchdol n/O, Mankovice	Stupeň dokumentace: DŮR
		Smluvní datum zpracování: 12.11.2022	
<small>S621900218_DŮR_02106_S01133-01_K-2_003_02</small>			