

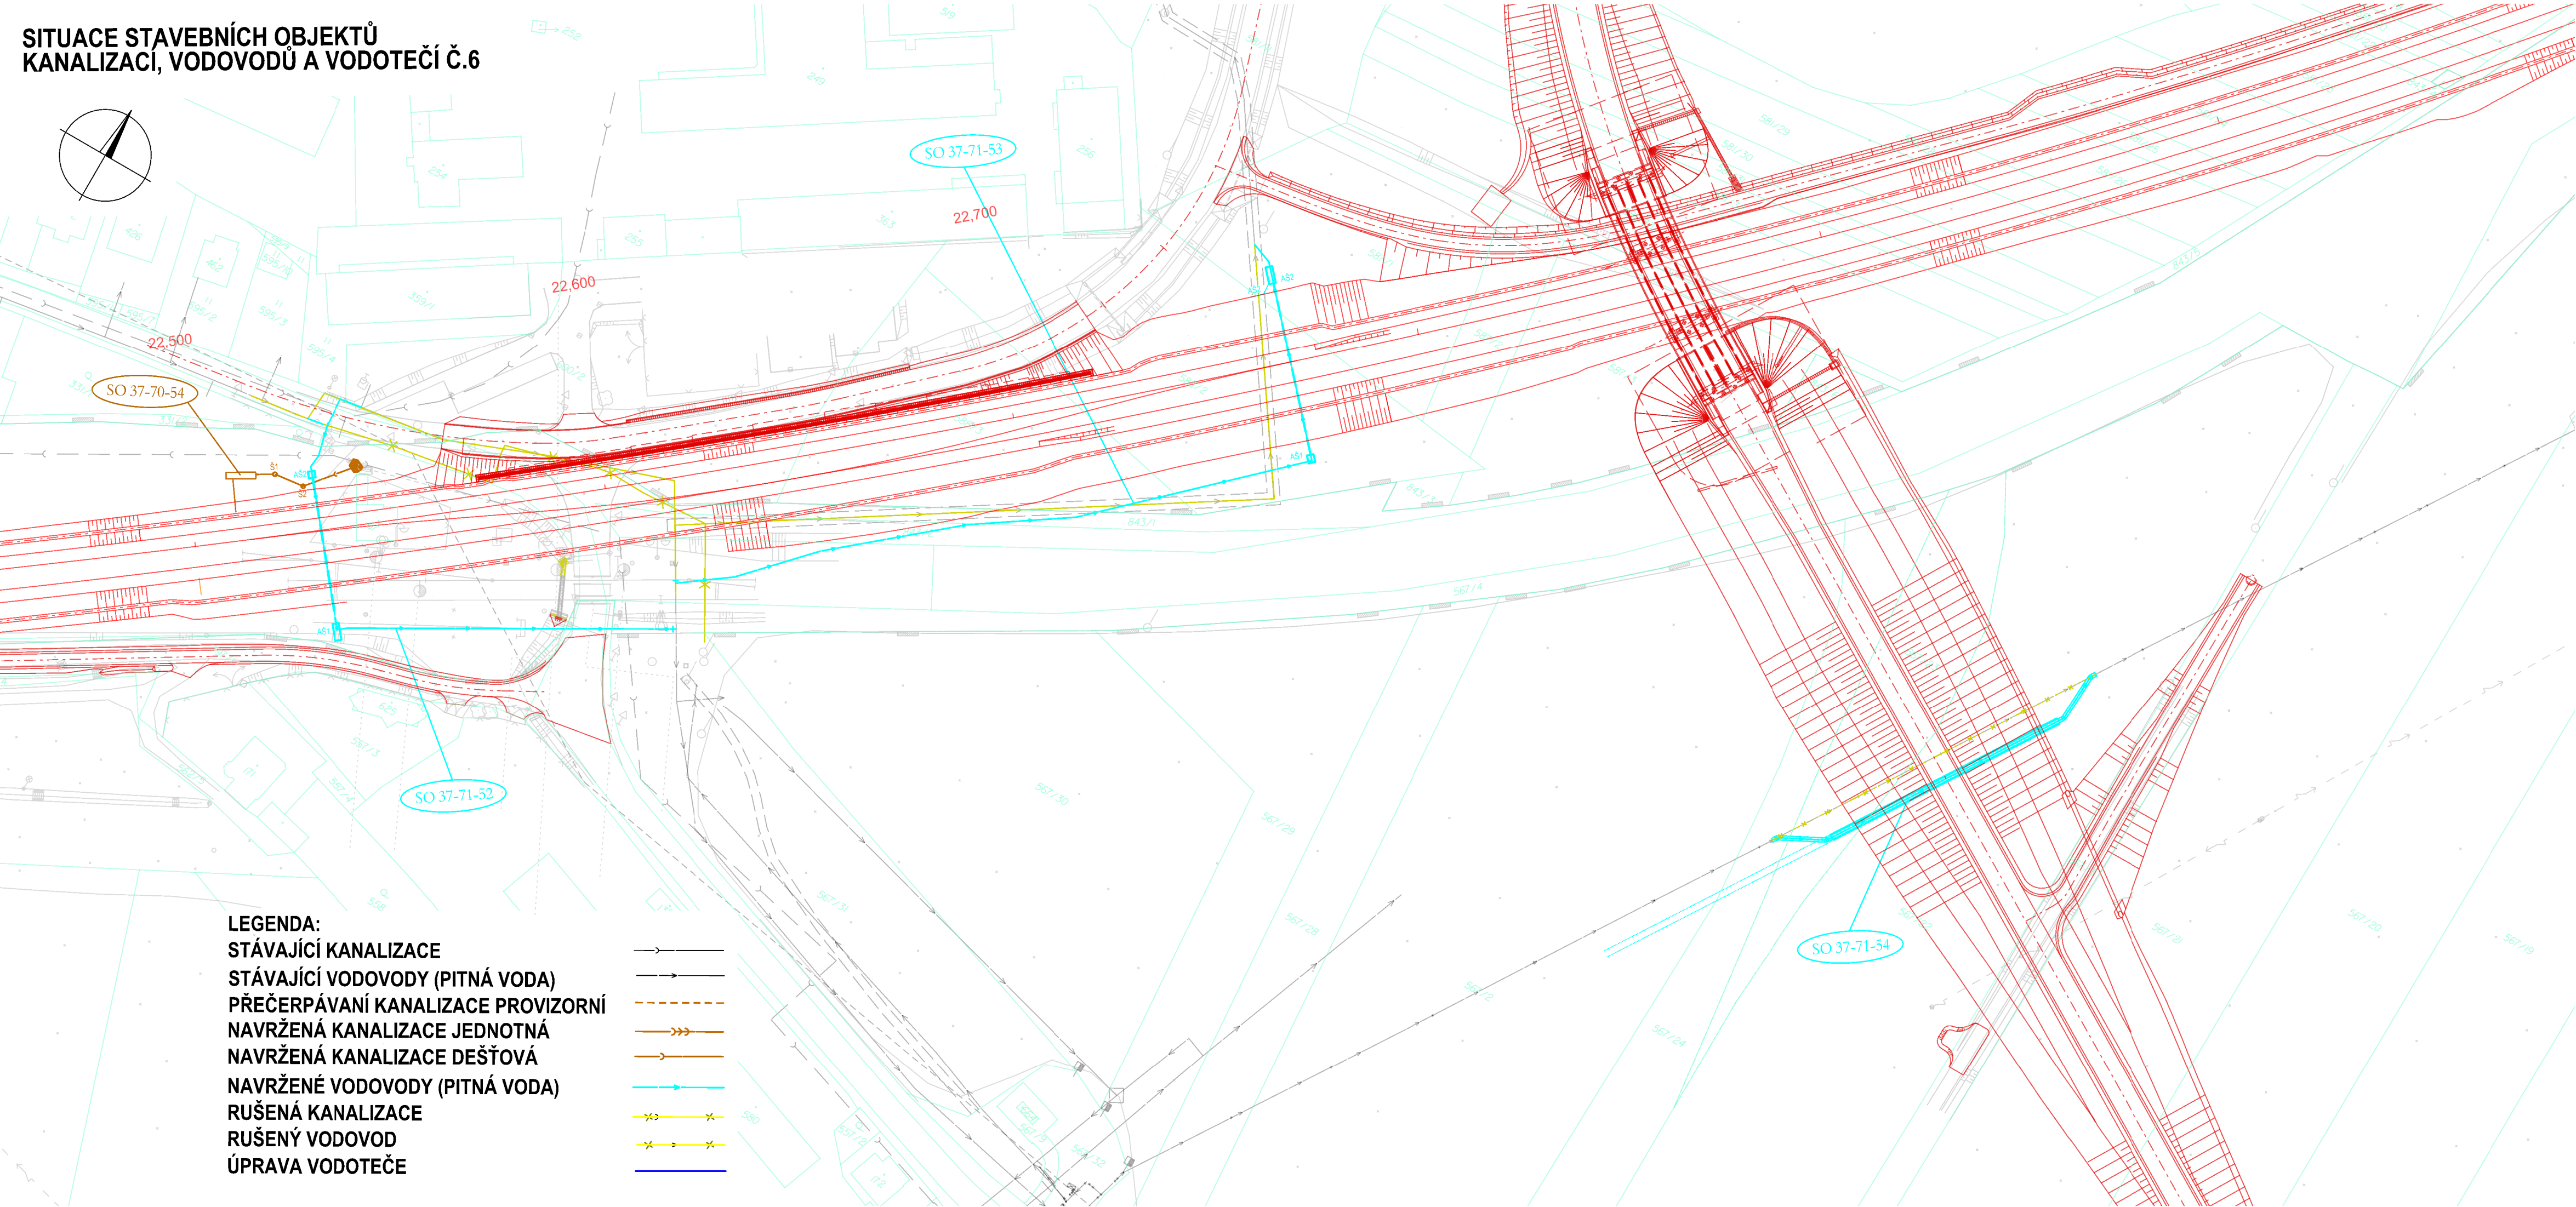


SITUACE STAVEBNÍCH OBJEKTŮ  
KANALIZACÍ, VODOVODŮ A VODOTEČÍ Č.6

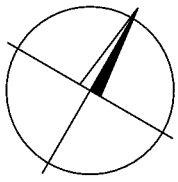

LEGENDA:  
STÁVAJÍCÍ KANALIZACE  
STÁVAJÍCÍ VODOVODY (PITNÁ VODA)  
PŘEČERPÁVÁNÍ KANALIZACE PROVIZORNÍ  
NAVRŽENÁ KANALIZACE JEDNOTNÁ  
NAVRŽENÁ KANALIZACE DEŠŤOVÁ  
NAVRŽENÉ VODOVODY (PITNÁ VODA)  
RUŠENÁ KANALIZACE  
RUŠENÝ VODOVOD  
ÚPRAVA VODOTEČE

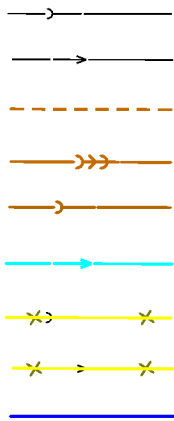

Paré:

Orientační schéma:





Razítko oprávněné osoby:

Podpis:

Datum:

Revize:	Datum:	Popis:	Kontroloval:
001	29.11.2021	Dokumentace DSP po připomínkách	-

<b>Stavebník / investor:</b>	<b>Správa železnic, státní organizace</b>	
Adresa:	Dlažďená 1003/7, 110 00 Praha 1	
Zástupce investora:	Stavební správa západ	
Adresa:	Sokolovská 278/1955, 190 00 Praha 9	

<b>Zhotovitel díla:</b>	<b>Společnost „SP + SEU + Mott NemaSe_ DÚR, DSP“, správce SUDOP PRAHA a.s.</b>	  
Adresa:	Olšanská 1a, 130 00 Praha 3	
Kontakt:	T: +420 267 094 111 E: praha@sudop.cz	
Zhotovitel části / objektu:	<b>SUDOP PRAHA a.s.</b>	
Adresa:	Olšanská 1a, 130 00 Praha 3	
Kontakt:	T: +420 267 094 111 E: praha@sudop.cz	
Hlavní projektant (HIP):	Ing. Miloš Kraměš	Specialista: ING. PETR VULTERYN

<b>Název stavby / akce:</b>	<b>MODERNIZACE TRATI NEMANICE I - ŠEVĚTÍN, ČÁST B</b>	Označení (S-kód): <b>S631500294</b>
		Zakázka: <b>20-185.201</b>
Název části:	Souhrnná technická zpráva	Označení části: <b>B.9</b>
Název objektu:	<b>Celkové vodohospodářské řešení</b>	Číslo objektu / komplexu: -
Název přílohy:	Situace stavebních objektů kanalizací, vodovodů a vodotečí č.6	Číslo přílohy: <b>2 . 106</b>
Název dílčí části přílohy:	.	
Odpovědný projektant:	Zpracovatel přílohy: ING. PETR VULTERYN	Měřítko: 1:1000
Kraj:	Katastrální území: viz textová část	Formáty: A4
Jihočeský		TUDU: viz textová část
		Stupeň dokumentace: DSP
		Smluvní datum zpracování: 09/2021

S-kód:	Stupeň dokumentace:	Část:	Objekt:	Podobjekt:	Příloha:	Revize:
S631500294	DSP	B9	XX	XX	2	106

DOKUMENT LZE UŽÍVAT POUZE VE SMYSLU PRÍSLUŠNÉ SMLUVY O DÍLO. ŽÁDNÁ JEHO ČÁST NEMŮŽE BYT DÍLE ZÁKONA č.121/2000 Sb. KOPÍROVÁNA NEBO JINÝM ZPŮSOBEM ROZŠÍŘOVÁNA BEZ SOUHLASU SUDOP PRAHA a.s.