
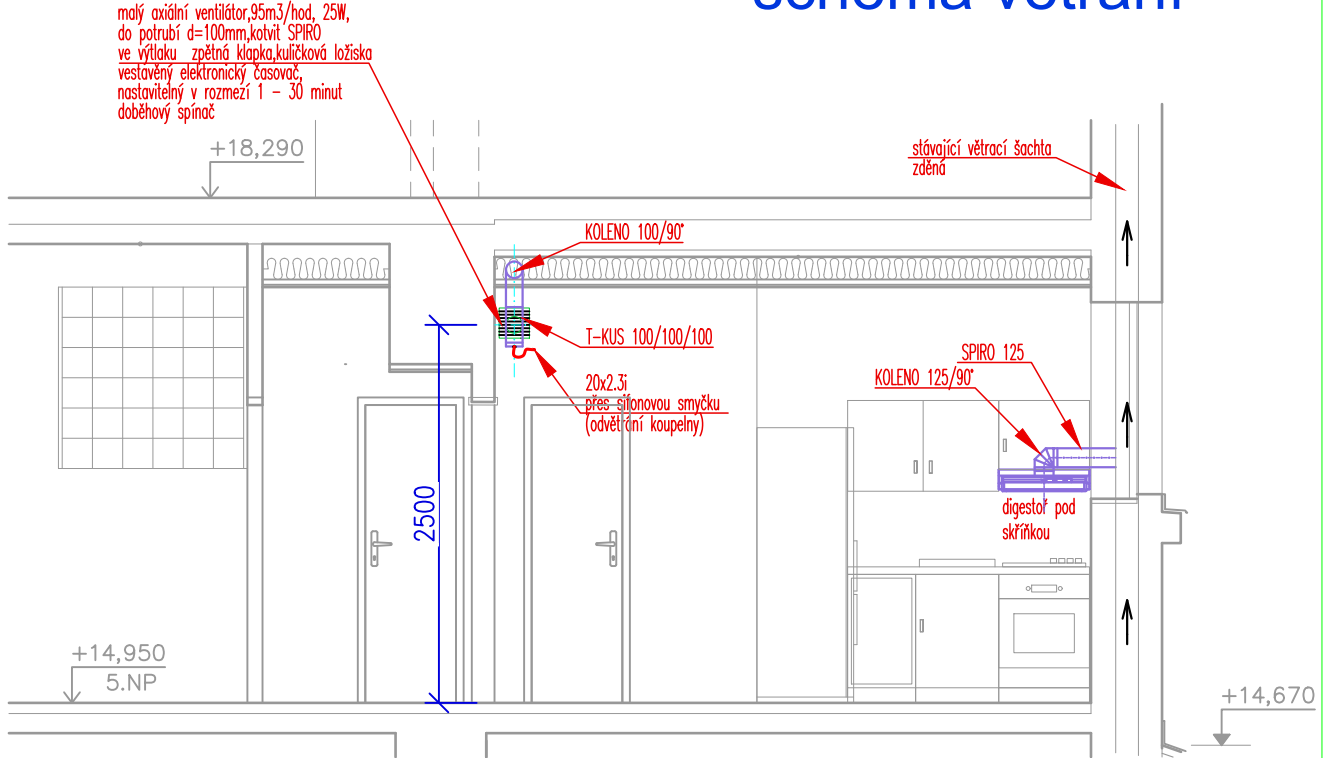


PŮDORYS 5.NP  
byt. č.9  
schéma větrání

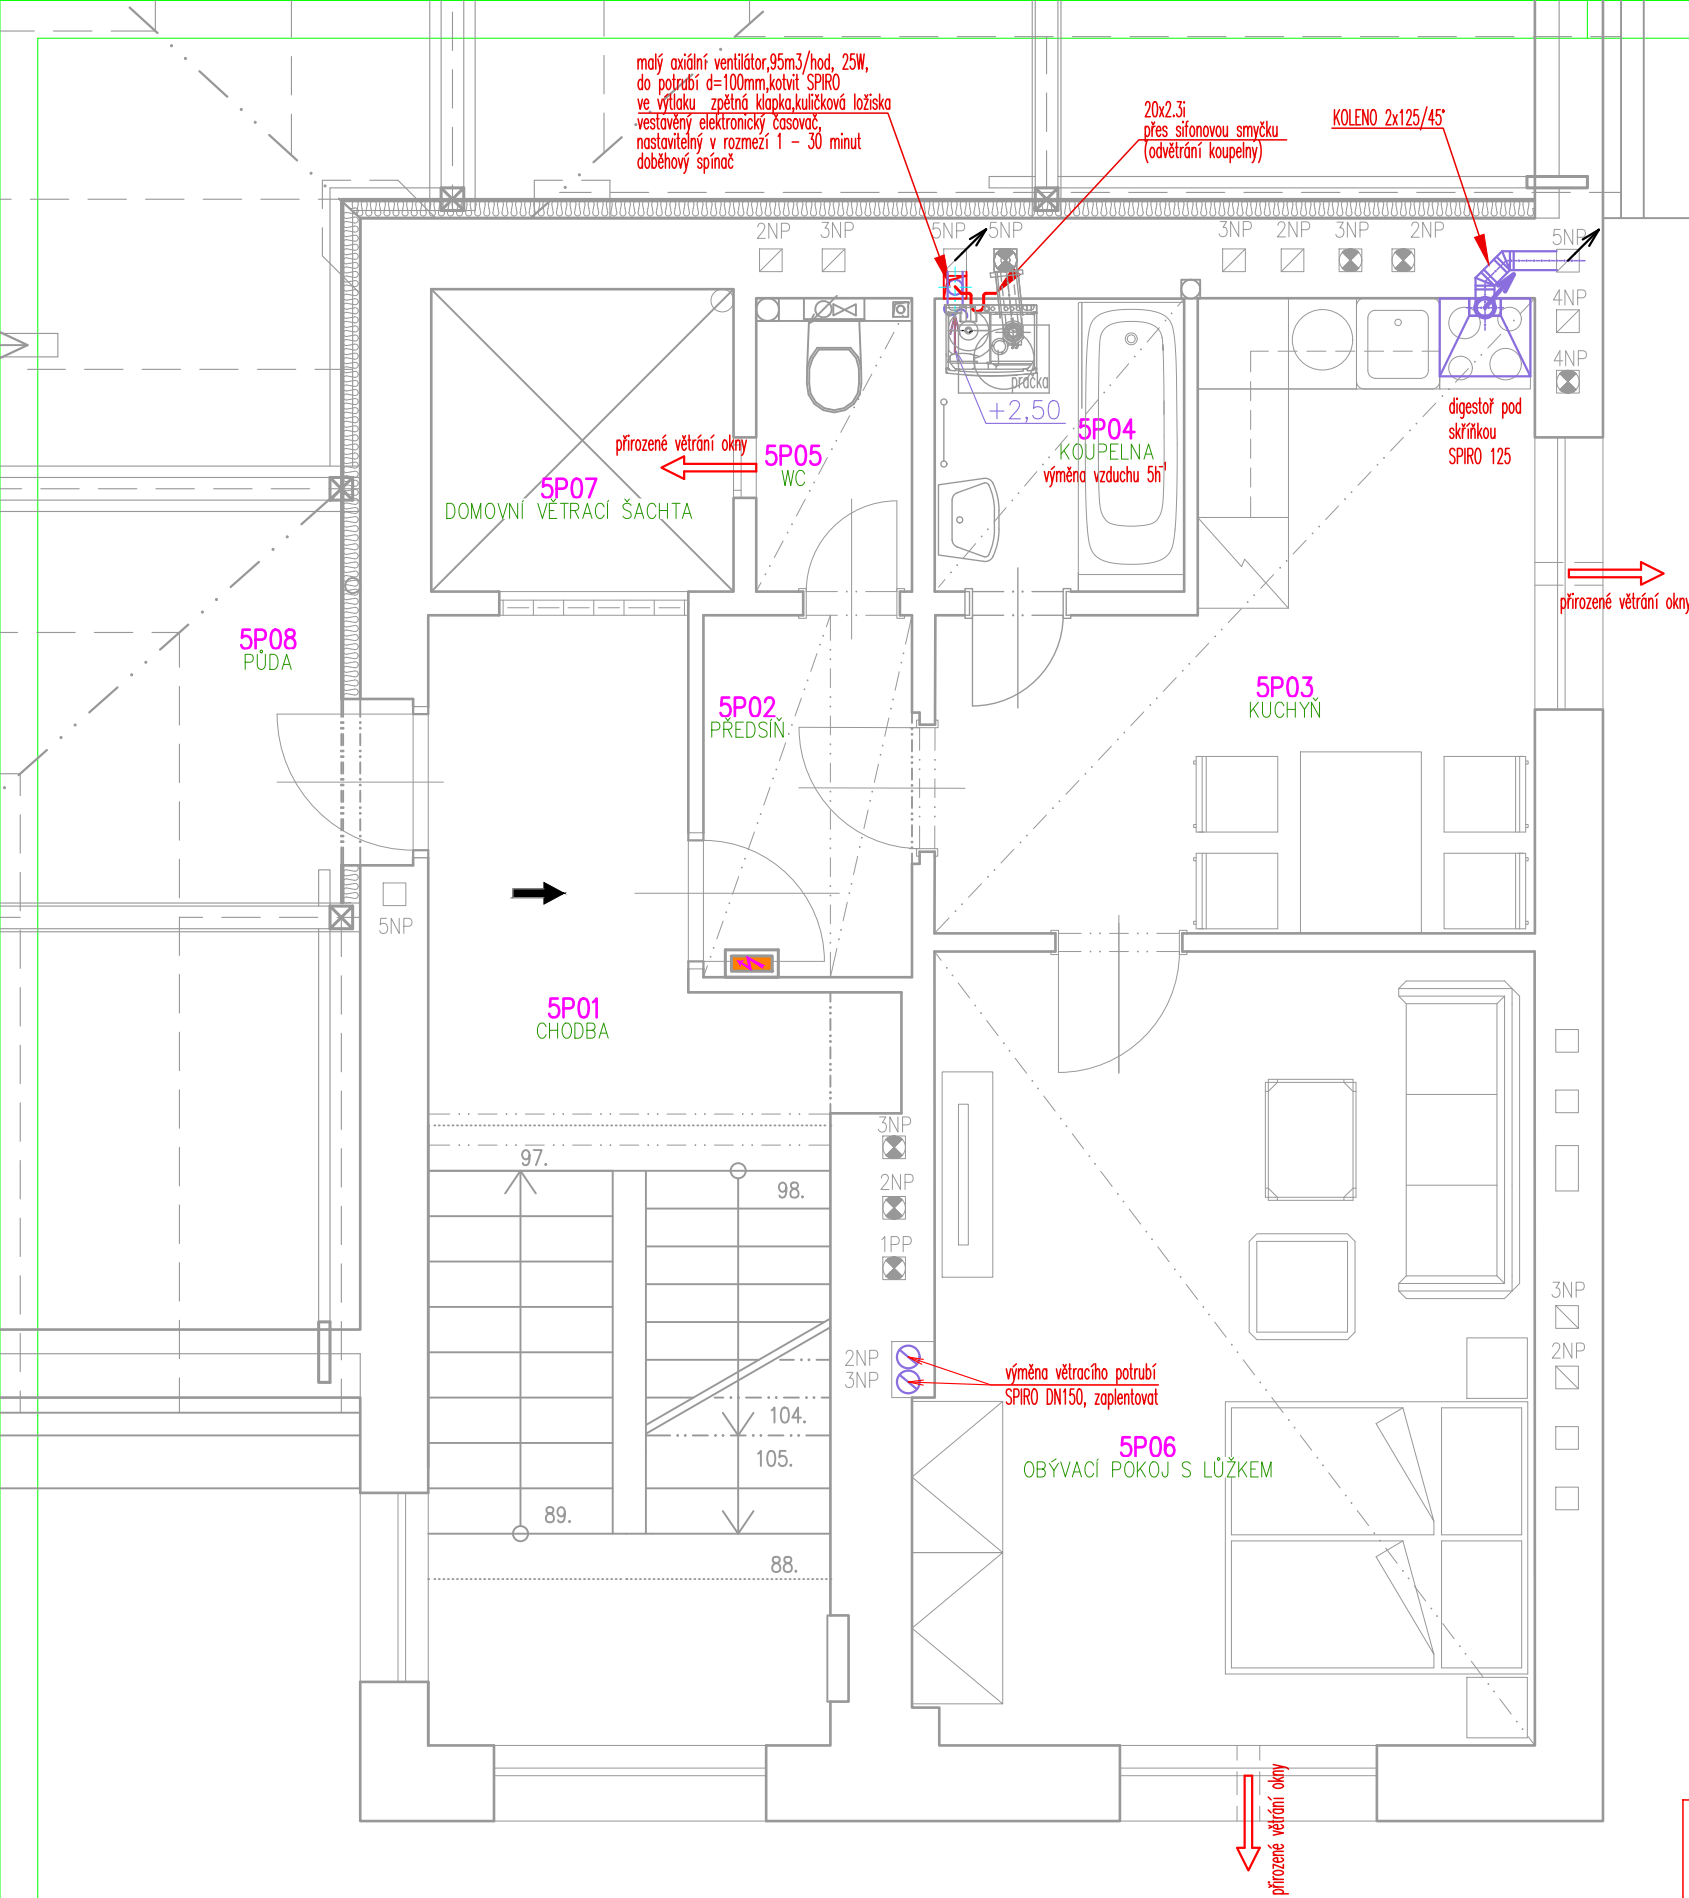

VÝPIS MATERIÁLU

- 1.1 malý axiální ventilátor, 95m3/hod, 25W, do potrubí d=100mm, kotvit SPIRO ve výtlaku - zpětná klapka, kulčiková ložiska - vestavěný elektronický časovač, nastavitelný v rozmezí 1 - 30 minut dobehový spínač
- 1.2 digestoř pod skříňku Ø125
- 1.3 T-KUS 100/100/100.....1ks
- 1.4. VÍČKO.....100.....1ks
- 1.5. KOLENO 100/90°.....1ks
- 1.6. SPIRO 100.....9m
- 1.7. SPIRO 125.....1m
- 1.8. SPIRO 150.....8m
- 1.9. NÁPOJOVACÍ PŘÍRUBA 150....2ks
- 2.0. KOLENO 125/90°.....1ks
- 2.1. KOLENO 125/45°.....2ks
- 2.2. DROBNÝ SPOJOVACÍ MATERIÁL

Jedná se o stavební úpravy.  
Všechny práce musí být přizpůsobeny  
stavu nosných prvků a konstrukcí.  
**Rozměry informativní.**  
Při práci dodržovat všechny  
ČSN a bezpečnostní předpisy.  
Při výkopech kolem objektu  
pozor na přípojky.  
Dodržovat veškeré právní předpisy

Před započítáním bouracích nebo rekonstrukčních prací se musí vymezit  
ohrožený prostor podle technologie prováděných prací, zajistit ho proti  
vstupu nepovolaných osob, bezpečně zajistit vstupy do části objektu i  
ochranu veřejného zájmu...  
Před započítáním prací odpojit všechny řešené místnosti od zdroje  
elektriny, vody, kanalizace, vytápění, plynu

|  |                  |         |  |        |
|--|------------------|---------|--|--------|
| NAVRHL   | VYPRACOVAL       | KRESLIL | <b>VL projekt</b><br>Ing. Luboš VANIŠ<br>MILEVSKO, Havlíčkova 445<br>tel: 383 809 225, e-mail: info@vlprojekt.eu<br>www.vlprojekt.eu |        |
| Ing. Luboš Vaniš   |                  |         | DATUM  | 8.2024 |
| OBEC<br>ROKYCANY   | KRAJ<br>Plzeňský |         | MĚŘÍTKO  | 1:50   |
| INVESTOR <b>SPRÁVA ŽELEZNIC, státní organizace</b><br>Dlážděná 1003/7, Nové Město, 11000 Praha 1 |                  |         | FORMÁT   | A3     |
| STAVBA <b>ROKYCANY ON</b><br>oprava bytových jednotek  |                  |         | ÚČEL   | DSP    |
| č.parc. st.1128 k.ú. Rokycany č.740691   |                  |         | ČÍSLO<br>VÝKRESU   | VZT    |
| OBSAH<br><b>PŮDORYS 5.NP - byt 9-větrání</b>   |                  |         |  |        |