



Nástroj pro propojení Evropy

Projekt stavby DSP+DPS „Modernizace trati Píseň - Domažlice - st. hranice SRN, 1. stavba, nová trať Píseň (mimo) - Stod (včetně)“ je spolufinancovaná EU z programu Nástrůj pro propojení Evropy (CEF). Za tuto publikaci odpovídá pouze její autor. Evropská unie nenese odpovědnost za jakékoli využití informací v ní obsažených.

Paré:

Razítko oprávněné osoby:


Revize:	Datum:	Popis:	Kontroloval:
001	22.11.2024	Zpracování přípomínek VÚŽ	Ing. Petr Mahdal
000	30.09.2024	Číslopis DUSP po připomínkách	Ing. Petr Mahdal

Stavebník / investor:	Správa železnic, státní organizace	
Adresa:	Dlážděná 1003/7, 110 00 Praha 1	
Zástupce investora:	Stavbovní správa západ	
Adresa:	Ke Štvanici 656/3, 168 00, Praha 8	

Zhotovitel dila:	
Společnost „SP + SEU_Plezn – Stod_DSP, PDPS“, správce SUDOP PRAHA a.s.	
Adresa:	Olešská 1a, 130 00 Praha 3
Kontakt:	T: +420 605 229 020 E: praha@sudop.cz
	
	
Zhotovitel částí / objektu:	Ing. Jiří Šklíba
Adresa:	Nová Pásrská 33, 468 01 Jablonec nad Nisou
Kontakt:	T: +420 776 058 380 E: skliba@iriskliba.cz
Hlavní projektant (HIP):	Ing. Petr Mahdal
	Specialista:
	####

Název stavby / akce:	Modernizace tratí Plzeň - Domažlice - st. hranice SRN, 1. stavba, nová trať Plzeň (mimo) - Stod (včetně)										Označení (S-kód):	S631500859
	TNS Skvrňany										Zakázka:	21-001.201
Název části:	Pozemní komunikace										Označení části:	D.2.1.8
Název objektu:	TNS Plzeň Skvrňany, úpravy stávajících komunikací										Číslo objektu / komplexu:	SO 1-30-05
Název přílohy:	Situace rozhledových poměrů										Číslo přílohy:	2 . 003
Název dítěti části přílohy:	Zpracovatel přílohy: Měřítko: 1:500 Ing. Jiří Šklíba Formáty: 3x/4										Stupeň dokumentace:	DUSP
Odpovědný projektant:	Katastrální území: TUDU:										Smluvní datum zpracování:	30.11.2024
Kraj:	viz textová část											
Plzeňský	viz textová část											
S-631500859	DUSP	D21108	S0013005	-X	X	-	2	0003	001	Revize:		

DOKUMENT LZE UŽÍVAT POUZE VE SMYSLU PŘÍSLUŠNÉ SMLOUVY O DÍLO. ŽÁDNÁ JEHO ČÁST NEMŮŽE BÝT DLE ZÁKONA č. 121/2000 Sb. KOPÍROVÁNA NEBO JINÝM ZPŮSOBEM ROZŠÍŘOVÁNA. BEZ SOUHLASU SUDOP PRAHA a.s.

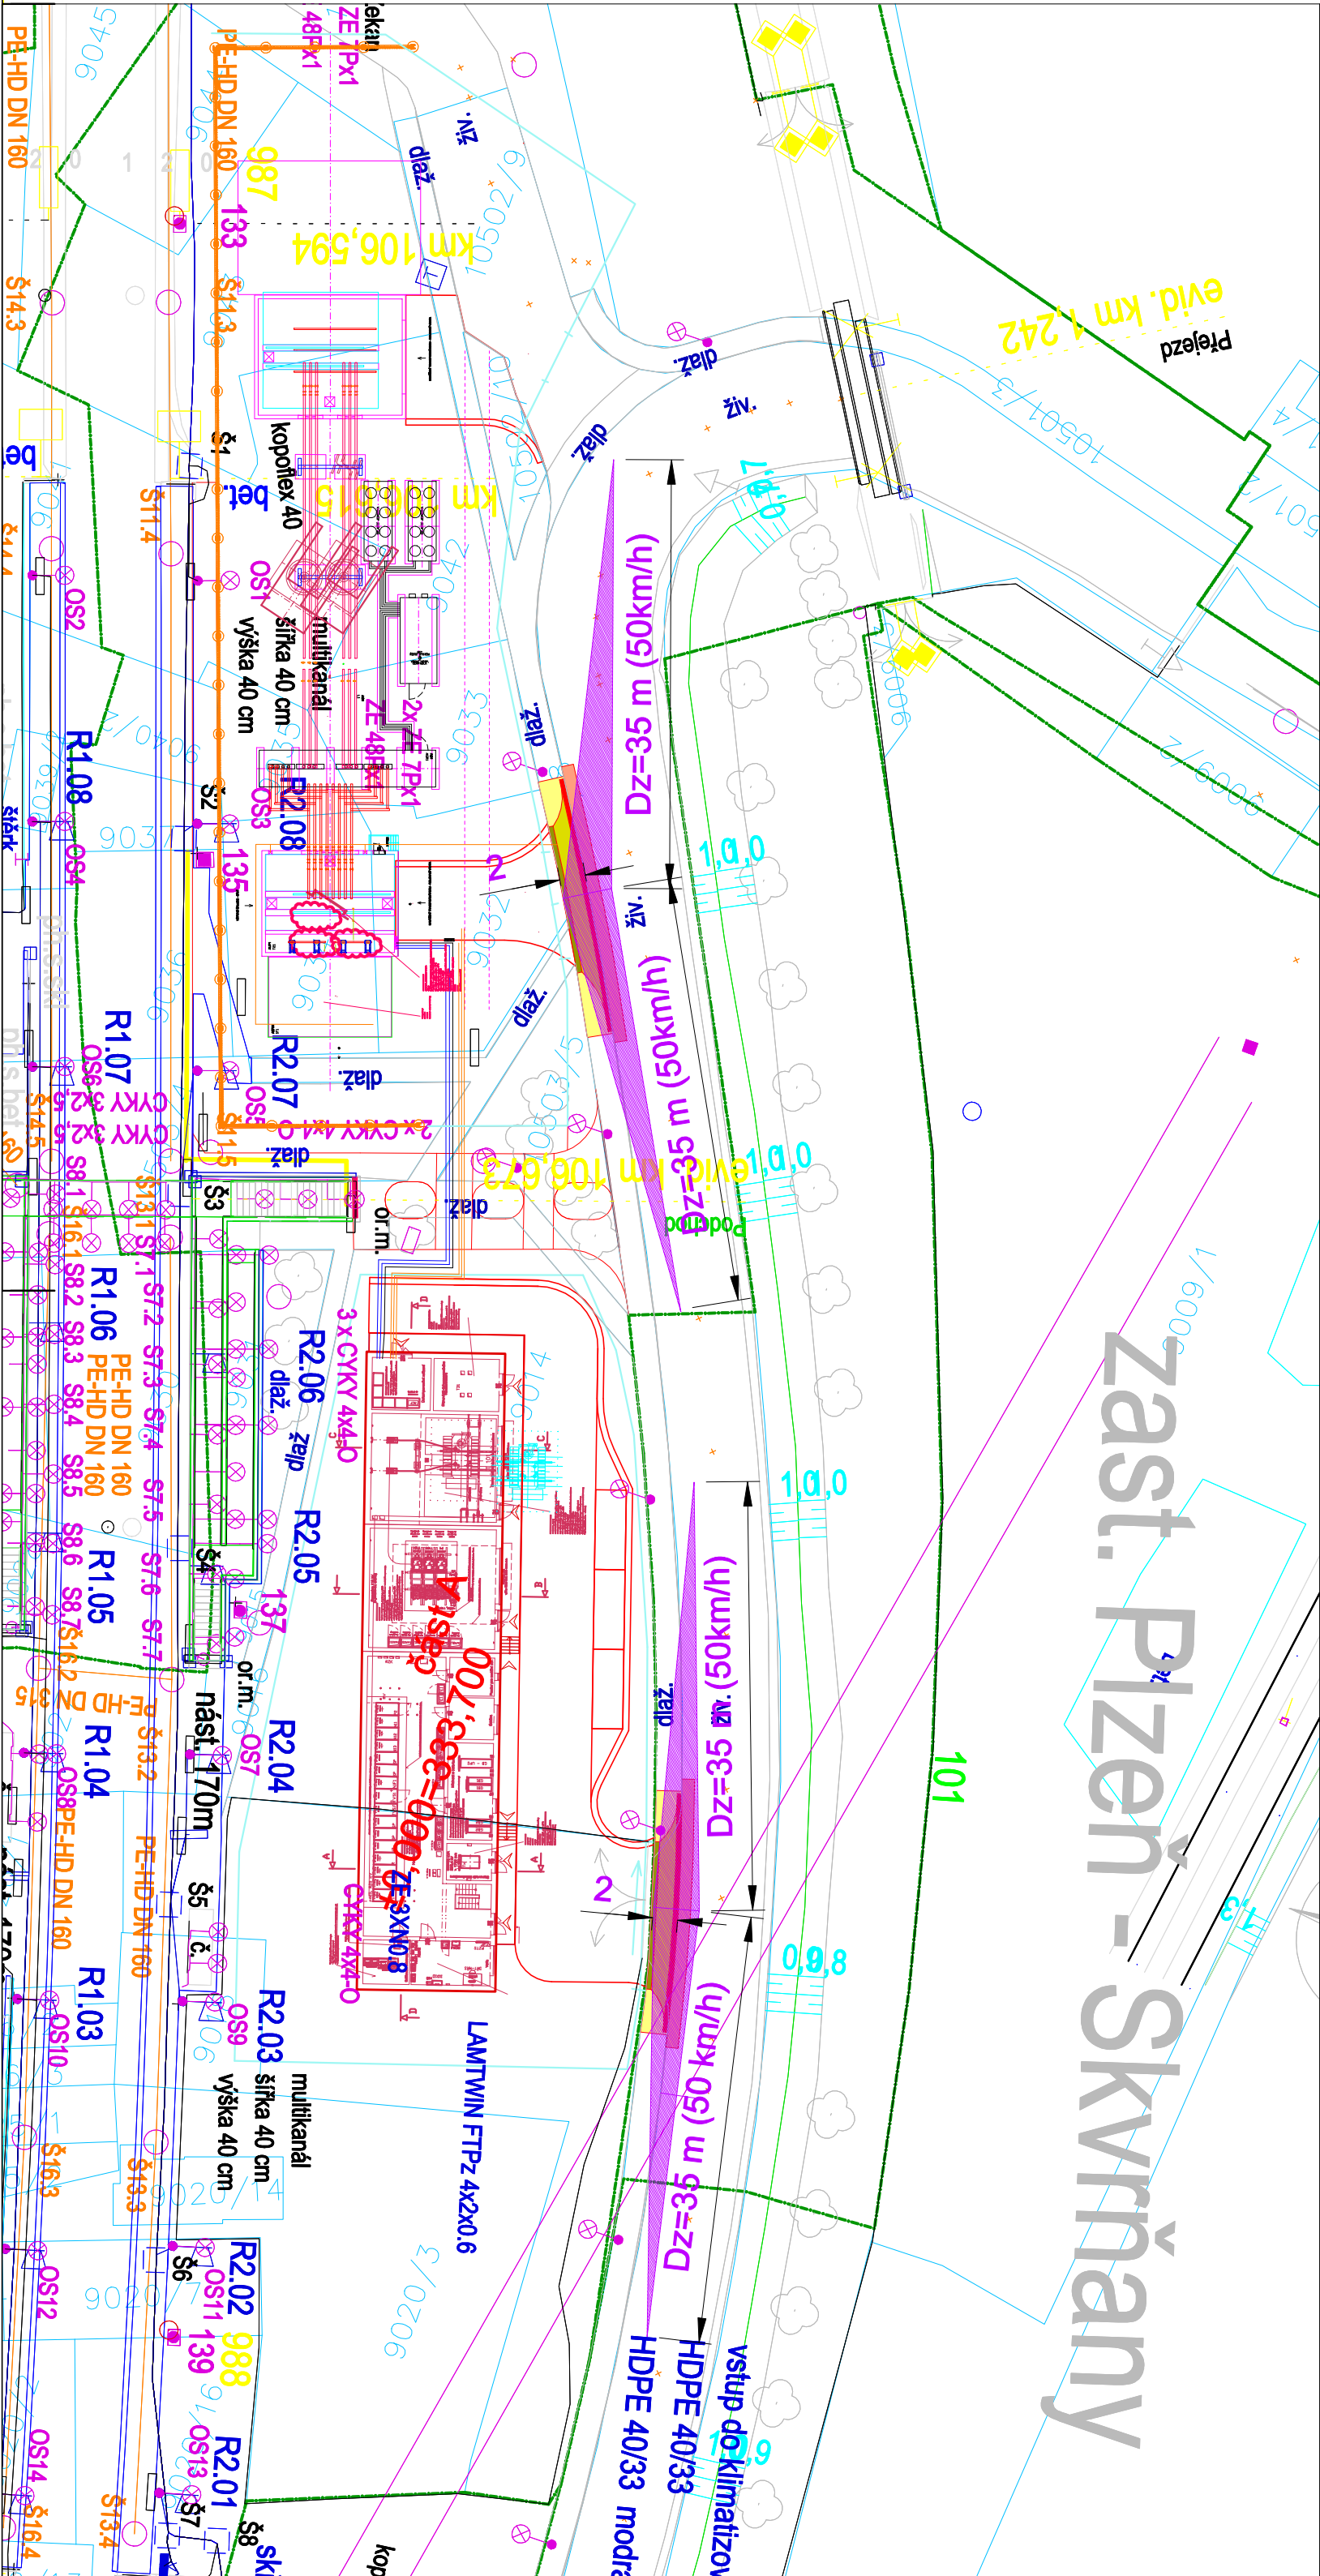

LEGENDA:

ROZHLÉDOVÉ POMĚRY PRO $V_h=50$ KM/H

