


ZÁBŘEH n.M. - PROVOZNÍ BUDOVA  
PŮDORYS 2.NP

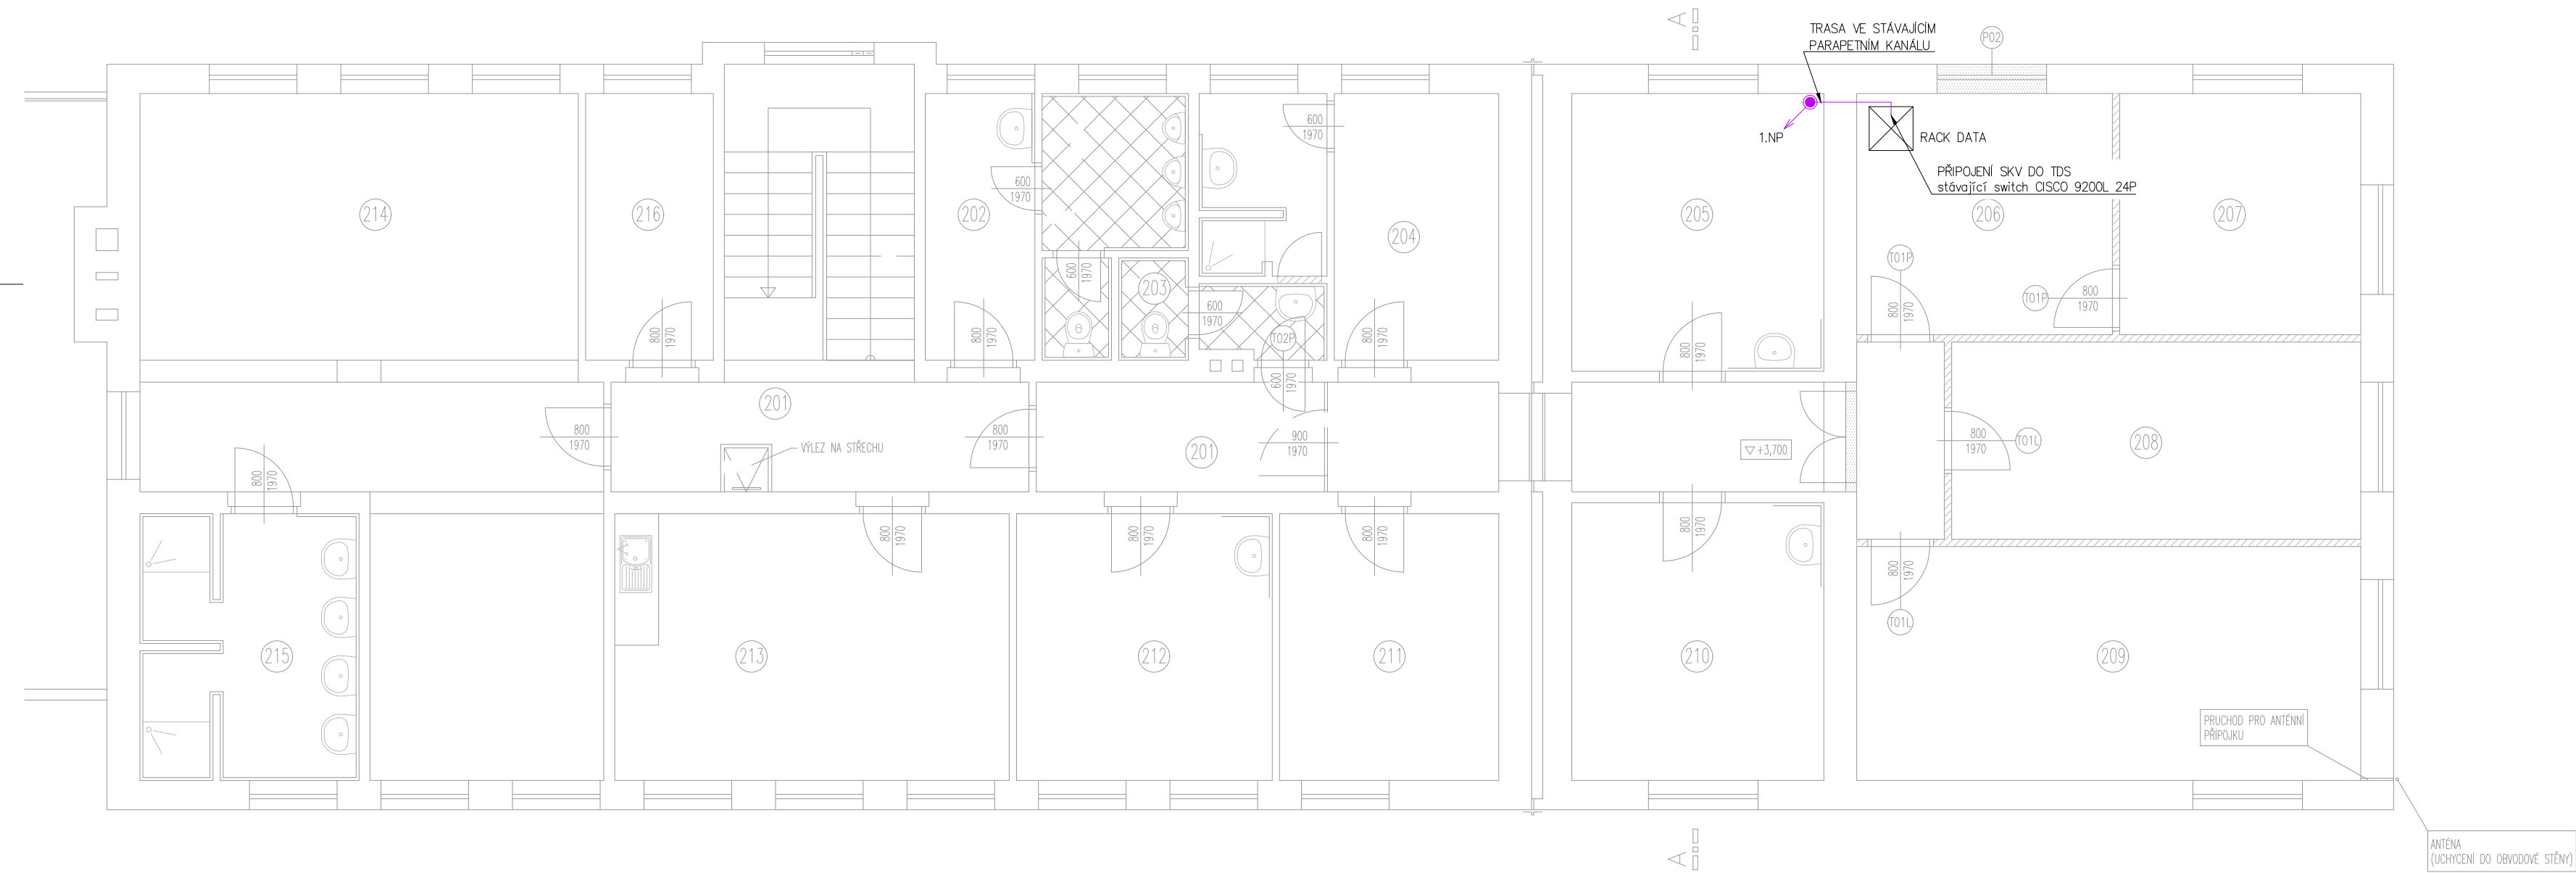


- LEGENDA
- SKV ústředna SKV
  - EXP linkový modul
  - 6.20 univerzální modul 6x1N, 2xČT
  - zdroj napájení 12V
  - akumulátor
  - KMU8 docházkový terminál
  - ovládací klávesnice
  - kryt klávesnice
  - bezkontaktní čtečka – vnitřní
  - bezkontaktní čtečka – venkovní
  - elektromagnetický zámek
  - kontakt
  - DJ dveřní jednotka interkomu (stávající)
  - trasy systému
  - rozdávěč NN

- POUŽITÁ KABELÁŽ:
- FTP Cat.5e (sběrnice data, čtečka)
  - UTP Cat.6 (datové propoje LAN)
  - FI-H06 6x0,5 mm (vstupy/výstupy LM)
  - CYSY 2x1,5 (napájení sběrnice)
  - CYSY 2x1,5 (napájení el. zámku)
  - CYKY-J 3x1,5 (napájení 230V)

LEGENDA MÍSTNOSTÍ – 2.NP

Č.M.	NÁZEV MÍSTNOSTI	PLOCHA m <sup>2</sup>	DRUH PODLAHY	POVRCHY STĚN	POZNÁMKA
201	CHODBA, SCHODIŠTĚ	39,86		ON 1800, KS 100	
202	WC MUŽI	11,56	KERAMICKÁ DLAŽBA	ON 2000, BO 1500 KS 100	
203	WC ŽENY	3,11	KERAMICKÁ DLAŽBA	ON 2000, BO 1500 KS 100	
204	HYG. ZAŘÍZENÍ ŽENY	12,84	KERAMICKÁ DLAŽBA	ON 2000, BO 1500 KS 100	
205	KANCELÁŘ	13,11	PVC	ON 2000, BO 1500 KS 100	
206	KANCELÁŘ	11,55	PVC	SOKL. LIŠTA PVC	
207	KANCELÁŘ	10,89	PVC	SOKL. LIŠTA PVC	
208	KANCELÁŘ, HOTOVOST	15,12	PVC	SOKL. LIŠTA PVC	
209	KANCELÁŘ	22,08	PVC	SOKL. LIŠTA PVC	
210	KANCELÁŘ	13,11	PVC	BO 1500, DŘEV.LIŠTA 50	
211	KANCELÁŘ	10,95	PVC	SOKL. LIŠTA PVC BO 1500	
212	PŘÍRUČNÍ SKLAD	12,76	PVC	SOKL. LIŠTA PVC BO 1500	
213	DENNÍ MÍSTNOST	19,87	PVC	SOKL. LIŠTA PVC	
214	ŠATNA MUŽI	45,86	PVC	SOKL. LIŠTA PVC	
215	UMÝVÁRNA MUŽI	10,95	KERAMICKÁ DLAŽBA	BO 1800	
216	ARCHIV	6,39	PVC	SOKL. LIŠTA PVC	

ON-OLEJOVÝ NÁTĚR, KS-KERAMICKÝ SOKL., BO-BĚLNINOVÝ OBKLAD

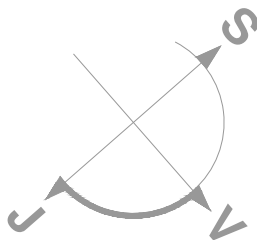

Kreslil: Ing. Jakub Martiník	Vypracoval: Ing. Jakub Martiník	Zodpovědný projektant: Ing. Pavel Fiala		
Investor: Správa železnic, státní organizace			Č. jednací	
AKCE: Doplnění docházkového systému ve vybraných budovách v obvodu OŘ Ostrava – PD			Č. objektu	
OBJEKT: Zábřeh na Moravě – provozní budova, ČS armády 2403/40			Stupeň dok.: DPS	
OBSAH: S007 – Zábřeh na Moravě – provozní budova Půdorys 2.NP			Datum: 12/2024	
			Formát: A2	
			Měřítko: 1:75	Výkres č.: S007.102