



KOORDINAČNÍ SITUACNÍ VÝKRES
 M 1:500
 k.ú. Butovice, k.ú. Studénka nad Odrou

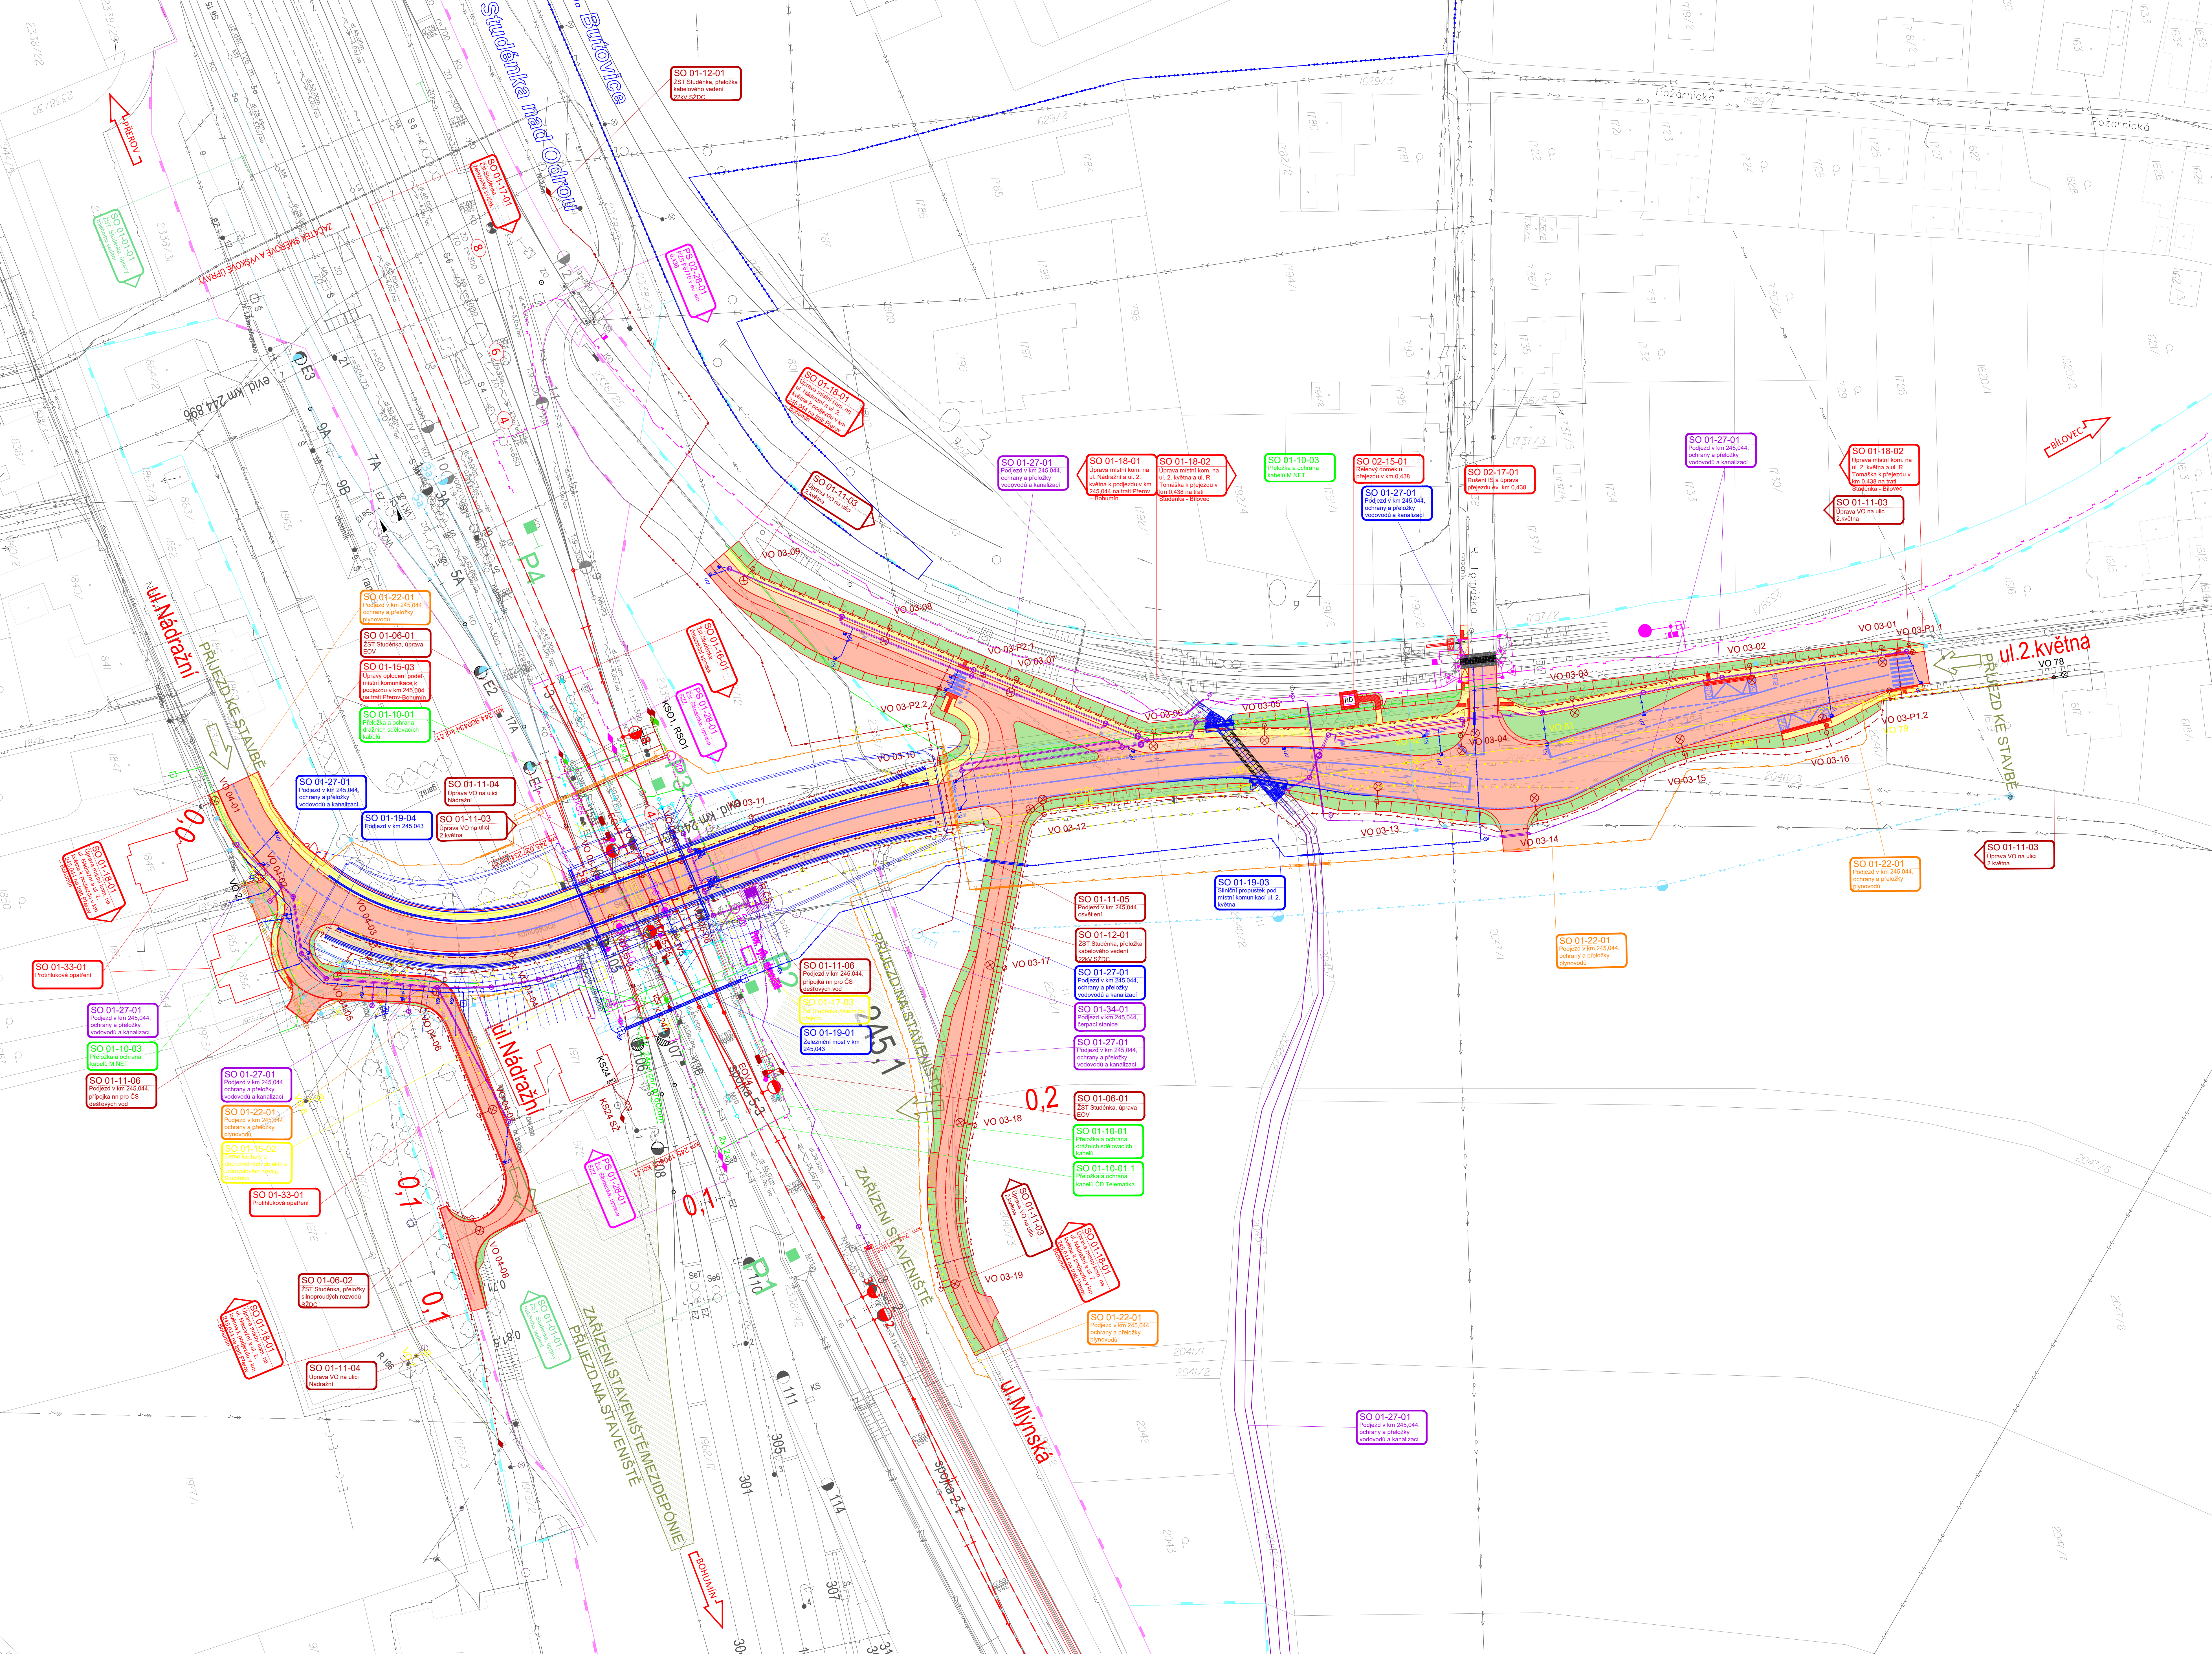

- LEGENDA
- STÁVAJÍCÍ KOLEJE A JINÉ STÁVAJÍCÍ OBJEKTY
 - NOVÉ KOLEJE, KOMUNIKACE, POZEMNÍ STAVBY
 - MOŠTNÍ OBJEKTY
 - DEKOLICE A DEMONTÁŽE
 - ODVODNĚNÍ KOLEJISTÉ
 - VODOVODY
 - KANALIZACE
 - PROVIZORNÍ ÚPRAVA KORYTA
 - PLYNOVODY
 - SILNOPROUDÉ ZAŘÍZENÍ
 - PROVIZORNÍ SILNOPROUDÉ ZAŘÍZENÍ
 - ZABEZPEČOVACÍ ZAŘÍZENÍ
 - SĐELOVACÍ ZAŘÍZENÍ
 - VODOROVNÉ DOPRAVNÍ ZAČENÍ
 - TRAKČNÍ VEDENÍ - PROVIZORNÍ
 - BUDOUCÍ VEDENÍ VN - V MÍSTĚ NOVÝCH KOMUNIKACÍ BUDÉ V RÁMCI STAVBY UMÍSTĚNA CHRÁNIČKA
 - CHODNÍK
 - VOZOVKA
 - PRUH PRO CYKLISTY
 - NEZPEVNĚNÁ KRAJNICE
 - VEGETAČNÍ ÚPRAVY
 - Q100 BUTONICKÝ POTOK
 - SOUVISEJÍCÍ STAVBA - PŘELOŽKA SÍTI ELEKTRONICKÝCH KOMUNIKACÍ
 - KATASTRÁLNÍ MAPA
 - HRANICE KATASTRŮ
 - HRANICE OBVODU DRAHY - POZEMEK SZ
 - HRANICE OBVODU DRAHY - POZEMEK CD

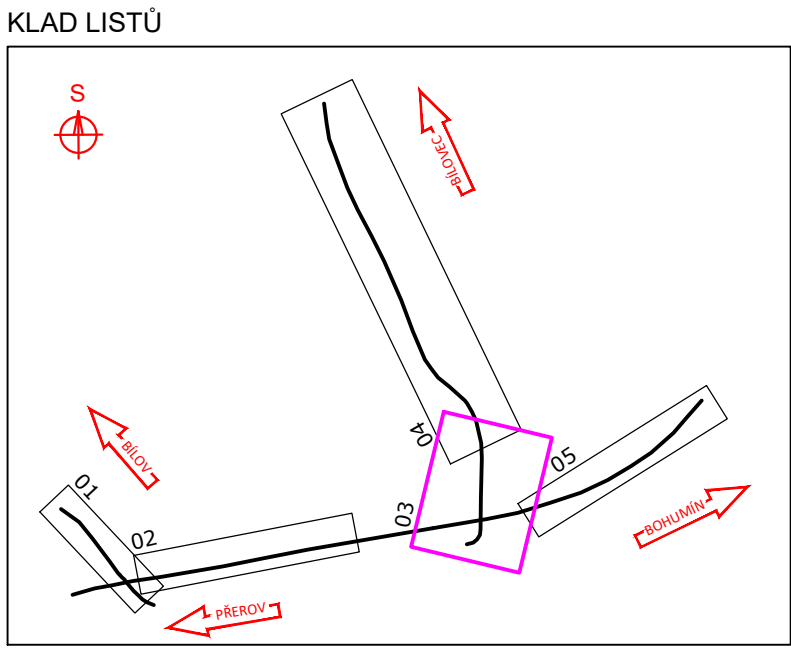

VYKRESILKA UNIT Vytvořeno v prostředí Ověřeno v prostředí		Ministerstvo dopravy Státní fond dopravní infrastruktury	
Jed. ověřeno:		Přek:	
Orientační schéma:		Rozložení správních úseků:	
Revize: Datum: Popis: Kontroloval: PR1 10/2021 Ověření dokumentace a přepočítání Ing. Martin Mlýs PR2 02/2022 Ověření dokumentace a přepočítání Ing. Martin Mlýs		Podpis: Datum: Stavebník/Investor: Správa železnic, státní organizace Adresa: Státní správa východ Návratová 1, 779 00 Olomouc	
Zhotovitel díla: SUDOP BRNO, spol. s r.o. Adresa: Kounicova 26, 611 36 Brno Kontakt: T: +420 972 625 804 E: sudop@brno.sudop.cz		SUDOP BRNO	
Zhotovitel objektu: SUDOP BRNO, spol. s r.o. Adresa: Kounicova 26, 611 36 Brno Kontakt: T: +420 972 625 804 E: sudop@brno.sudop.cz		SUDOP BRNO	
Hlavní projektant (HPP): Ing. Martin Mlýs Specialista: Ing. Martin Mlýs			
Název stavby/objektu: Náhrada přejezdu P6501 v km 245,044 trati Přerov - Bohumín		Ověřeno investorem: E617-S-4901/2020 Ověřeno zhotovitelem: 20138-01-0122	
Název části: Situacní výkresy		Ověřeno částí: C.3	
Název objektu/dílu části: Koordinacní situační výkres		Ověřeno objektem/komplexem:	
Název přílohy: Situace		Číslo přílohy: 03	
Odpovědný projektant: Ing. Kamil Chmela		Zpracoval přílohy: Lukáš Hrápek	
Kvalifikace: Muravskoslezský		Měřítko: 1:500 Formát: 18 x A4 Tisk: DSP + PDPS	
Kraj: Středočeský		Státní fond dopravní infrastruktury Státní fond dopravní infrastruktury Státní fond dopravní infrastruktury	