


LEGENDA ZNAČEK (nová zařízení)


- trasa kabelů informačního systému (FTP, NY 3x2,5)
- hodiny ručičkové jednostranné
- trasa kabelů jednotného času (FTP, NY 3x2,5)

TECHNICKÁ ZPRÁVA JE NEDÍLNOU SOUČÁSTÍ DOKUMENTACE

nový kabelový kanál v nástupišti – požadavek na stavbu
propojení mezi objekty A – B

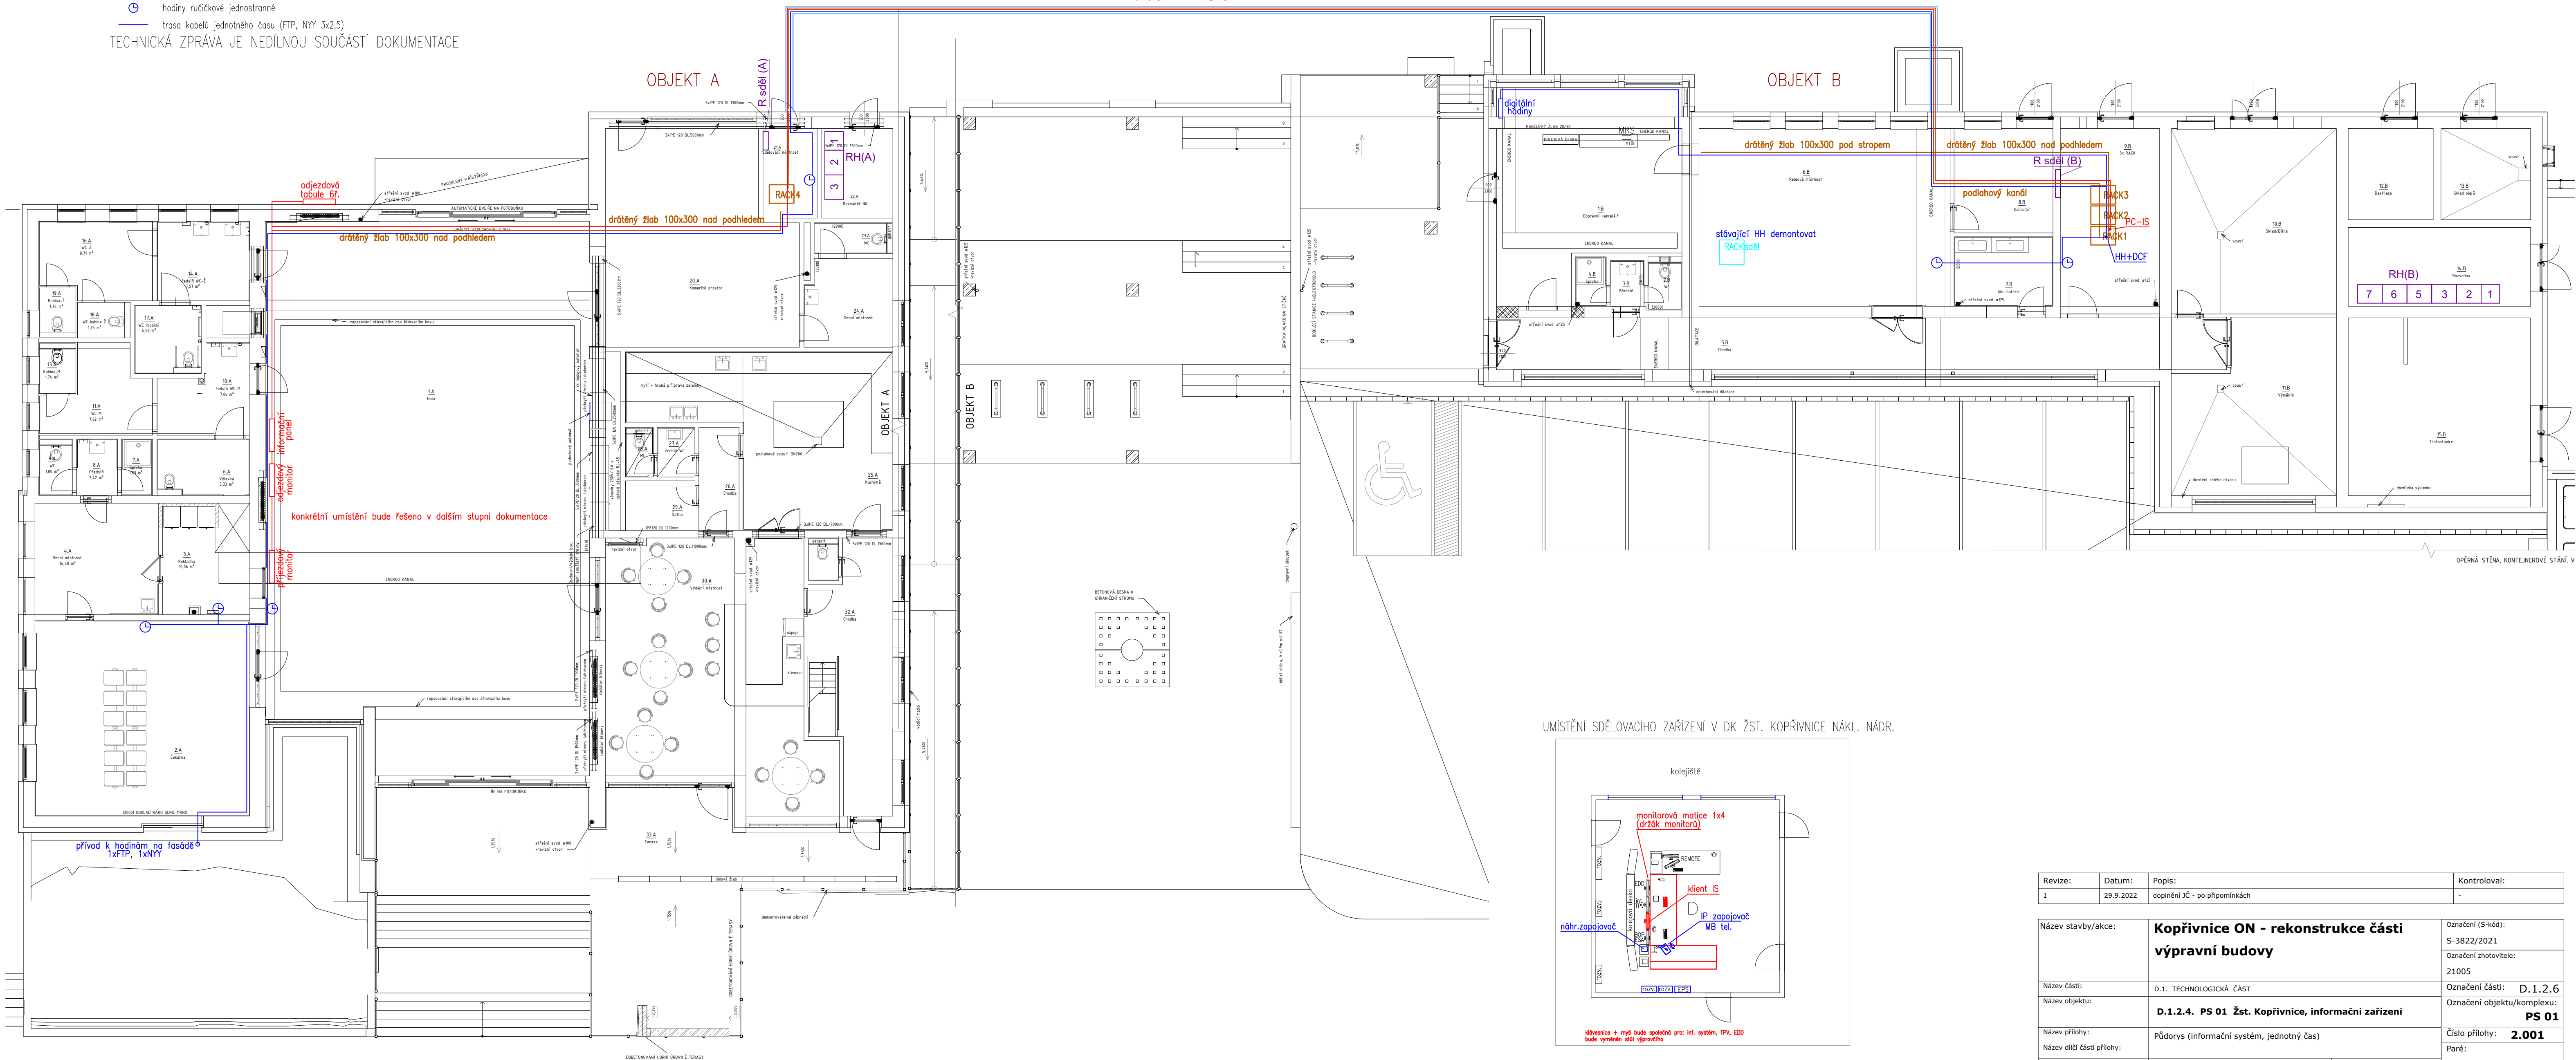

UMÍSTĚNÍ SĎELOVACÍHO ZAŘÍZENÍ V DK ŽST. KOPŘIVNICE NÁKL. NÁDR.

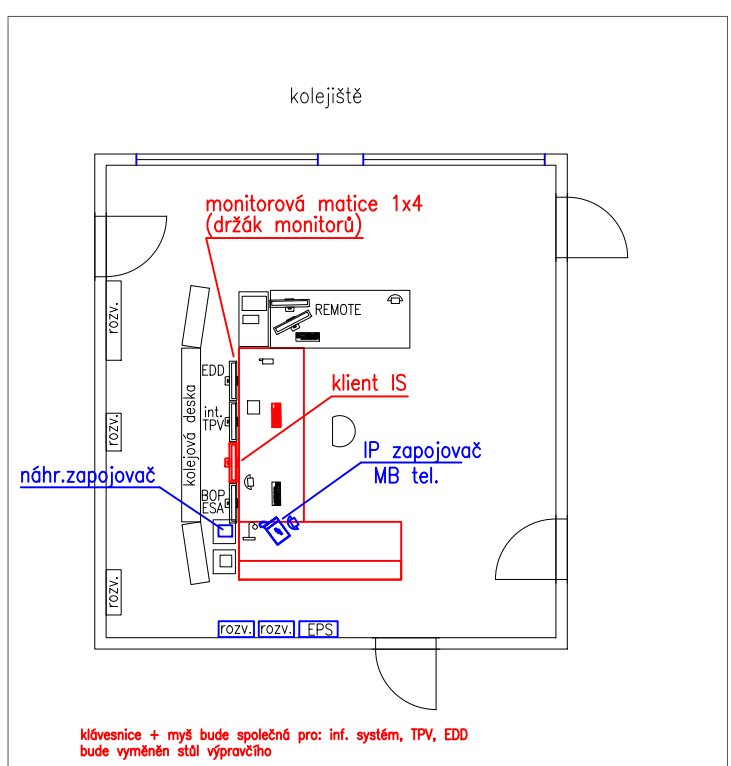

- zařízení dodaná v rámci tohoto PS
- zařízení řešená v rámci jiných částí této stavby
- stávající zařízení, popis

Revize:	Datum:	Popis:	Kontroloval:
1	29.9.2022	doplnění ŽČ - po připomínkách	-
Název stavby/akce: Kopřivnice ON - rekonstrukce části výpravní budovy			
Název části: D.1. TECHNOLOGICKÁ ČÁST			Označení (S-kód): S-3822/2021
Název objektu: D.1.2.4. PS 01 Žst. Kopřivnice, informační zařízení			Označení zhotovitele: 21005
Název přílohy: Půdorys (informační systém, jednotný čas)			Označení části: D.1.2.6
Název dílčí části přílohy:			Označení objektu/komplexu: PS 01
Kraj: Moravskoslezský	Katastrální území: Kopřivnice (599565)	TUDU: 2171F1	Číslo přílohy: 2.001
Stupeň dokumentace: DSP+PDPS			Paré:
Datum zpracování: 4/2022		Formáty: _x A4	Měřítko: 1:100
S-kód: S - 3 8 2 2 2 0 2 2 - D 1 U S P 1 6 1 7 1 8 1 9 2 0 2 1 2 2 2 3 2 4 2 5 2 6 2 7 2 8 2 9 3 0 3 1 3 2 3 3 3 4 3 5 3 6 3 7 3 8 3 9 4 0 4 1 4 2 4 3			
[Prostor pro další informace]			